




ŘEZ C-C

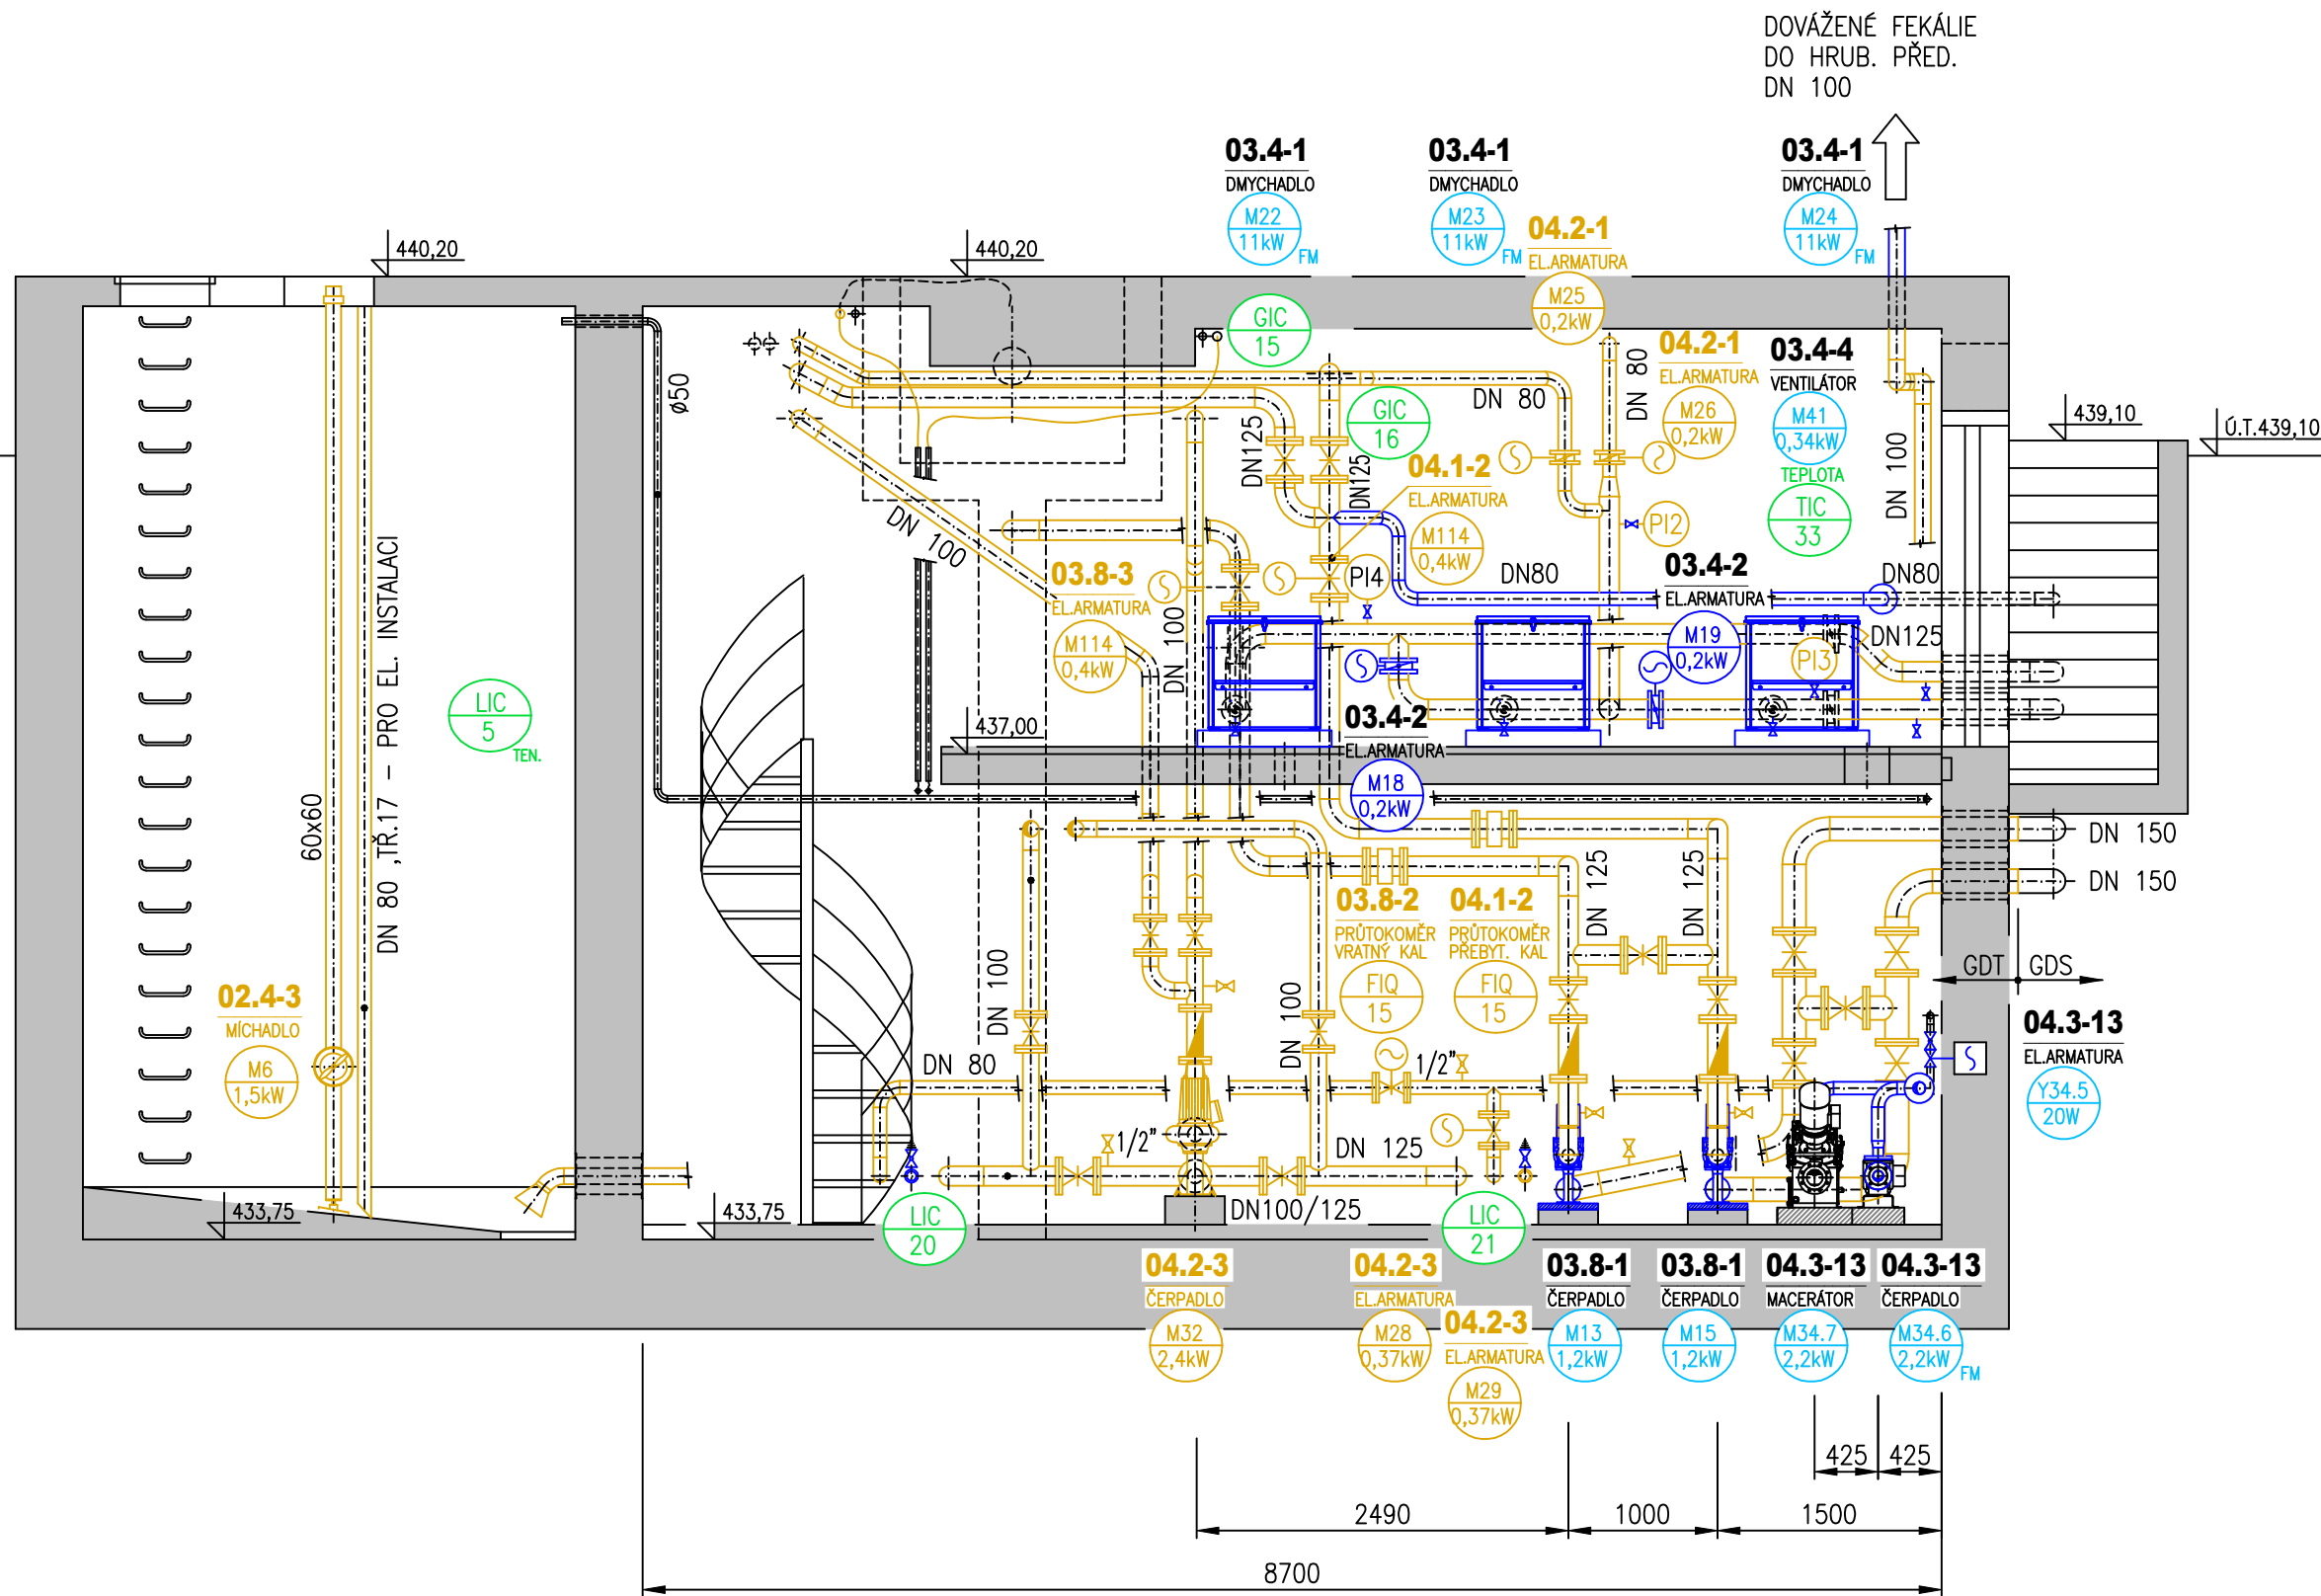


ŘEZ E-E

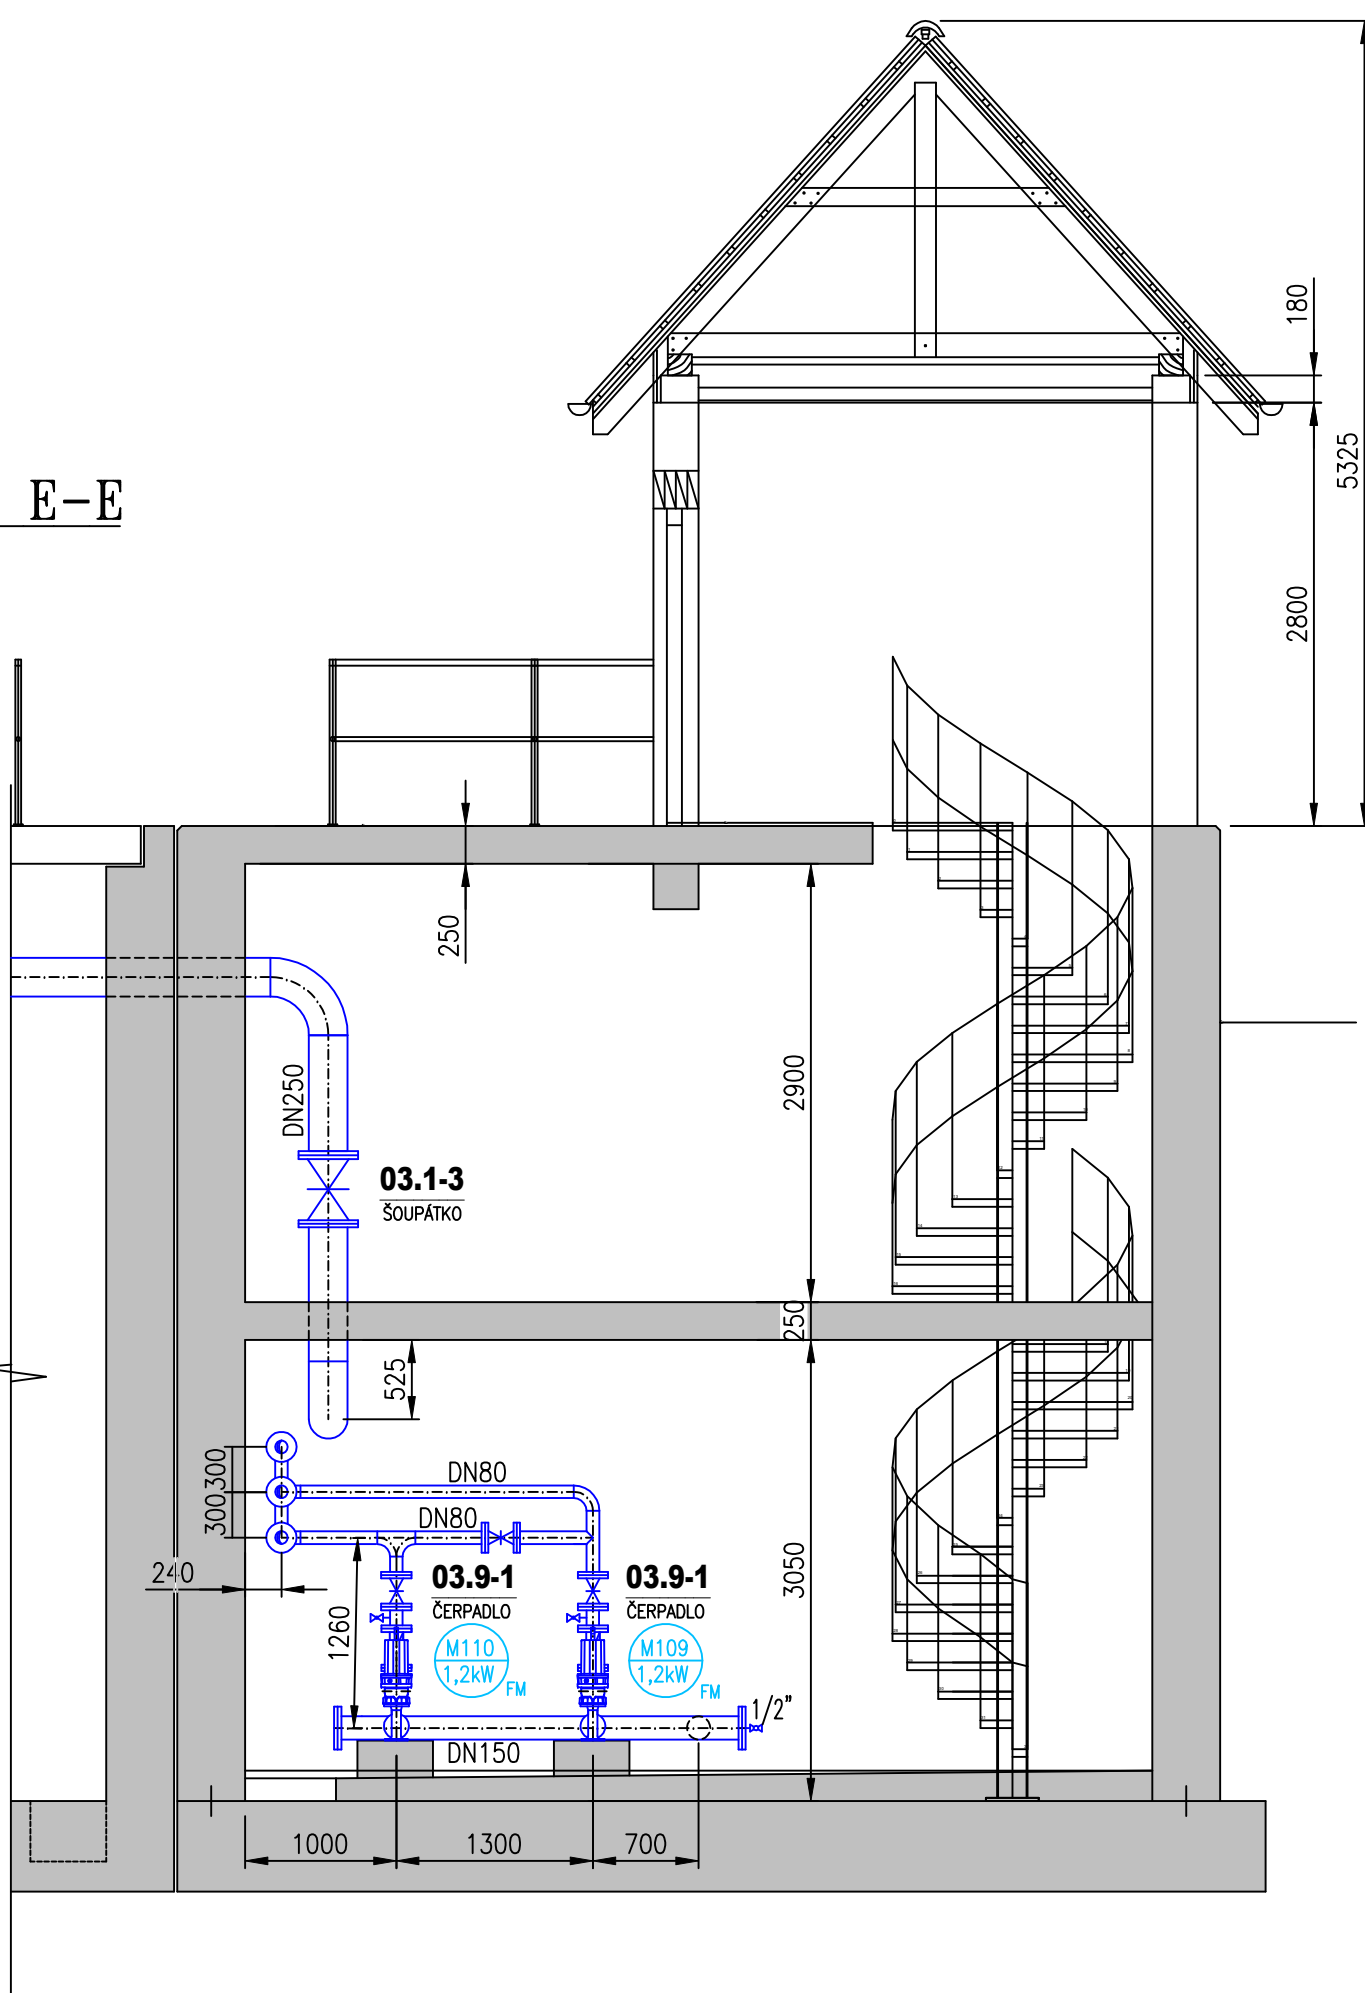


ŘEZ F-F

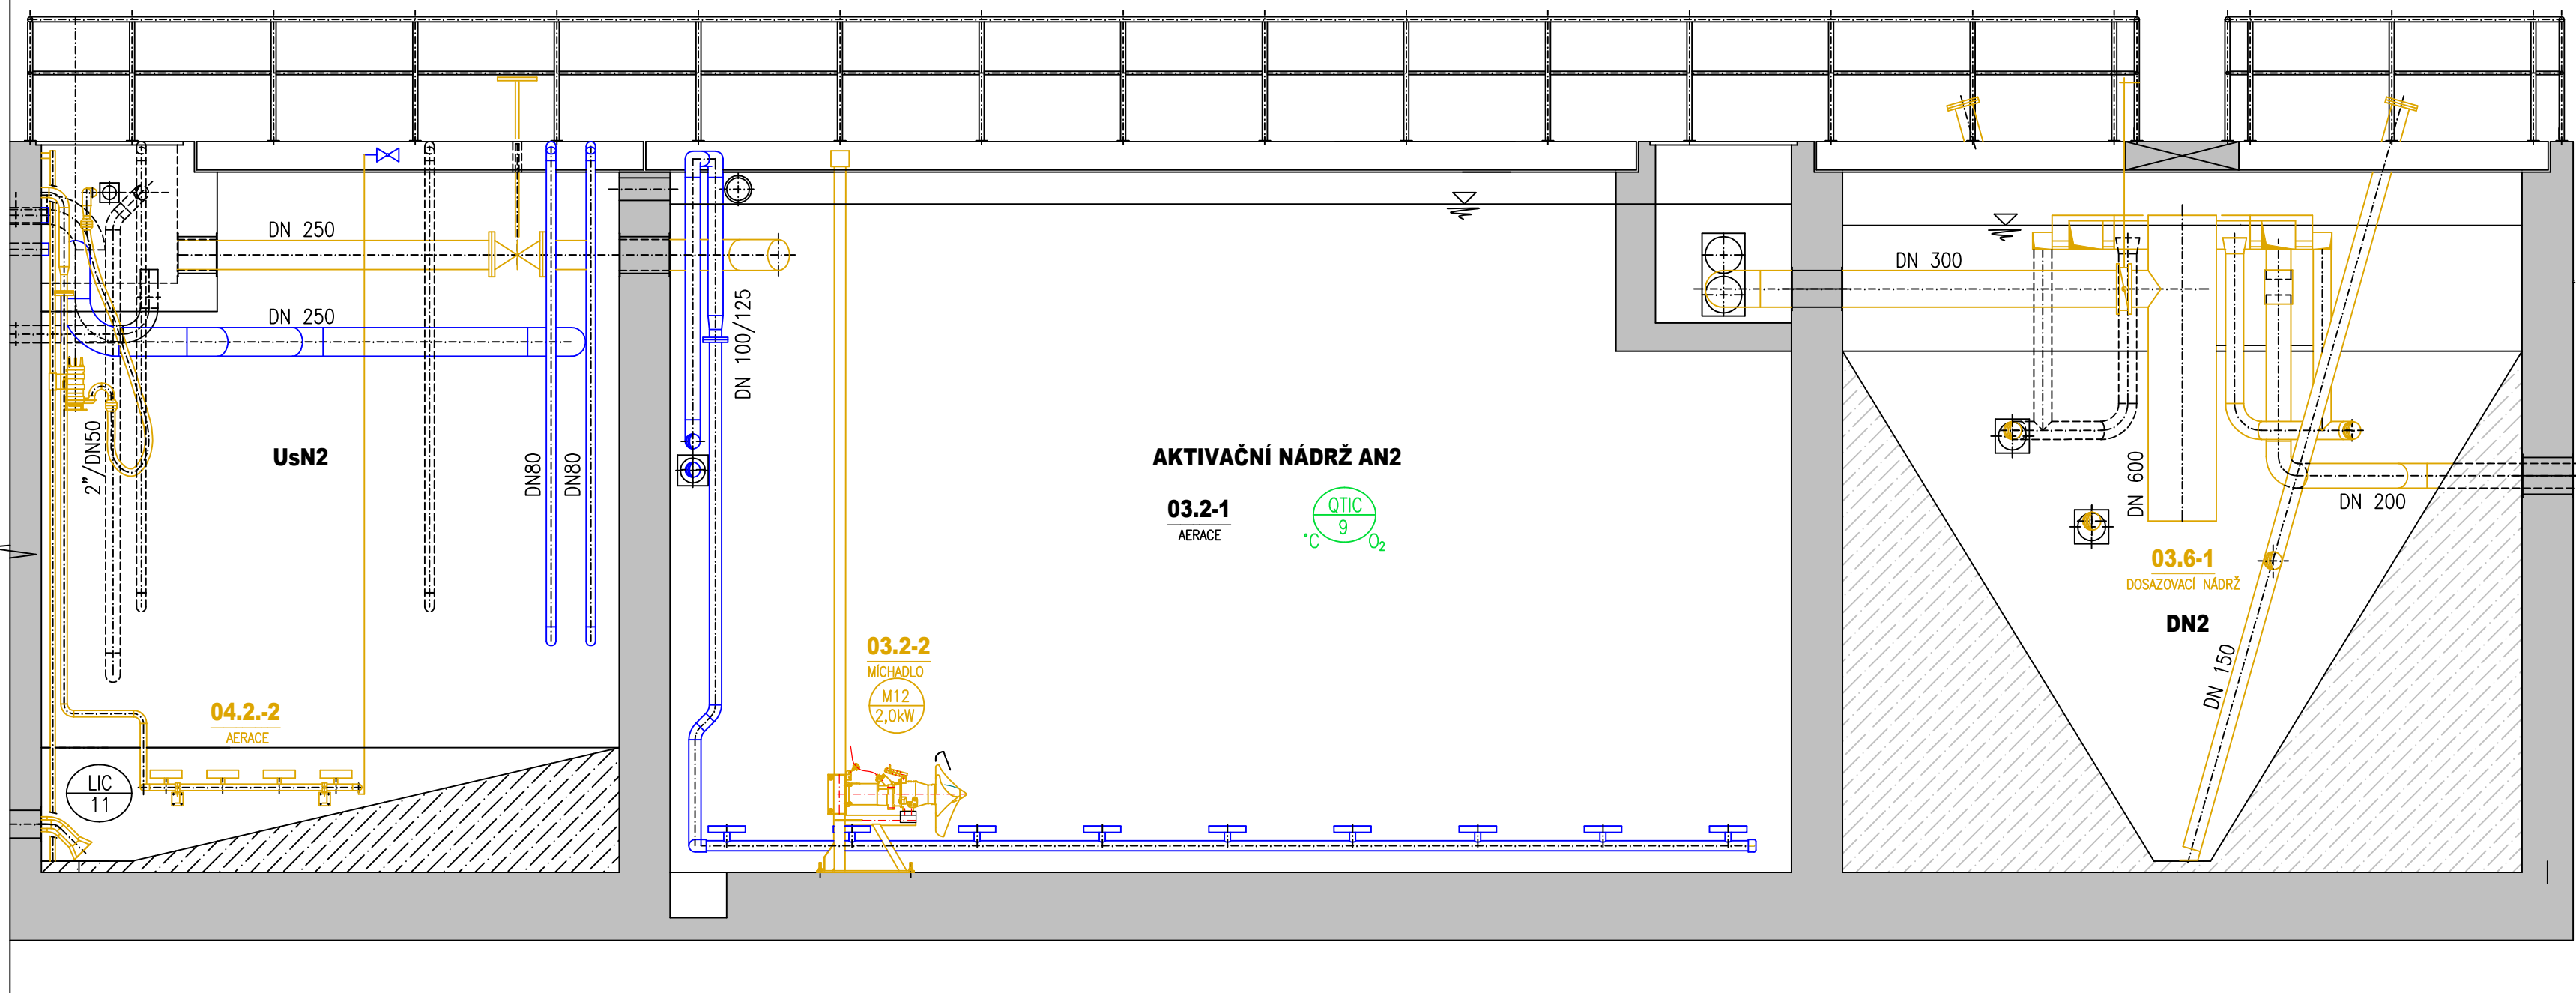


ŘEZ D-D

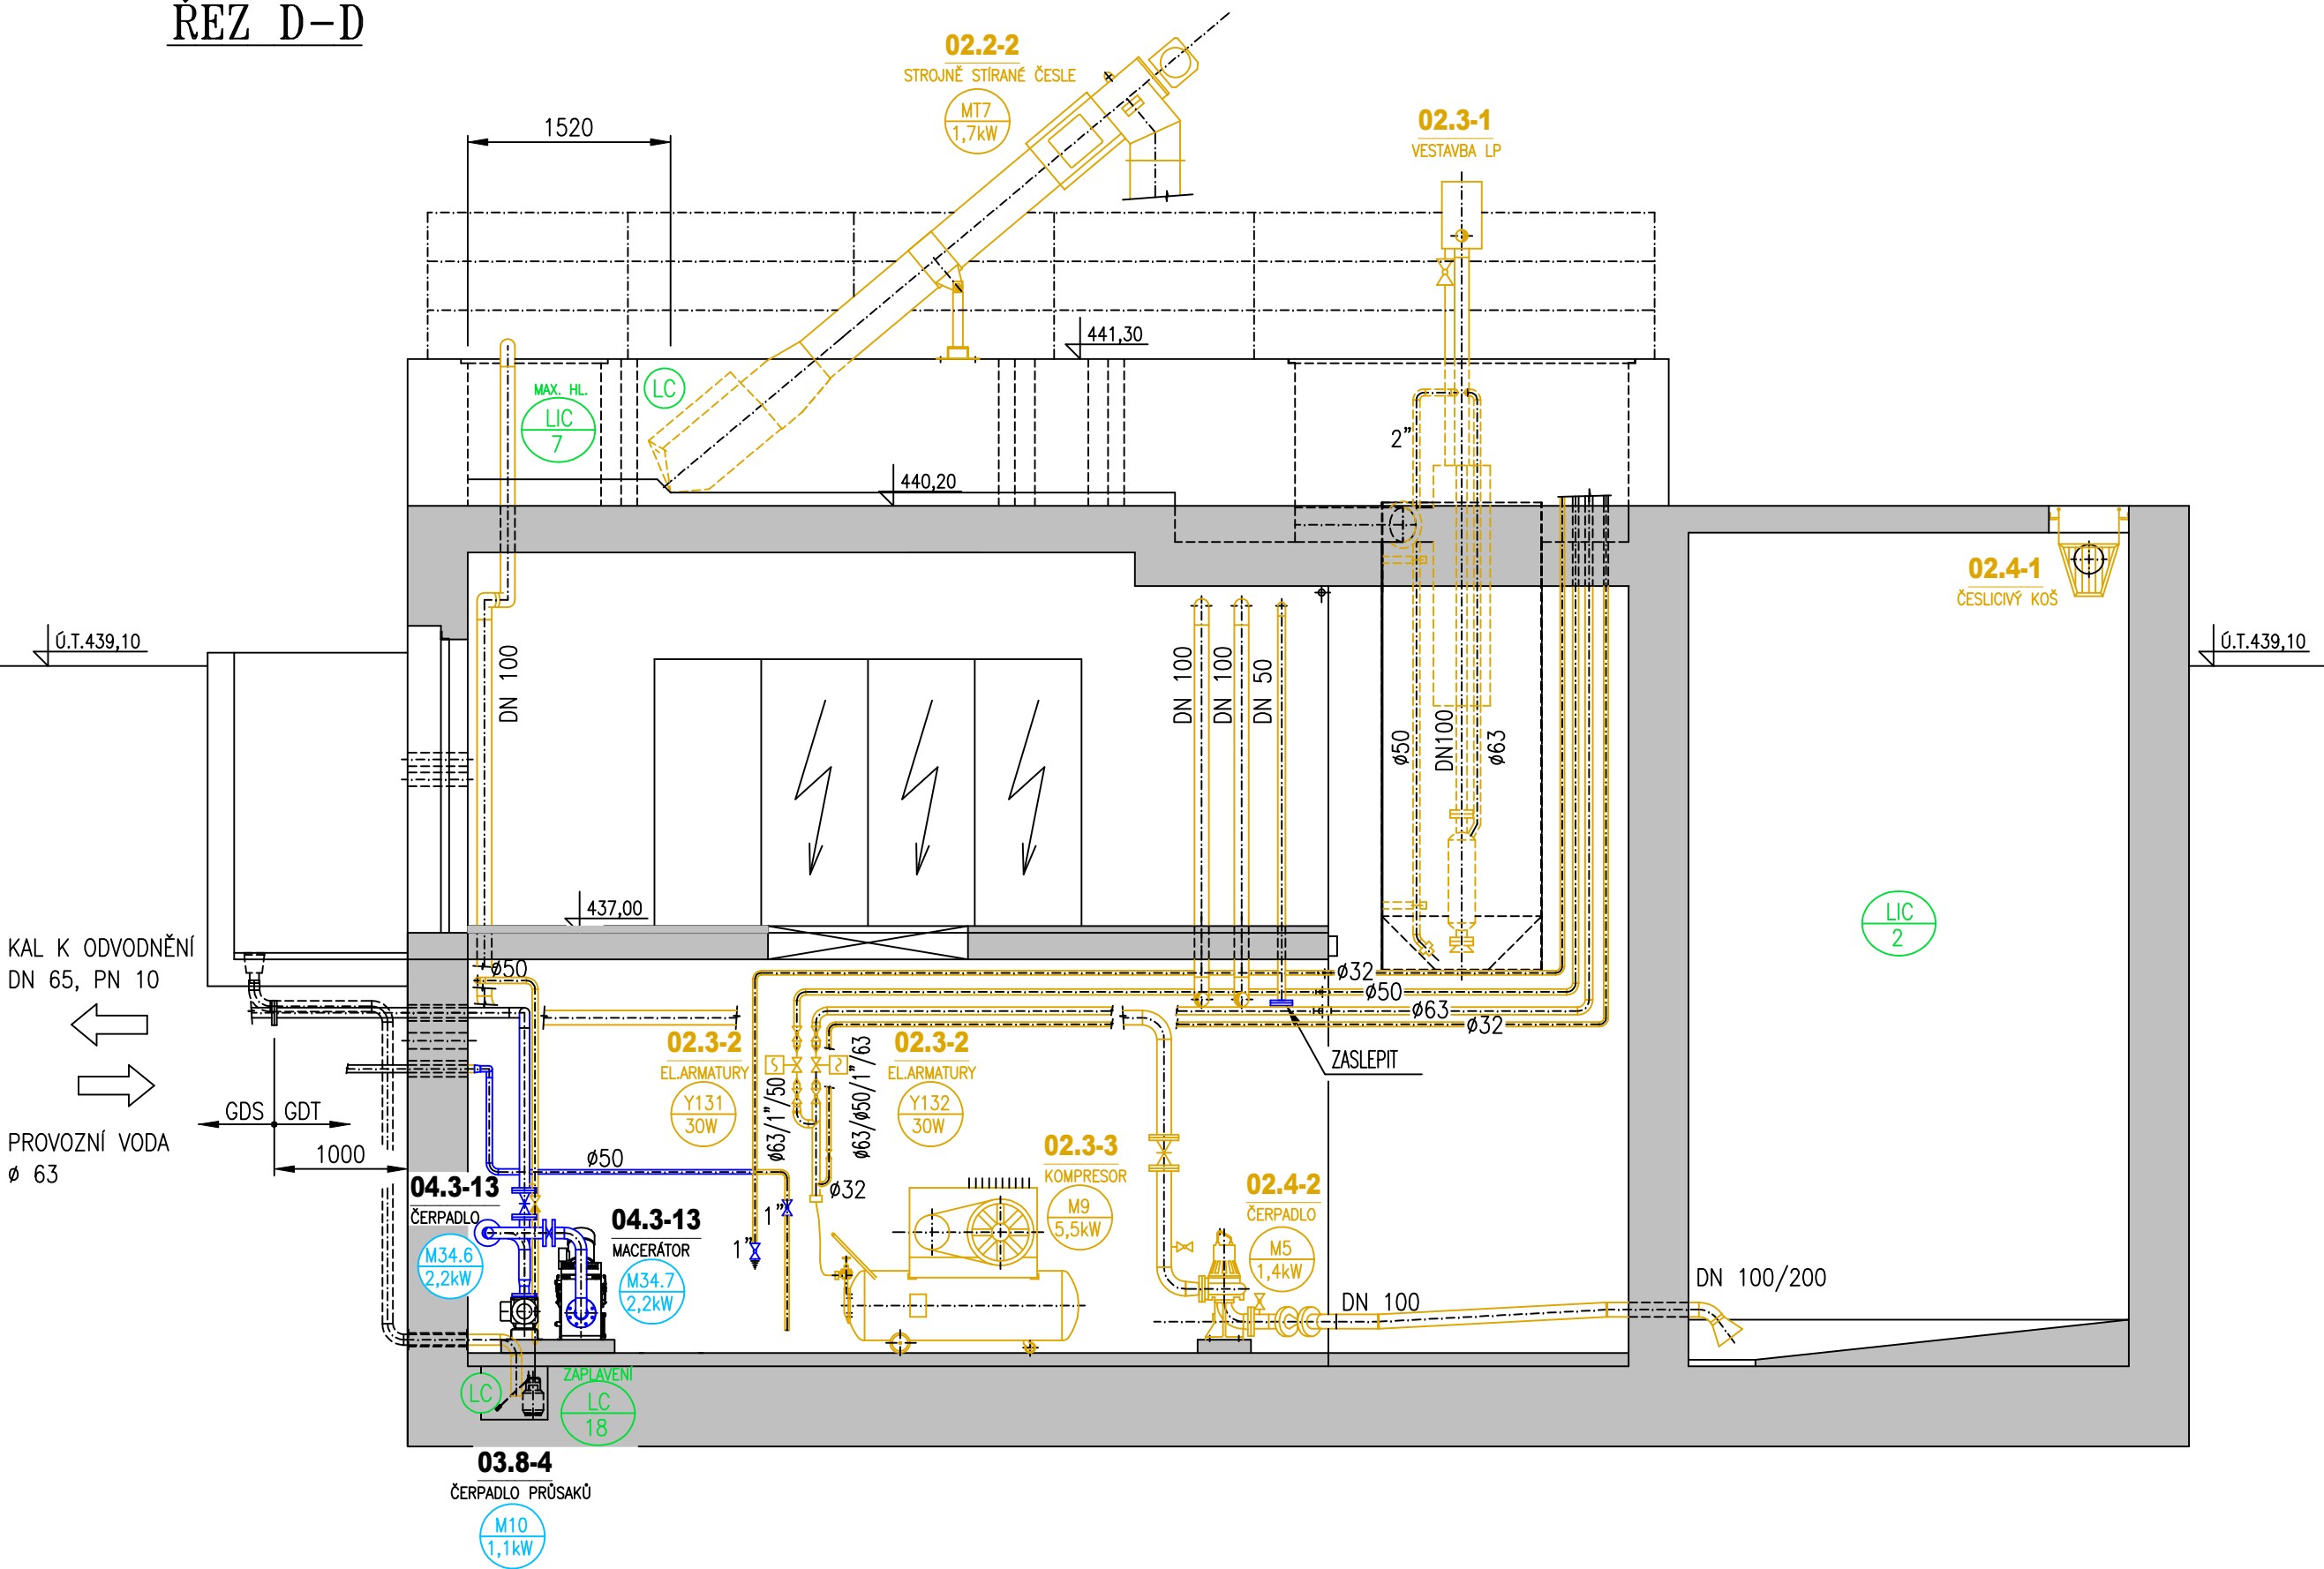

ŘEZ G-G

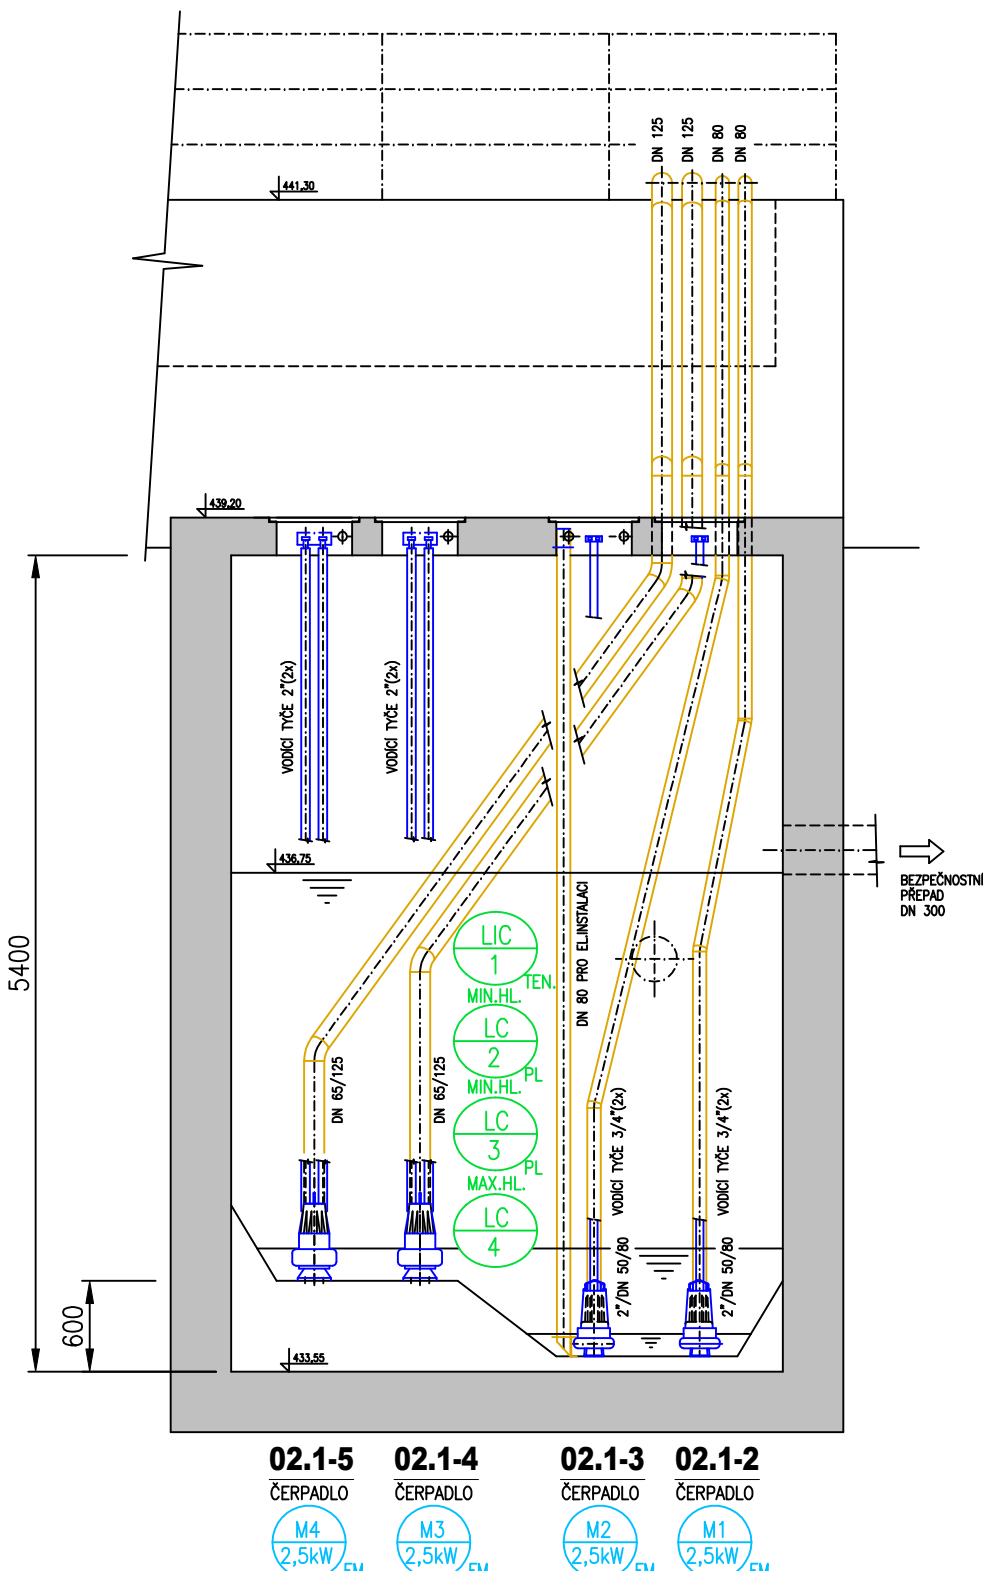

ŘEZ F-F

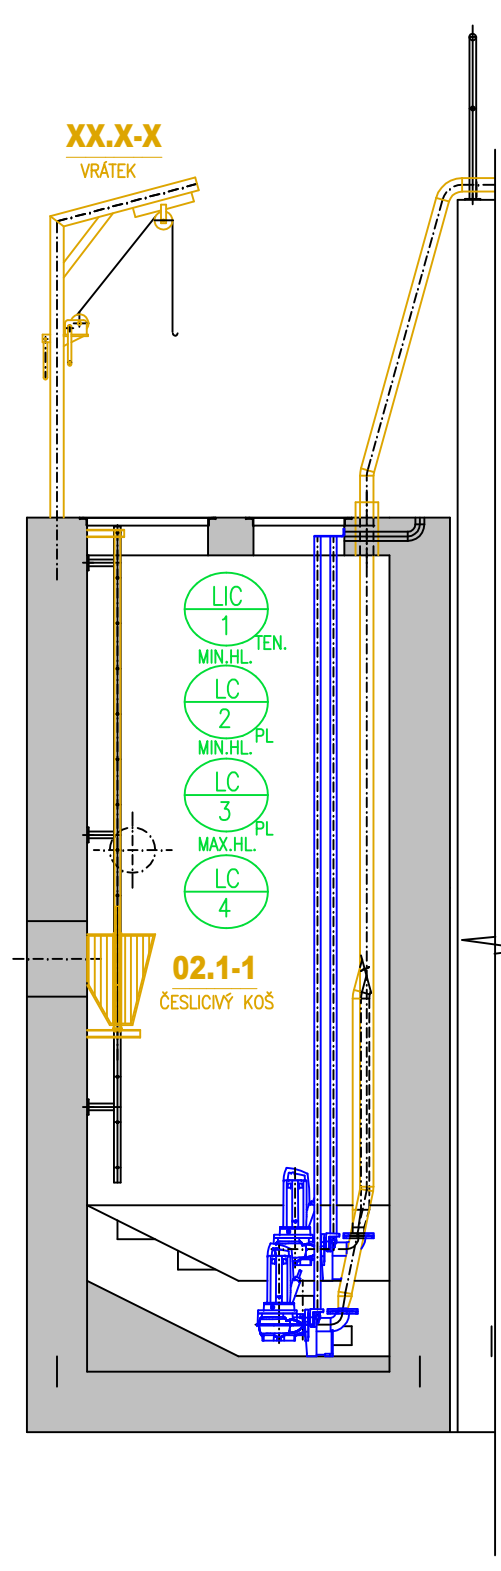

LEGENDA:

- STÁVAJÍCÍ ZAŘÍZENÍ
- NOVÉ ZAŘÍZENÍ
- STÁVAJÍCÍ OBJEKT
- NOVÝ OBJEKT



Dokumentace technických a technologických zařízení

Rev. č.	Datum	Schválil	Stručný popis změn

KOOPERACE V PROFESI	JMENO	tel.:
PRO DUIS s.r.o.	ADRESA	fax:
		ICO:

DUIS s.r.o. Projektové a inženýrské služby Srbatská 1546/21, 612 00 Brno E-mail: duis@duis.cz www.duis.cz	DUIS s.r.o. Formát: 10 A4 Datum: 10/2024 Stupeň: RDS Soubor: Luka.dwg Měřítko: 1:50 Číslo zakázky: 1313 Číslo přílohy: D.2.1-08
Výpracoval: Číslovková Projektant: Číslovková HLing-projekt: Ina Vach Tech. kontrola: Ina Vach Objednatel: Město Luka nad Jihlavou Investor: Město Luka nad Jihlavou	Akte: LUKA NAD JIHLAVOU, ROZŠÍŘENÍ ČOV A ODKANALIZOVÁNÍ MÍSTNÍ ČÁSTI OTÍN Přiloha: VSTUPNÍ ČS, HP, BIOLOGIE - Půdorys 2