


PŮDORYS 1. NP

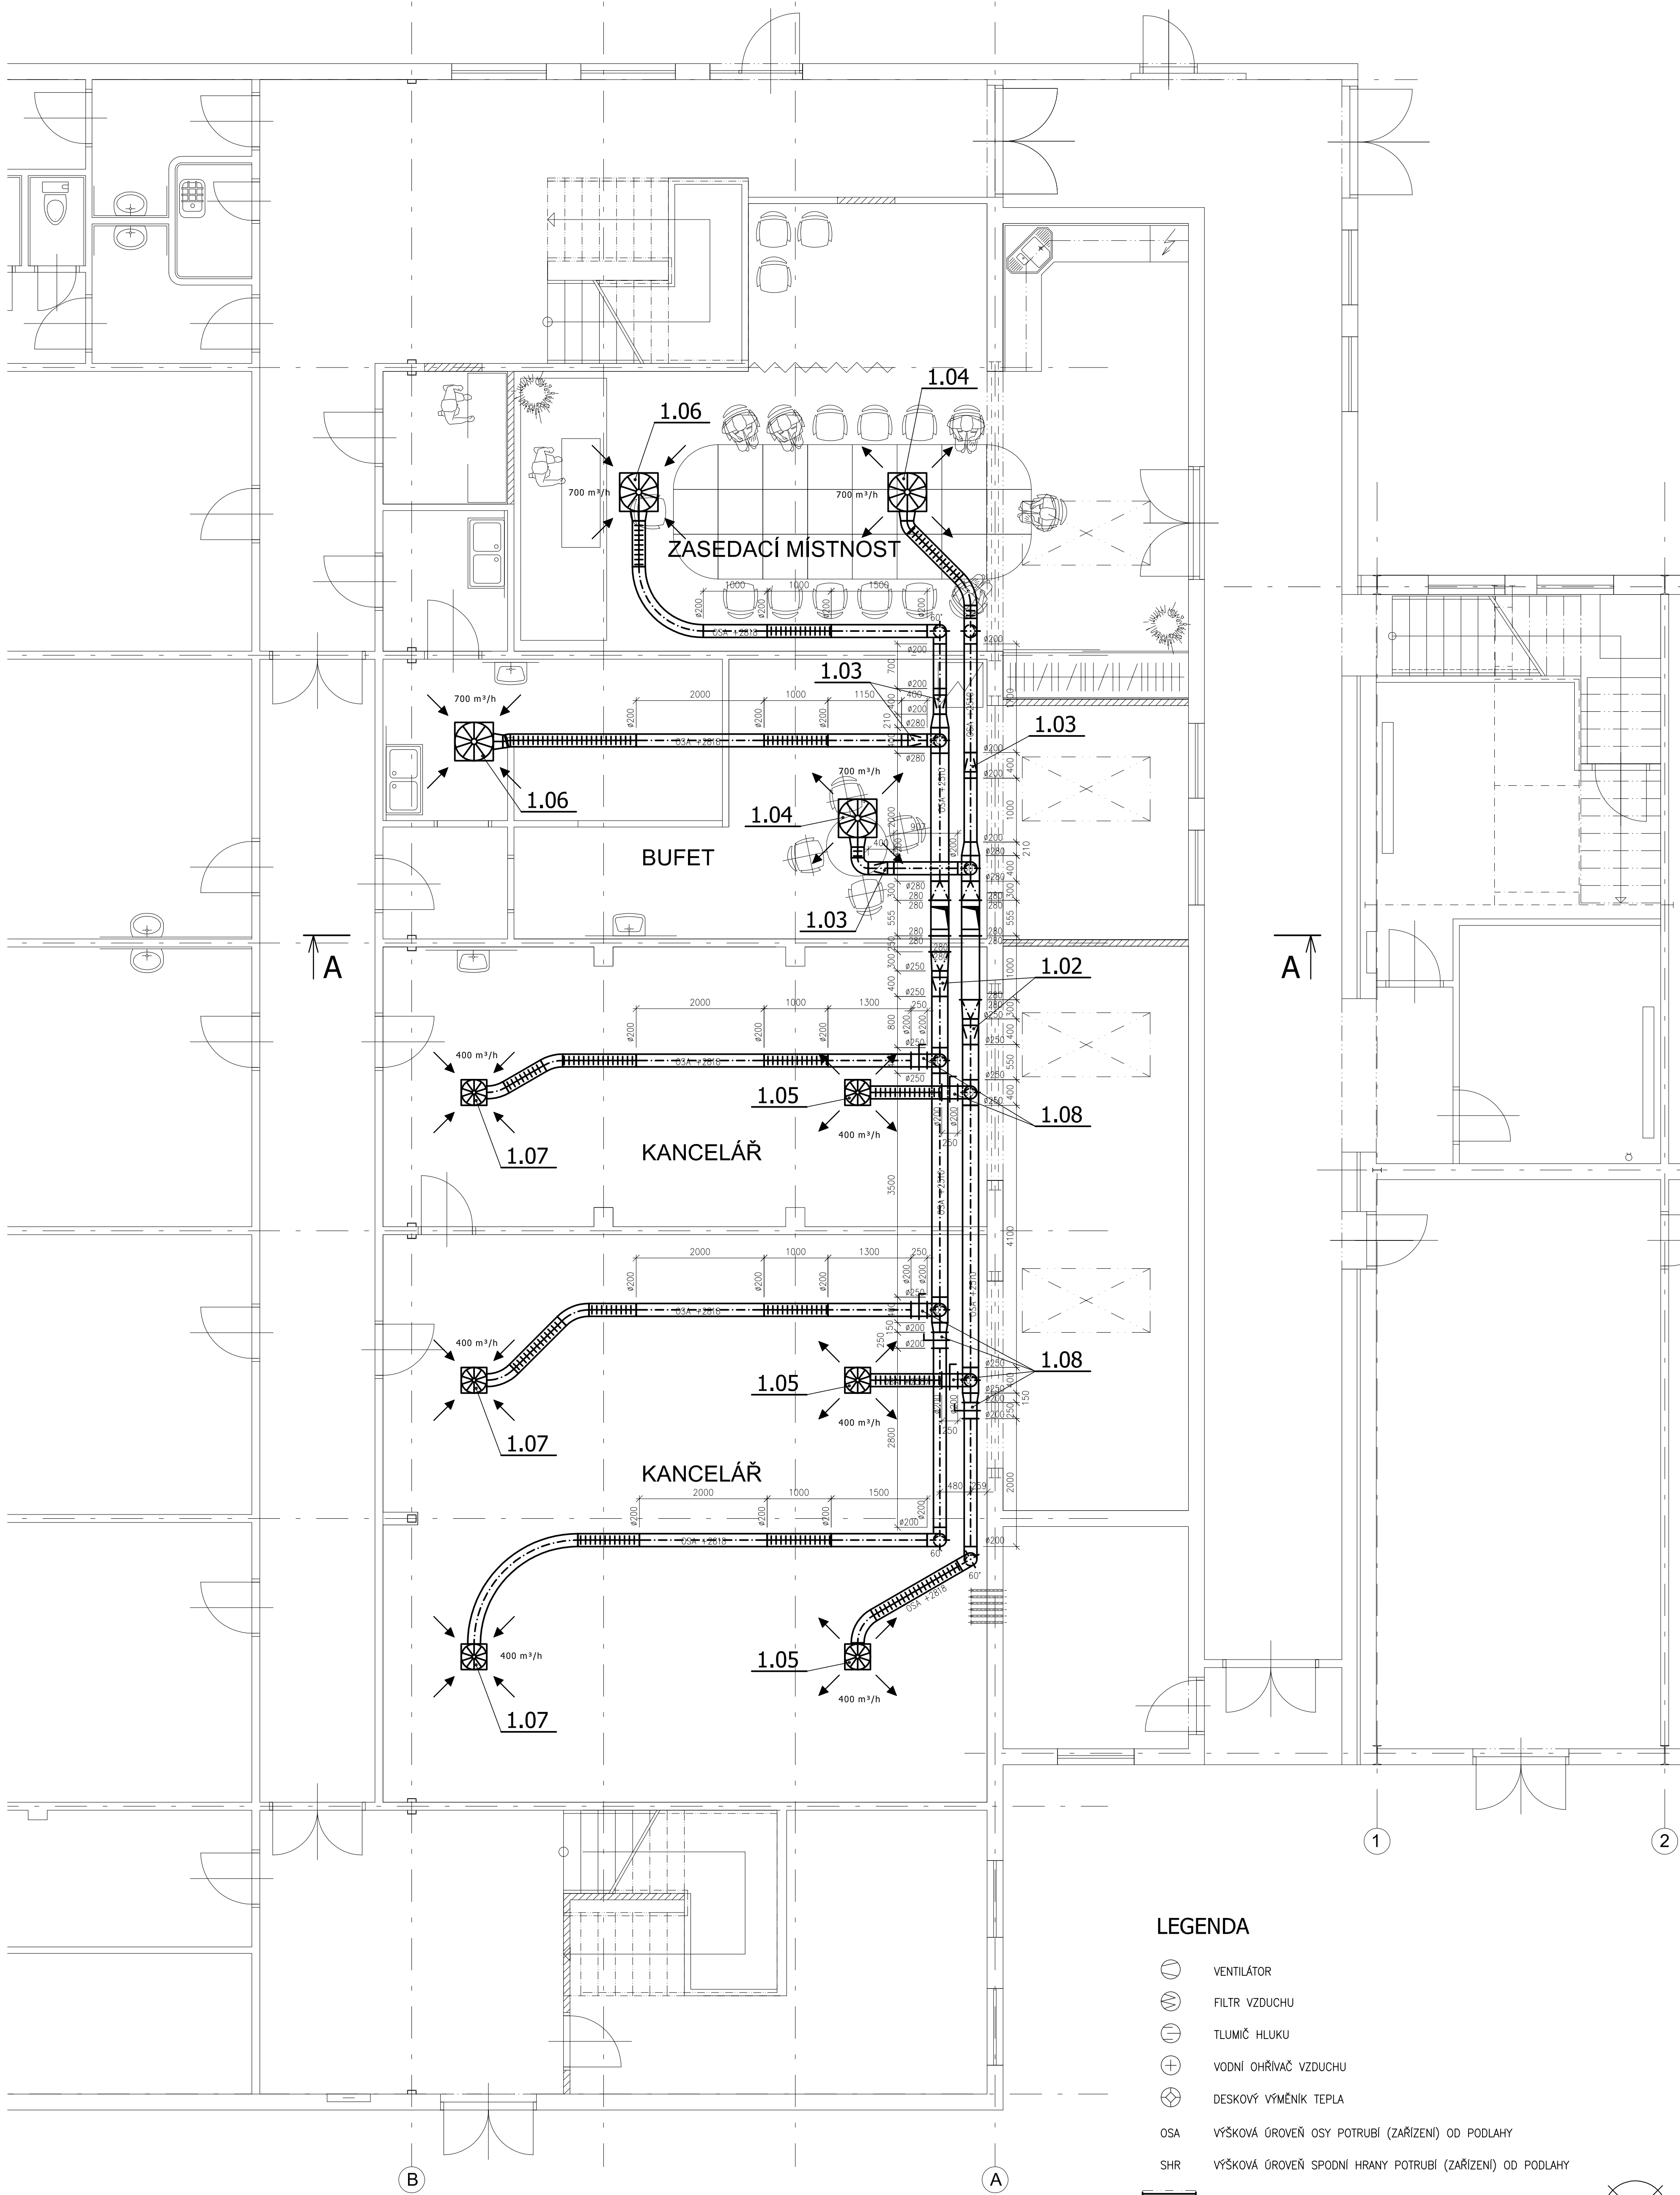


POZNÁMKY A UPOZORNĚNÍ

- VŠECHNY ČTYŘHRANNÉ ODBOČKY JSOU S REGULOVATELNÝMI NÁBĚHOVÝMI PLECHY (MOŽNOST REGULACE)
- VŠECHNY ČTYŘHRANNÉ OBLUKY JSOU S USMĚRŇOVACÍMI NÁBĚHOVÝMI PLECHY (LEPŠÍ PROUDĚNÍ VZDUCHU)
- VŠECHNY NEOZNAČENÉ ÚHLY OBLUKŮ A ODBOČEK MAJÍ ÚHEL 90°
- UMÍSTĚNÍ VÝÚSTEK JE NUTNÉ PŘI REALIZACI ZKOORDINOVAT S PODHLEDOVÝM RASTREM A OSVĚTLENÍM
- VZDUCHOTECHNICKÉ POTRUBÍ VEDENÉ PŘES ŠATNY VE 2. NP JE IZOLOVÁNO PAROTĚSNOU TEPELNOU IZOLOACÍ TLOUŠŤKY 40 mm
- VZDUCHOTECHNICKÉ POTRUBÍ VEDENÉ VE VENKOVNÍM PROSTORU JE IZOLOVANO PAROTĚSNOU TEPELNOU IZOLOACÍ TLOUŠŤKY 100 mm
- UMÍSTĚNÍ ŘÍDICÍCH JEDNOTEK, TERMOSTATŮ A ČIDEL JE ŘEŠENO PROJEKTEM ELEKTROINSTALACE NEBO MoR.
- NA POTRUBÍCH OD ODVODNÍCH ANEMOSTATŮ BUDOU V MÍSTECH KŘÍŽENÍ S OCELOVOU KONSTRUKCÍ POUŽITA OHEBNÁ FLEXO POTRUBÍ, KTERÁ BUDOU DLE POTŘEBY MÍRNĚ DEFORMOVÁNA (ZMAČKNUTA), ABY SE VEŠLA MEZI OCELOVOU KONSTRUKCÍ A PODHLED
- VEŠKERÉ KÓTY JSOU POUZE ORIENTAČNÍ! PŘED REALIZACÍ JE NUTNÉ ROZMĚRY ZAŘÍZENÍ A POTRUBÍ A JEJICH UMÍSTĚNÍ OVĚŘIT PŘÍMO NA STAVBĚ A PŘÍPADNĚ UMÍSTĚNÍ ZAŘÍZENÍ A POTRUBÍ UPRAVIT DLE SKUTEČNÉ DISPOZICE!

LEGENDA

- VENTILÁTOR
- FILTR VZDUCHU
- TLUMIČ HLUKU
- VODNÍ OHŘÍVAČ VZDUCHU
- DESKOVÝ VÝMĚNÍK TEPLA
- OSA VÝŠKOVÁ ÚROVEŇ OSY POTRUBÍ (ZAŘÍZENÍ) OD PODLAHY
- SHR VÝŠKOVÁ ÚROVEŇ SPODNÍ HRANY POTRUBÍ (ZAŘÍZENÍ) OD PODLAHY
- POTRUBÍ IZOLOVÁNO TEPELNOU IZOLOACÍ
- OHEBNÁ FLEXO HADICE

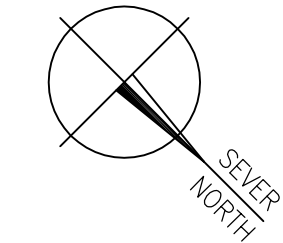

±0,000 = 333,00 m.n.m. Bpv

Název stavby:	Systém VZT v přízemí provozní budovy v areálu TS a.s., 17. listopadu 910, F-M		
Investor:	TS a.s., 17. listopadu 910, 738 02 Frýdek-Místek		
Místo stavby:	TS a.s., 17. listopadu 910, 738 02 Frýdek-Místek		
Stupeň projektu:	Dokumentace pro provádění stavby		
Vypracoval:	Ing. Jiří Havlíšek		
Zodp. projektant:	Ing. Dalibor Macura		
Stavební objekt:	SO 01 - PROVOZNÍ BUDOVA		
Profesní část:	D.1.4.2.VZT – Vzdutechnika		
Název výkresu:	Půdorys 1. NP		

MACURA

projektování pozemních staveb
tel : 596 617 319 fax : 596 618 497
e-mail : dalibor@macura.cz

Datum: 02/2015
Měřítko: 1:50
Zakázka: 03/2016
Číslo výkresu: VZT-b-03