


Půdorys 2.NP

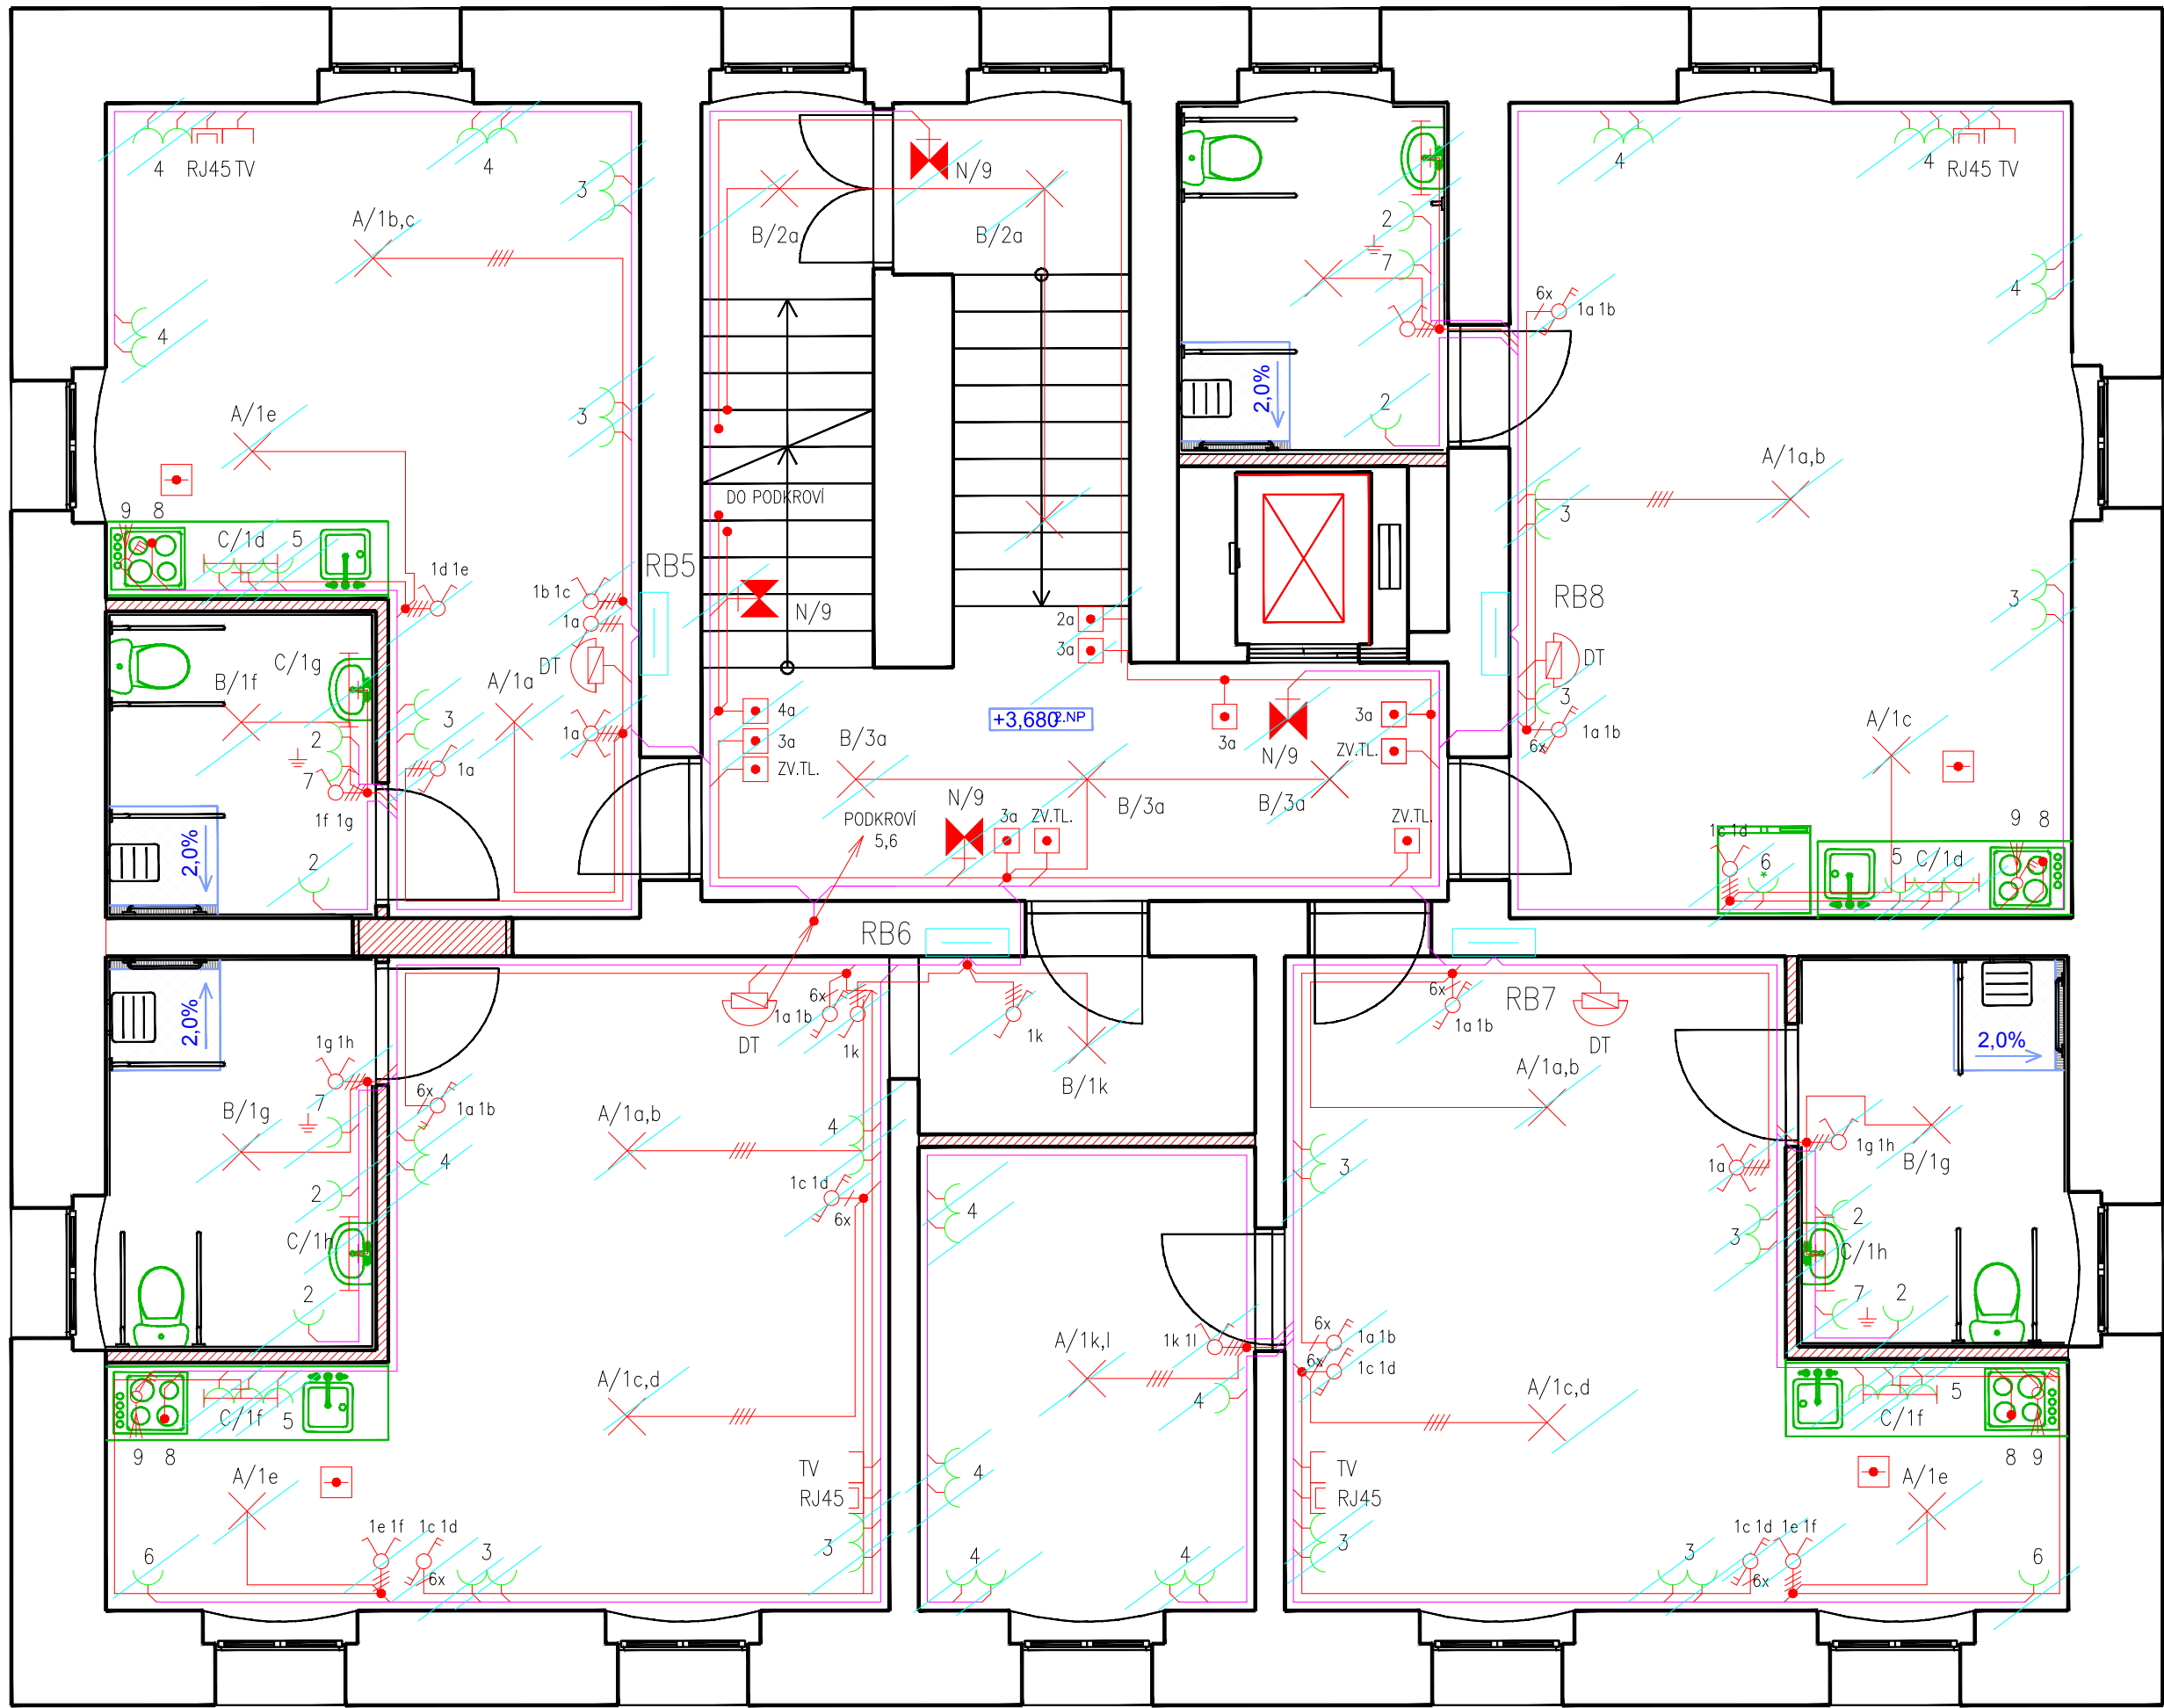

Hlavní projektant :	ING. JIŘÍ ŠIMURDA	ING. JIŘÍ ŠIMURDA Projektová činnost elektro-slaboproud U stadionu 2, Ústí nad Labem tel. 603 186 737, IČO: 151 773 19
Zodpov. projektant :	ING. JIŘÍ ŠIMURDA	
Investor :	ING. JITKA TOMANOVÁ	Okres : ÚSTÍ N.L.
Akce :	STAVEBNÍ ÚPRAVY BYTOVÉHO DOMU NA st.p.č. 21 – k.ú. CÍRKVICE	Datum : 07/2013 Měřítko : 1:50
ELEKTROINSTALACE – 2. NP		Číslo vykr. : 04