




SVISLÝ ŘEZ 1 - 1'

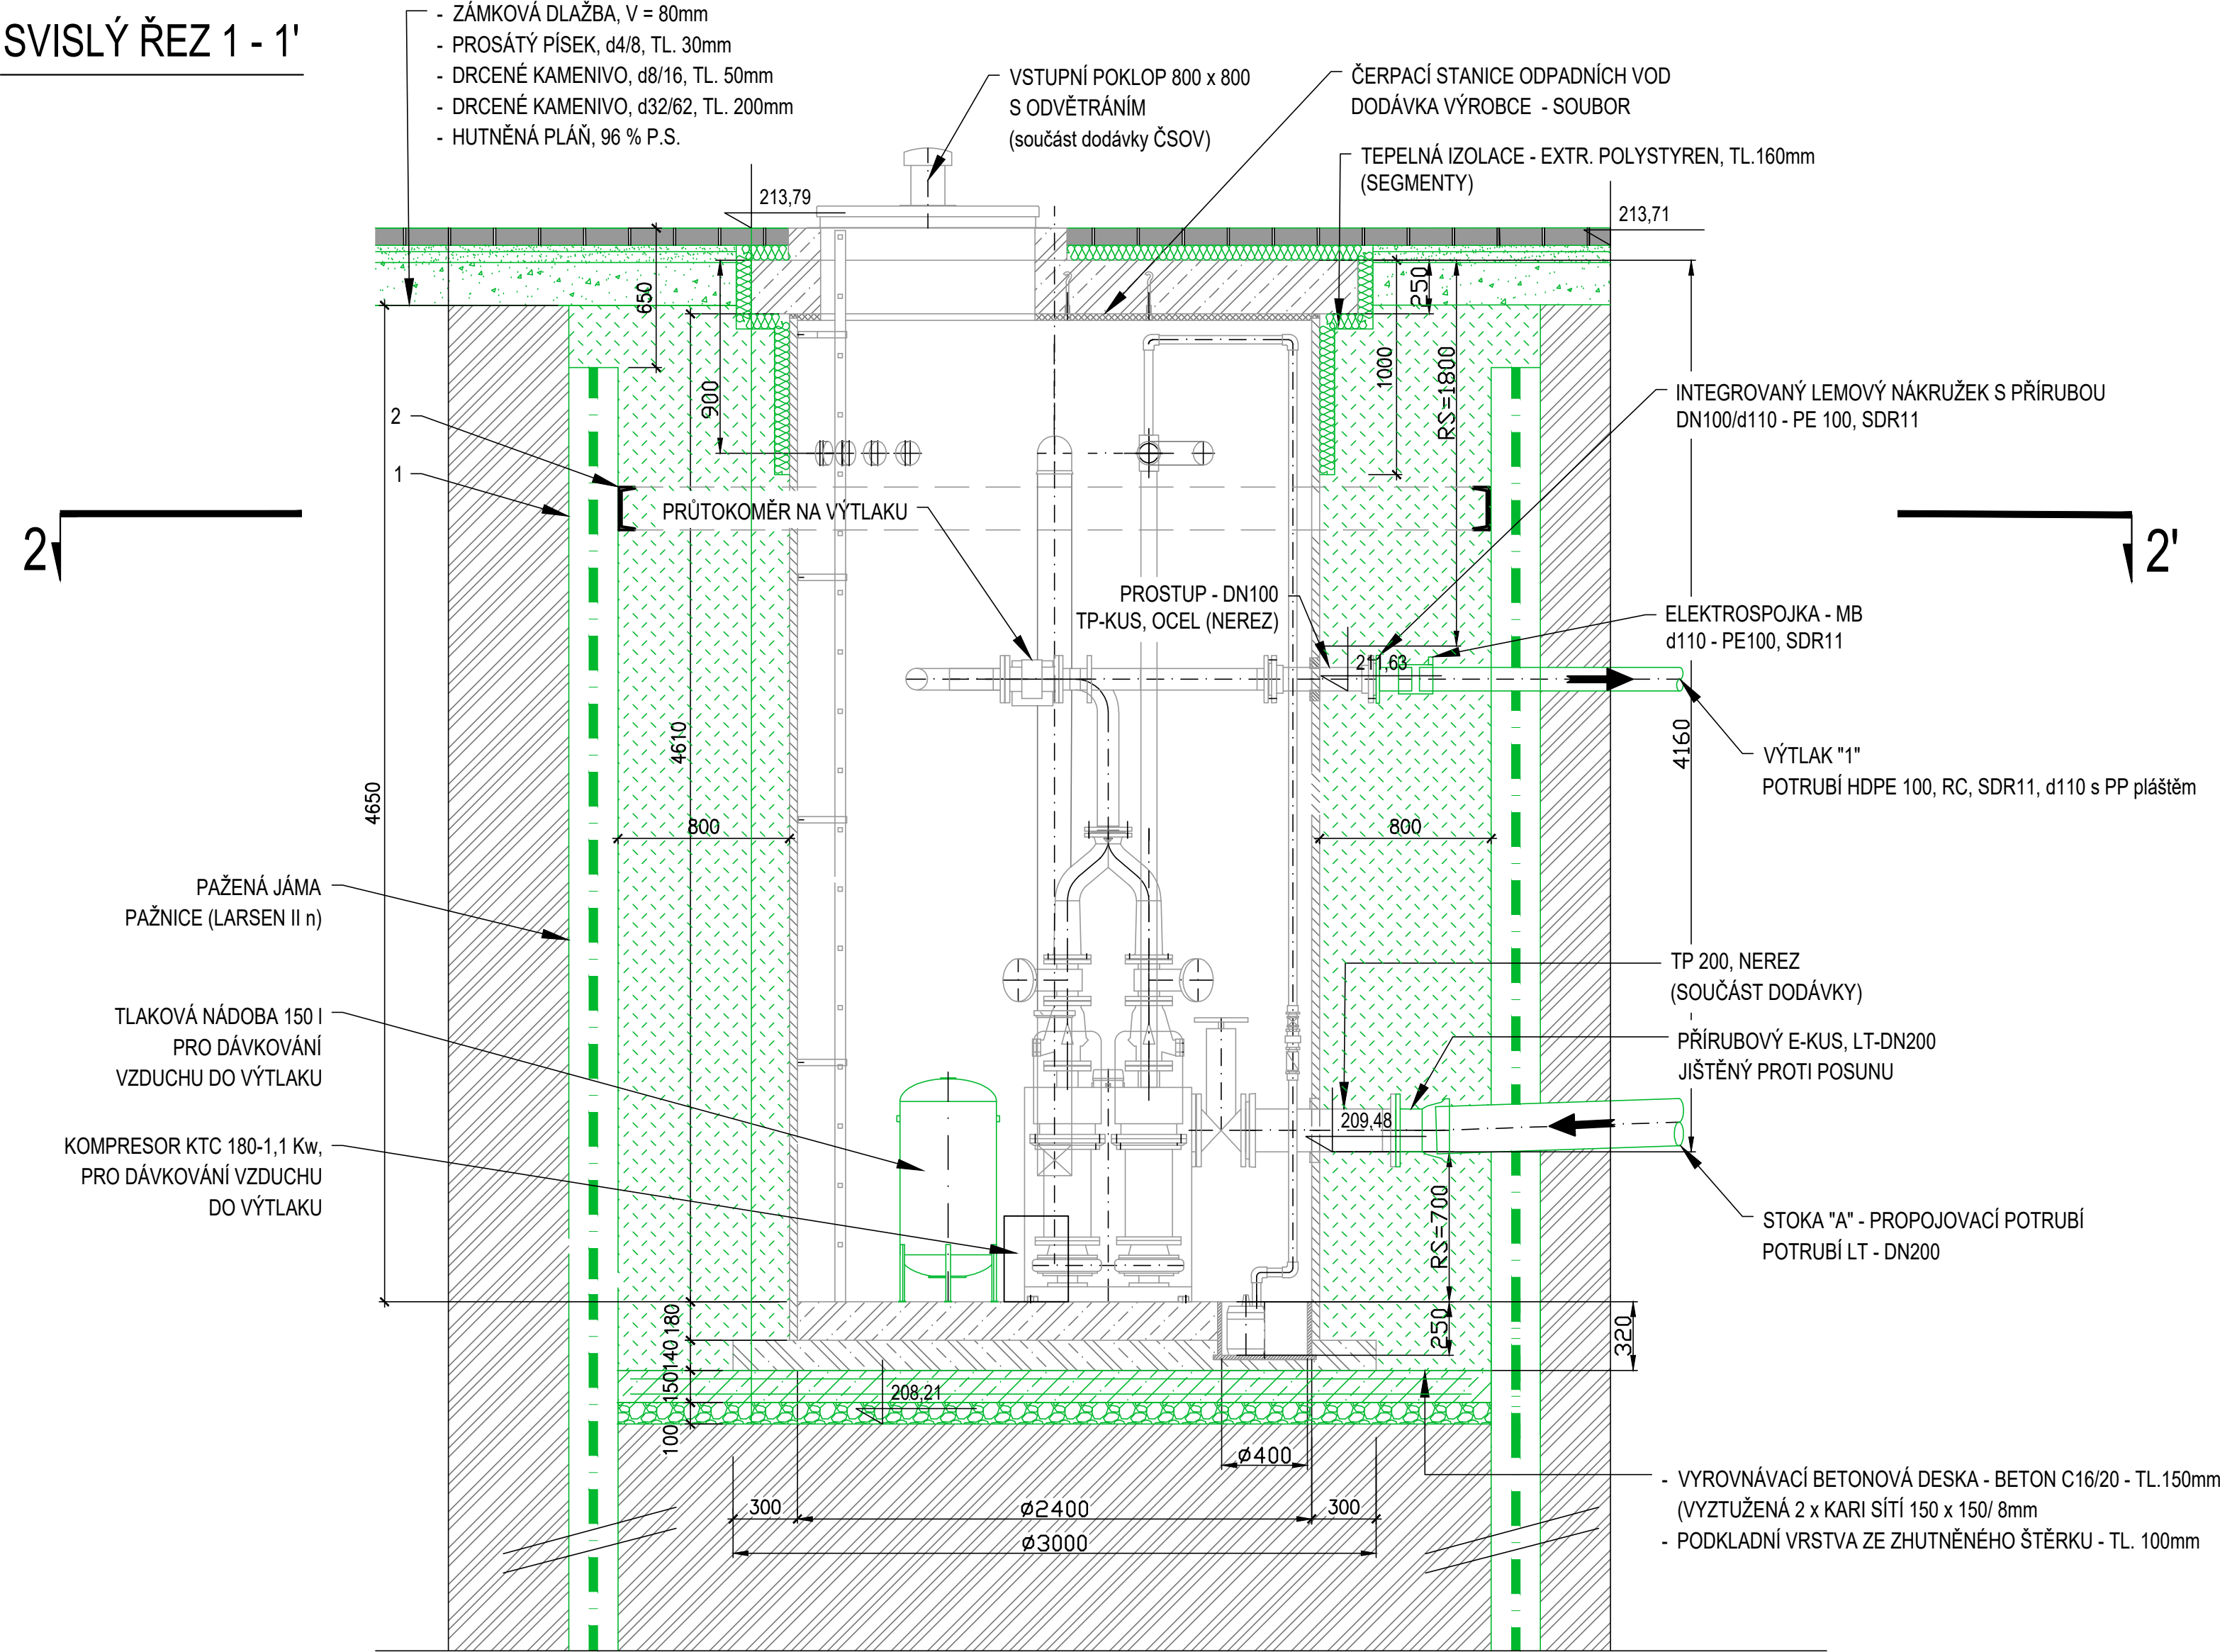

VRT Nk1

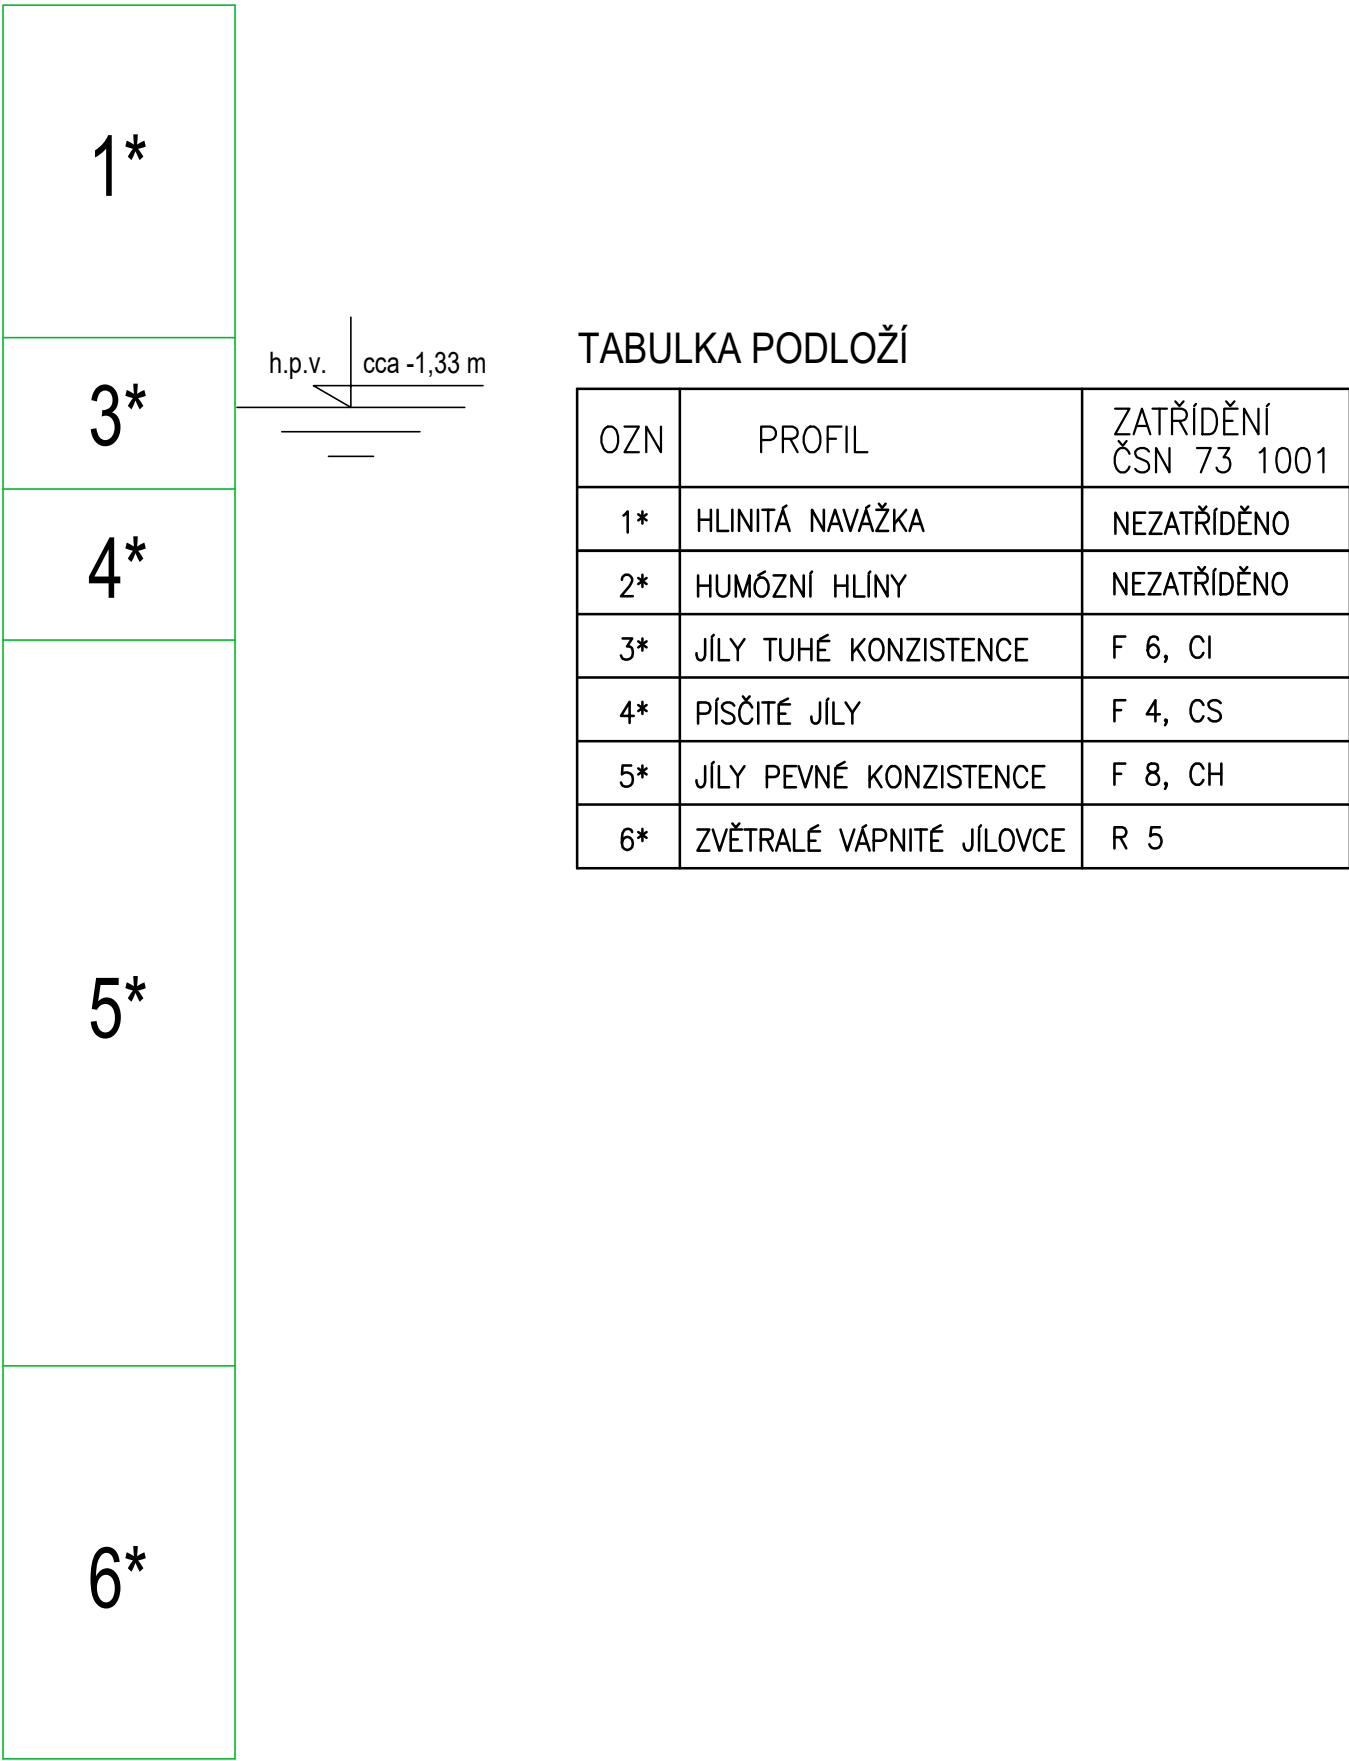

PŮDORYSNÝ ŘEZ 2 - 2'

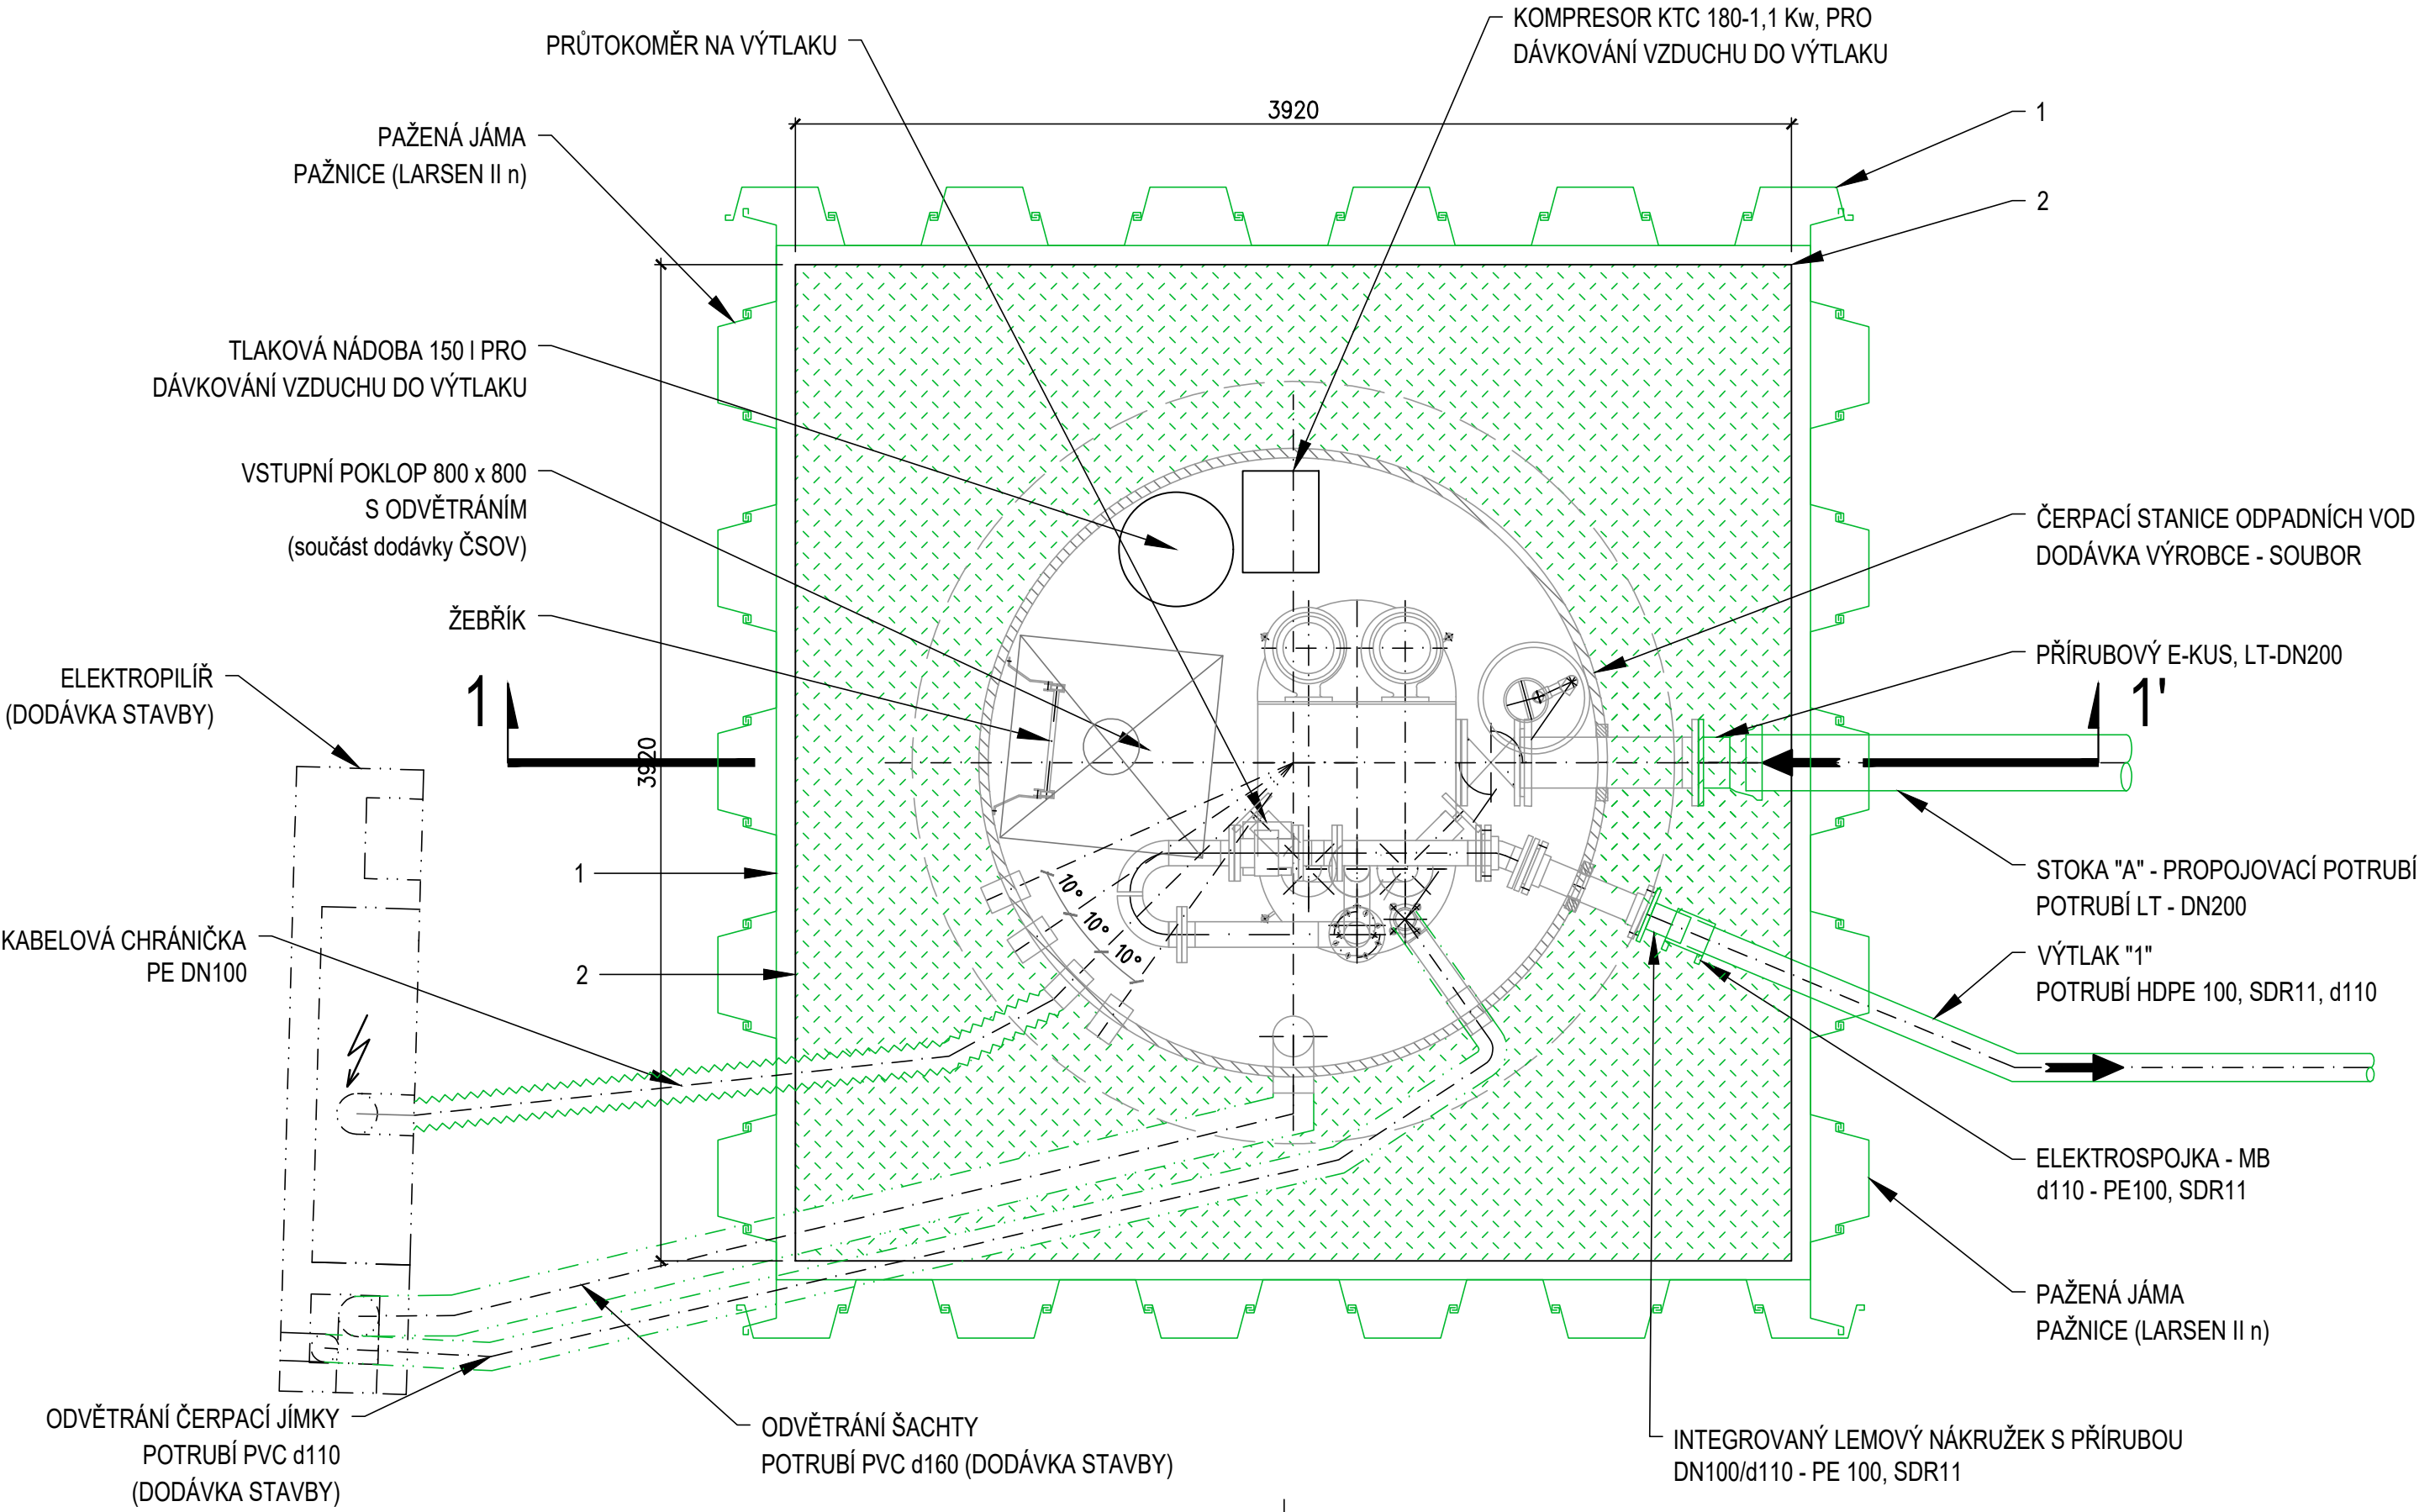



TABULKA PAŽENÍ

OZN	PROFIL	DĚLKA (mm)	ks
1	PAŽNICE (LARSEN II n) – 157x436mm	7800	44
2	RÁM Z U č.200 – 3,9x3,9m	3920	4

POZNÁMKA

PAŽNICE BUDOU ZABERANĚNY A PONECHÁNY JAKO ZTRACENÉ BEDNĚNÍ.
BUDOU URČENY cca 0,5m POD UPRAVENÝM TERÉNEM.
VÝŠKOVÝ SYSTÉM BpV

LEGENDA

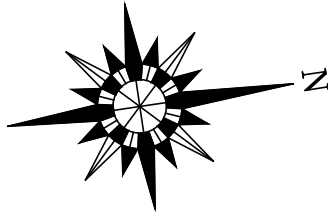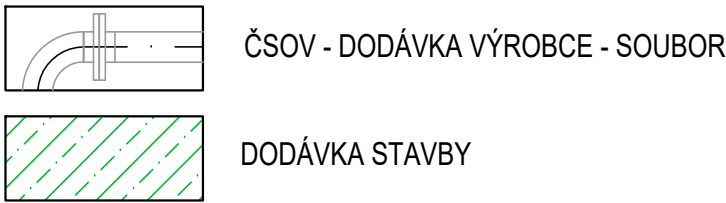

				VODOHOSPODÁŘSKÉ INŽENÝRSKÉ SLUŽBY a.s.			
				Křížová 47, 150 39 PRAHA 5			
Vypracoval: Ing. M. Brada				Hlavní inž. projektu: Ing. M. Butor			
Projektant: Ing. M. Brada			Ved. atelieru: Ing. M. Butor				
SPLAŠKOVÁ KANALIZACE NĚMČICE D. DOKUMENTACE OBJEKTŮ SO 02 ČERPAČÍ STANICE ODPADNÍCH VOD 1						Datum: 6/2024	
						Stupeň: DSP/DPS	
						Formát: 6 A4	
						Zak. číslo: VIS 2/24-021	
Investor: Obec Němčice, Němčice 8, 294 42 Luštěnice						Měřítko: 1:25	Číslo přílohy: D.2.1.2
ČSOV - PŮDORYS ŘEZ							
TENTO VÝKRES A JEHO PŘÍLOHY JSOU NAŠIM DUŠEVNÍM VLASTNICTVÍM, NESMÍ BÝT BEZ NAŠEHO PŘEDCHOZÍHO PÍSEMNÉHO SOUHLASU KOPIROVÁNY, ROZMNOŽOVÁNY ANI ZPŘÍSTUPNĚNY JINÝM OSOBÁM NEBO FIRMÁM							