



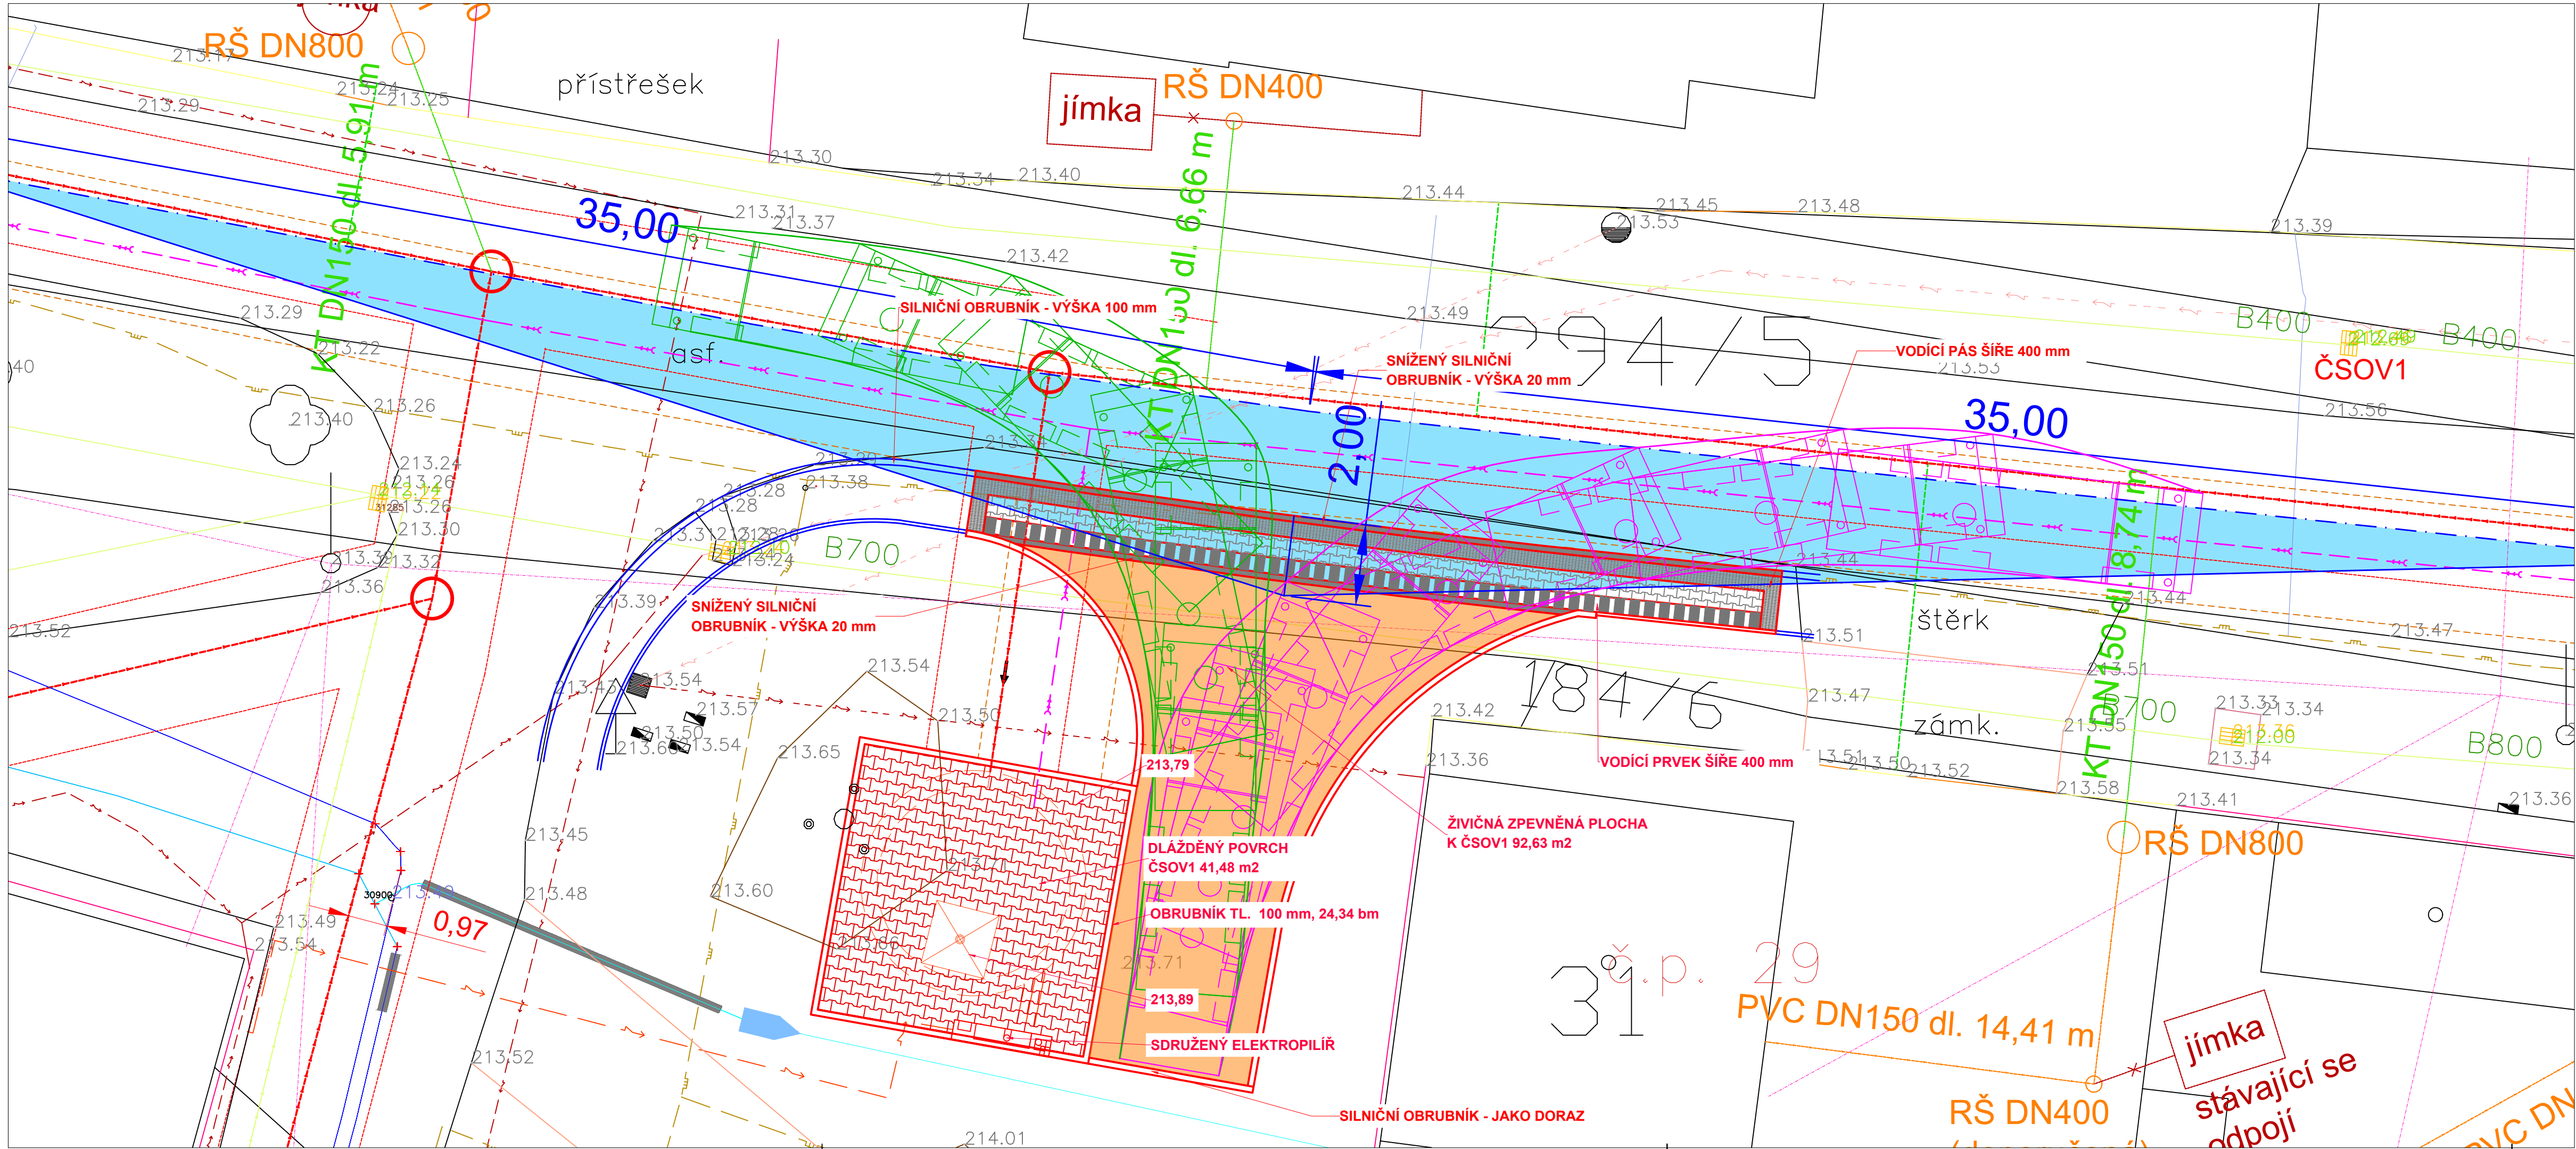

- LEGENDA:**
- NAVŘENÉ ING. SÍTĚ**
- VÝTLAČNÝ ŘAD "2" SYČINA
 - NAVŘENÁ SPLAŠKOVÁ KANALIZACE - GRAVITAČNÍ - DN250
 - NAVŘENÝ VÝTLAČNÝ ŘAD KANALIZACE "1"
 - NAVŘENÉ VEŘEJNÉ ČÁSTI KANALIZAČNÍCH PŘÍPOJEK
 - NAVŘENÁ PŘÍPOJKA NN K ČERPAČÍ STANICI ODPADNÍCH VOD
- STÁVAJÍCÍ ING. SÍTĚ**
- STÁVAJÍCÍ KANALIZACE - DEŠŤOVÁ (obec Němčice)
 - STÁVAJÍCÍ VODOVOD ZAMĚŘENÝ (VaK Mladá Boleslav, a.s.)
 - STÁVAJÍCÍ VODOVOD ORIENTAČNĚ (NEOVĚŘENO)
 - STÁVAJÍCÍ PŘÍPOJKY ORIENTAČNĚ (NEOVĚŘENO)
 - STÁVAJÍCÍ PODZEMNÍ VEDENÍ NN (ČEZ DISTRIBUCE)
 - STÁVAJÍCÍ NADZEMNÍ VEDENÍ NN (ČEZ DISTRIBUCE)
 - ZAMĚŘENÉ A KÓTOVANÉ, VNITŘNÍ STP (CETIN)
 - STP NEZAMĚŘENÁ POLOHA (CETIN)
 - NADZEMNÍ SÍTĚ (CETIN)
 - STÁVAJÍCÍ STL PLYNOVOD (GAS NET)
 - STÁVAJÍCÍ PŘÍPOJKY PLYNOVOD (GAS NET)

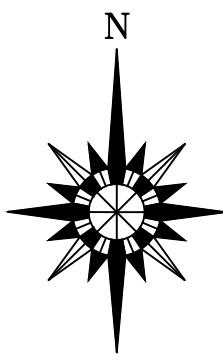

		VODOHOSPODÁŘSKÉ INŽENÝRSKÉ SLUŽBY a.s.	
Křížová 472/47, 150 00 PRAHA 5			
Vypracoval: Ing. Martin Brada		Hlavní inž. projektu: Ing. M. Butor	
Projektant: Ing. Martin Brada		Ved. atelieru: Ing. L. Kužel	
SPLAŠKOVÁ KANALIZACE NĚMČICE SO 02 - Čerpací stanice odpadních vod 1		Datum: 6/2024	
		Stupeň: DSP/DPS	
		Formát: 2 A4	
		Zak.číslo: VIS-2/24 - 021	
Investor: Obec Němčice, 294 42 Luštěnice		Měřítko: 1:100	
SITUACE ZPEVNĚNÉ PLOCHY ČSOV1		Číslo přílohy: D.2.1.3	
TENTO VÝKRES A JEHO PŘÍLOHY JSOU NAŠIM DUŠEVNÍM VLASTNICTVÍM, NESMÍ BÝT BEZ NAŠEHO PŘEDCHOZÍHO PÍSEMNÉHO SOUHLASU KOPÍROVÁNY, ROZMNOŽOVÁNY ANI ZPŘÍSTUPNĚNY JINÝM OSOBÁM NEBO FIRMÁM			