




SVISLÝ ŘEZ 1 - 1'

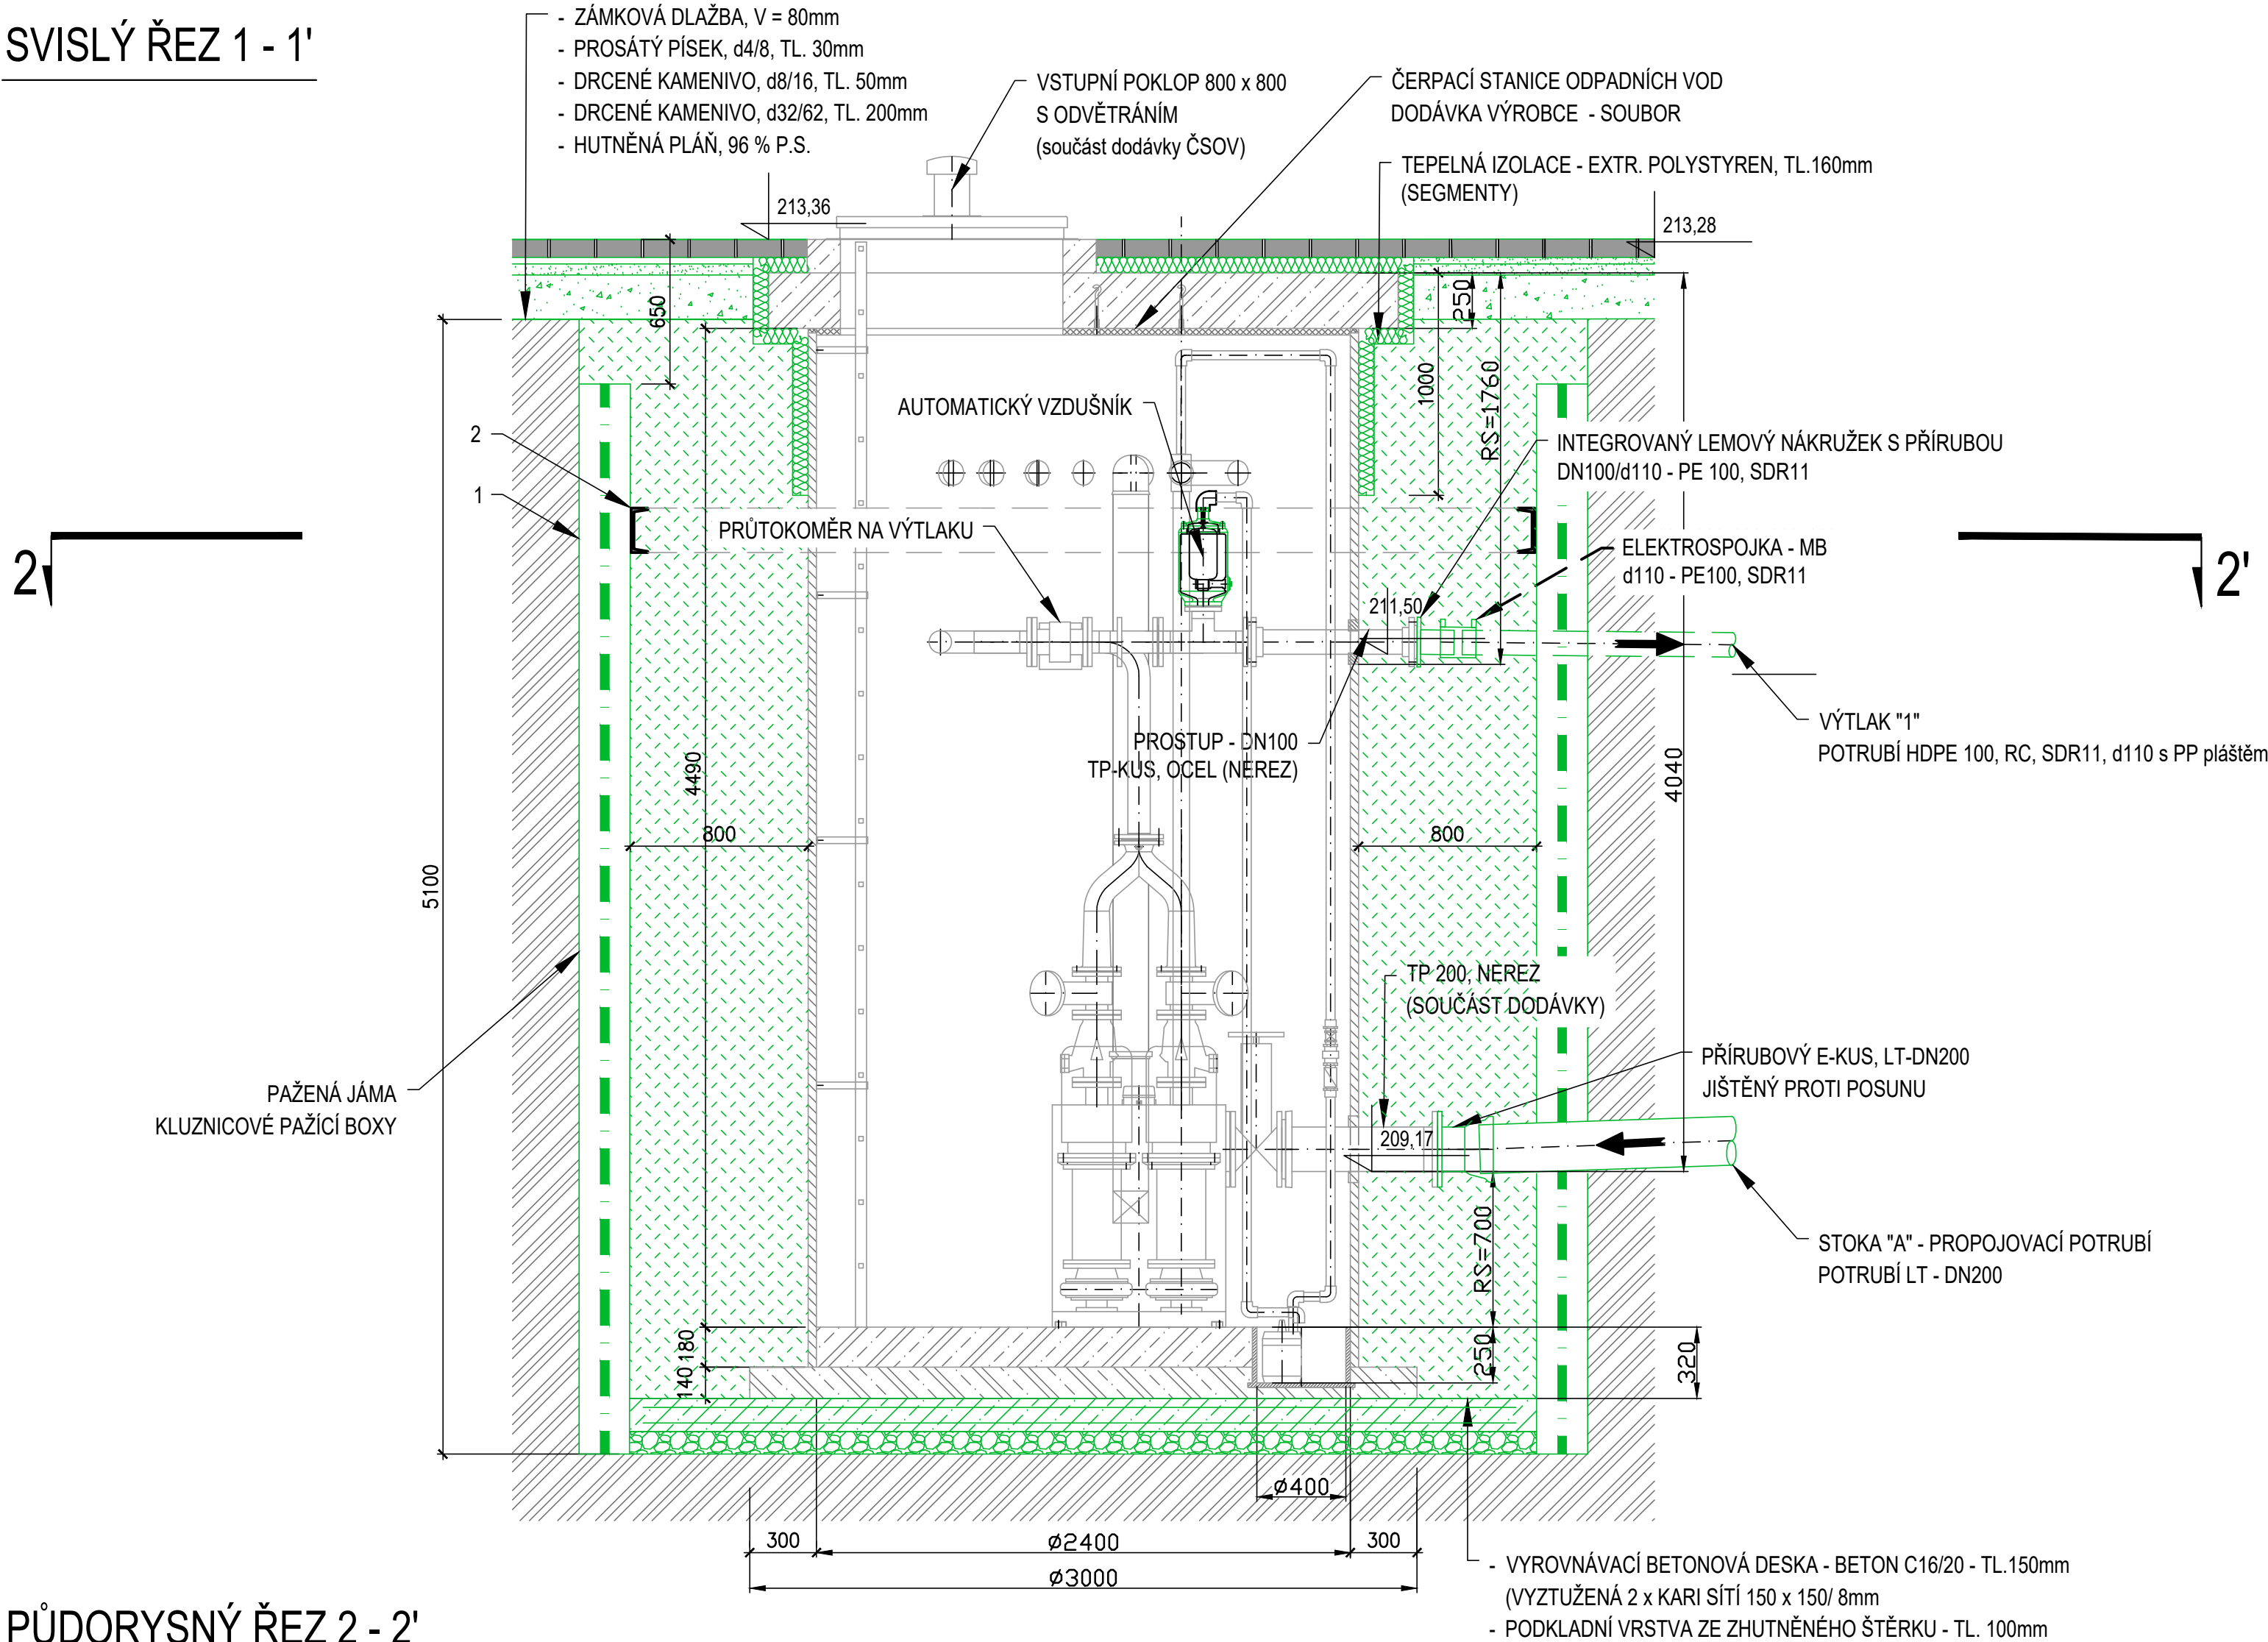

PŮDORYSNÝ ŘEZ 2 - 2'

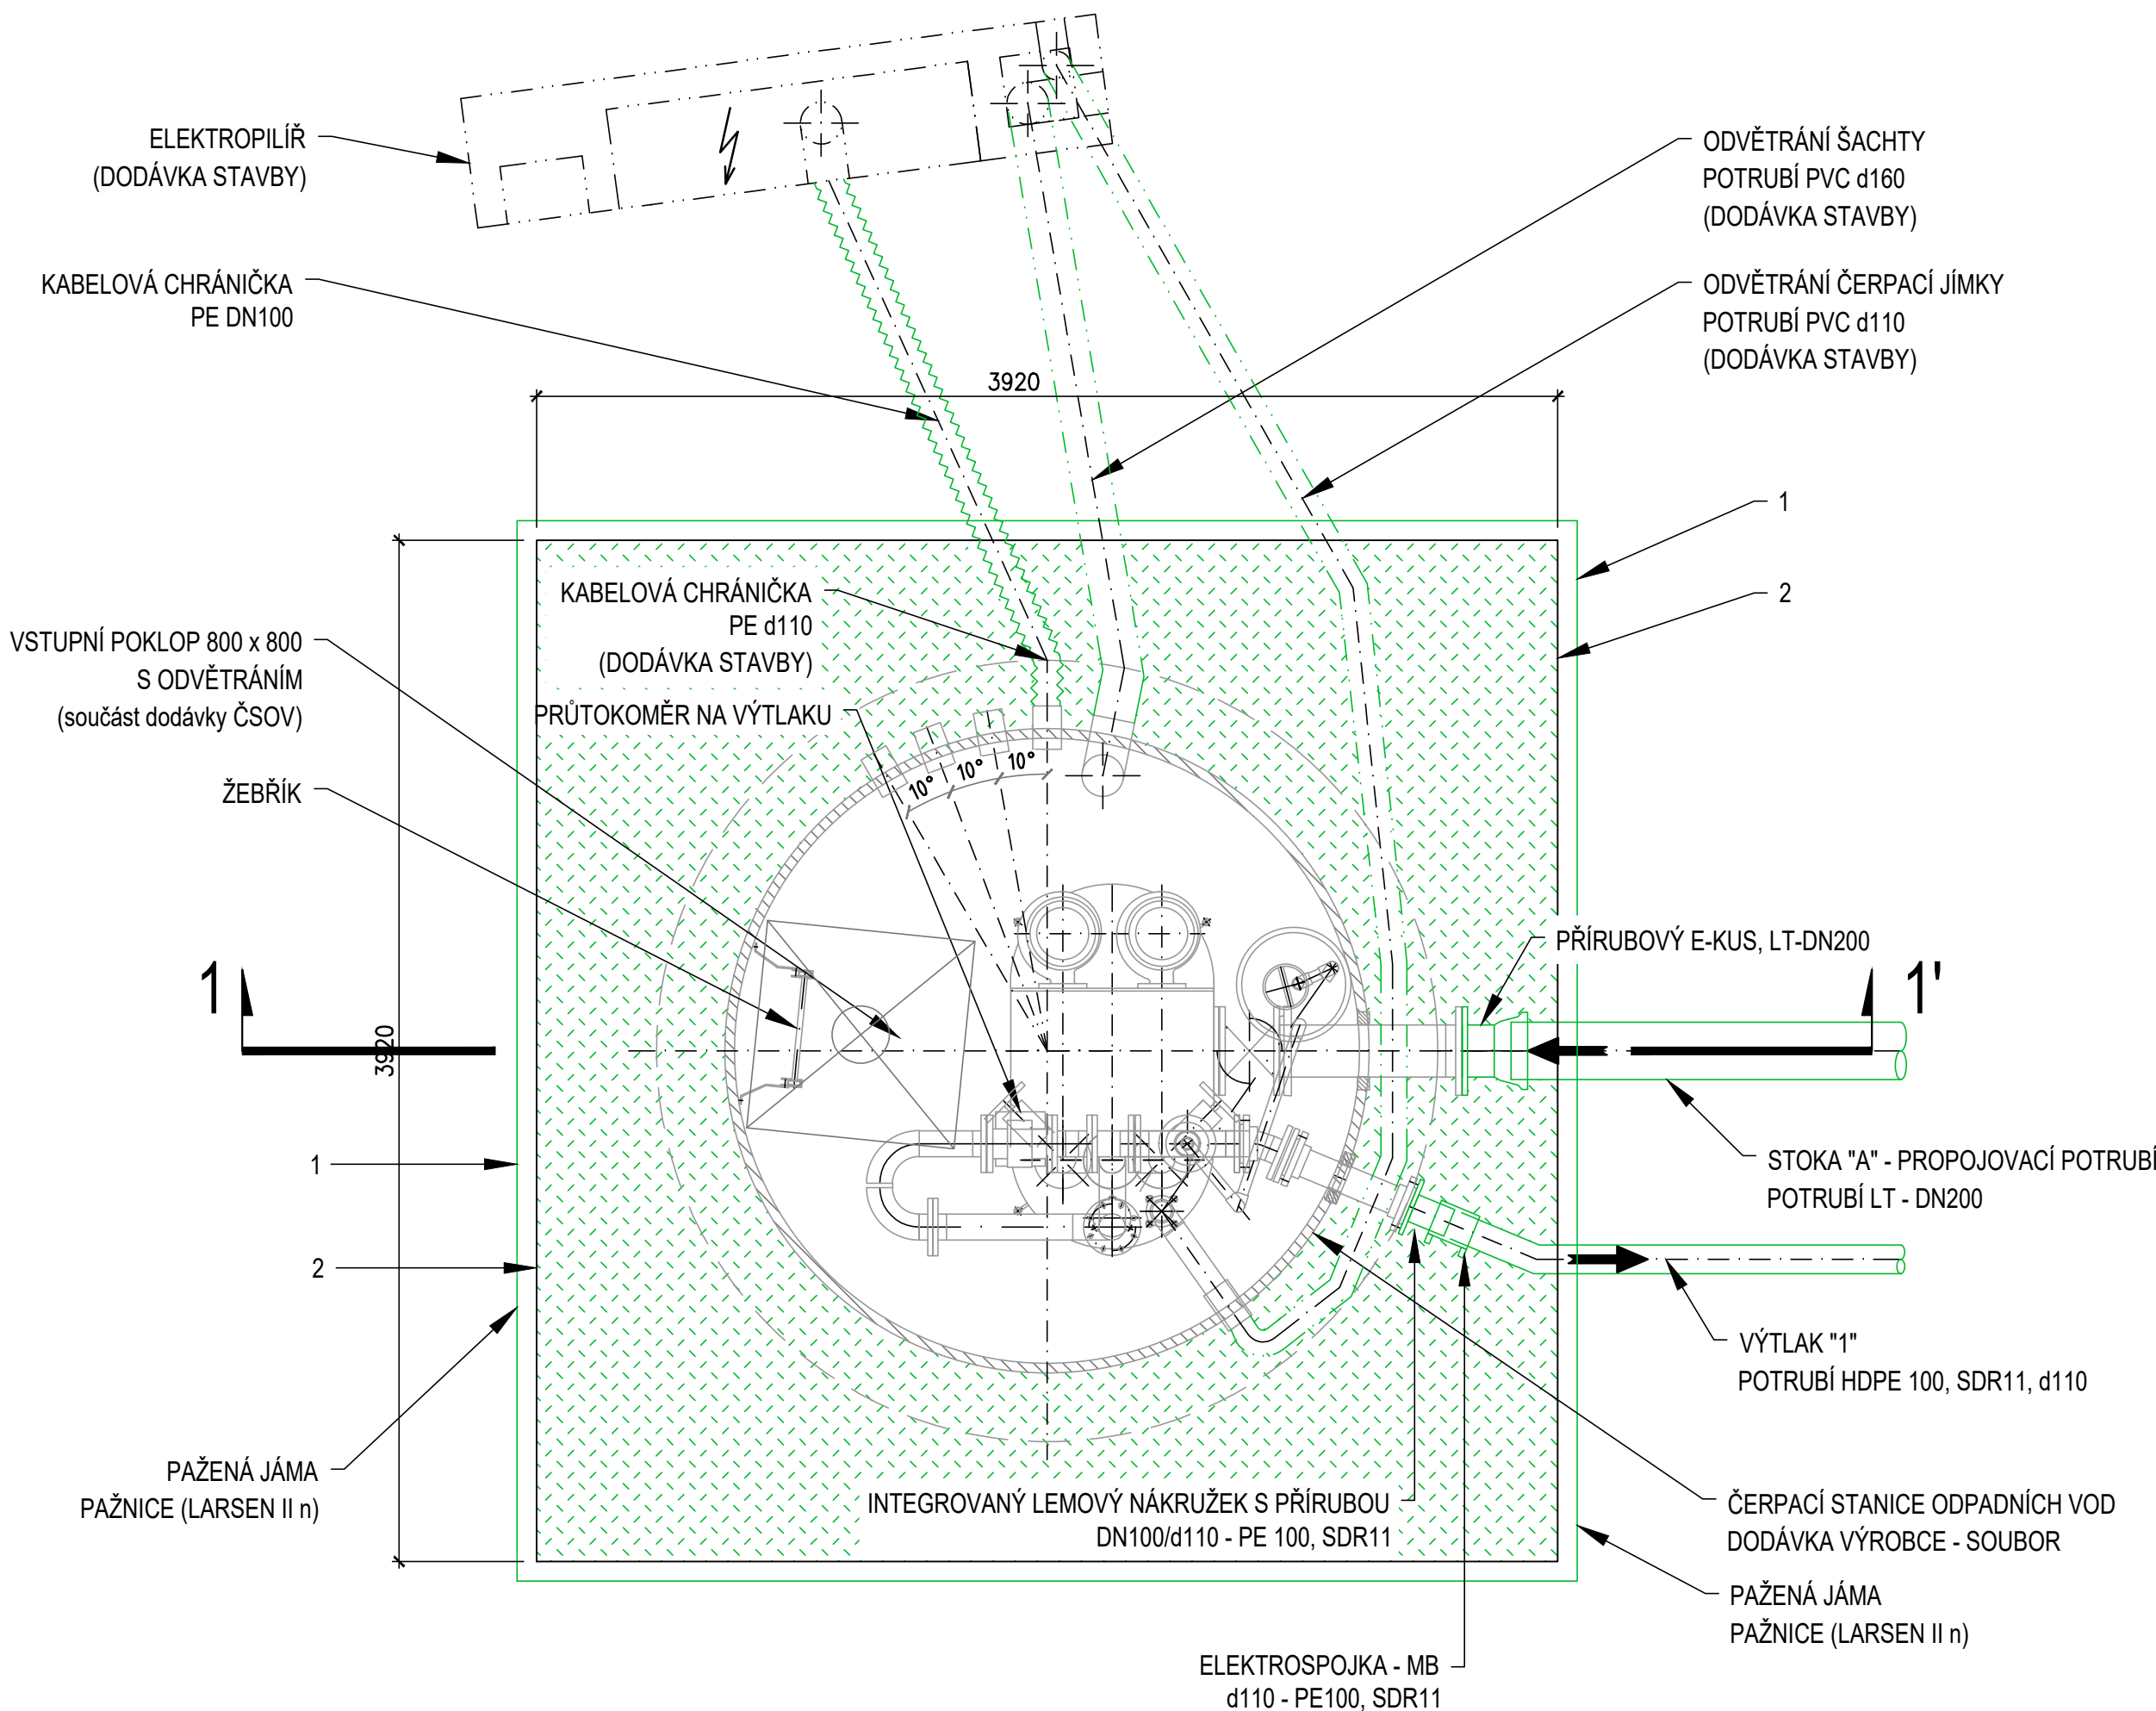

VRT Nk2

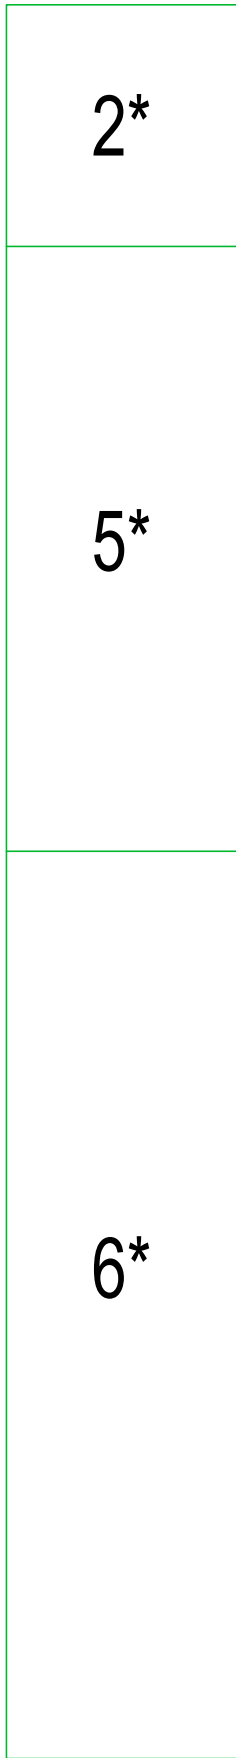

TABULKA PODLOŽÍ

OZN	PROFIL	ZATŘÍDĚNÍ ČSN 73 1001
1*	HLINITÁ NAVÁŽKA	NEZATŘÍDĚNO
2*	HUMÓZNÍ HLÍNY	NEZATŘÍDĚNO
3*	JÍLY TUHÉ KONZISTENCE	F 6, CI
4*	PÍŠČITÉ JÍLY	F 4, CS
5*	JÍLY PEVNÉ KONZISTENCE	F 8, CH
6*	ZVĚTRALÉ VÁPKNITÉ JÍLOVCE	R 5

TABULKA PAŽENÍ


OZN	PROFIL	DĚLKA (mm)	ks
1	PAŽNICE (LARSEN II n) – 157x436mm	7800	44
2	RÁM Z U ě.200 – 3,9x3,9m	3920	4

POZNÁMKA

PAŽNICE BUDOU ZABERANĚNY A PONECHÁNY JAKO ZTRACENÉ BEDNĚNÍ. BUDOU URČITNUTY cca 0,5m POD UPRAVENÝM TERÉNEM

LEGENDA

	ČSOV - DODÁVKA VÝROBCE - SOUBOR
	DODÁVKA STAVBY

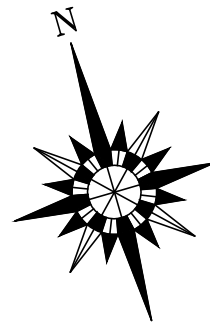

		VODOHOSPODÁŘSKÉ INŽENÝRSKÉ SLUŽBY a.s.	
Křížová 47, 150 39 PRAHA 5			
Vypracoval: Ing. M. Brada		Hlavní inž. projektu: Ing. M. Butor	
Projektant: Ing. M. Brada		Ved. atelieru: Ing. M. Butor	
SPLAŠKOVÁ KANALIZACE NĚMČICE D. DOKUMENTACE OBJEKTŮ SO 03 ČERPAČÍ STANICE ODPADNÍCH VOD 2		Datum: 6/2024	
		Stupeň: DSP/DPS	
Investor: Obec Němčice, Němčice 8, 294 42 Luštěnice		Formát: 6 A4	
		Zak. číslo: VIS 2/24-021	
ČSOV - VZOROVÝ PŮDORYS ŘEZ		Měřítko: 1:25	Číslo přílohy: D.3.1.2
TENTO VÝKRES A JEHO PŘÍLOHY JSOU NAŠIM DUŠEVNÍM VLASTNICTVÍM, NESMÍ BÝT BEZ NAŠEHO PŘEDCHOZÍHO PÍSEMNÉHO SOUHLASU KOPIJOVÁNY, ROZMNOŽOVÁNY ANI ZPŘÍSTUPNĚNY JINÝM OSOBÁM NEBO FIRMÁM			