



VODOHOSPODÁŘSKÉ INŽENÝRSKÉ SLUŽBY a.s.

Křížová 47, 150 39 PRAHA 5

Vypracoval:

Hlavní inž. projektu: Ing. M. Butor

Projektant:

Ved. atelieru: Ing. M. Butor

SPLAŠKOVÁ KANALIZACE NĚMČICE D. DOKUMENTACE OBJEKTŮ PS 02.2 ELEKTROTECHNOLOGICKÁ ČÁST ČSOV2

Datum: 6/2024

Stupeň: DSP/DPS

Formát: A4

Investor: Obec Němčice, 294 42 Luštěnice

Zak.číslo: VIS-2/24 - 021

TECHNOLOGICKÁ A STAVEBNÍ ELEKTROINSTALACE

Měřítko:

—

Číslo přílohy:

D.3.5.3

TENTO VÝKRES A JEHO PŘÍLOHY JSOU NAŠÍM DUŠEVNÍM VLASTNICTVÍM, NESMÍ BÝT BEZ NAŠEHO PŘEDCHOZÍHO PÍSEMNÉHO SOUHLASU KOPIROVÁNY, ROZMNOŽOVÁNY ANI ZPŘÍSTUPNĚNY JINÝM OSOBÁM NEBO FIRMÁM

Ing. Jan Nedvěd

Projektování, montáž, opravy, výroba
a revize elektrických zařízení
Bavoryně 55, 267 51 Zdice
IČ: 02262959, DIČ: CZ8307170608
mob.: +420 736 404 243
e-mail: nedved.jan@gmail.com


Kreslil:

ING. JAN PERGL


Odp. projektant

ING. JAN NEDVĚD

SVISLÝ ŘEZ 1 - 1'

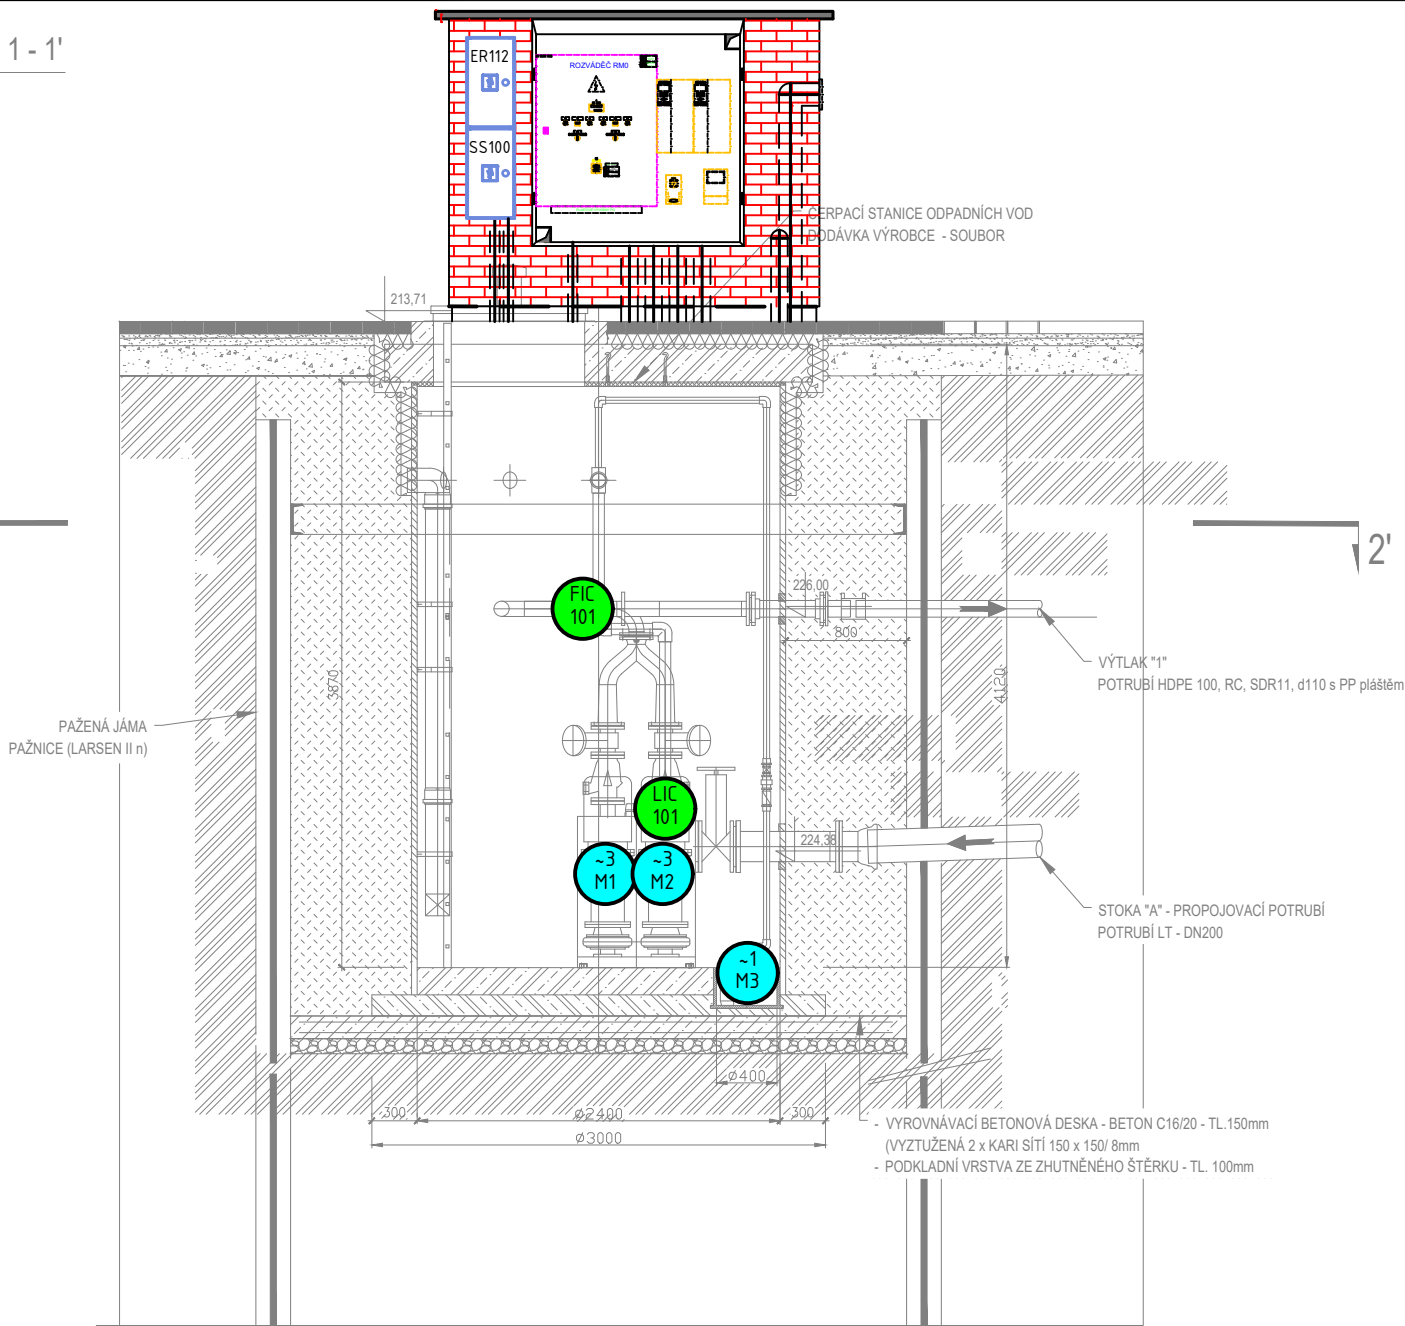

PŮDORYSNÝ ŘEZ 2 - 2'

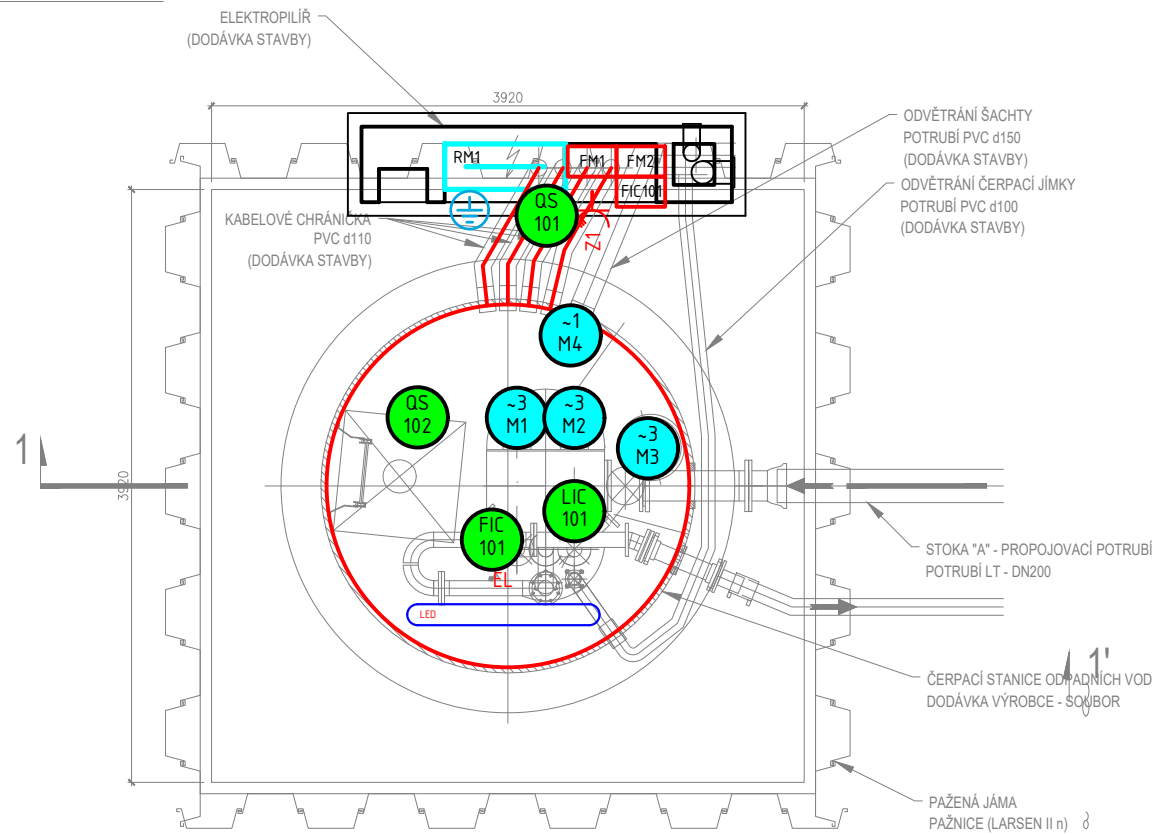

POZNÁMKA

PAŽNICE BUDOU ZABERANĚNY A PONECHÁNY JAKO ZTRACENÉ BEDNĚNÍ.
BUDOU URČENY cca 0,5m POD UPRAVENÝM TERÉNEM

LEGENDA

- SNÍMAČ, MĚŘICÍ ZAŘÍZENÍ
 POHON
 ROZVÁDĚČ
 KOMBINOVANÁ ZÁSUVKA 400/230V
 VYPÍNAČ JEDNOPÓLOVÝ, ŘAZ. 1
 ZÁŘÍVKOVÉ LED SVÍTIDLO 55W, 230V, IP65
 KABELOVÁ TRASA
- ER - elektroměrový rozváděč
RM0 - rozváděč elektrotechnologie
M1, M2 - Čerpadlo 15 kW, 400V
M3 - Kalové čerpadlo 0,21 kW, 230V
M4 - Ventilátor 29 W, 230V
FIC101 - Indukční průtokoměr, oddělené provedení, 230V - průtok Němčice ČSOV2
LIC101- Vestavná tlaková sonda - výška hladiny v Němčice ČSOV2
QS101 - Koncový spínač s pružinou - vstup pilíř Němčice ČSOV2
QS102 - Koncový spínač s pružinou - vstup šachta Němčice ČSOV2

ULOŽENÍ KABELŮ

- V PVC TRUBCE
 VE VKLÁDACÍ LIŠTĚ
 V PLECHOVÉM ŽLABU
 V DRÁTĚNÉM ŽLABU
 V ZEMI

Ing. Jan Nedvěd

Projektování, montáž, opravy, výroba
a revize elektrických zařízení
Bavoryně 55, 267 51 Zdice
IČ: 02262959, DIČ: CZ8307170608
mob.: +420 736 404 243
e-mail: nedved.jan@gmail.com

Kreslil:

ING. JAN PERGL

Odp. projektant

ING. JAN NEDVĚD



VODOHOSPODÁŘSKÉ INŽENÝRSKÉ SLUŽBY a.s.

Křížová 47, 150 39 PRAHA 5

Vypracoval:

Hlavní inž. projektu: Ing. M. Butor

Projektant:

Ved. atelieru: Ing. M. Butor

SPLAŠKOVÁ KANALIZACE NĚMČICE
D. DOKUMENTACE OBJEKTŮ
PS 02.2 ELEKTROTECHNOLOGICKÁ ČÁST ČSOV2

Investor: Obec Němčice, 294 42 Luštěnice

TECHNOLOGICKÁ A STAVEBNÍ ELEKTROINSTALACE

TENTO VÝKRES A JEHO PŘÍLOHY JSOU NAŠIM DUŠEVNÍM VLASTNICTVÍM, NESMÍ BÝT BEZ NAŠEHO PŘEDCHOZÍHO PÍSEMNÉHO SOUHLASU KOPÍROVÁNY, ROZMNOŽOVÁNY ANI ZPŘÍSTUPNĚNY JINÝM OSOBÁM NEBO FIRMÁM

Datum: 6/2024

Stupeň: DSP/DPS

Formát: 2 A4

Zak.číslo: VIS-2/24 - 021

Měřítko:

1:50

Číslo přílohy:

D.3.5.3

A3 2A4 297x420