


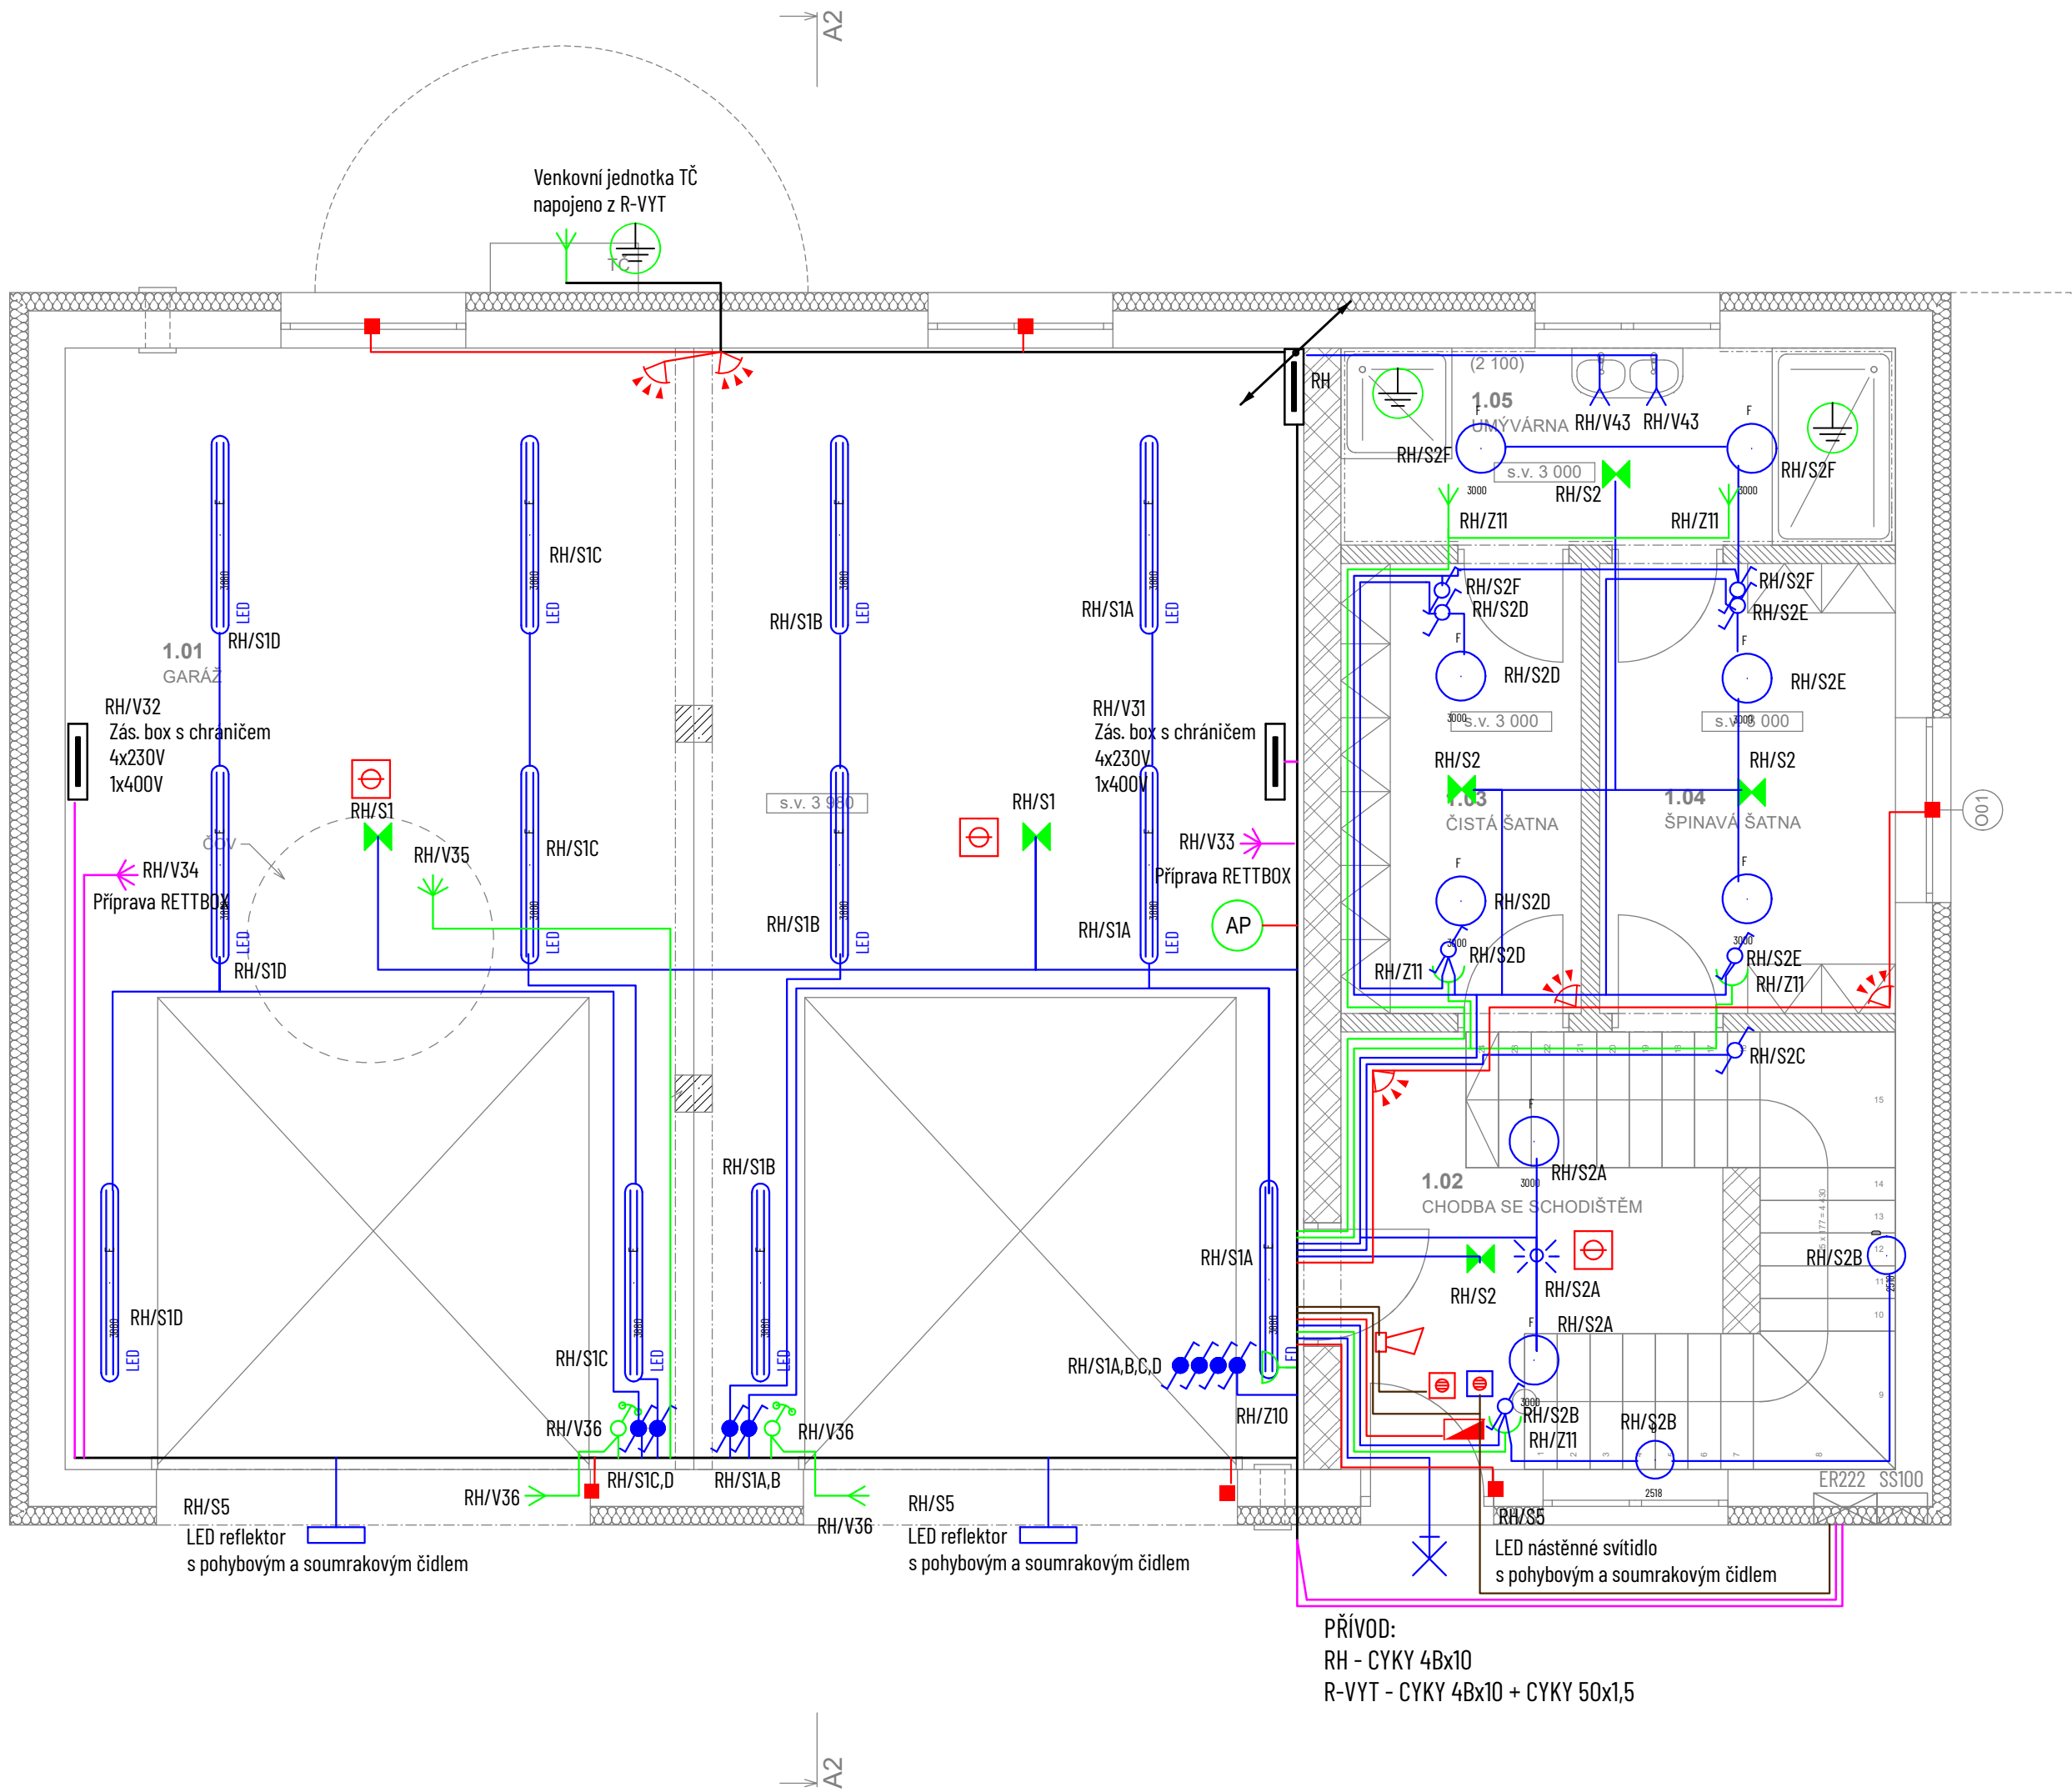

Č.	Název místnosti	Plocha (m2)
1.01	GARÁŽ	91,46
1.02	CHODBA SE SCHODIŠTĚM	16,13
1.03	ČISTÁ ŠATNA	7,12
1.04	ŠPINAVÁ ŠATNA	8,76
1.05	UMÝVÁRNA	7,20
		130,67 m²

Označení svítidla	Název	Příkon	Světelný tok
B	LED prachotěsné svítidlo, polyesterové tělo, opalový PC kryt, IK08	20,0 W	2700,0 lm
C	LED prachotěsné svítidlo, polyesterové tělo, opalový PC kryt, IK08	40,0 W	5500,0 lm
D	Přisazené LED svítidlo, IP65, opalový PMMA kryt, průměr 300mm	25,0 W	3000,0 lm
E	LED prachotěsné svítidlo, polyesterové tělo, opalový PC kryt, IK08	50,0 W	7500,0 lm
F	LED downlight, plechové tělo, mikropřizmatický kryt, IP54	26,0 W	3000,0 lm
H	Přisazené LED svítidlo, opalový PMMA kryt, průměr 480mm	42,0 W	5100,0 lm

LEGENDA	
	ZÁSUVKA
	ZÁSUVKA IP44
	2X JEDNOZÁSUVKA VE SPOLEČNÉM RÁMEČKU
	3X JEDNOZÁSUVKA VE SPOLEČNÉM RÁMEČKU
	ZÁSUVKA 400V - IP45
	ZÁSUVKA S PŘEPĚŤOVOU OCHRANOU
	TV ZÁSUVKA
	DATA ZÁSUVKA - 2xRJ45
	ROZVADĚČ
	OVLADAČ NA VRATA
	ČIDLO POHYBU
	ZÁSUVKA 400V - IP45
	ZÁSUVKA 400V - IP45
	ZÁSUVKA 400V - IP45
	ZÁSUVKA 400V - IP45
	OCHRANNÉ POSPOJENÍ
	NOUZOVÉ SVÍTIDLO
	OSCHRANNÉ POSPOJENÍ
	ÚSTŘEDNA EZS
	KLÁVESNICE EZS
	ČIDLO EZS
	MAGNET EZS
	SIRÉNA
	AUTONOMNÍ POŽÁRNÍ HLASIČ
	TLAČÍTKO POŽÁŘ
	TOTAL STOP
	TECHNOLOGICKÝ VÝVOD 400V
	VÝVOD 230V
	I/O TLAČÍTKO

Akce: Novostavba hasičské zbrojnice obec Stračov				Č.zak.: 25Z045
Investor: Obec Stračov, Stračov č.p.2, 503 14 Stračov	Proj. část:	SZ Projekt elektro s.r.o. IČ: 09681057 Jaurisova 515/4, Michle (Praha 4), 140 00 Praha		
Místo stavby: na p.p.č.79/2 v k.ú. Stračov	Vypracoval: Josef Zureček Zodp. proj.:	Karel Sommer		
Část PD: D.1.4.3 - Silnoproudá a slaboproudá instalace				D.1.4.3.06
VÝKRES: PŮDORYS 1.NP	Měřítko: 1:50	Stupeň PD: DSP	Datum: 04-2025	