




PŮDORYS POŽÁRNÍ OCHRANY
PP 1 M 1 : 50

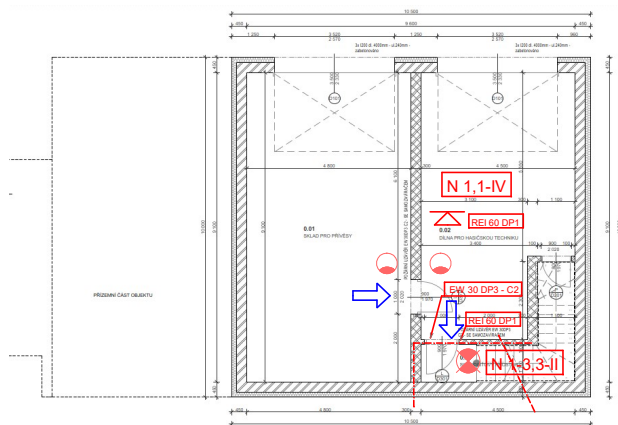

PŮDORYS POŽÁRNÍ OCHRANY
NP 1 M 1 : 50

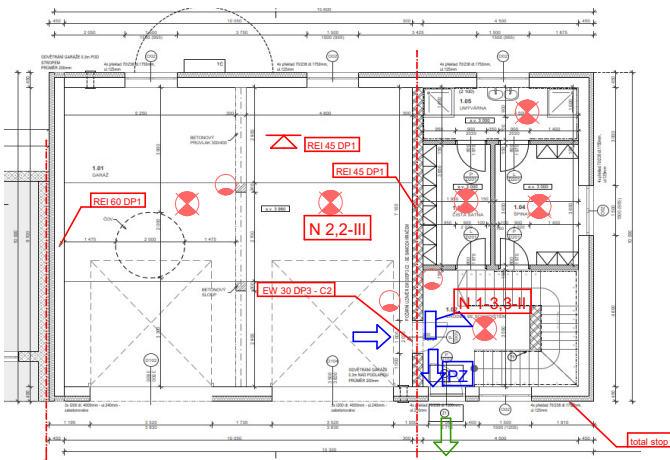

PŮDORYS POŽÁRNÍ OCHRANY
NP 2 M 1 : 50

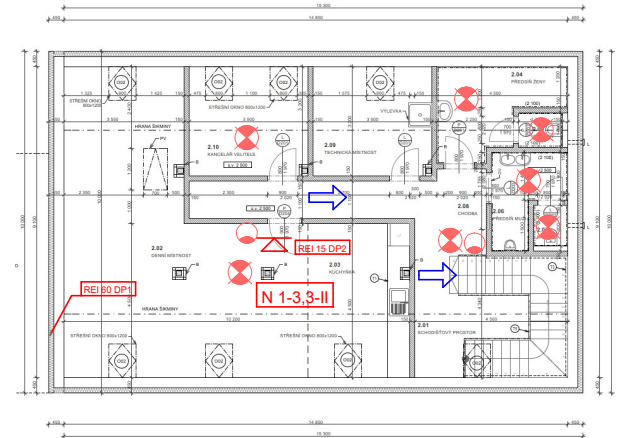

LEGENDA PO:

- HRANICE POŽÁRNÍCH ÚSEKŮ (POŽÁRNĚ DĚLÍCÍ KONSTRUKCE)
- OZNAČENÍ POŽÁRNÍCH ÚSEKŮ DLE ČSN 013495
- POŽÁRNÍ ODOLNOST,HOŘLAVOST STAV.KONSTRUKCÍ
- POŽÁRNÍ ODOLNOST,HOŘLAVOST STAV.STROPŮ,PODHLÉDU,NOSNÉ KONSTRUKCE STŘECHY
- SMĚRY ÚNIKŮ -SMĚR ÚNIKOVÉ CESTY OZNAČIT PODLE ČSN ISO 3864.(LUMINISCENČNÍ PIKTOGRAM BĚŽÍCÍ OSOBY SE SMĚROVKOU).
- NOUZOVÉ OSVĚTLENÍ ÚNIKOVÝCH CEST (POŽADOVANÁ DOBA PROVOZU 30 60 MINUT)
- VENKOVNÍ ÚNIKOVÉ DVEŘE OPATŘIT PANIKOVÝM ZÁMKEM (OKAMŽITÉ OTEVŘENÍ DVEŘÍ ZE VNITŘÍ)
- ZAŘÍZENÍ PRO AKUSTICKÝ SIGNÁL VYHLÁŠENÍ POPLACHU ELEKTRICKÉ ZAŘÍZENÍ S VLASTNÍM ZDROJEM NEZÁVISLÉ NA ELEKTROINSTALACI OBJEKTU,OVLÁDÁNÍ TLAČÍTKY
- VÝCHODY NA VOLNÉ PROSTRANSTVÍ
- RUČNÍ HASÍCÍ PŘÍSTROJ PŘENOSNÝ -SNĚHOVÝ
- RUČNÍ HASÍCÍ PŘÍSTROJ PŘENOSNÝ -PRAŠKOVÝ
- RUČNÍ HASÍCÍ PŘÍSTROJ PŘENOSNÝ -PĚNOVÝ
- NOVĚ STANOVENÉ POŽÁRNĚ NEBEZPEČNÉ PROSTORY

EZS

vypracoval		zodpovědný projektant		Ing. Milan Kulich	
		Ing. Kulich		projektční činnost	
				Jičínská 66, 507 11 Valdice	
Místo stavby		Stračov,p.č. 79/2 v k.ú. Stračov		tel. 604128789 , IČO : 18850421	
Investor		Obec Stračov			
Akce		NOVOSTAVBA HASIČSKÉ ZBRJOJNICE		Stupeň	Projekt k SP
				Datum	4/2025
				Zakázka č.	0325
Obsah		VÝKRESY POŽÁRNÍ OCHRANY		měřítko 1 : 50	