


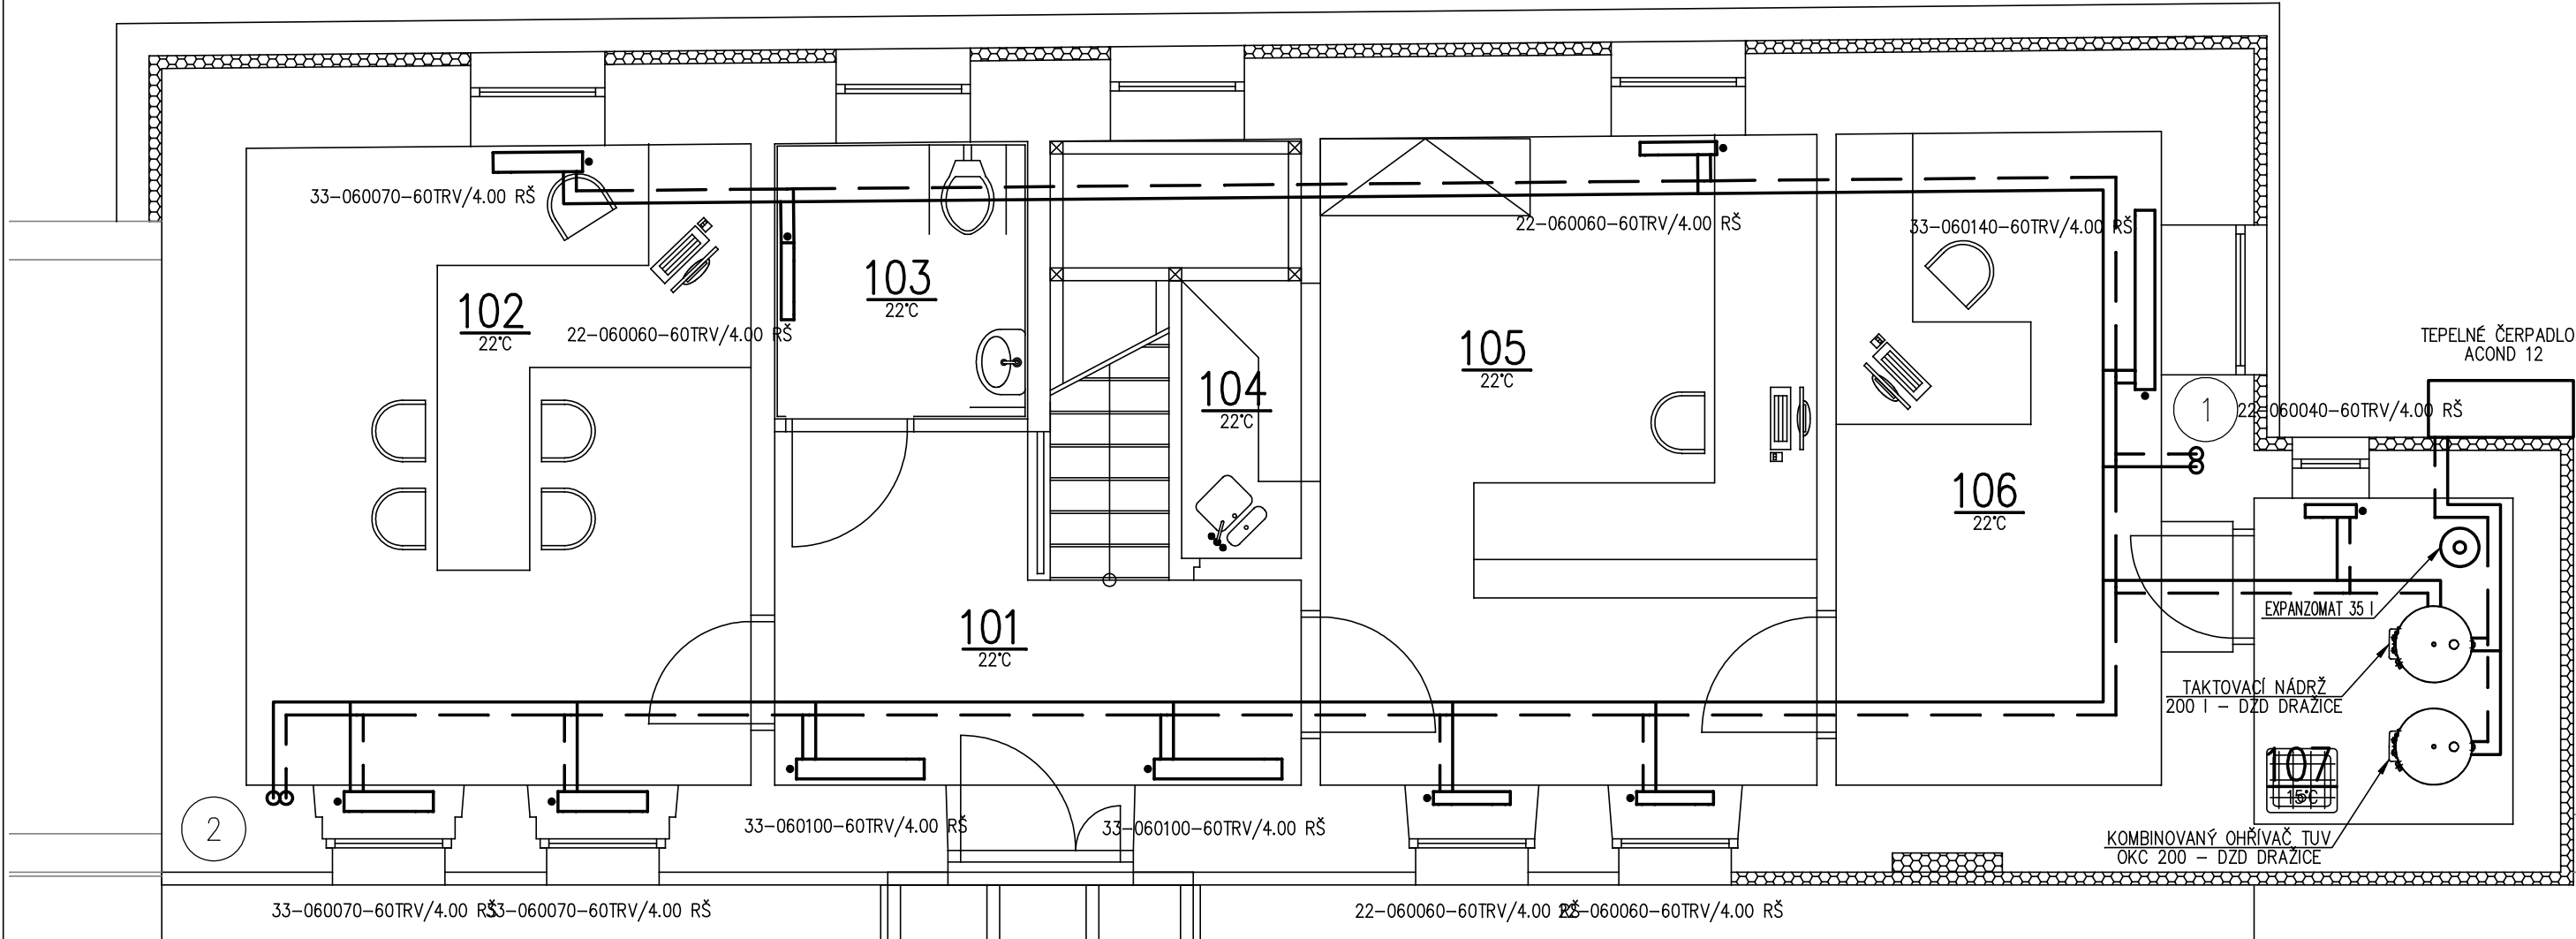

Legenda :

- ... přívodní potrubí 55°C
- ... vratné potrubí 35°C

Regulace provozu je zajištěna ekvitermním regulátorem. Potrubní rozvody od taktovacích nádrží tepelného čerpadla k jednotlivým tělesům jsou provedeny z měděných trubek a budou izolovány návleky MIRELON dle vyhlášky č. 193/2007 Sb. §6, odst. 9 (do DN 20 – 20 mm; DN 20 až DN 35 – 30 mm) Připojovací potrubí k tělesu bude převedeno z podlahy do zdi a těleso bude připojeno ze zdi pomocí rohové armatury. Desková tělesa KORADO VENTIL KOMPAKT budou instalována s termostatickou hlavicí HEIMEIER VD s výjimkou referenční místnosti, kde je umístěný prostorový termostat. Všechna tělesa mají osazeny odvzdušňovací a zaslepovací zátku.

NAVRŽENÁ OTOPNÁ TĚLESA :
desková RADIK VENTIL KOMPAKT výšky 600 mm a 900 mm

ARMATURY U TĚLES:
RADIK VK ... THV – termostatická hlavice HEIMEIER K, ventilová vložka
RŠA – rohové uzavírací šroubení HEIMEIER VEKOLUX N DN15

- 33VK/090050-6 OTOPNÉ TĚLESO RADIK
 - DÉLKA OTOPNÉHO TĚLESA V cm
 - VÝŠKA OTOPNÉHO TĚLESA V cm
 - SPODNÍ PŘIPOJENÍ + VESTAVĚNÁ PŘIPOJOVACÍ ARMATURA
 - TYP OTOPNÉHO TĚLESA
- VÝPOČTOVÁ VENKOVNÍ TEPLOTA $T_e = -15^{\circ}\text{C}$

Navrhl:	Schválil:	MICHAELA HRUBÁ	PROJEKTOVÁ A INŽENÝRSKÁ KANCELÁŘ,DUKELSKÁ 1586/3, BENEŠOV e-mail: pik.hruba@volny.cz IČ: 01620932, DIČ CZ8458112487
Michaela HRUBÁ	Ing Eva KRILOVÁ		
Investor:	Obec Ohrobec, V Dolích 5, 252 45 Ohrobec		Formát: 2*A4
Zakázka:	Přestavba objektu č.p.30 na obecní úřad - Ohrobec k.ú. Ohrobec		Datum: 04/2014
Část:	USTŘEDNÍ VYTÁPĚNÍ		Měřítko: 1:50
Obsah:	PŮDORYS PŘÍZEMÍ		Druh dok: SP
			Číslo zakázky: P-008/14-V
			Číslo výkresu:
			01-V