


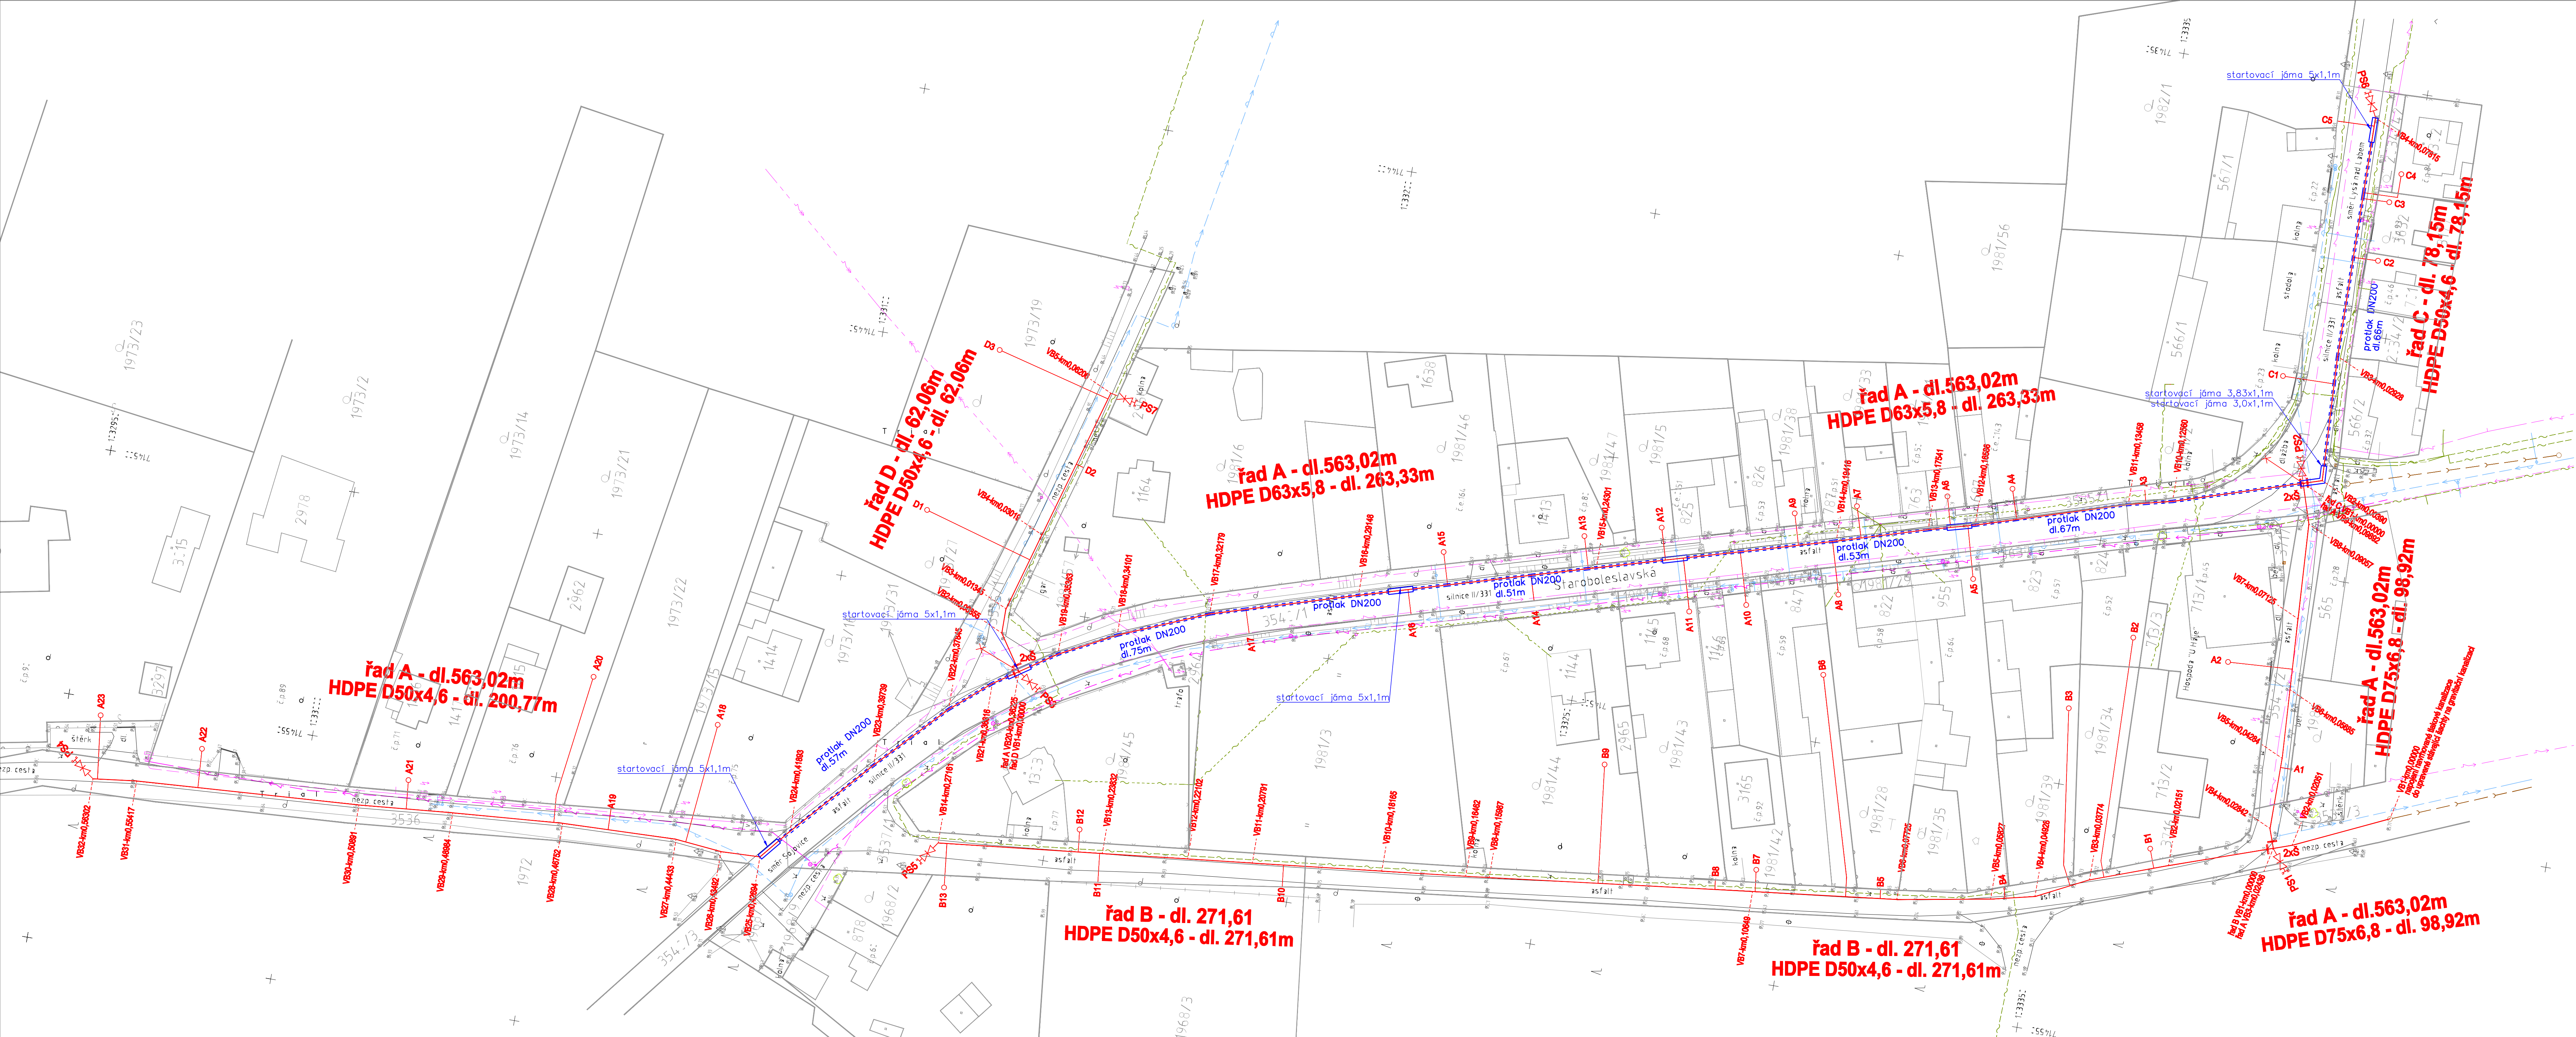

LEGENDA STÁVAJÍCÍCH OBJEKTŮ

- PRIS
- šoupě vodovodní
- hydrant podzemní
- šachta vodovodní
- vpuště kanalizační
- sčoup dřevěný
- lampa
- označnick-tyč
- dopravní značka
- strom
- plot dřátěný
- plot dřevěný
- plot zděný
- sčlovací kabely nadzemní
- sčlovací kabely podzemní
- gravitační kanalizace stávající
- vodovod stávající
- elektro kabely podzemní
- vedení VN vzduchem

LEGENDA NAVRHOVANÝCH OBJEKTŮ

- domovní čerpadlo
- šoupě
- tlaková kanalizace
- podružný řad
- změna dimenze potrubí
- proplachovací souprava
- tlaková kanalizace
- hlavní řad
- šoupě na kanalizaci
- chránička na potrubí
- kontrolní vrt

Investor: Město Lysá nad Labem Husovo nám. 23, 289 22 Lysá n/L	Odpovědný projektant: Ing. Lucie Burdová	Stupeň: změna DPS	Datum: 03/2018
Název díla: KANALIZACE DVORCE			
Název části díla: KANALIZACE			D.2
Název přílohy: SITUACE	002	Měřítko: 1:500	