


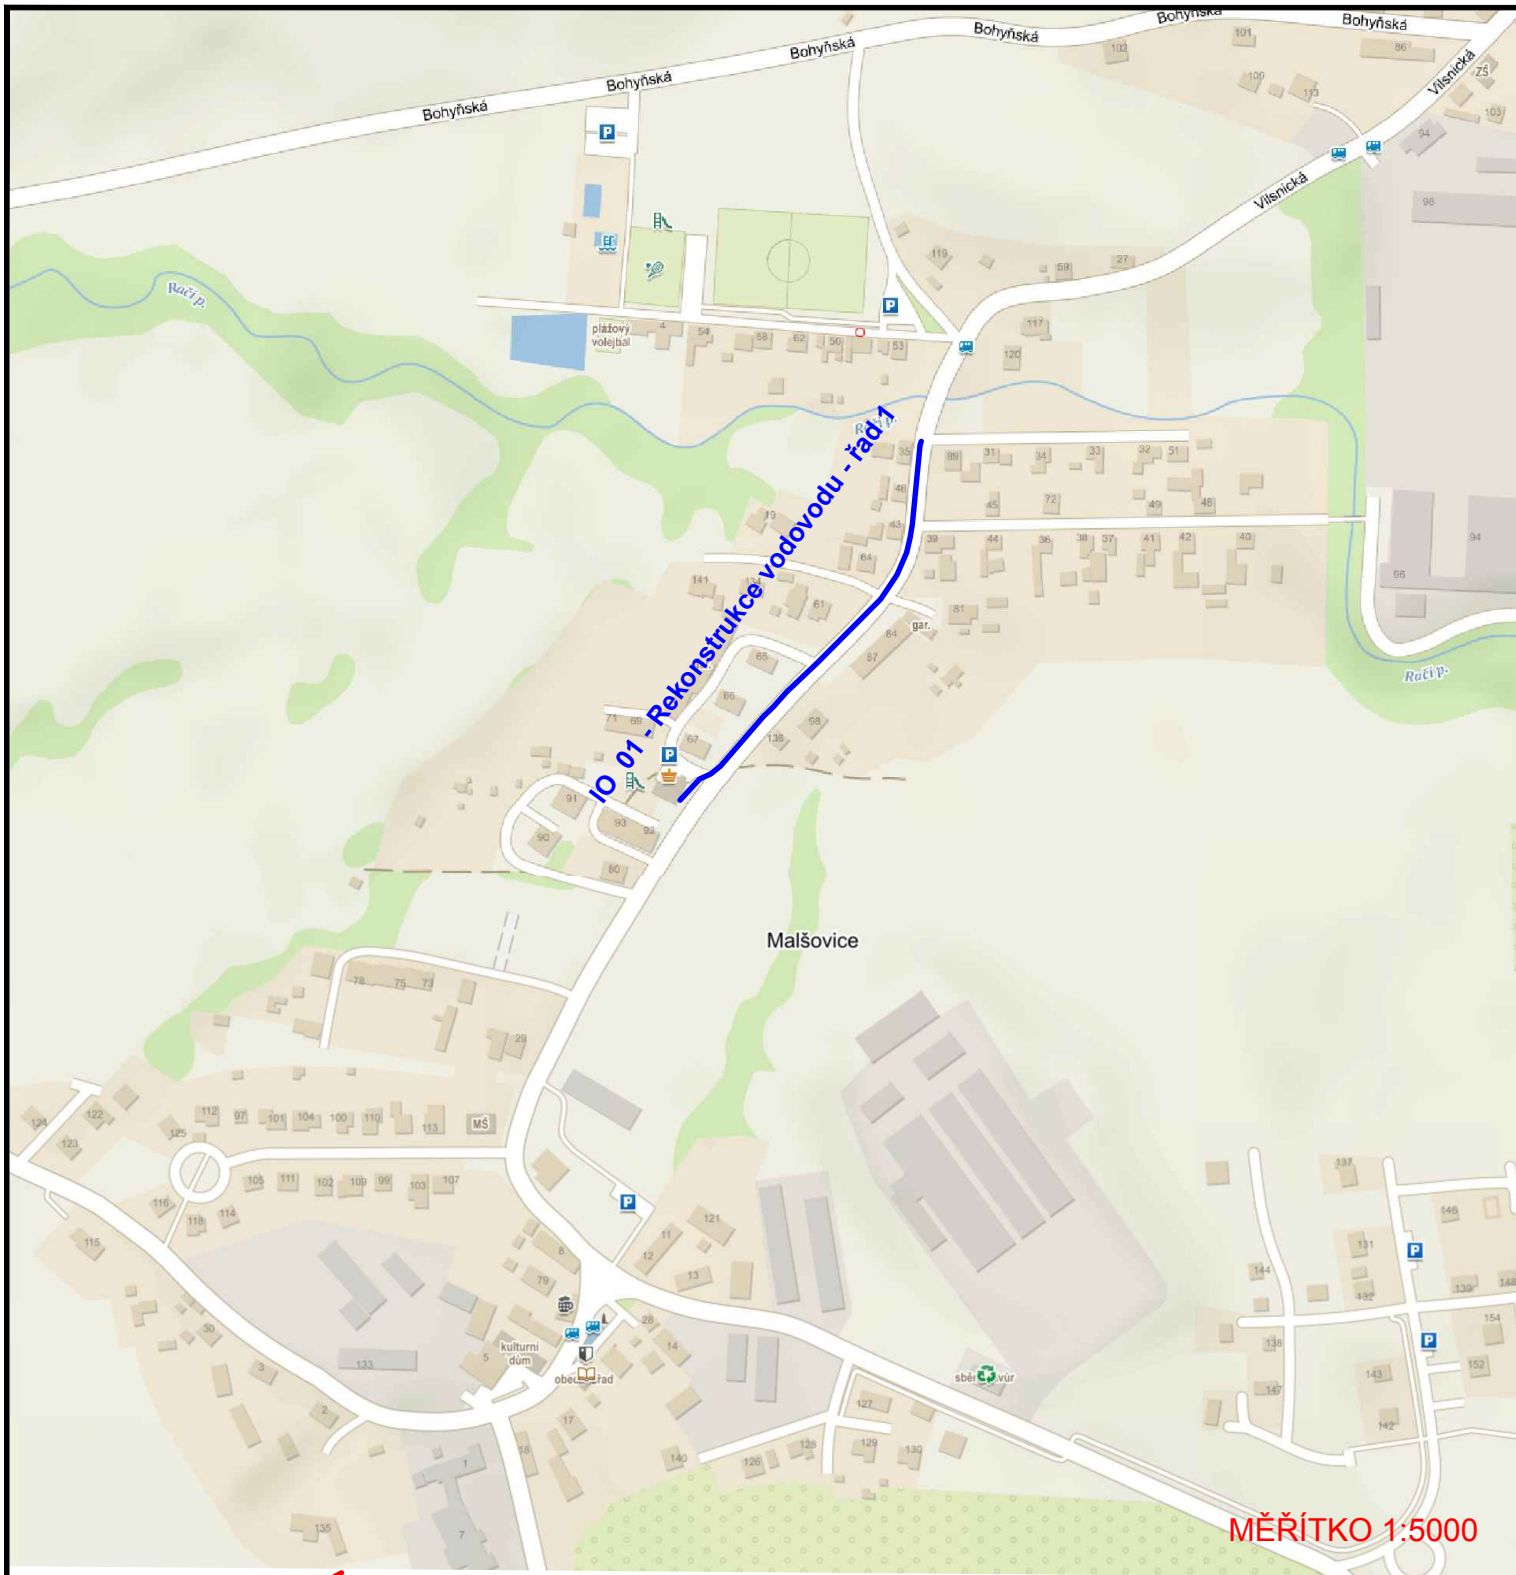


LEGENDA NOVÉ IS

REKONSTRUKCE VODOVODU

Předmětem dokumentace je rekonstrukce vodovodu v komunikaci III/25380 v Malšovicích. Rekonstrukce vodovodu bude prováděna v asfaltové komunikaci a v travnatých plochách. Při rekonstrukci bude prováděno přepojení vodovodních přípojek.

Kapacity: IO

IO 01 - Rekonstrukce vodovodu - řad 1, délky 288,25 m, PE-HD100 RC+ 9010 d90/5,4mm SDR17 DN80

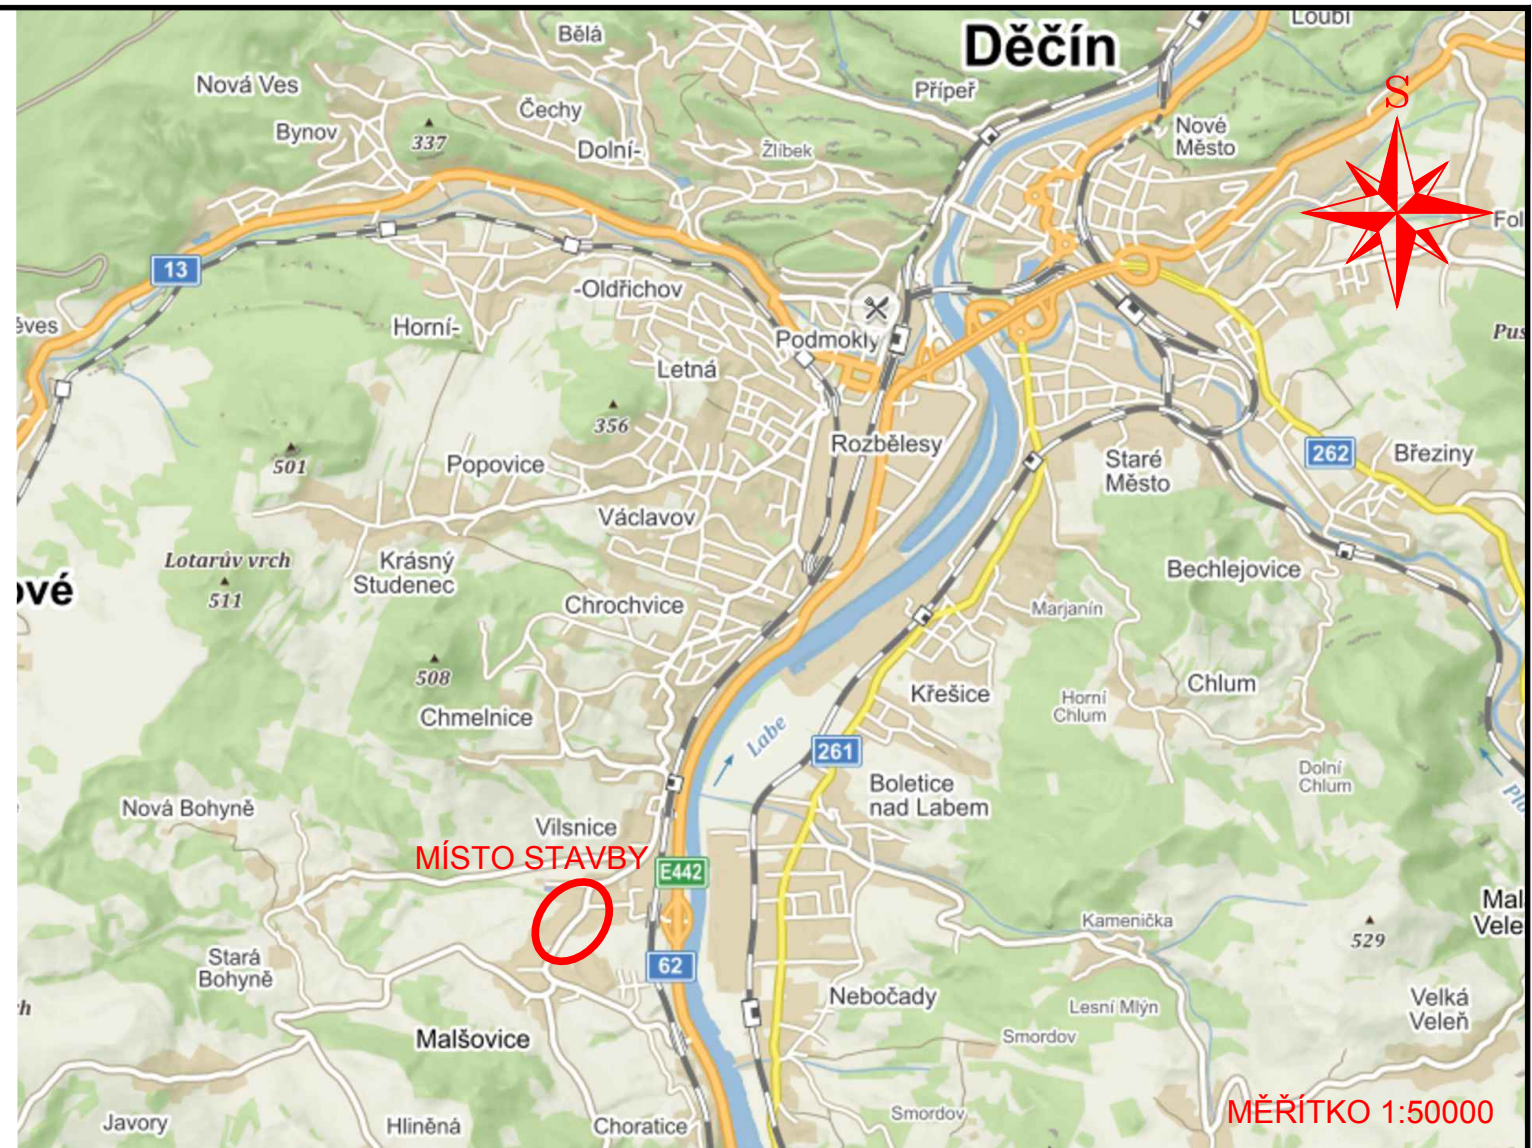

SOUŘADNICOVÝ SYSTÉM JTSK
VÝŠKOVÝ SYSTÉM BALT P.V.

B-PROJEKTY Teplice s.r.o. BPT KOLLÁROVA 1879/11 415 36 TEPLICE tel. 417559111 http://www.bpt.cz e-mail: info@bpt.cz	ZAK.Č.: 5454
	ARCH.Č.: VO-5-11013

SEVK SEVEROČESKÉ VODOVODY A KANALIZACE AKCIOVÁ SPOLEČNOST	ÚTVAR PROJEKCE SLADOVNICKÁ 1082 463 11 LIBEREC – VRATISLAVICE

VYPRACOVAL: ING. DRVOTA	ZODPOVĚDNÝ PROJEKTANT: ING. DRVOTA	HLAVNÍ INŽENÝR PROJEKTU: ING. PROCHÁZKA	MANAŽER ÚTVARU: ING. FRIDRICH	TECHNICKÁ KONTROLA: ING. PROCHÁZKA
INVESTOR: SVS a.s.		KRAJ: ÚSTECKÝ	FORMÁT:	2 x A4
PŘÍLOHA: C. SITUACE STAVBY SITUACE ŠIRŠÍCH VZTAHŮ			DATUM:	10/2019
			STUPEŇ:	DPS
			ČÍSLO ZAKÁZKY:	11250/4
AKCE: DC 037 014 MALŠOVICE, OD Č.P. 82 – Č.P. 35 REKONSTRUKCE VODOVODU		MĚŘÍTKO: 1: 50000/1: 5000	ČÍSLO VÝKRESU: C.1	ČÍSLO PARÉ: