


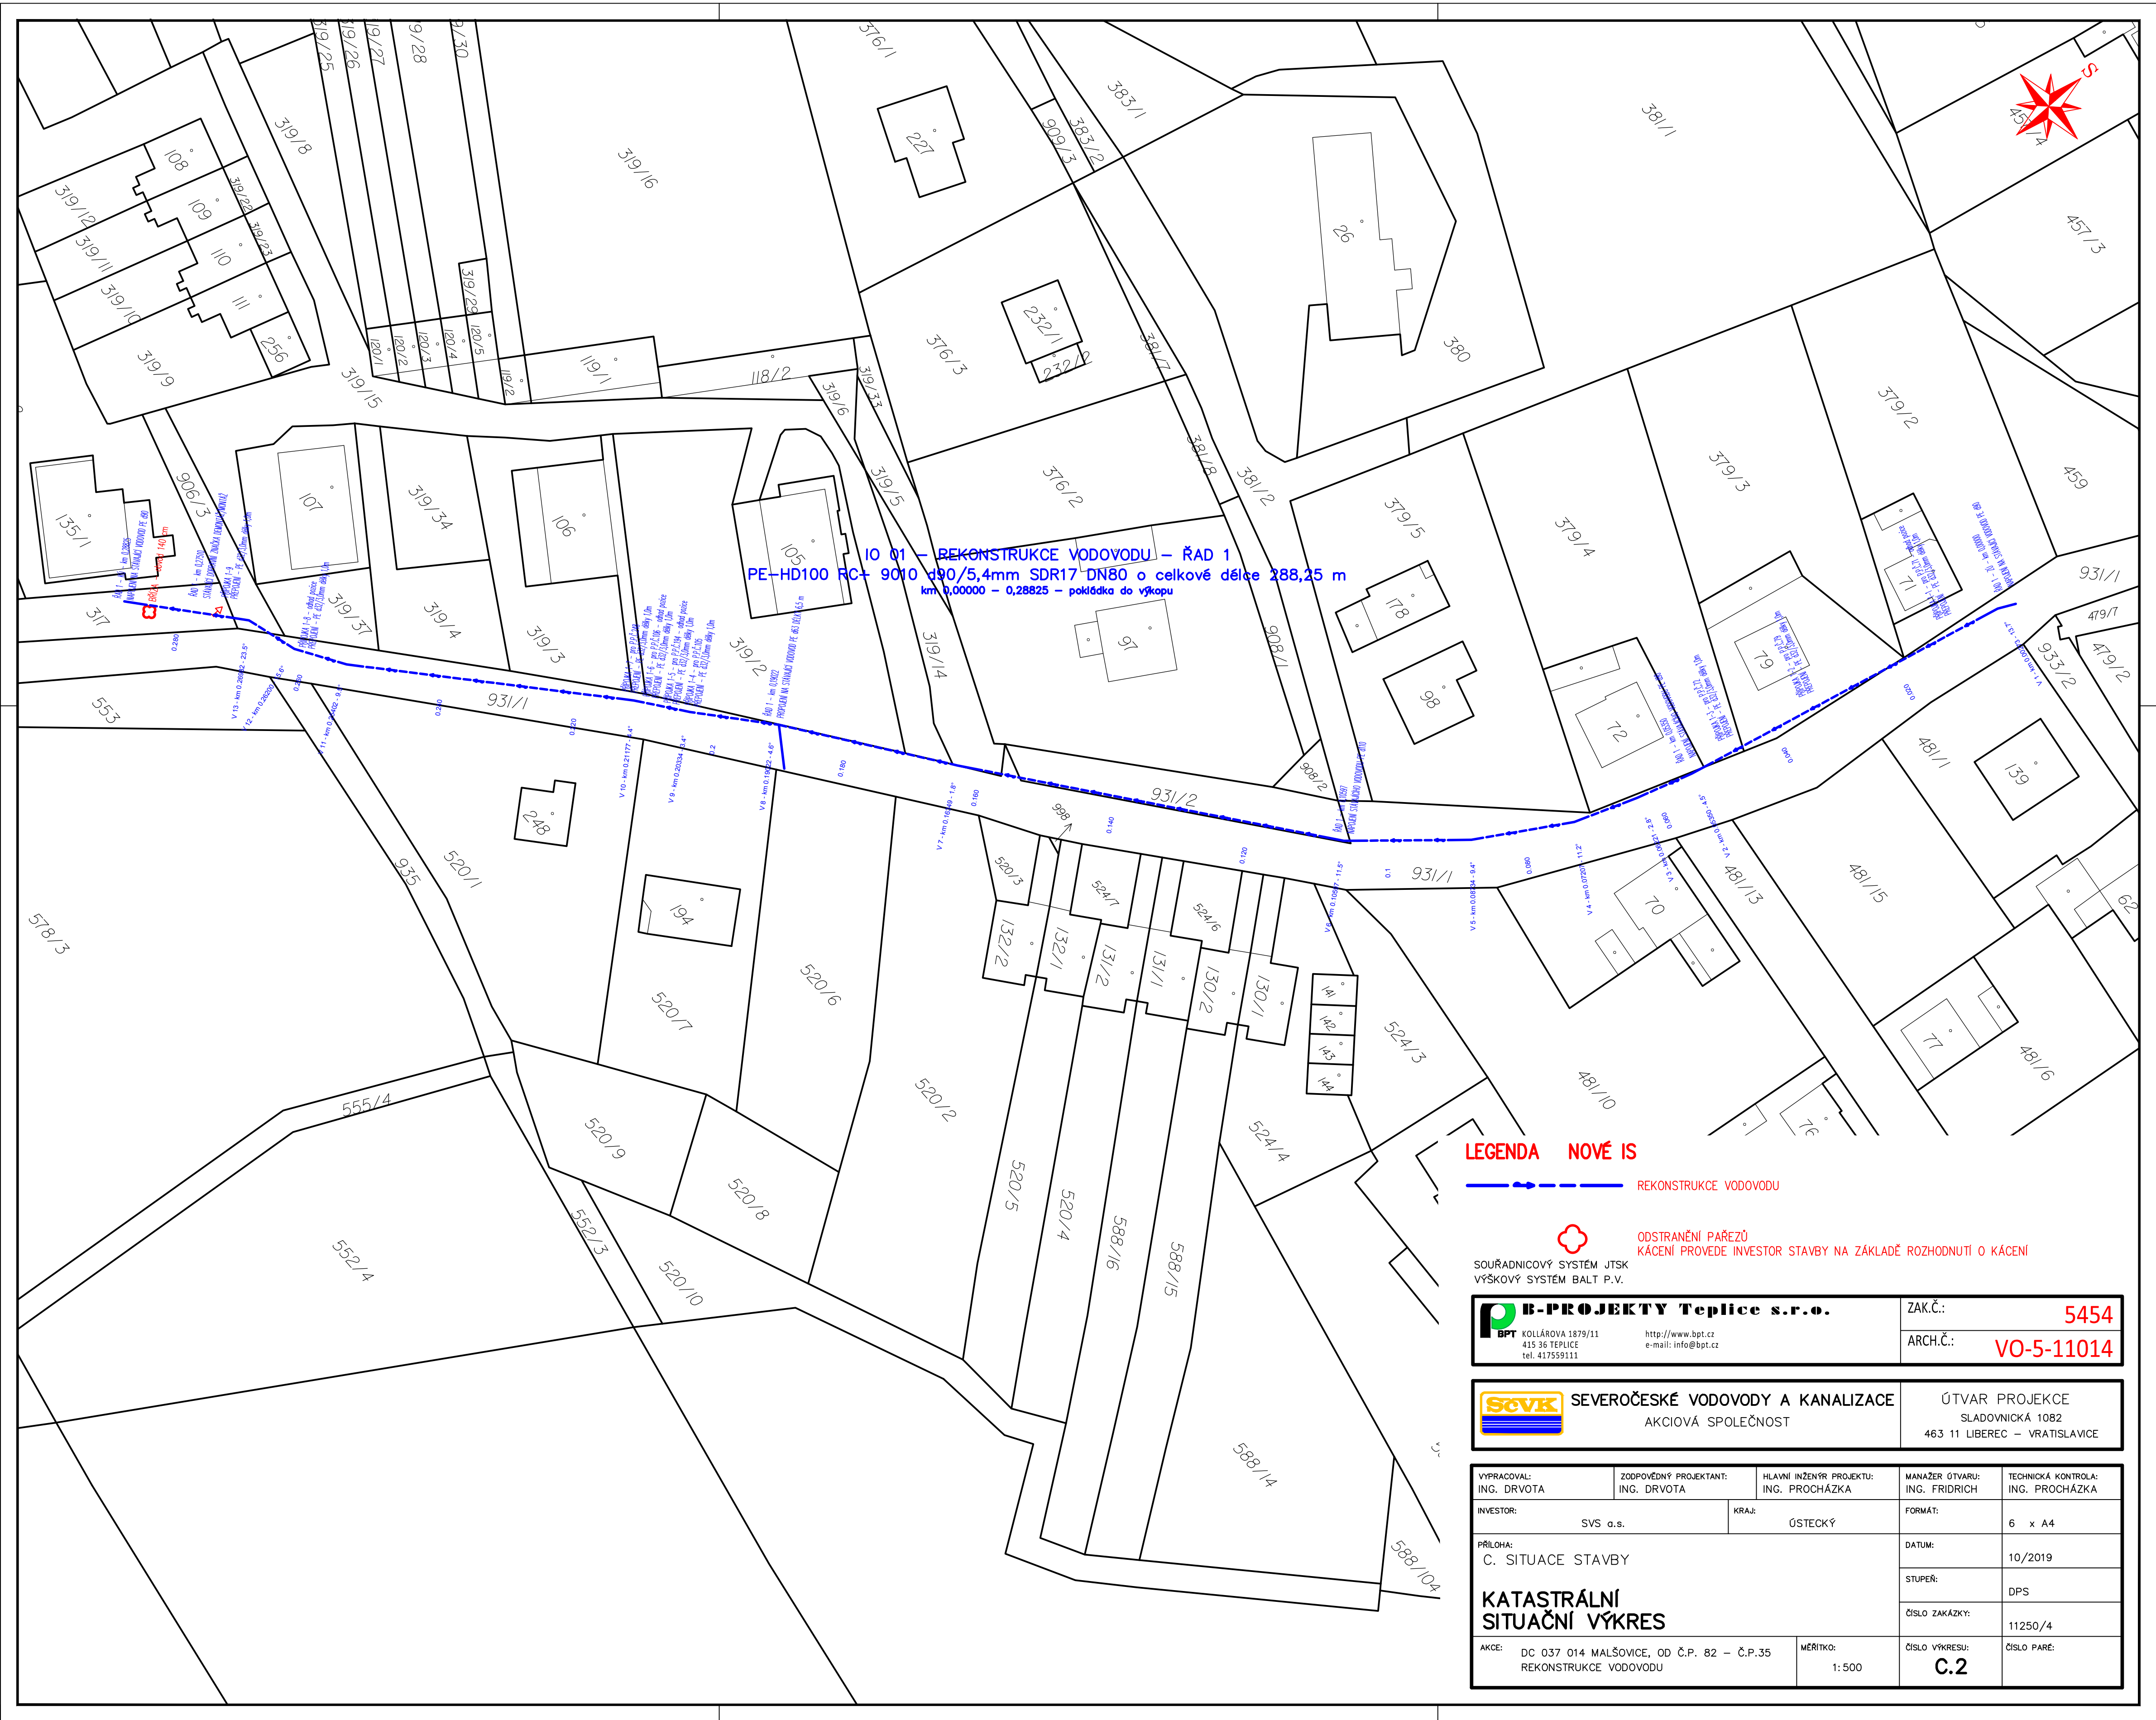

LEGENDA NOVE IS
REKONSTRUKCE VODOVODU

ODSTRANĚNÍ PÁŘEZŮ
KÁCENÍ PROVEDE INVESTOR STAVBY NA ZÁKLADĚ ROZHODNUTÍ O KÁCENÍ

**B-PROJEKTY Teplice s.r.o.**
BPT KOLÁŘOVA 1879/31
415 36 TEPLICE
tel: 417593131

http://www.bpt.cz
e-mail: info@bpt.cz

ZAK.Č.:
5454

ARCH.Č.:
VO-5-11014

**SEVEROČESKÉ VODOVODY A KANALIZACE**
AKČIOVÁ SPOLEČNOST

ÚTVAR PROJEKCE
SLADOVNICKÁ 1082
463 11 LIBEREC – VRATISLAVICE

VYPRACOVAL: ING. DRVOTA	ZODPOVĚDNÝ PROJEKTANT: ING. DRVOTA	HLAVNÍ INŽENÝR PROJEKTU: ING. PROCHÁZKA	MANAŽER ÚTVARU: ING. FRIDRICH	TECHNICKÁ KONTROLA: ING. PROCHÁZKA
INVESTOR: SVS d.s.	KRAJ: ÚSTECKÝ	FORMÁT: 6 x A4	DATUM: 10/2019	STUPEŇ: DPS
PŘÍLOHA: C. SITUACE STAVBY		ČÍSLO ZAKÁZKY: 11250/4	ČÍSLO VÝKRESU: C.2	ČÍSLO PÁŘE:
AKCE: DC 037 014 MALŠOVICE, OD Č.P. B2 – Č.P.35 REKONSTRUKCE VODOVODU		MĚŘÍTKO: 1:500		