
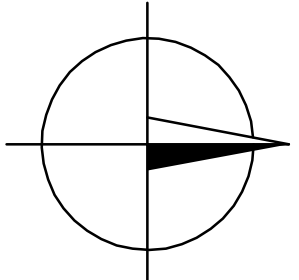


SO 301 – ÚPRAVA DEŠŤOVÉ KANALIZACE
PP ŠN 16 DN 300, DL. 37,05 m

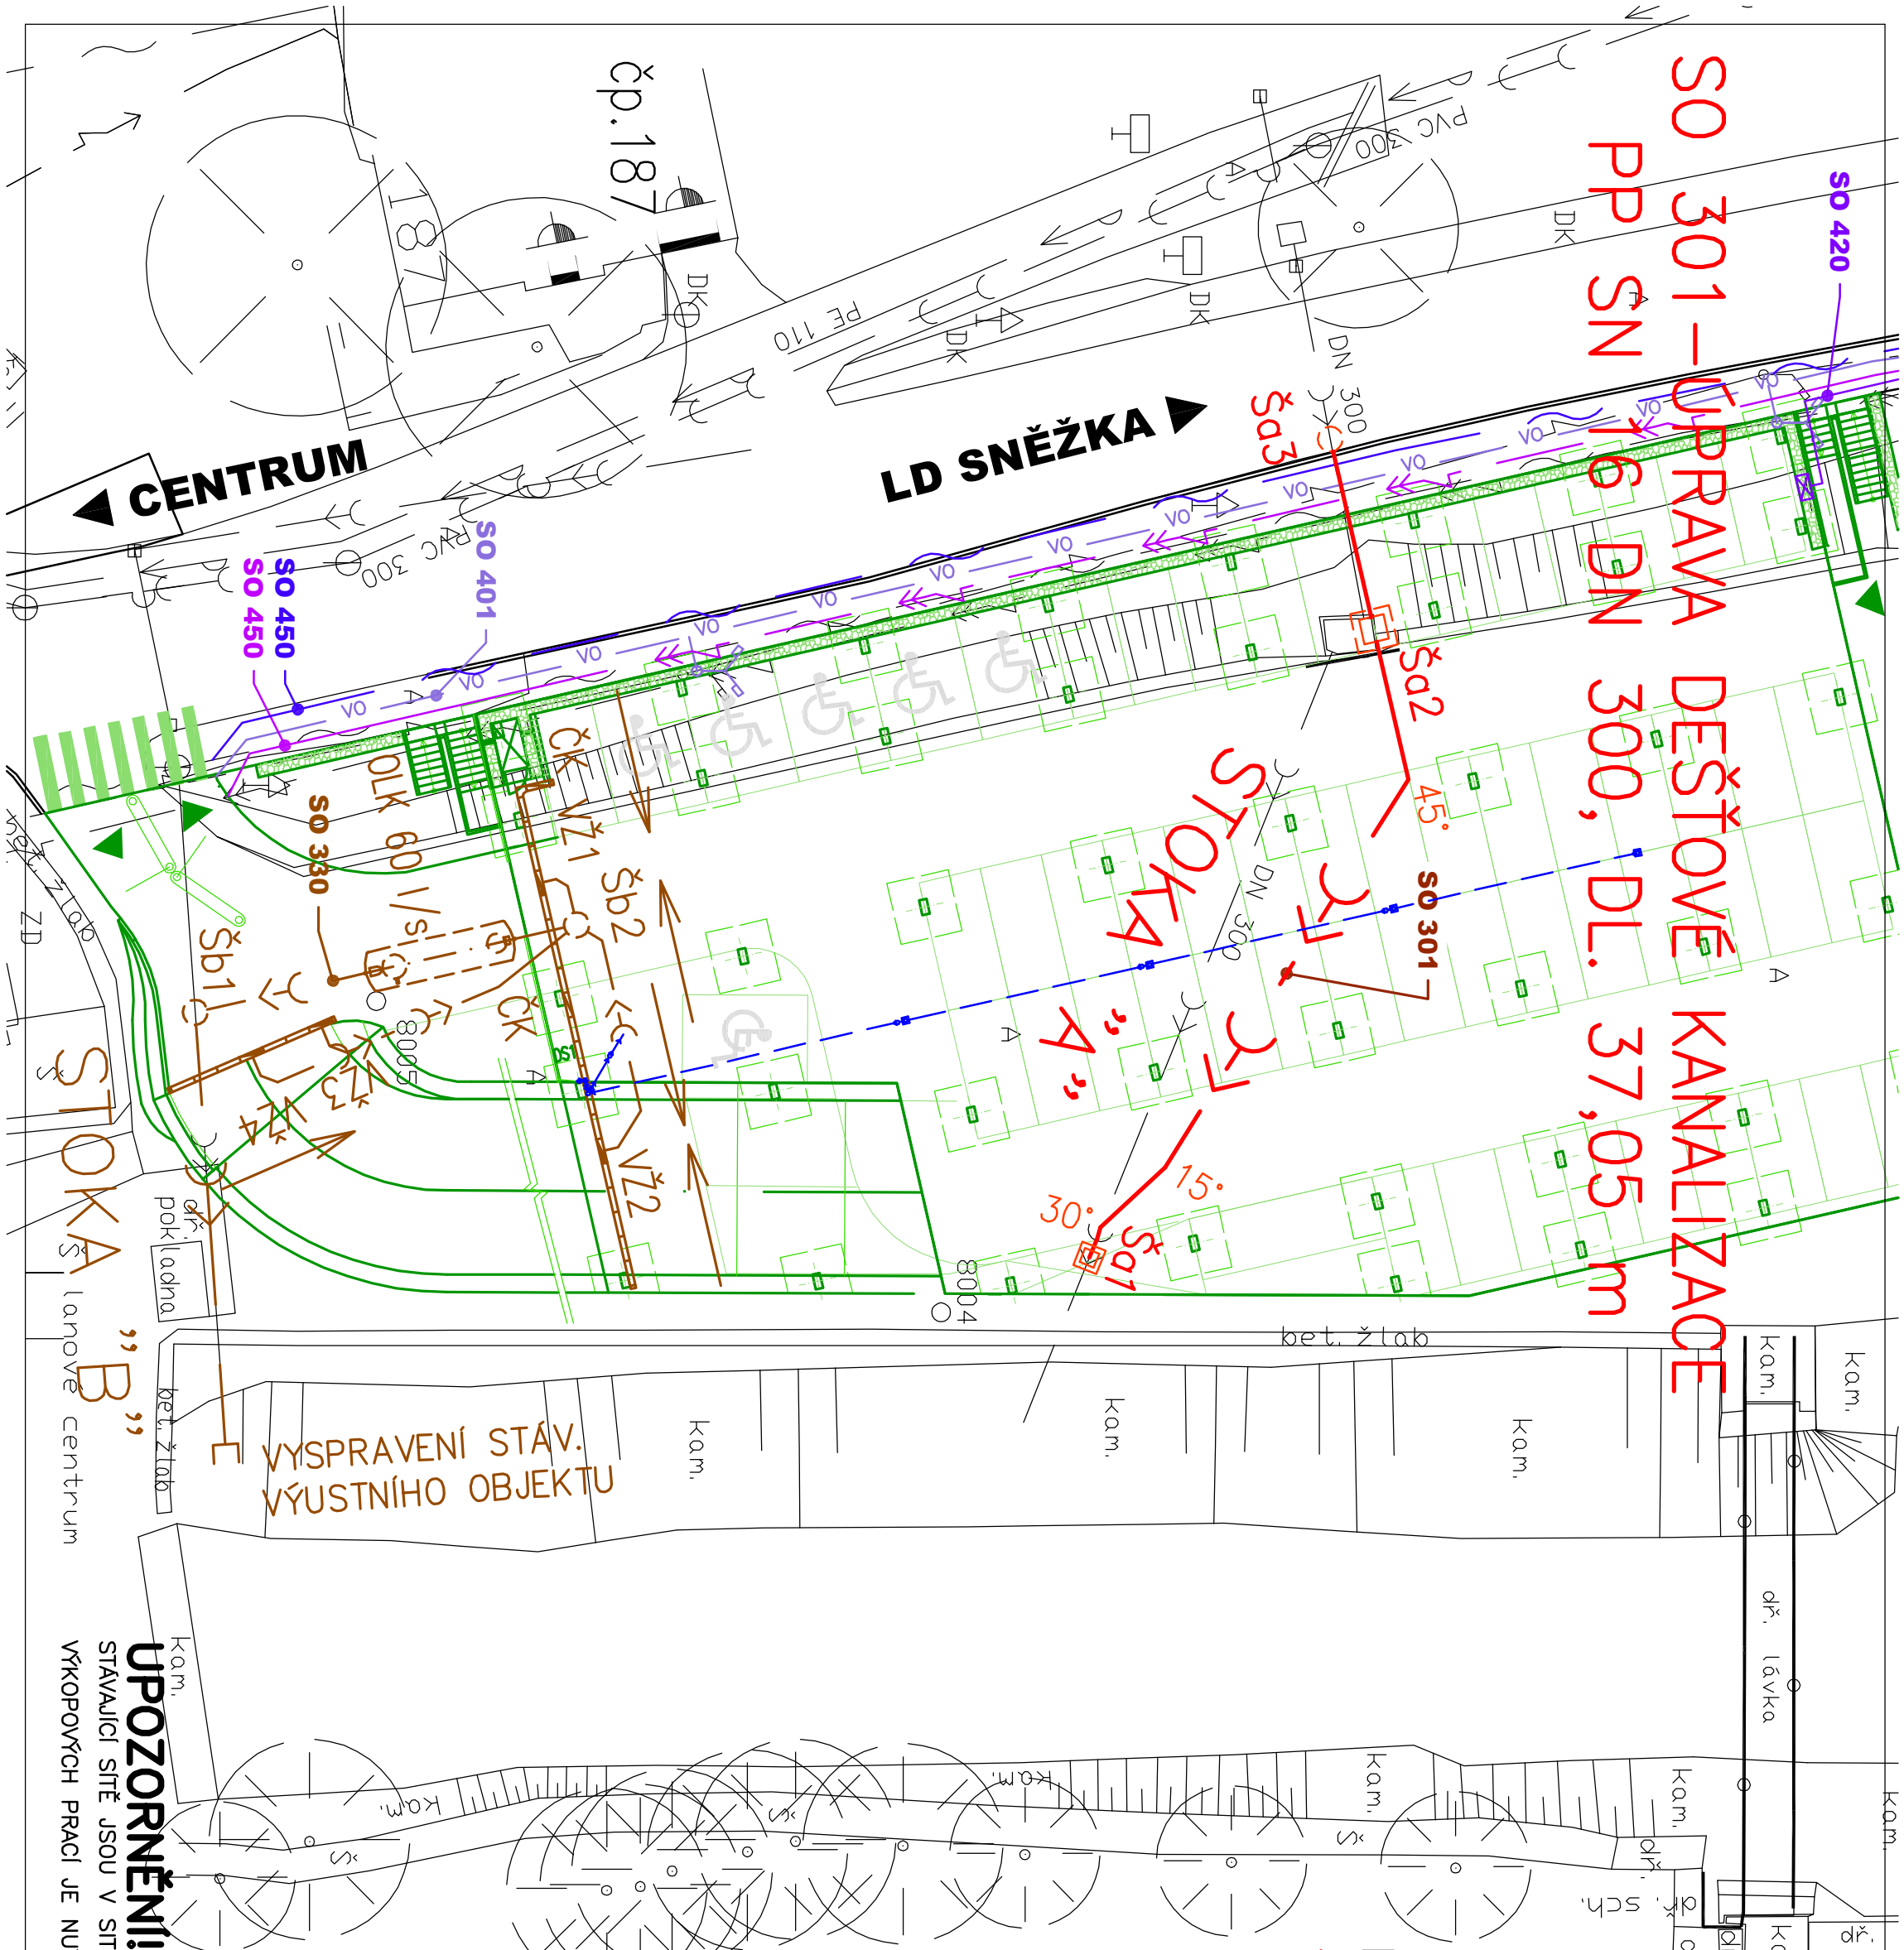

LEGENDA

- >—>— PROJEKTOVANÁ ÚPRAVA DEŠŤOVÉ KANALIZACE
- >—>— PROJEKTOVANÁ DEŠŤOVÁ KANALIZACE
- — — ODVODNĚNÍ ZASTŘEŠENÍ (ZTI)
- VB — VB — VB — VB — PŘELOŽKA VEŘEJNÉHO OSVĚTLENÍ
- >—>— PŘÍPOJKA PODZEMNÍHO VEDENÍ NN, OSVĚTLENÍ
- >—>— PŘELOŽKA VEDENÍ VN (SOUVISEJÍCÍ)
- — — PŘELOŽKA SDĚLOVACÍHO VEDENÍ

OBJEDNATEL:

MĚSTO PEC POD SNĚŽKOU
Pec pod Sněžkou čp. 230
542 21 Pec pod Sněžkou

ZHOTOVITEL:

KARLÍNBLOK

ARCHITEKTI & PROJEKTANTI

KARLÍNBLOK, s.r.o.

Pernerova 659/31a

Průba 8 – Karlín, 186 00

www.karlínblok.cz

PODZHOTOVITEL:

A V/S/A

PROJEKTY A ŘÍZENÍ
DOPRAVNÍCH STAVEB

ADVISA, s.r.o.

Pernerova 659/31a

Průba 8 – Karlín, 186 00

www.karlínblok.cz

PODZHOTOVITEL:



ING. IVAN ŠTĚR

PROJEKTOVÁNÍ DOPRAVNÍCH STAVEB CZ, s.r.o.

Hřeškovy 1714/3, 500 02 Hradec Králové

tel. +420 603 181 473, sif@hnm.cz, www.sifhnm.cz

NAVRHL / VYPRACOVAL:

Ing. Alena Melišová

Ing. Milan Jansa

Ing. Ivan Štěr

Ing. Ivan Štěr

Ing. Ivan Štěr



Ing. ALENA MELIŠOVÁ, AQUATHERM PROJECT

Střešická 588, 500 02 Hradec Králové

tel. +420 606 769 732, alenomeliso@seznam.cz

KRAJ:

Královéhradecký

KATASTRÁLNÍ OZEMÍ: k.ú. Pec pod Sněžkou

AKCE: Zastřešení parkovacích stání Pec pod Sněžkou

Sněžkou Velká Úpa, Pec pod Sněžkou – u přehrady

NÁZEV PŘÍLOHY:

SO 301 – ÚPRAVA DEŠŤOVÉ KANALIZACE

SITUACE

ČÍSLO ZAKÁZKY: 17_021-A

DATUM: 07 / 2017

STUPEŇ PD: DOR + DSP / DPS

FORMÁT: 3 A4

MĚŘÍTKO: 1 : 250

ČÍSLO PŘÍLOHY: D2.1.3

PARC:

SOUŘADNICOVÝ SYSTÉM S-JTSK, VÝŠKOVÝ SYSTÉM BpV