


SITUACE

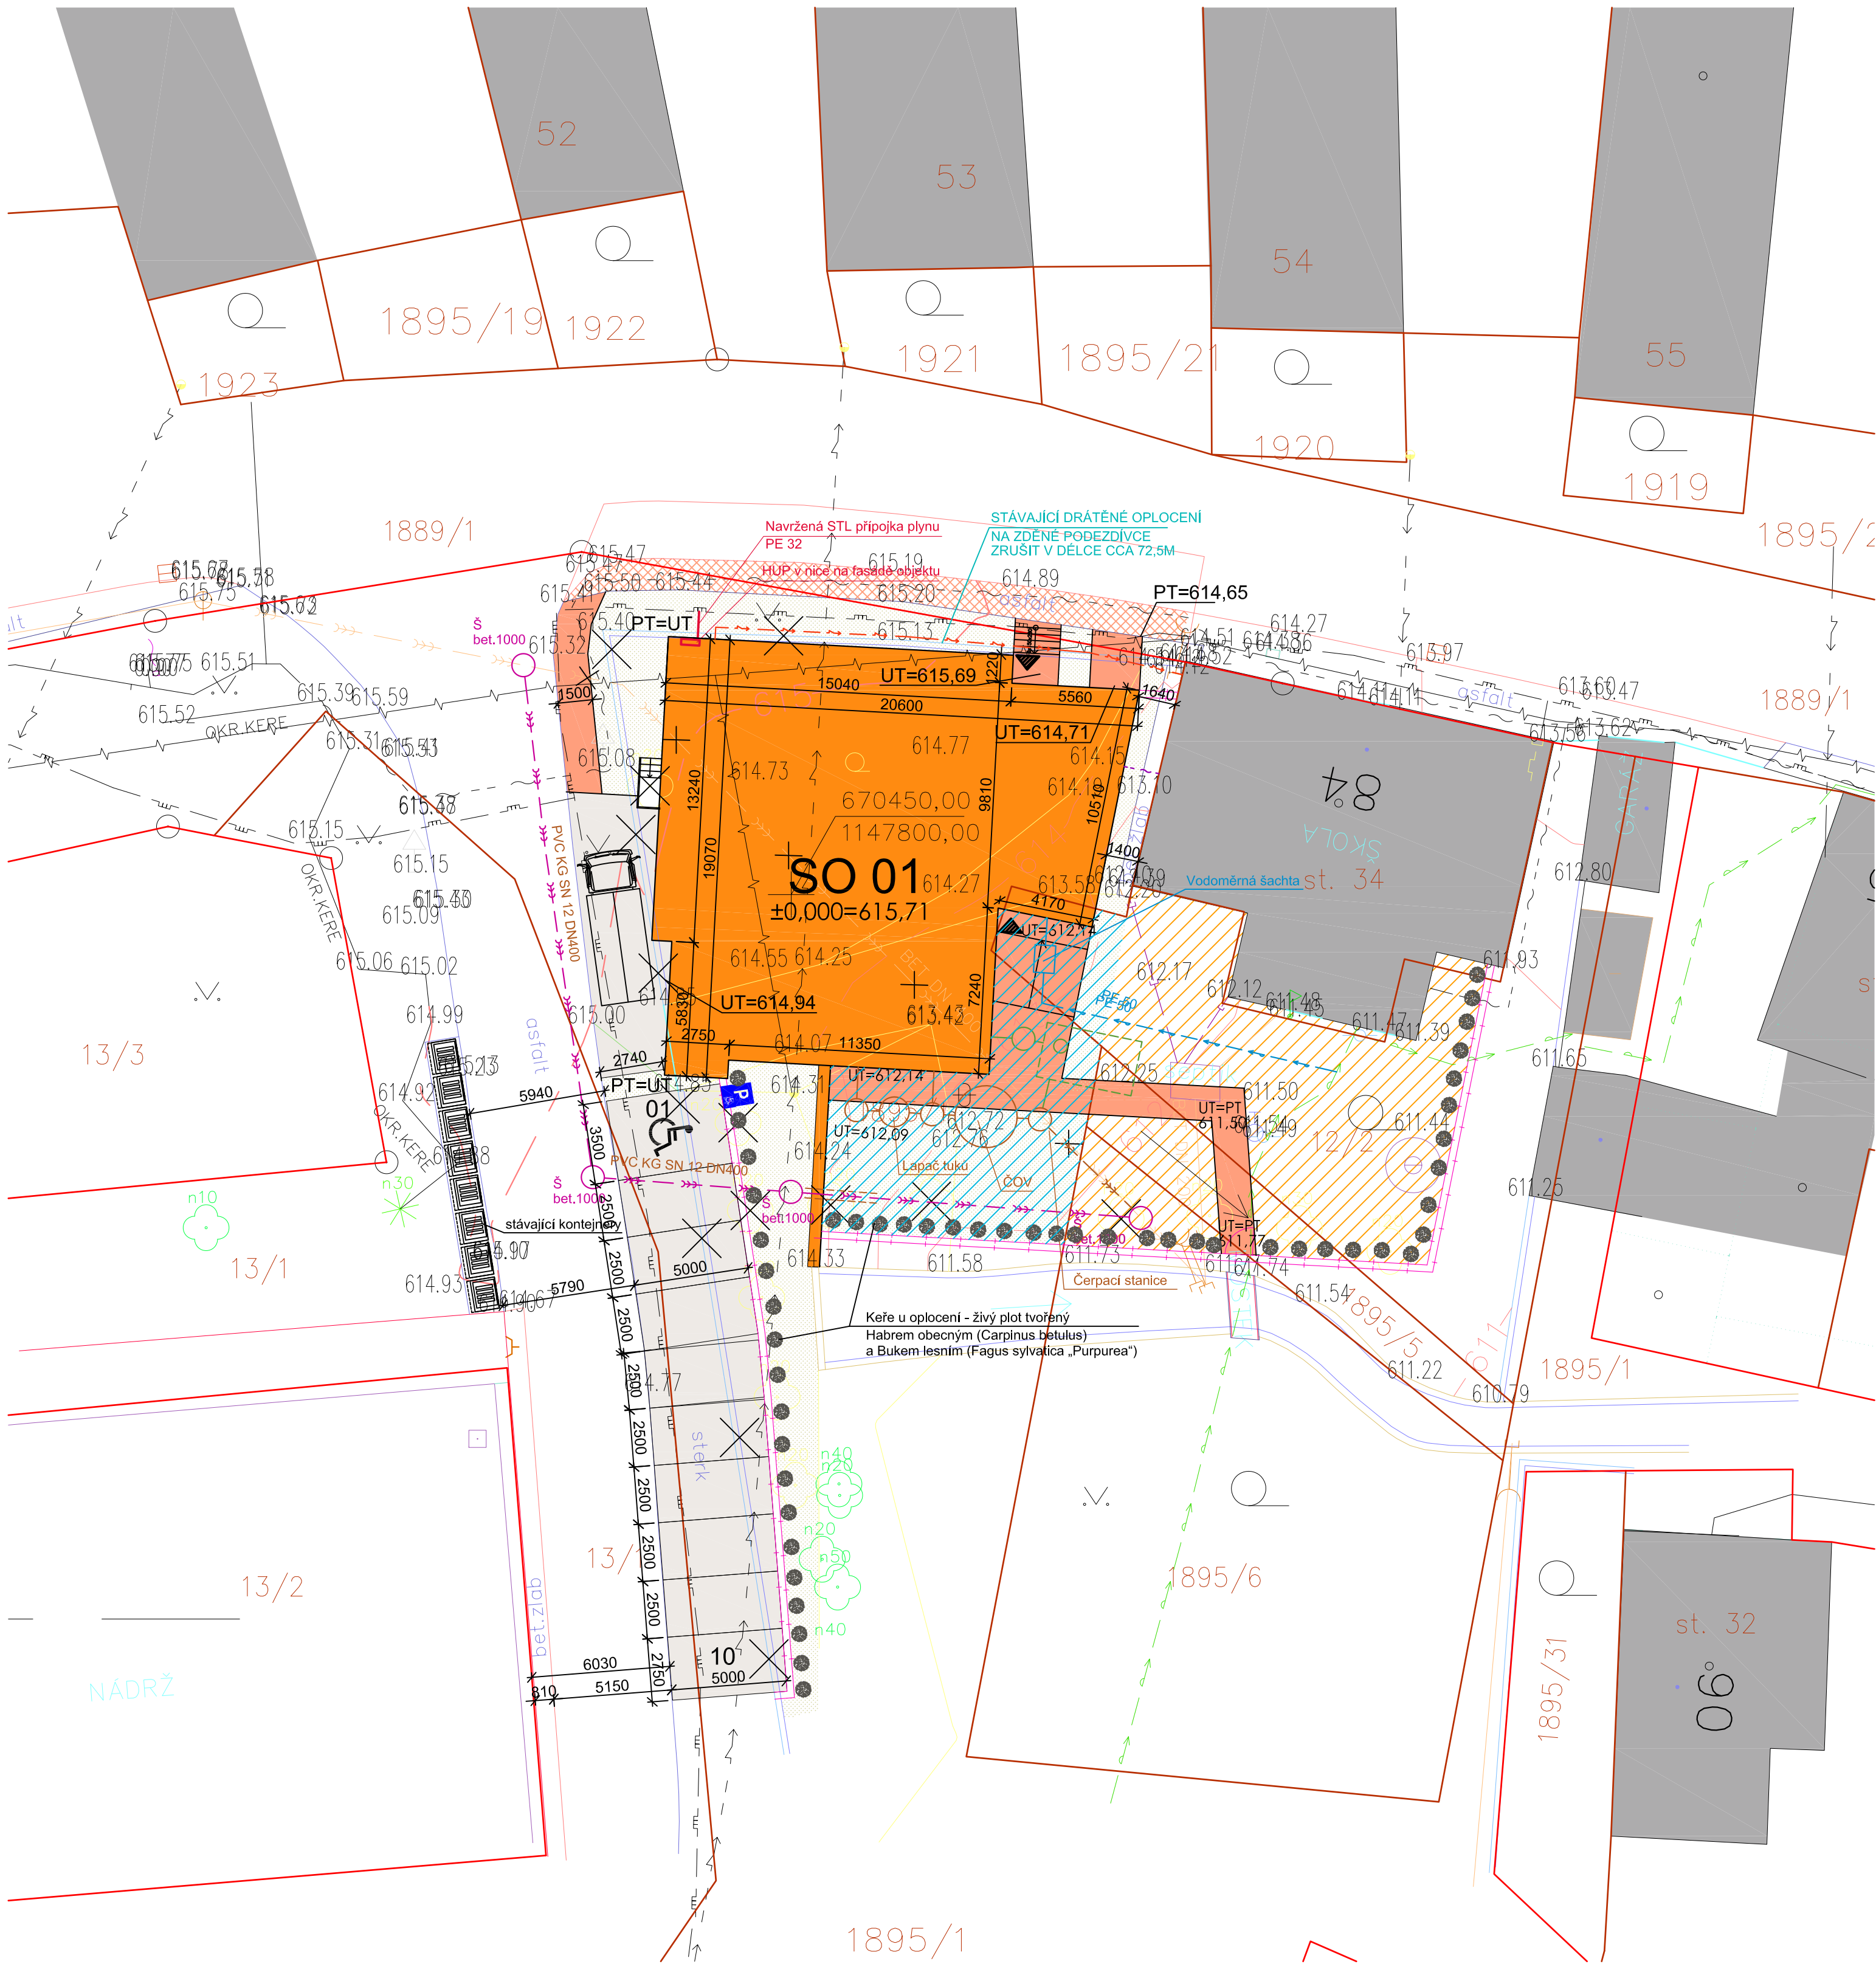

LEGENDA

- ▶ HLAVNÍ VSTUP DO OBJEKTU V ÚROVNI 1.NP ▷ HLAVNÍ VSTUP DO OBJEKTU V ÚROVNI 1.PP
- NAVRHOVANÉ OBJEKTY - SO 01 - VÝSTAVBA MŠ
 - STÁVAJÍCÍ SOUSEDNÍ OBJEKTY
 - NOVÉ BUDOVANÉ GABIONOVÉ ZDI - SKLÁDANÉ KAMENIVO V DRÁTKOŠÍCH
 - NOVÉ BUDOVANÁ PARKOVACÍ MÍSTA - POVRCH BETONOVÁ VSAKOVACÍ DLAŽBA
 - NOVÉ BUDOVANÉ CHODNÍKY, TERASY - POVRCH BETONOVÁ ZÁMKOVÁ DLAŽBA
 - REVITALIZOVANÉ CHODNÍKY - POVRCH BETONOVÁ ZÁMKOVÁ DLAŽBA
 - ROZSAH NOVÝCH SADOVÝCH ÚPRAV
 - NEZASTAVĚNÁ PLOCHA POZEMKU VČETNĚ POZEMKU URČENÉHO PRO HRÝ DĚTÍ V MŠ - 115m² (MINIMUM PRO 24DĚTÍ 96m²)
 - NEZASTAVĚNÁ PLOCHA POZEMKU STÁVAJÍCÍ ZŠ - 197m²
 - HRANICE POZEMKŮ DLE KATASTRU
 - HRANICE POZEMKU INVESTORA
 - NOVÉ OPLOČENÍ POZEMKU - DRÁTĚNÝ PLOT
 - NOVÉ OPLOČENÍ POZEMKU - DŘEVĚNÝ PLOT NA ZDĚNÉ PODEZDÍVCE

LEGENDA INŽENÝRSKÝCH SÍTÍ STÁVAJÍCÍ

- PODZEMNÍ KANALIZACE JEDNOTNÁ (ŠKOLA)
- PODZEMNÍ KANALIZACE JEDNOTNÁ
- PODZEMNÍ VODOVOD
- PODZEMNÍ VEDENÍ STL PLYNOVODU LPE63
- NADZEMNÍ VEDENÍ NN
- PODZEMNÍ VEDENÍ METALICKÉHO KABELU
- PODZEMNÍ VEDENÍ METALICKÉHO KABELU - ZRUŠENÉ
- STÁVAJÍCÍ SLOUPY VZDUŠNÉHO VEDENÍ NN
- STÁVAJÍCÍ JEHLUČNATÉ STROMY
- STÁVAJÍCÍ LISTNATÉ STROMY
- 5ks URČENÝ KE KÁCENÍ Ø200MM

LEGENDA INŽENÝRSKÝCH SÍTÍ NOVÉ

- PŘELOŽKA JEDNOTNÉ KANALIZACE
- PODZEMNÍ KANALIZACE SPLAŠKOVÁ
- PODZEMNÍ PŘÍPOJKA VODOVODU
- PODZEMNÍ PŘÍPOJKA STL PLYNOVODU
- AREÁLOVÝ ROZVOD NN ELEKTRO
- AREÁLOVÝ ROZVOD SLABOPROUD
- PODZEMNÍ KANALIZACE DEŠŤOVÁ
- PODZEMNÍ RETENČNÍ NÁDRŽ
- NOVÁ VÝSADBA - STROMY, KEŘE
- IP12-PARKOVIŠTĚ +OZNAČENÍ č. 01
- V 10f-VYHRAZENÉ PARKOVIŠTĚ

POZNÁMKA

- VÝŠKOVÉ KOTY JSOU VZTAŽENY K ±0,000
- TATO DOKUMENTACE SLOŽÍ PRO VYDÁNÍ STAVEBNÍHO POVOLENÍ
- POZNÁMKY PLATÍ PRO VŠECHNY VÝKRESY
- POŽÁRNÍ ODOLNOST KONSTRUKCÍ A HOŘLAVOST MATERIÁLŮ MUSÍ BÝT V SOULADU S POŽADAVKEM POŽÁRNĚ BEZPEČNOSTNÍHO ŘEŠENÍ
- PROSTUPY INSTALACÍ PŘES POŽÁRNĚ DĚLÍCÍ KONSTRUKCE PROVÉST DLE POŽADAVKU PBŘ



DOKUMENTACE PRO VÝBĚR ZHOTOVITELE A REALIZACI STAVBY

OBJEKT SO01 = ÚROVŇ 1.NP = ±0,000 = 615,71 m.n.m B.p.V

PROJEKTANT ART PROJEKT JHLAA spol.s r.o. Minoritské náměstí 11, 586 01 Jihlava		AUTORIZOVANÝ ARCHITEKT ING.ARCH.PETR HOLUB	
INVESTOR Obec Dlouhá Brtnice, Dlouhá Brtnice 57, 588 34 Dlouhá Brtnice		VEDOUcí PROJEKTANT TOMÁŠ DOHNAL	
AKCE VÝSTAVBA NOVÉ MATEŘSKÉ ŠKOLY V OBCI DLOUHÁ BRTNICE		VYPRACOVAL TOMÁŠ DOHNAL	
STUPEŇ PD REALIZACE STAVBY		ZAKÁZKOVÉ ČÍSLO 20-19-RP	
STAVEBNÍ OBJEKT SO01		MĚŘÍTKO 1:200	
PROFESNÍ ČÁST STAVEBNÍ ČÁST		FORMÁT 6x4	
		NÁZEV VÝKRESU KOORDINAČNÍ SITUACE	
		DATUM 11/2020	
		ČÍSLO VÝKRESU C.1	