


SITUACE

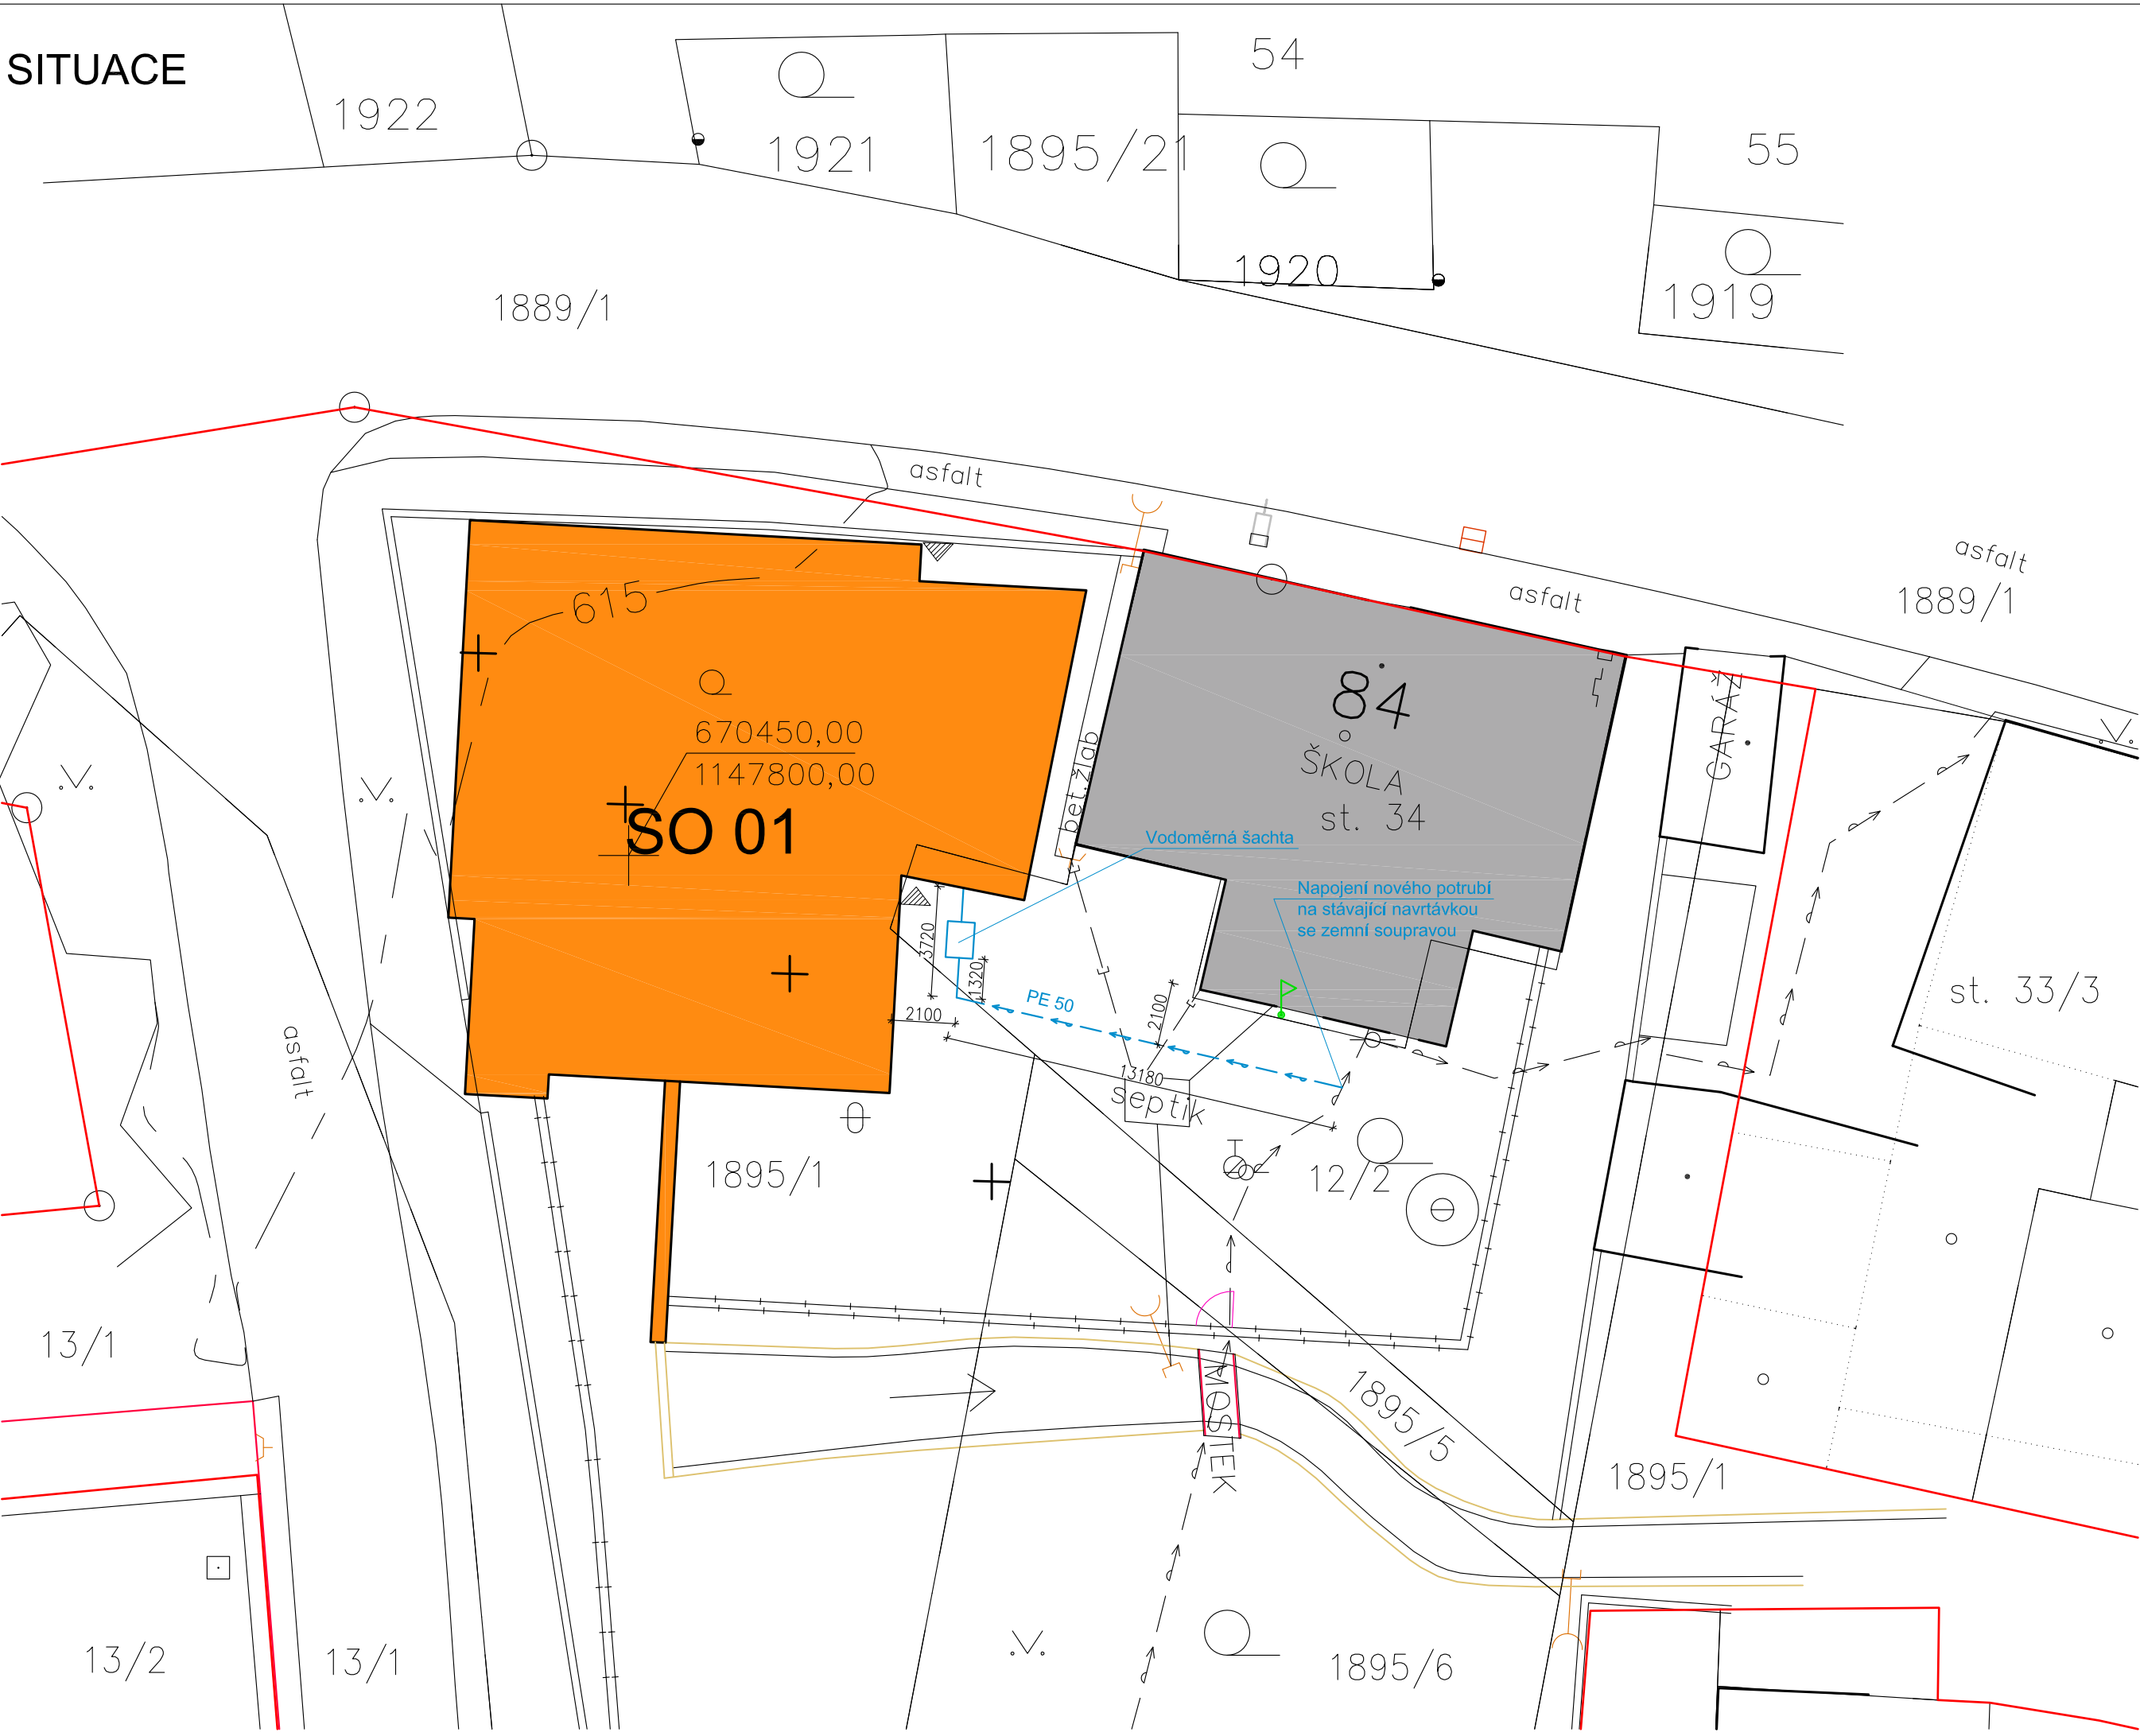

LEGENDA

- NAVRHOVANÝ OBJEKT ŠKOLKY
- STÁVAJÍCÍ OBJEKT ŠKOLY
- HRANICE POZEMKŮ
- POZEMEK INVESTORA
- NOVÉ OPLOCENÍ POZEMKU - DŘEVĚNÝ PLOT NA ZDĚNÉ PODEZDÍVCE
- NOVÉ OPLOCENÍ POZEMKU - DRÁTĚNÝ PLOT

INŽ. SÍŤ STÁV.

- STÁVAJÍCÍ VODOVOD PE 63
- STÁVAJÍCÍ DEŠŤOVÉ POTRUBÍ OD OBJEKTU ŠKOLY
- STÁVAJÍCÍ SPLAŠKOVÉ POTRUBÍ OD OBJEKTU ŠKOLY

INŽ. SÍŤ NÁVRH.

- PŘÍPOJKA VODOVODU PE 50



PROJEKTANT  JIHLAVA spol. s r. o. Minoritské náměstí 11, 586 01 Jihlava		AUTORIZOVANÝ ARCHITEKT ING. ARCH. PETR HOLUB	
INVESTOR Obec Dlouhá Brtnice, Dlouhá Brtnice 57, 588 34 Dlouhá Brtnice		VEDOUČÍ PROJEKTANT ING. JAKUB FRAJ	
AKCE VÝSTAVBA NOVÉ MATEŘSKÉ ŠKOLY V OBCI DLOUHÁ BRTNICE		VYPRACOVAL JINDŘICH HINTENAUŠ	
STUPEŇ PD REALIZACE STAVBY		ZAKÁZKOVÉ ČÍSLO 20–19–RP	DATUM 11/2020
STAVEBNÍ OBJEKT SO04	PROFESE PŘÍPOJKA VODY	MĚŘÍTKO 1:200	FORMÁT 3xA4
NÁZEV VÝKRESU SITUACE		ČÍSLO VÝKRESU 2301	