


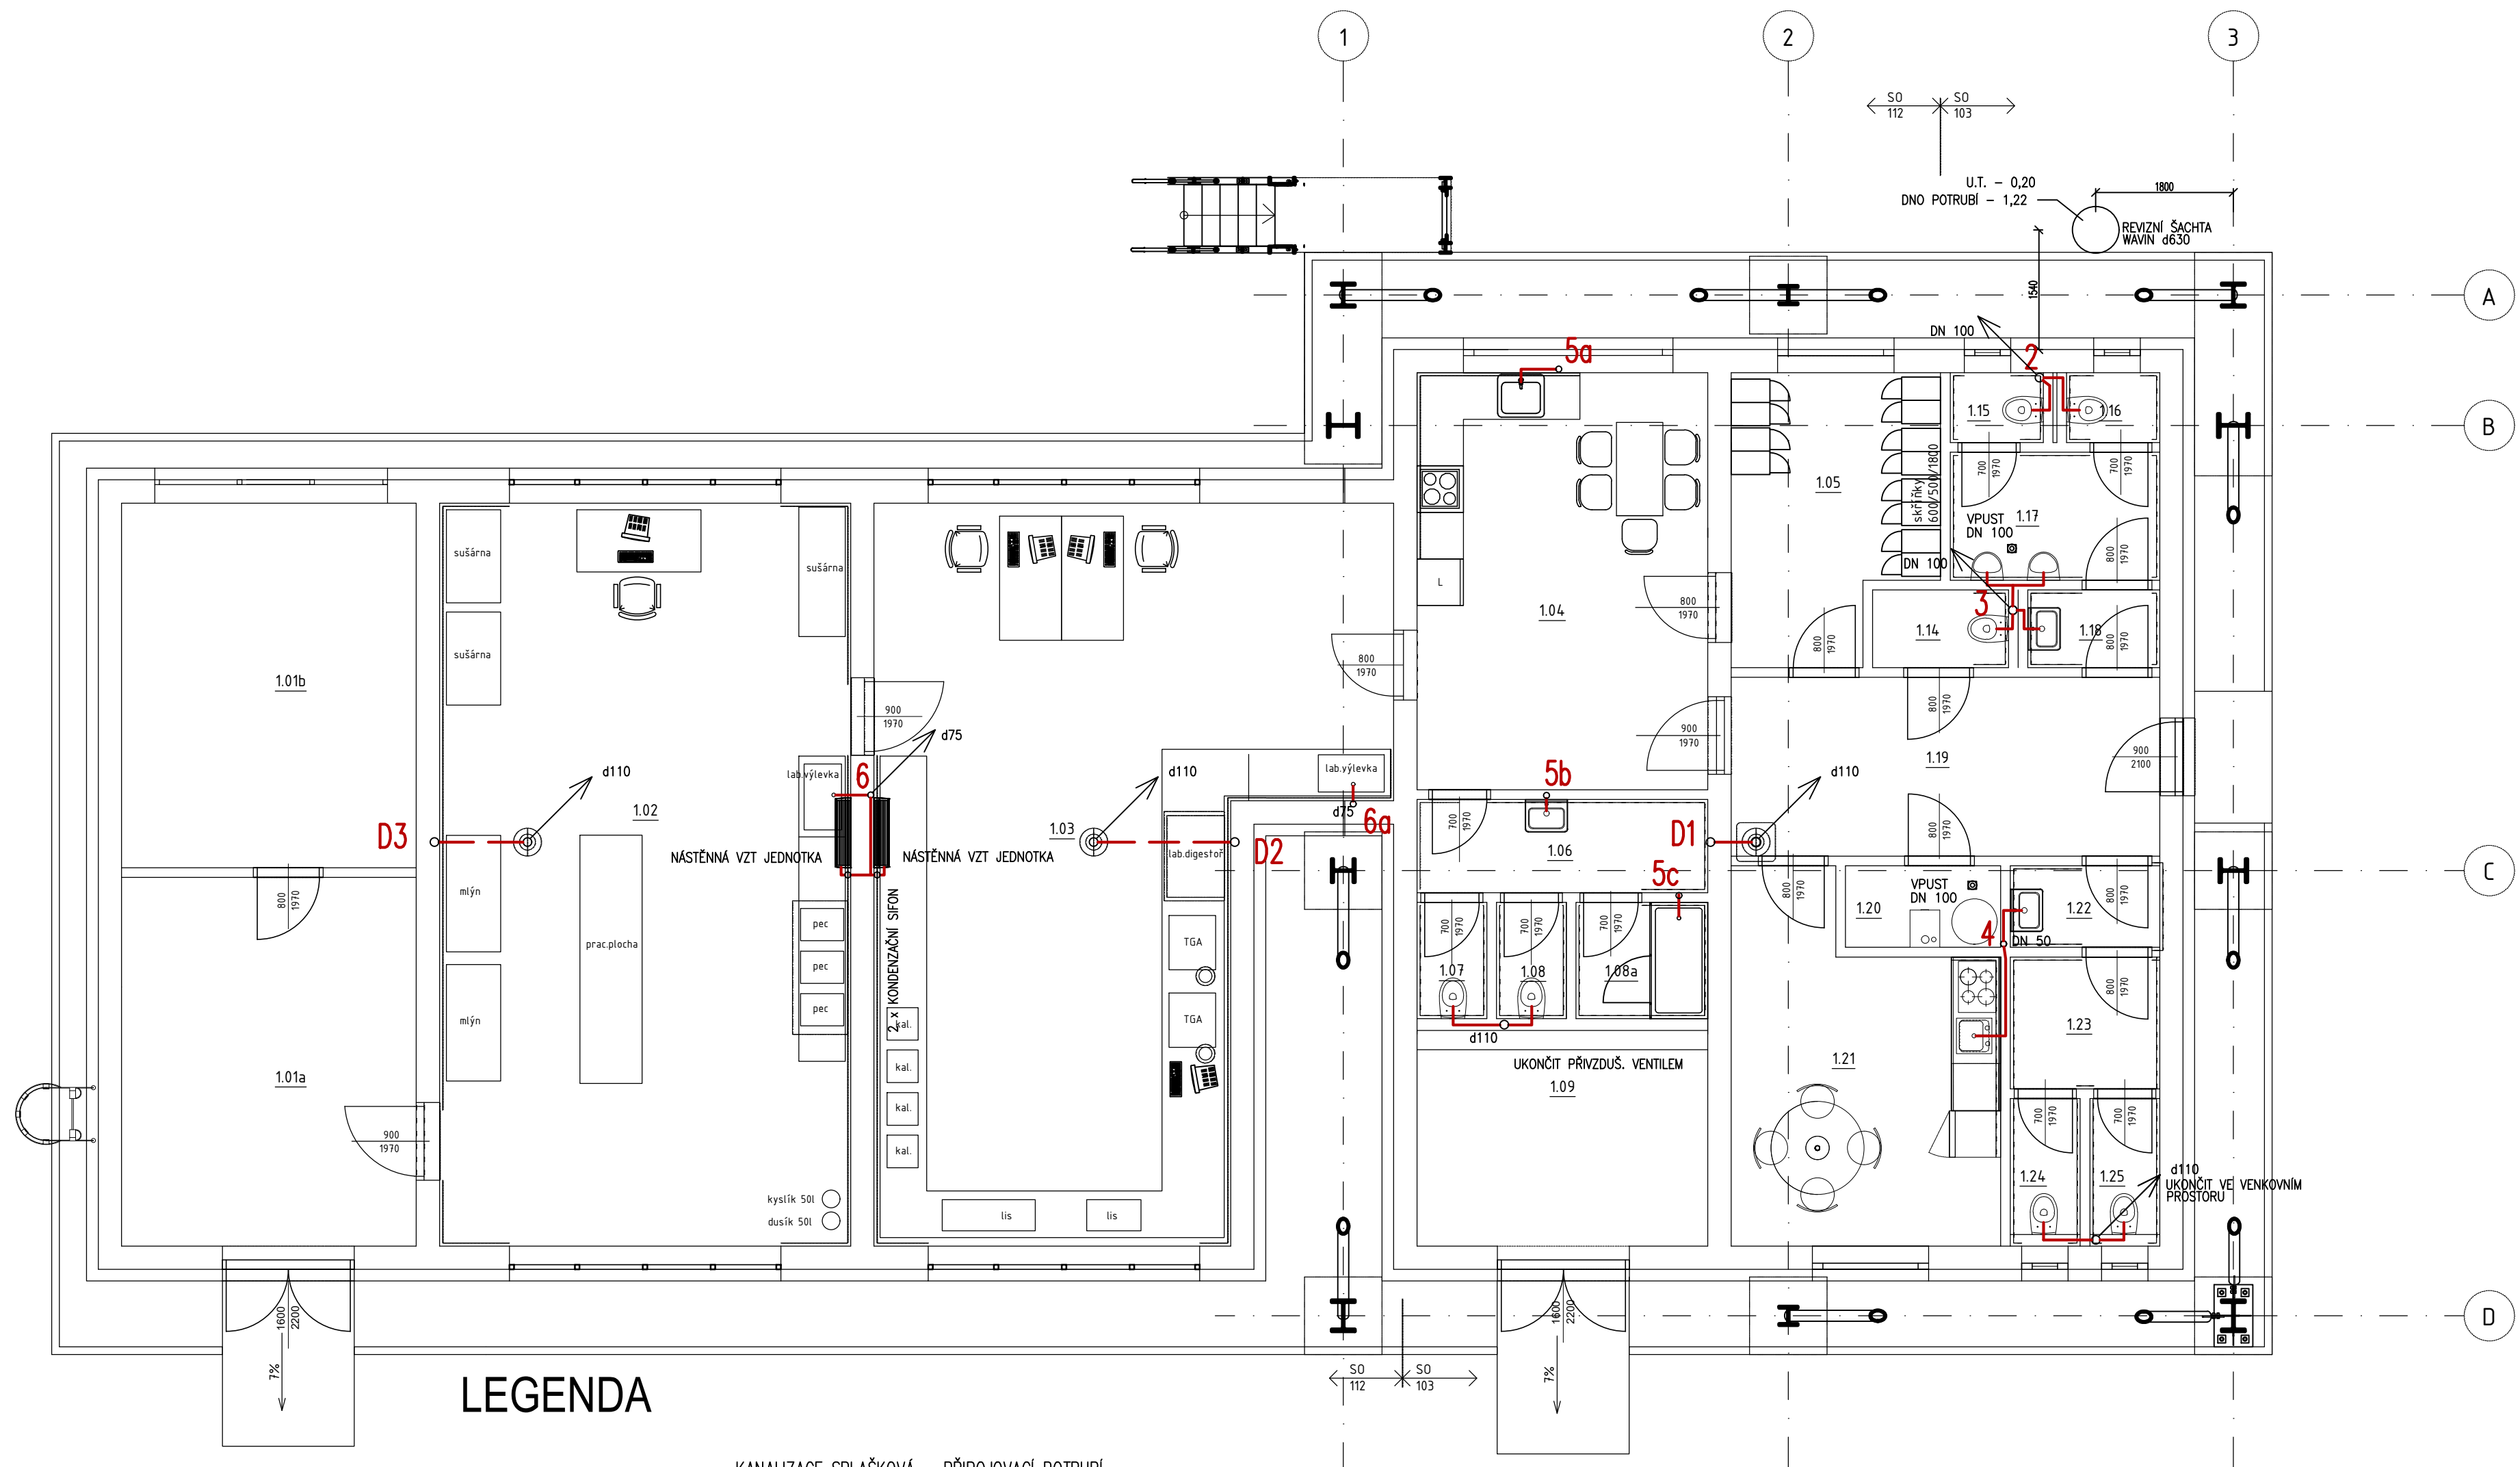

LEGENDA

- KANALIZACE SPLAŠKOVÁ – PŘIPOJOVACÍ POTRUBÍ
- - - - - KANALIZACE DEŠŤOVÁ – POD STROPEM
- . - . - . ODVOD KONDENZÁTU OD STROPNÍCH VZT JEDNOTEK

PROJEKTANT:  CH PROJEKT PLZEŇ, s.r.o.		CH PROJEKT PLZEŇ s.r.o. REVOLUČNÍ 56a 312 00 PLZEŇ www.chproj.cz		TATO DOKUMENTACE JE DUŠEVNÍM VLASTNÍM VÝŠKEM A NESMÍ BÝT POUŽITA A KOPÍROVÁNA TŘETÍ OSOBOU, JÍ PŘEDÁNÍ ČI JINAK S NÍ NAKLÁDÁNÍ BEZ PŘEDMÍHO POVOLENÍ VÝŠK. s.r.o.	
--	--	---	--	---	--

AFRY as power Magistrů 1275/13 140 00 Praha 4, Michle		AKCE: MODERNIZACE TEPLÁRNY MLADÁ BOLESLAV DOKUMENTACE PRO VYDÁNÍ STAVEBNÍHO POVOLENÍ		MĚŘÍTKO: 1:75	
ZAKÁZKOVÉ ČÍSLO: 0404T21		NÁZEV: D1.4a – Zdravotechnika S0103 Doprava paliva do skladu – věž č.2 S0112 Vzorkovna DŠ PŮDORYS +0,0m – KANALIZACE		POČET A4: 4	
STUPEŇ: DOKUMENTACE DSP		VYPRACOVAL: HERCIK		REVIZE: 1	
DATUM: 10.2022		KONTROLOVAL A ZODPOVÍDÁ: ING. BOUDA		ARCHIVNÍ ČÍSLO: S404T21-DS103-403	
				LIST: 1	