


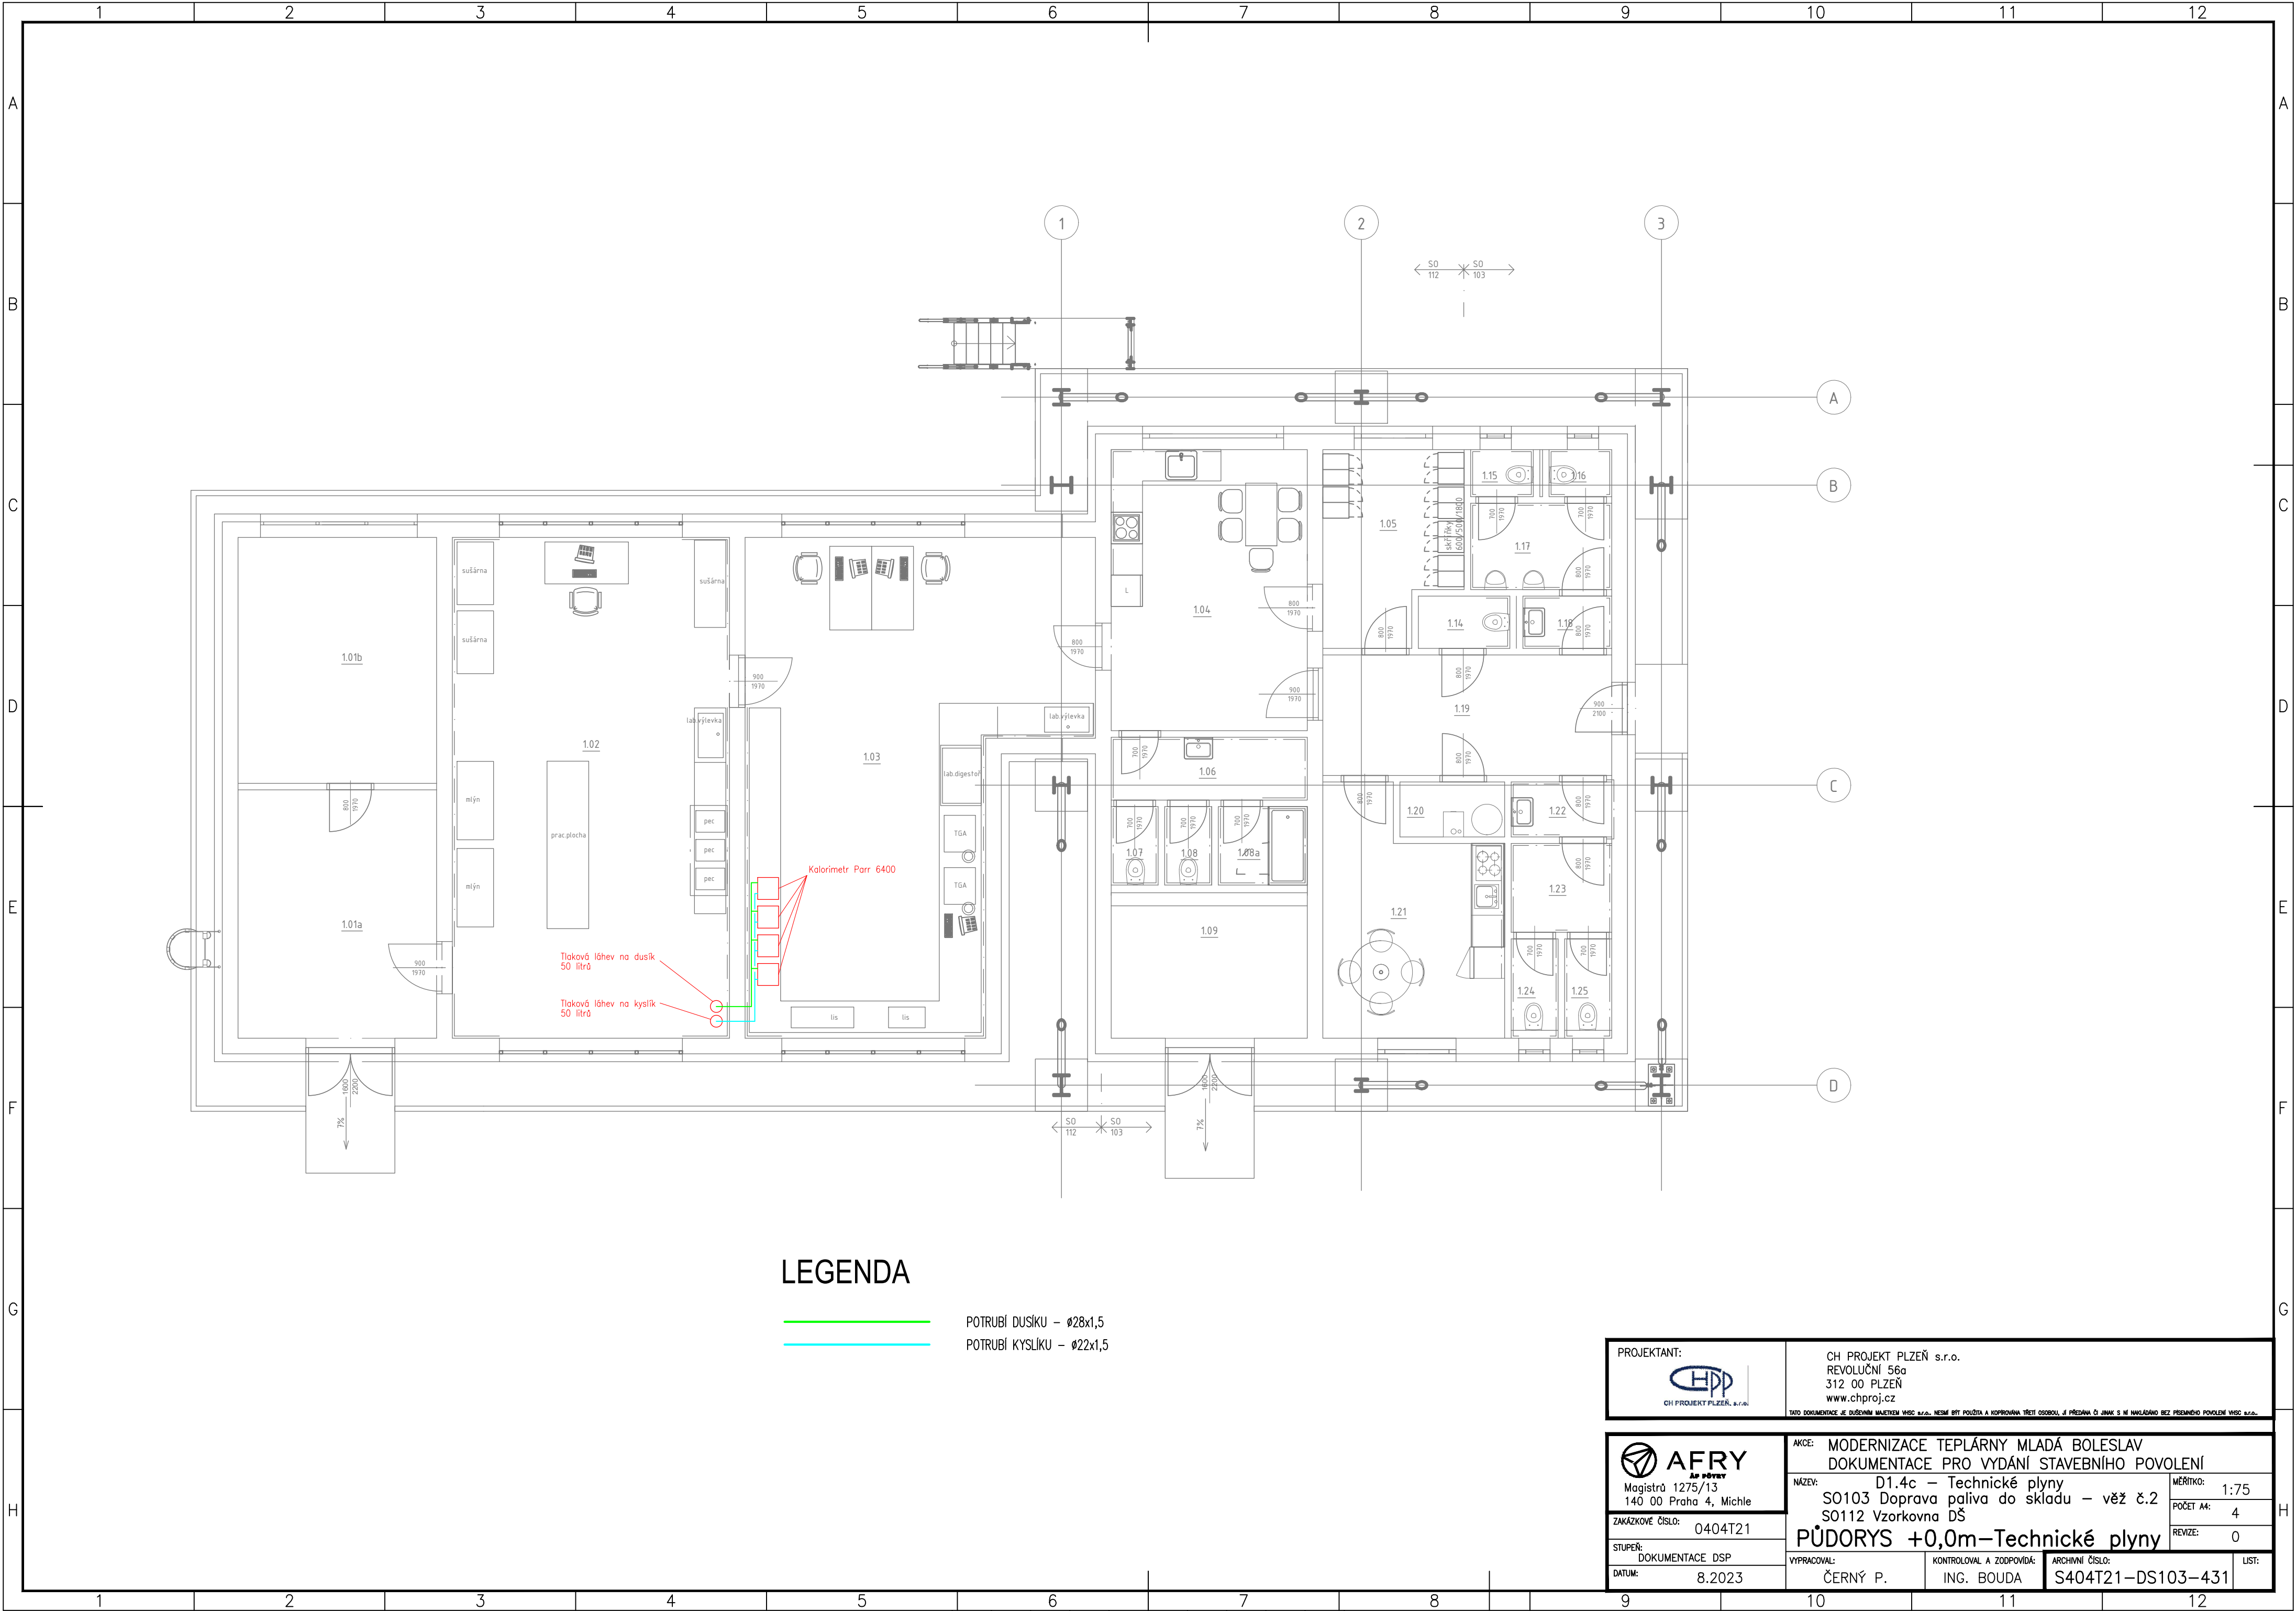

LEGENDA

- POTRUBÍ DUSÍKU – Ø28x1,5
— POTRUBÍ KYSLÍKU – Ø22x1,5

PROJEKTANT:  CH PROJEKT PLZEŇ, s.r.o.		CH PROJEKT PLZEŇ s.r.o. REVOLUČNÍ 56a 312 00 PLZEŇ www.chproj.cz TATO DOKUMENTACE JE DUŠEVNÍM MAJETKEM VÝVOZ. NESMÍ BYT POUŽITA A KOPÍROVÁNA TŘETÍ OSOBOU, JI PŘEDÁNÍ O JINAK S NÍ NAHLÁŠENO BEZ PŘEDNÍHO POVOLENÍ VÝVOZ. s.r.o.	
 Magistrů 1275/13 140 00 Praha 4, Michle		AKCE: MODERNIZACE TEPLÁRNY MLADÁ BOLESLAV DOKUMENTACE PRO VYDÁNÍ STAVEBNÍHO POVOLENÍ NÁZEV: D1.4c – Technické plyny S0103 Doprava paliva do skladu – věž č.2 S0112 Vzorkovna DŠ	
ZAKÁZKOVÉ ČÍSLO: 0404T21		MĚŘÍTKO: 1:75 POČET A4: 4 REVIZE: 0	
STUPEŇ: DOKUMENTACE DSP DATUM: 8.2023		PŮDORYS +0,0m–Technické plyny VYPRACOVAL: ČERNÝ P. KONTROLOVAL A ZODPOVÍDÁ: ING. BOUDA ARCHIVNÍ ČÍSLO: S404T21–DS103–431 LIST: 1/1	