


PŮDORYS 4.NP

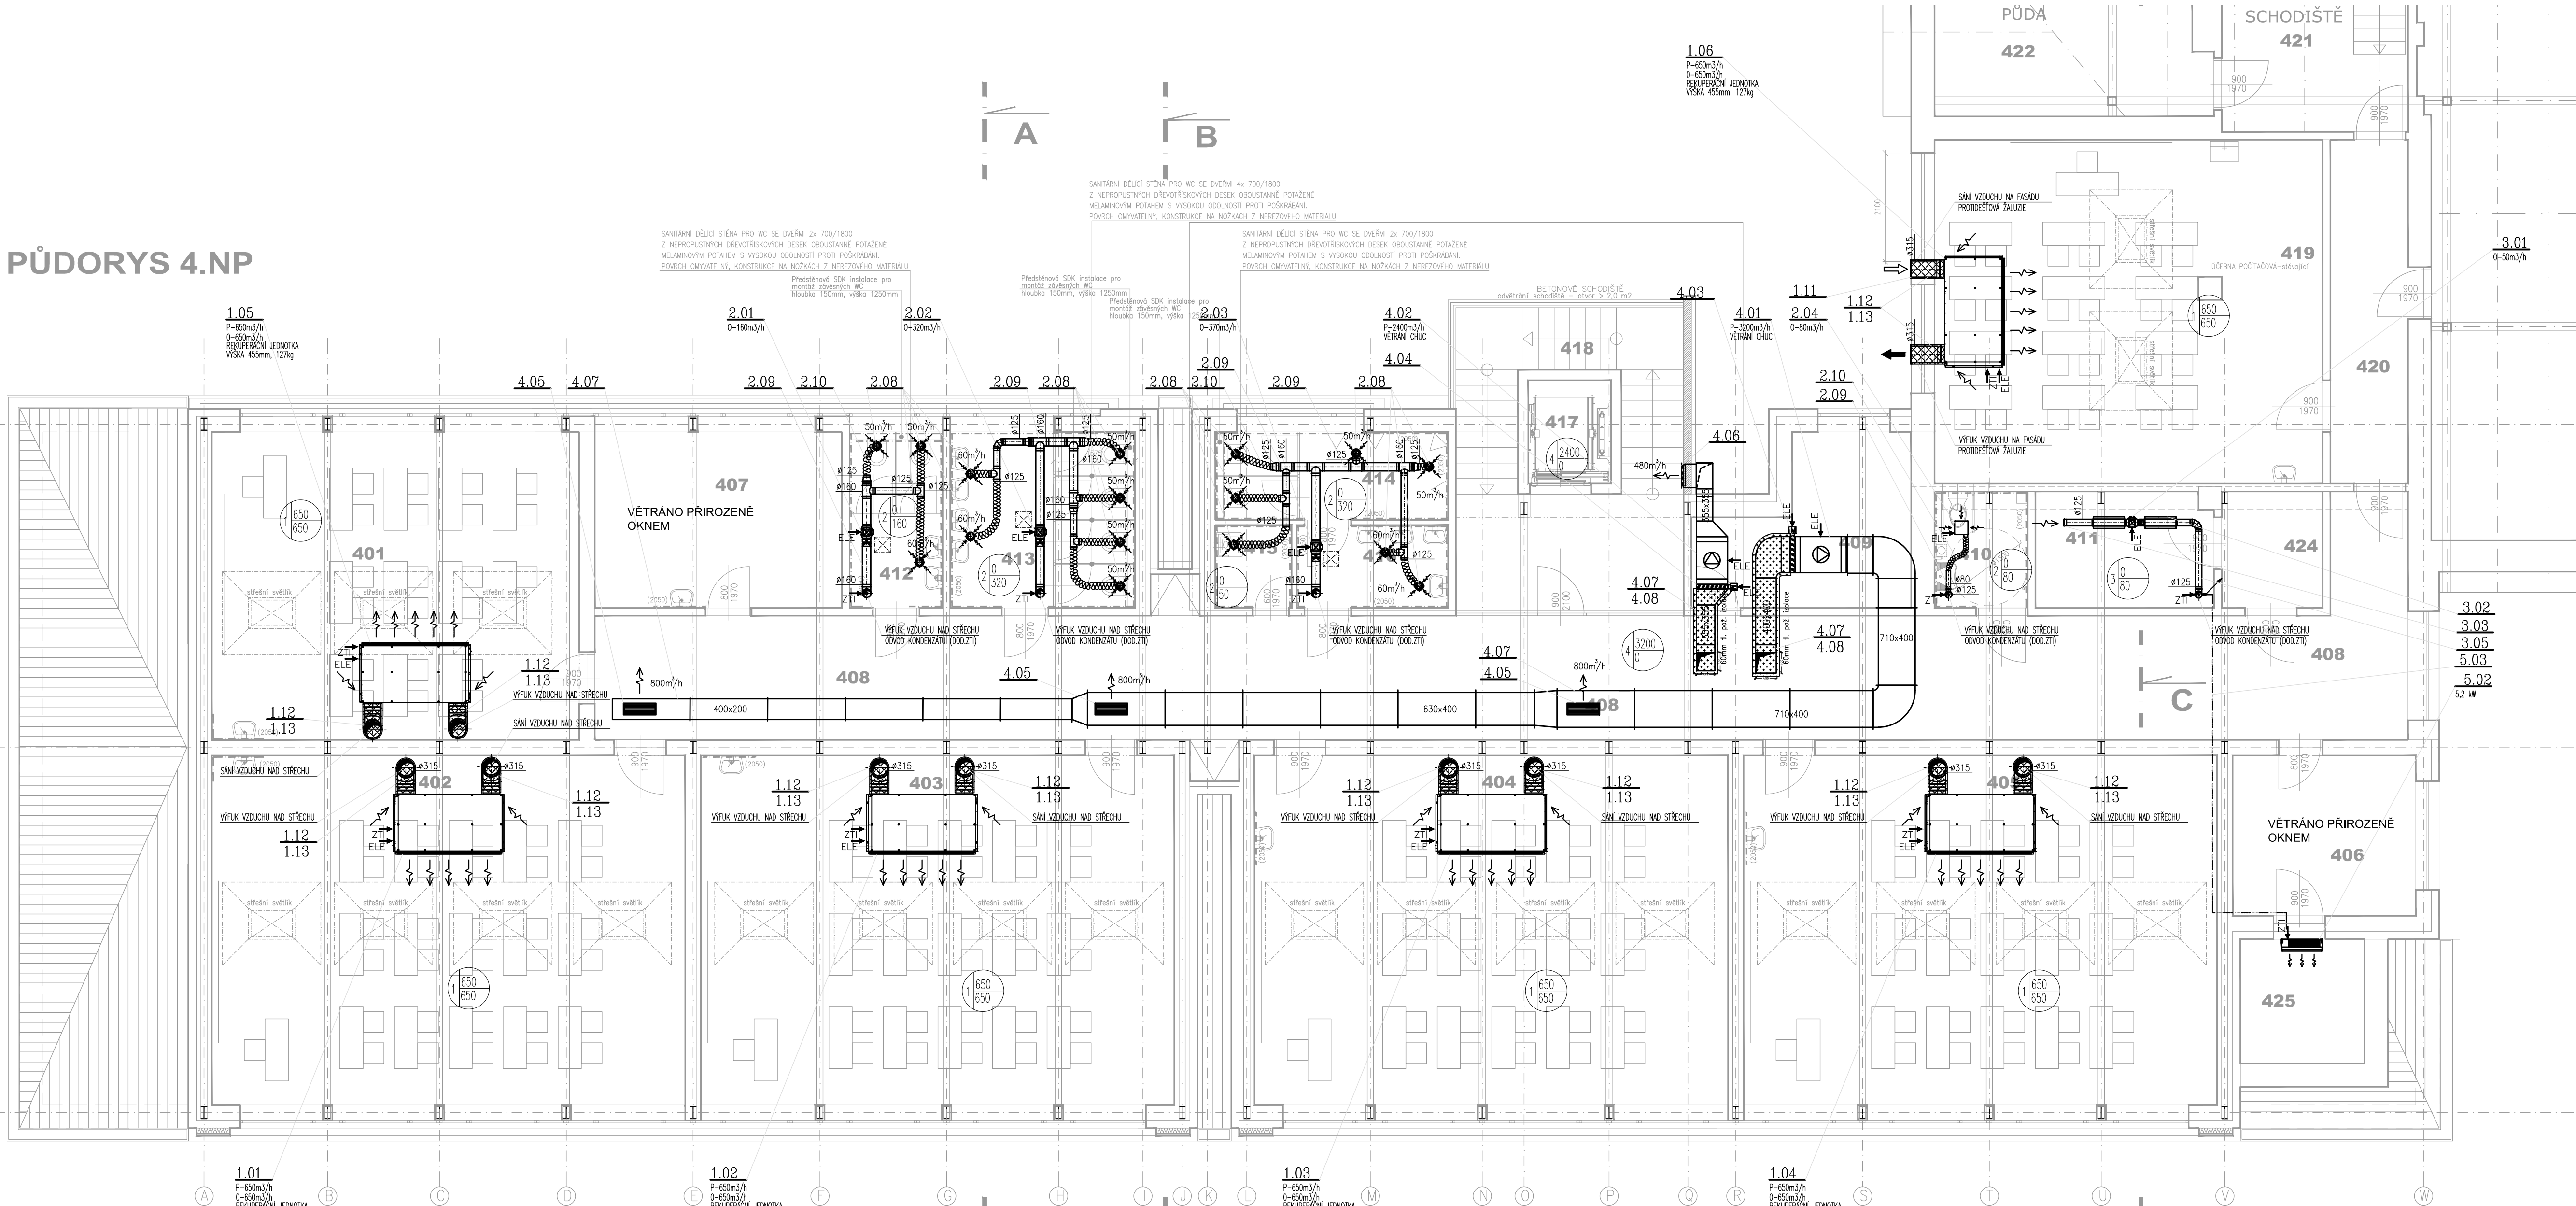

LEGENDA VZT


- PODSTROPNÍ REKUPERAČNÍ JEDNOTKA
- MAŁÝ RADIALNÍ VENTILATOR
- NÁSTĚNNÉ PŘEVODNÍKOVÉ PŘÍKLOP
- POTRUBNÍ DIAGONÁLNÍ VENTILATOR
- VČETNĚ ZPĚTNÉ KLAPKY
- VENKOVNÍ KONDENZAČNÍ JEDNOTKA
- NÁSTĚNNÁ KLIMATIZAČNÍ JEDNOTKA
- UZAVÍRAČÍ KLAPKA NA SERVOPOHON
- REZIVNÍ OTVOR
- POTRUBNÍ TLUMIČ HLUKU
- ODVODNÍ TALÍROVÝ VENTIL
- PŘÍVODNÍ TALÍROVÝ VENTIL
- PŘÍVODNÍ VÝŠKOVÁ VČETNĚ REGULACE A PŘÍPOJOVACÍHO BOXU
- VÝFUKOVÁ HLAVICE
- Č. ZAŘÍZENÍ
- MNOŽSTVÍ PŘÍVODNÍHO VZDUCHU
- MNOŽSTVÍ ODVODNÍHO VZDUCHU
- POZICE VZT PRVKU VE VÝKAZU VÝMĚR
- OHŘEVNÁ TEPELNÉ/HLUKOVÉ IZOLAČNÍ AL. HADICE TL. IZOLACE 25mm (SÁNÍ+VÝFUK VZDUCHU 50mm)
- SVÁZEK ČIJ POTRUBÍ VČETNĚ TEPELNÉ IZOLACE A KOMUNICAČNÍHO KABELU (OMĚNICE VZ. VÝKRES)
- TEPELNÁ IZOLACE KAUKČUK S AL. POLEPEM TL. 30mm, SAMOLEPIČÍ
- POŽÁRNÍ IZOLACE S AL. POLEPEM TL. 60mm, ODOLNOST DLE PBR

LEGENDA MÍSTNOSTÍ

Č.	MÍSTNOST	M <sup>2</sup>
401	JAZYKOVÁ ODBORNÁ UČEBNA	42,39
402	ODBORNÁ UČEBNA	61,91
403	ODBORNÁ UČEBNA	61,91
404	ODBORNÁ UČEBNA	61,91
405	ODBORNÁ UČEBNA	61,91
406	KABINET	11,11
407	KABINET	16,23
408	SPOLEČNÁ MÍSTNOST, CHODBA	103,08
409	TECHNICKÁ MÍSTNOST, VZT	11,23
410	WC BEZBARIÉR	4,05
411	TECHNICKÁ MÍSTNOST	7,66
412	WC ZAMĚSTNANCŮ	6,12
413	WC DÍVKY	12,12
414	WC CHLAPCI	7,65
415	ÚKLID	2,36
416	WC CHLAPCI – PŘEDSÍŇ	4,68
417	VÝTAH	3,44
418	SCHODIŠTĚ	11,13
419	ÚČEBNA POČÍTAČOVÁ–stávající	49,85
420	CHODBA	10,27
421	SCHODIŠTĚ	17,29
422	PŮDA	22,80
423	PŮDA	235,51
424	TECHNICKÁ MÍSTNOST (antény)	4,39
425	SERVEROVNA	6,54

POZN.: PŘESNÉ UMÍSTĚNÍ VZT KOMPONENT DOPŘEDNÍ NA STAVBĚ, PO KOORDINACI S OSTATNÍMI PROJEKTY.

ZPRACOVATEL: PROJEKTOVÉ DOKUMENTACE ČÁSTI VZDUCHOTECHNIKA:

VYPRACOVATEL: LUKÁŠ FILIPENSKÝ	VEDOUČÍ PROJEKTANT: Ing. RADIM DRAPAL Ph.D.	
ARCHIVNÍ ČÍSLO VZT PROJEKTU: P21166		SPOL. S R. O. DUMANA 1A, IČA 00 000 000, TEL. 4422200 WWW.DRAEK.COM EMAIL: INFO@DRAEK.COM

hlavní projektant: Ing. arch. Petr BLÁŽEK, Ph.D.	revize: stupeň PD: DPS
zodpovědný projektant: Ing. arch. Petr BLÁŽEK, Ph.D.	datum: 12/2021
vypracoval: Ing. Jan BLÁŠČÍK	

investor: Základní škola a Mateřská škola T. G. Masaryka Zastávka, příspěvková organizace  
U Školy 181, 664 84 Zastávka

sestavil: ZŠ a MŠ T. G. Masaryka Zastávka NÁSTAVBA UČEBEN	FORMÁT: 120x84 PROFESÍ: VZT MĚŘÍTKO: 1:50 PÁNE:
--	--

PŮDORYS 4. NP