


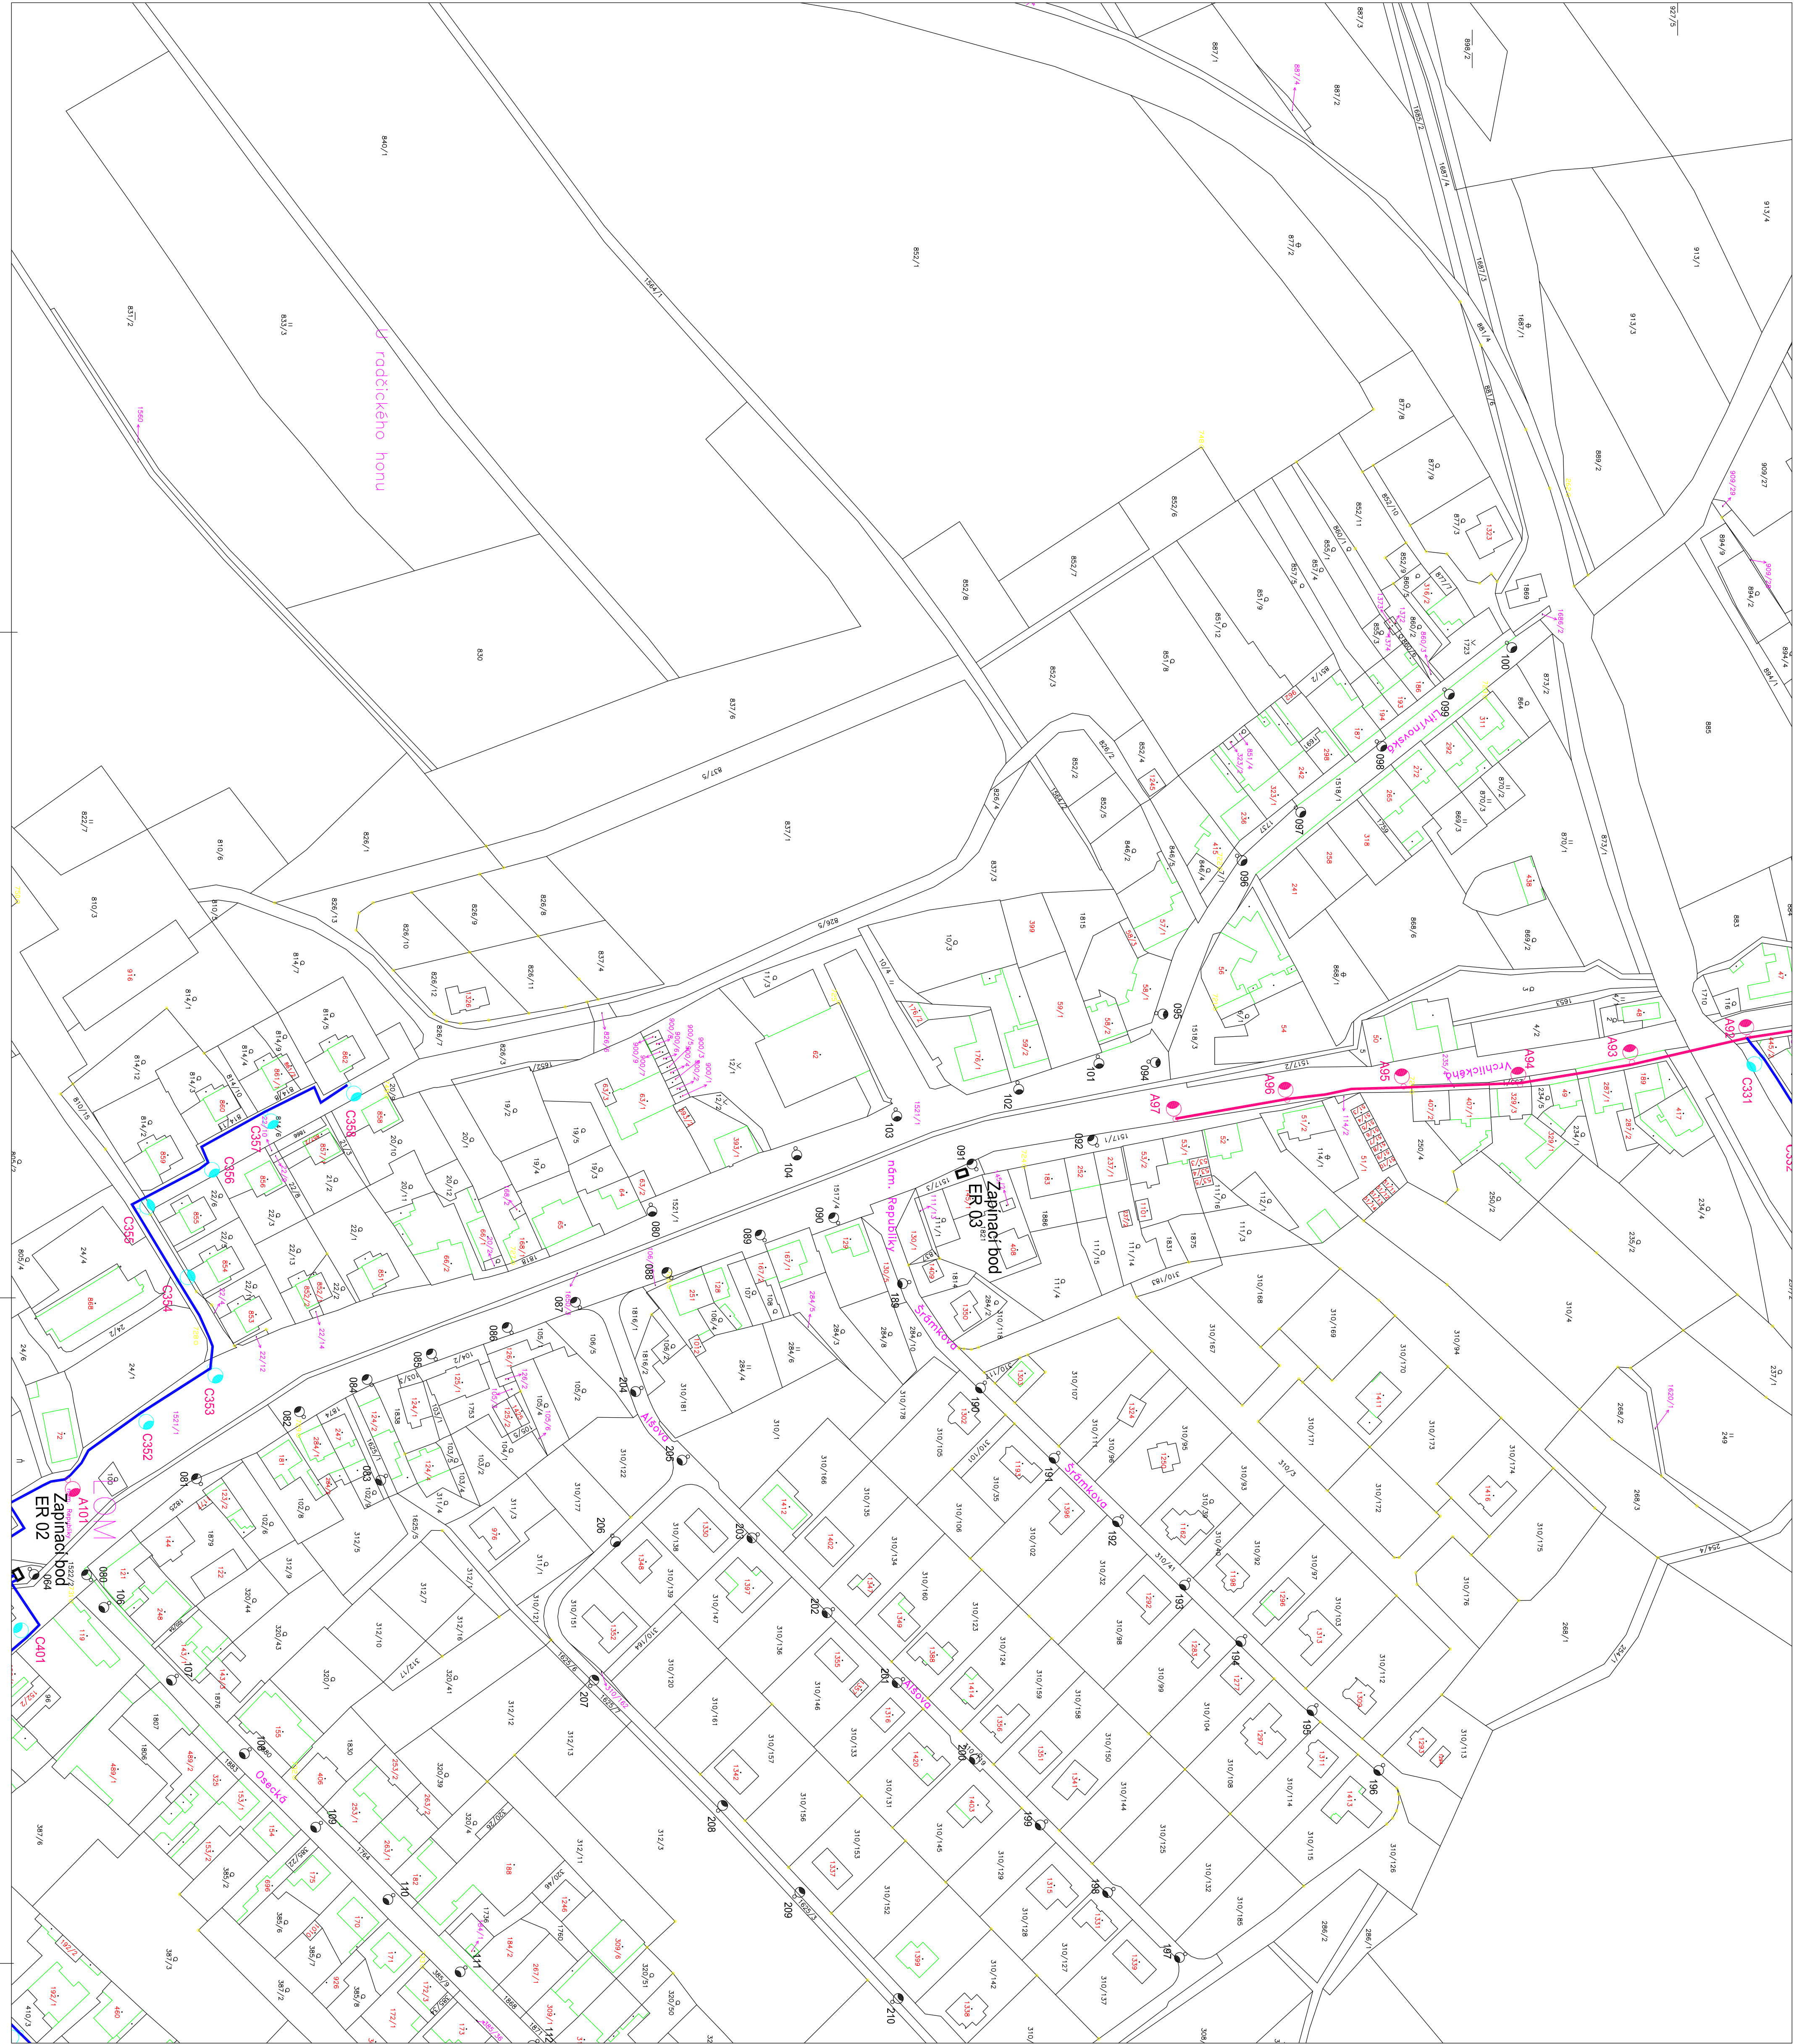

Legenda:

- Nový kabel VO CYK 48x25 mm2
- Nový kabel VO CYK 48x16 mm2
- Nový kabel VO CYK 48x10 mm2
- A Nový stozár VO K10 m výška 10 m + svítidlo Schröder AMPERA MIDI 32 LED 71 W
- B Nový stozár VO K8 m výška 8 m + svítidlo Schröder AMPERA MINI 24 LED 38 W
- C Nový stozár VO K6 m výška 6 m + svítidlo Schröder AMPERA MINI 16 LED 36 W
- D Nový stozár VO K5 m výška 5 m + svítidlo Schröder AMPERA MINI 8 LED 19 W
- E Nový stozár VO K4 m výška 4 m + svítidlo Schröder AMPERA MINI 8 LED 14 W
- Z Stávající světlý bod
- ↑ Uzemnění drát FeZn Ø 10 mm2
- Chránička TR PE Ø 110

Nápořtové soustava: 3PEN ~ 50Hz, 400V/TN-C
Ochrana samostatným odpojením od zdroje a pospověním v soustavě NN, dle ČSN 33 2000-4-41.

Kabely uloženy s krytím 600mm pod chodníkem. V místech pod komunikací a vjezdy uložiti do PE chrániček Ø110mm, pod komunikací s krytím 1000mm.

Kabely budou uloženy dle ČSN 332000-5-52 o ČSN 73 6005. Před zpočetím prací je třeba, aby investor zjistil vytyčení a ochranu stávajících sítí.

V místě křižení s komunikací, vjezdu a ostatních sítí budou kabely uloženy v chráničkách pr. 110.

Oprava veřejného osvětlení bude rozdělena do dvou etap.
Rozdělení je uvedeno v technické zprávě.

Stavba:	Ing. J. Mikulášek	MĚSTO LOM	Ing. Jaroslav Mikulášek
Základní projekt:	Ing. J. Mikulášek		Dobrovinská 393/2a
Projektant:	Ing. J. Mikulášek		149 00 Pohoř 4
Číslo stavy:			tel.: 602 437 347
Místo stavby:	Lom u Města		e-mail: mikulask@lomi.cz
Investor:	Obec Lom, náměstí Republiky 13, 435 11 Lom		
Spolupracovník:	XX		
Název stavby:		Datum: 11/2017	
Oprava stávajícího veřejného osvětlení		Stavba: LED osvětlení, PD	
Město Lom		Formát: 8 A4	
Situace - kabelové trasy		Číslo výkresu: ENG02.4	
		Měřítko: 1:500	