



PŮDORYS
Měřítko 1 : 50

ŘEZ
Měřítko 1 : 50

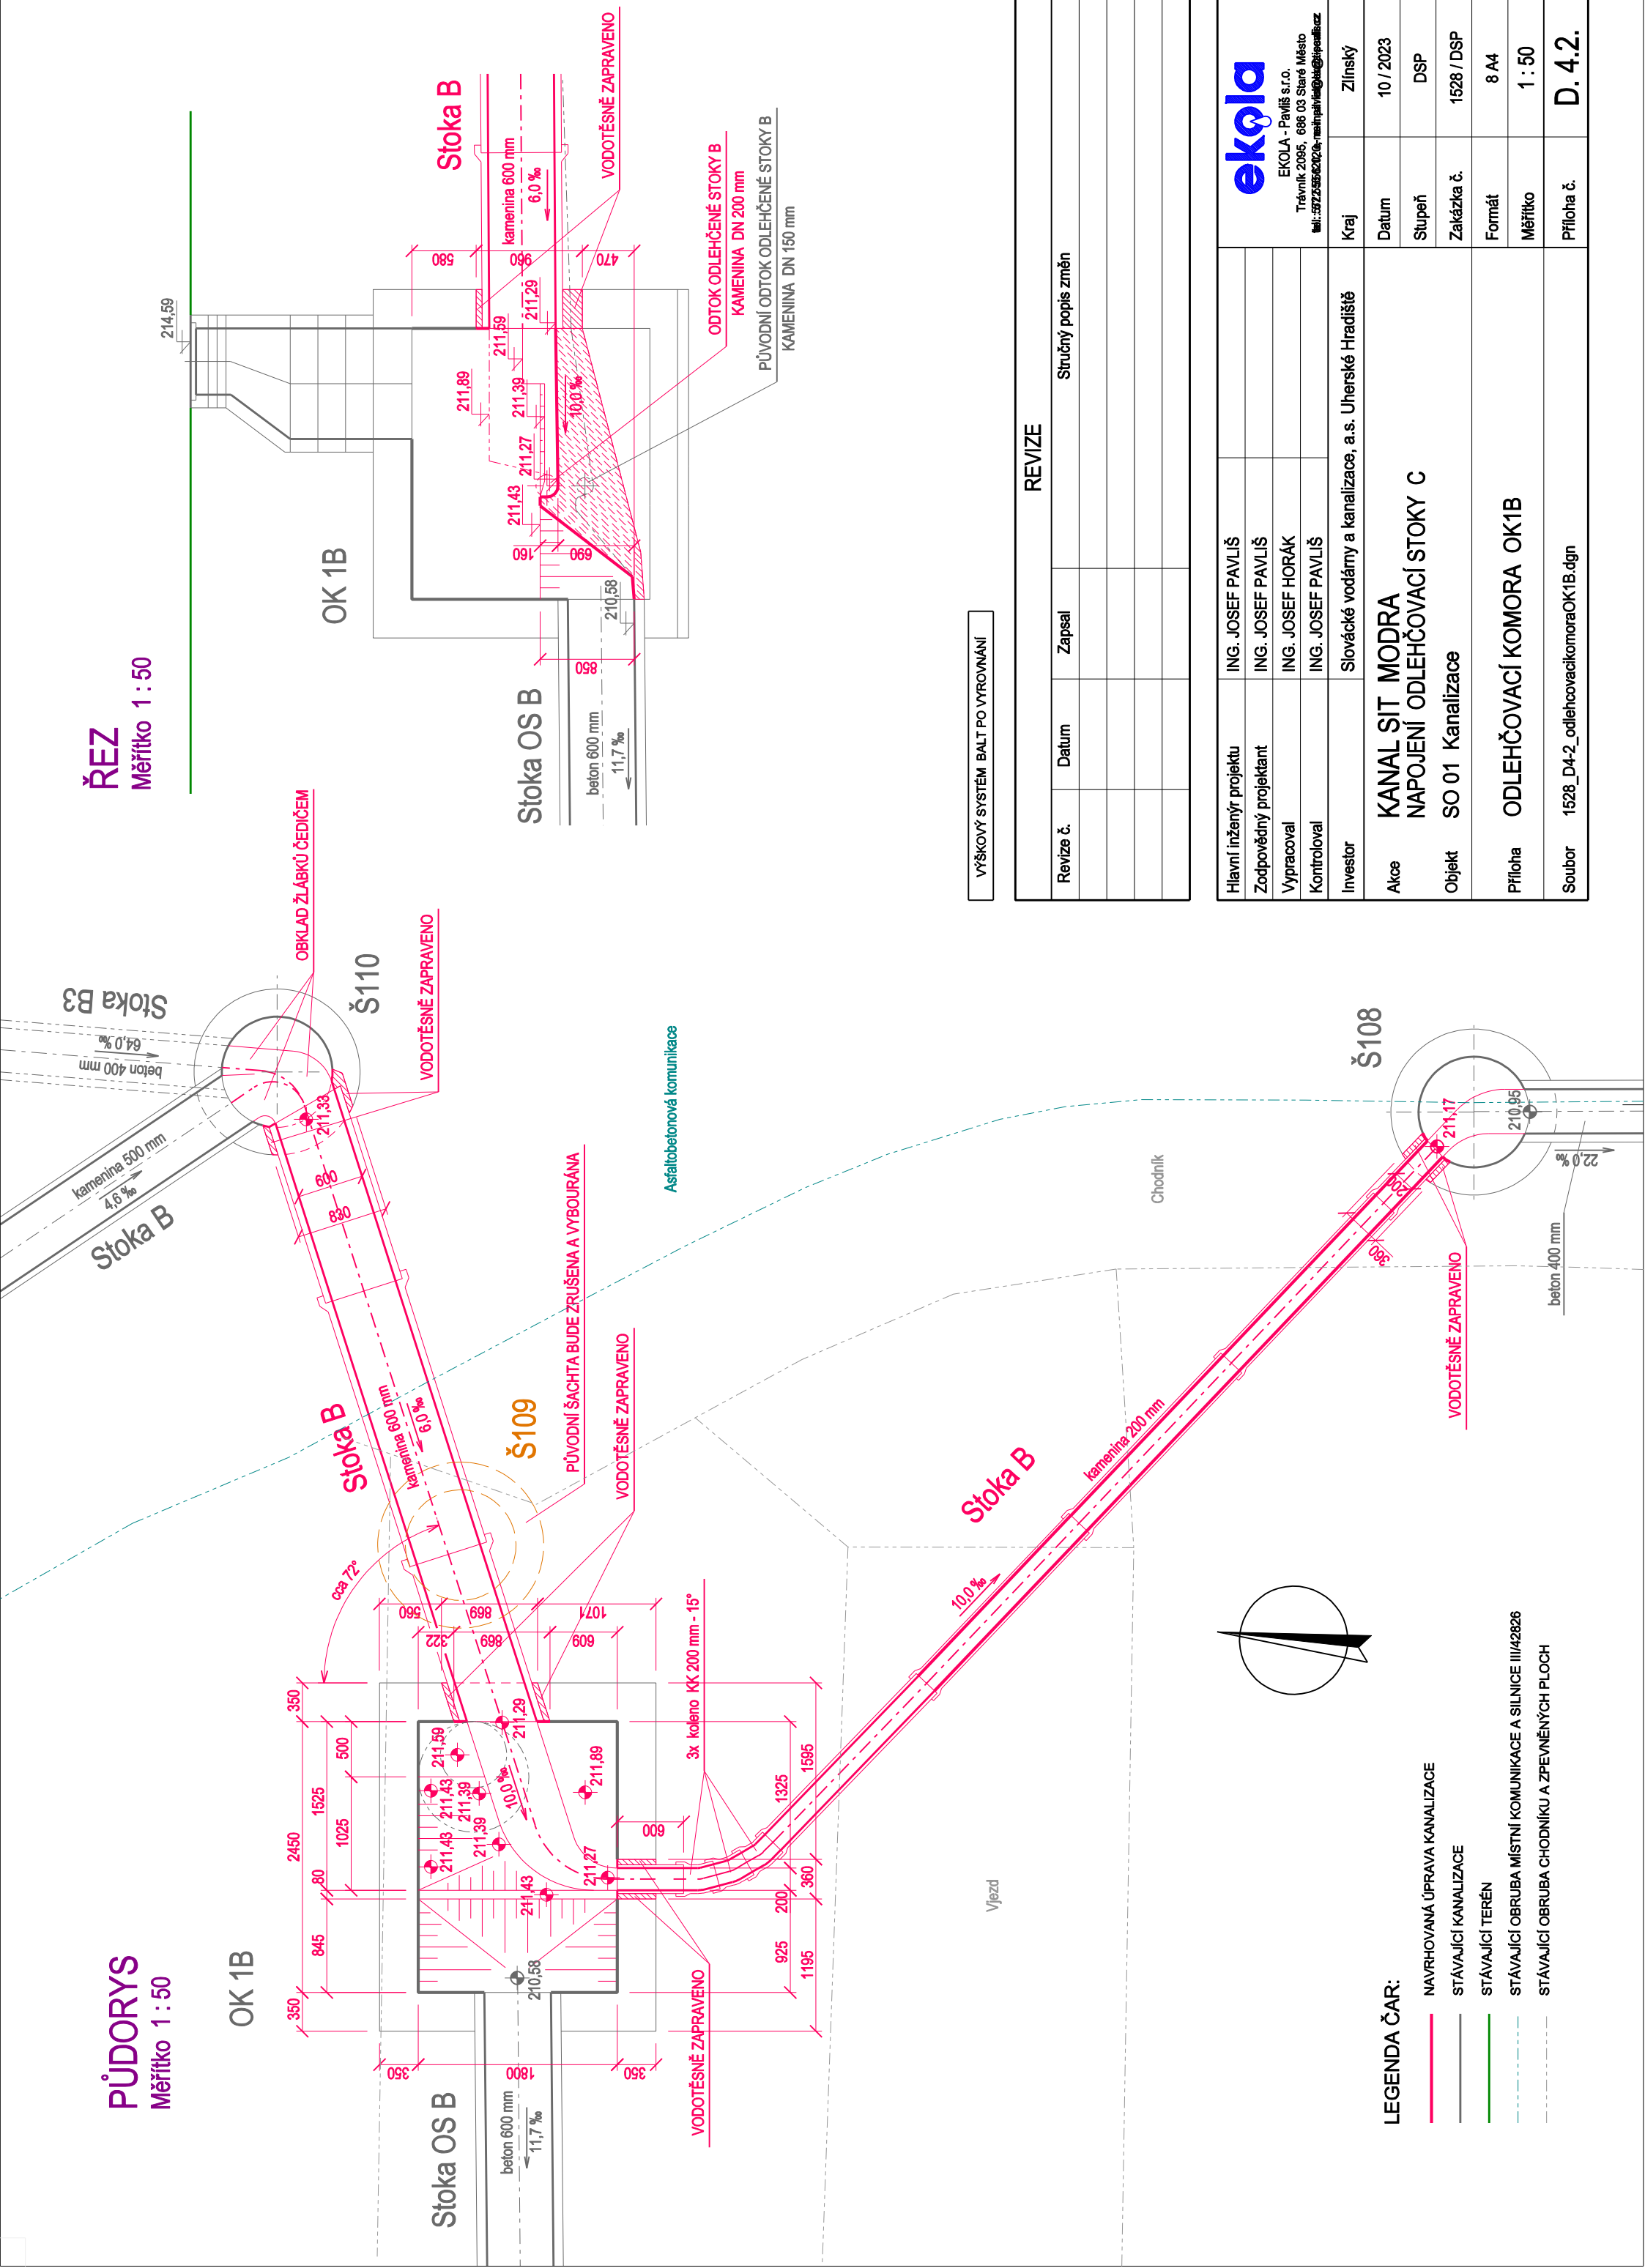

VÝŠKOVÝ SYSTÉM BALT PO VYROVNÁNÍ

REVIZE		
Revize č.	Datum	Zapsal

Hlavní inženýr projektu		ING. JOSEF PAVLIŠ	<div>EKOLA - Pavliš s.r.o. Trávník 2095, 686 03 Staré Město tel.: 572 255 620, e-mail: pavlis@ekola.cz</div>
Zodpovědný projektant		ING. JOSEF PAVLIŠ	
Vypracoval		ING. JOSEF HORÁK	
Kontroloval		ING. JOSEF PAVLIŠ	
Investor	Slovácké vodárny a kanalizace, a.s. Uherské Hradiště		
Akce	KANAL SIT MODRA NAPOJENÍ ODLEHČOVACÍ STOKY C		
Objekt	SO 01 Kanalizace		
Příloha	ODLEHČOVACÍ KOMORA OK1B		
Soubor	1528_D4-2_odlehčovacikomoraOK1B.dgn		
Kraj	Zlínský		
Datum	10 / 2023		
Stupeň	DSP		
Zakázka č.	1528 / DSP		
Formát	8 A4		
Měřítko	1 : 50		
Příloha č.	D.4.2.		