


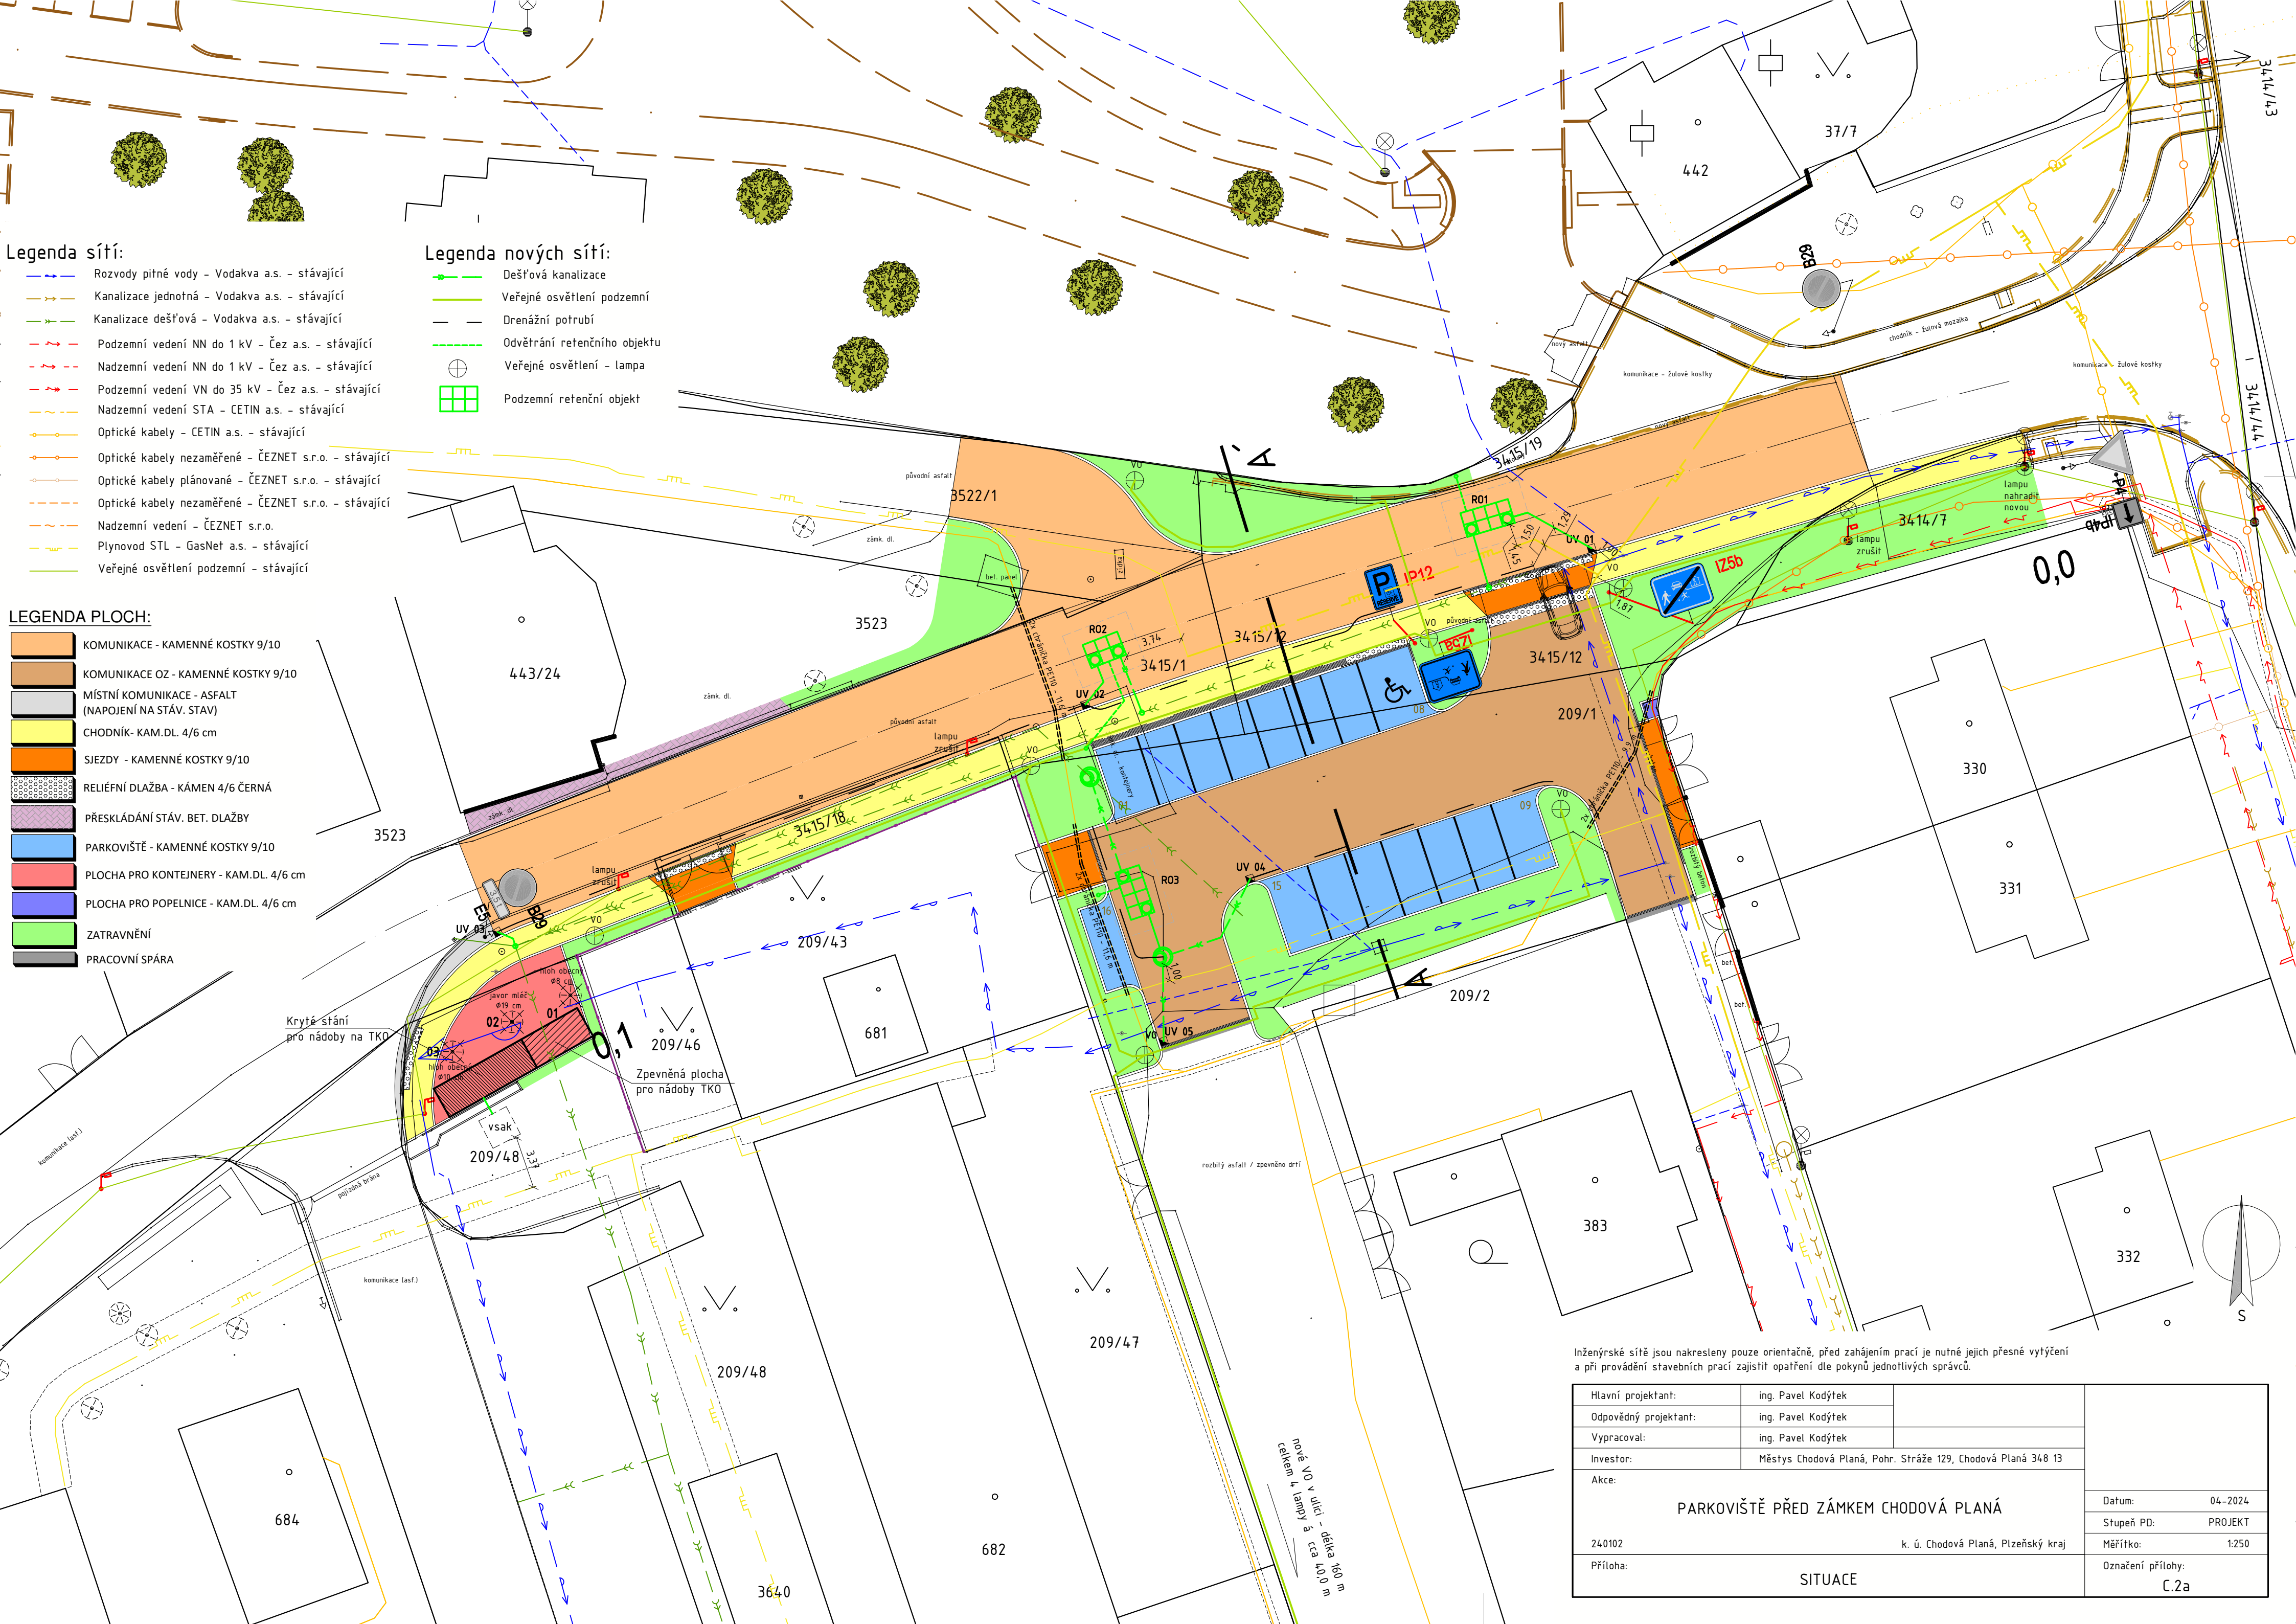

- Legenda sítí:**
- Rozvody pitné vody - Vodakva a.s. - stávající
 - Kanalizace jednotná - Vodakva a.s. - stávající
 - Kanalizace dešťová - Vodakva a.s. - stávající
 - Podzemní vedení NN do 1 kV - Čez a.s. - stávající
 - Nadzemní vedení NN do 1 kV - Čez a.s. - stávající
 - Podzemní vedení VN do 35 kV - Čez a.s. - stávající
 - Nadzemní vedení STA - CETIN a.s. - stávající
 - Optické kabely - CETIN a.s. - stávající
 - Optické kabely nezaměřené - ČEZNET s.r.o. - stávající
 - Optické kabely plánované - ČEZNET s.r.o. - stávající
 - Optické kabely nezaměřené - ČEZNET s.r.o. - stávající
 - Nadzemní vedení - ČEZNET s.r.o.
 - Plynovod STL - GasNet a.s. - stávající
 - Veřejné osvětlení podzemní - stávající

- Legenda nových sítí:**
- Dešťová kanalizace
 - Veřejné osvětlení podzemní
 - Drenážní potrubí
 - Odvětrání retenčního objektu
 - Veřejné osvětlení - lampa
 - Podzemní retenční objekt

- LEGENDA PLOCH:**
- KOMUNIKACE - KAMENNÉ KOSTKY 9/10
 - KOMUNIKACE OZ - KAMENNÉ KOSTKY 9/10
 - MÍSTNÍ KOMUNIKACE - ASFALT (NAPOJENÍ NA STÁV. STAV)
 - CHODNÍK - KAM.DL. 4/6 cm
 - SJEZDY - KAMENNÉ KOSTKY 9/10
 - RELIÉFNÍ DLAŽBA - KÁMEN 4/6 ČERNÁ
 - PŘESKLÁDÁNÍ STÁV. BET. DLAŽBY
 - PARKOVIŠTĚ - KAMENNÉ KOSTKY 9/10
 - PLOCHA PRO KONTEJNERY - KAM.DL. 4/6 cm
 - PLOCHA PRO POPELNICE - KAM.DL. 4/6 cm
 - ZATRAVNĚNÍ
 - PRACOVNÍ SPÁRA

Inženýrské sítě jsou nakresleny pouze orientačně, před zahájením prací je nutné jejich přesné vytyčení a při provádění stavebních prací zajistit opatření dle pokynů jednotlivých správců.

Hlavní projektant:	ing. Pavel Kodýtek	240102	k. ú. Chodová Planá, Plzeňský kraj	Datum: 04-2024			
Odpovědný projektant:	ing. Pavel Kodýtek				Stupeň PD: PROJEKT		
Vypracoval:	ing. Pavel Kodýtek					Měřítko: 1:250	
Investor:	Městys Chodová Planá, Pohr. Stráže 129, Chodová Planá 348 13						Označení přílohy: C.2a
Akce:							
PARKOVIŠTĚ PŘED ZÁMKEM CHODOVÁ PLANÁ							
Příloha:							
SITUACE							