


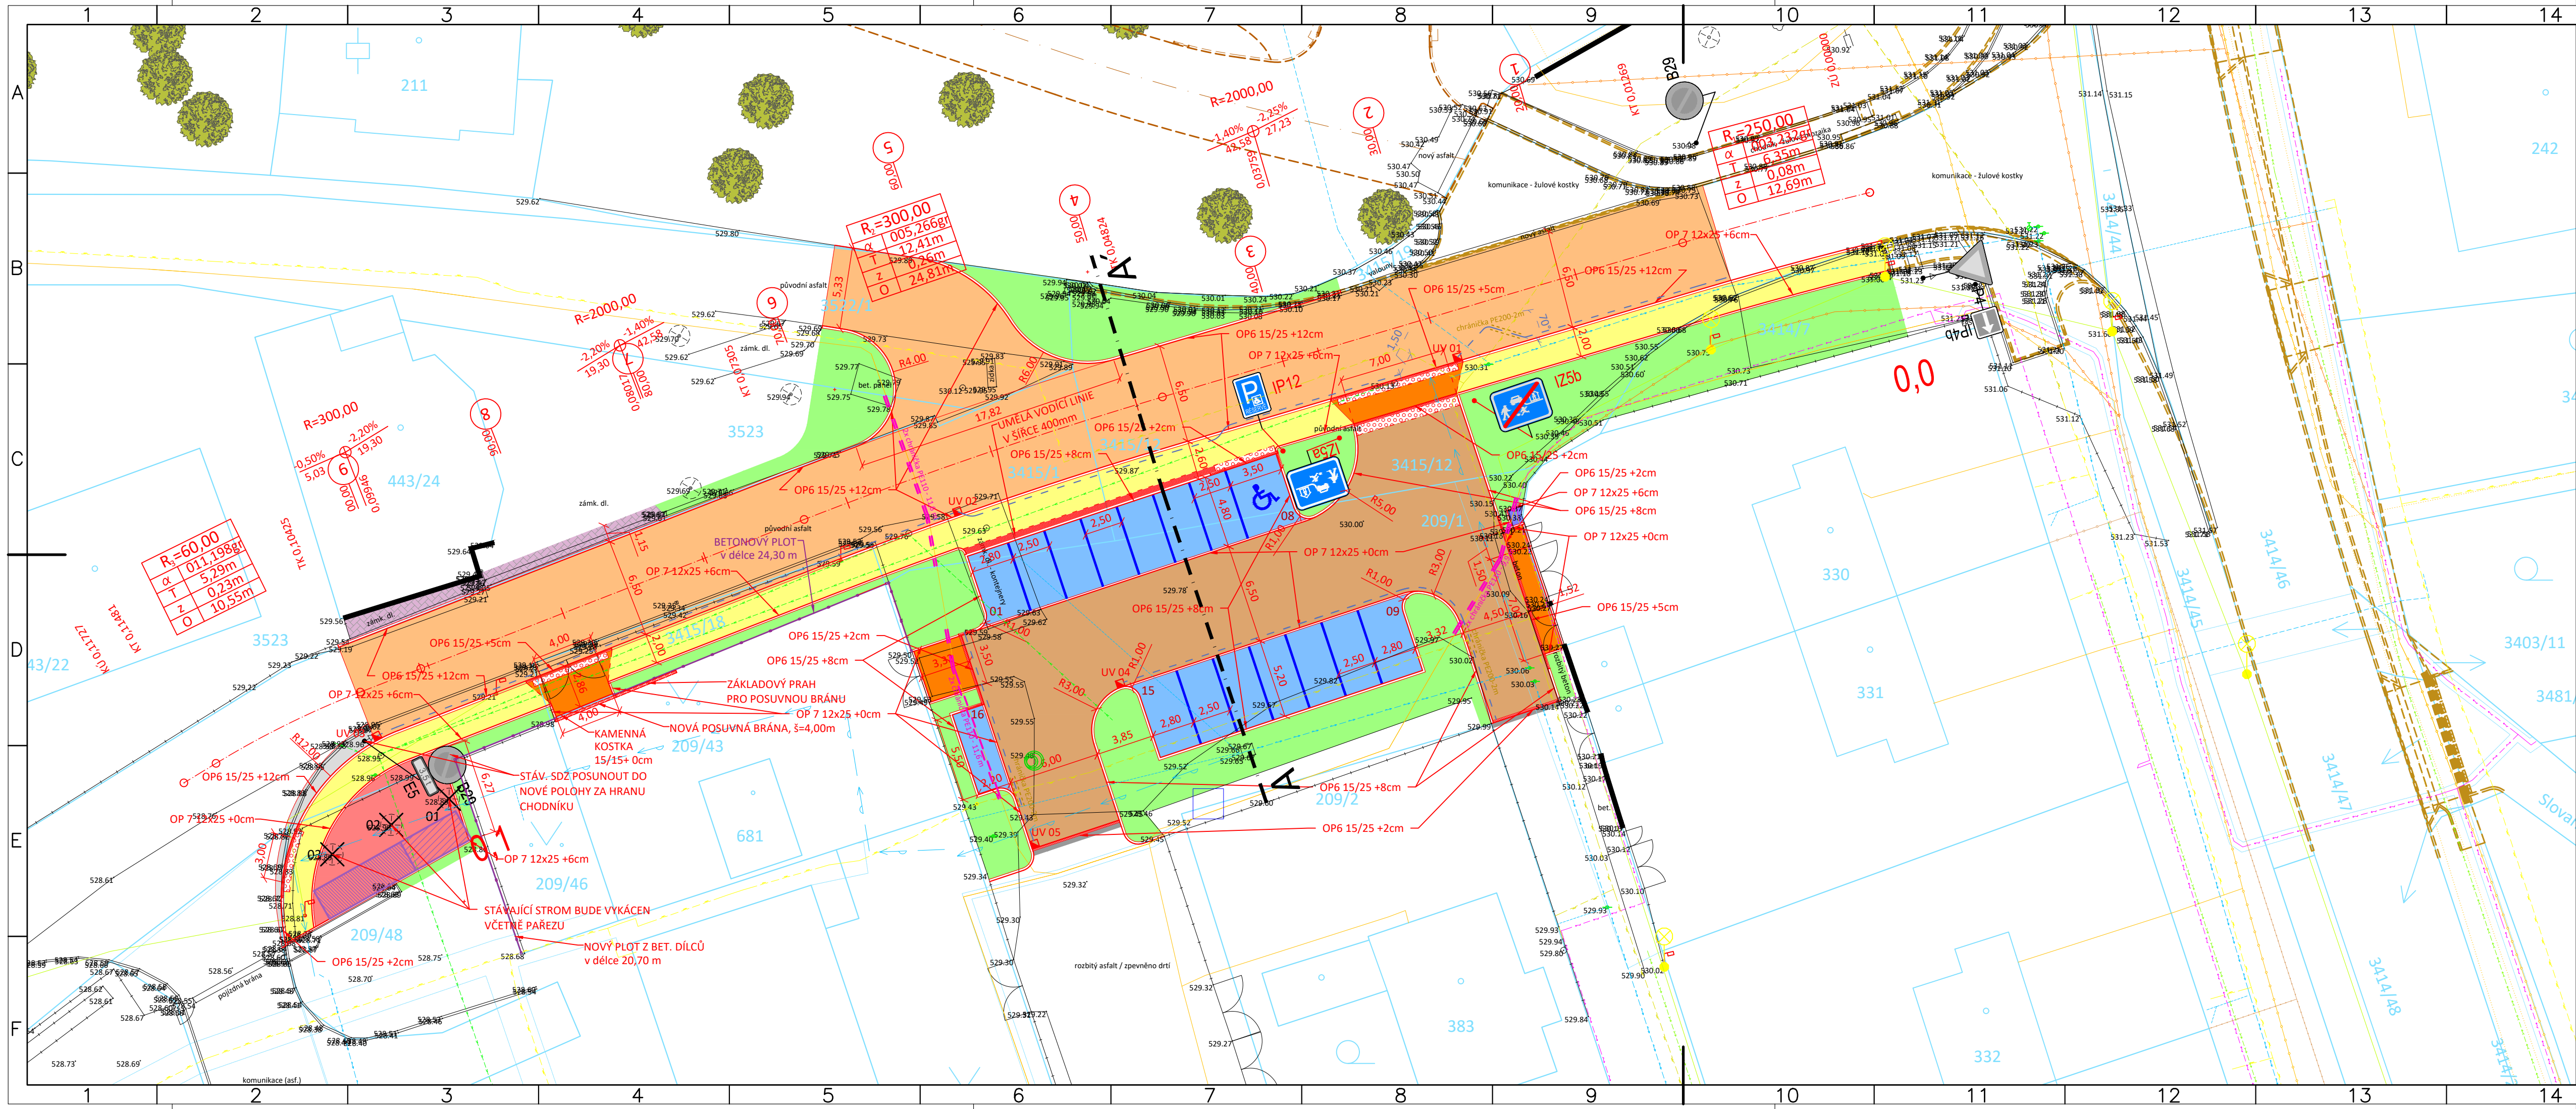

LEGENDA PLOCH:

- KOMUNIKACE - KAMENNÉ KOSTKY 9/10
- KOMUNIKACE OZ - KAMENNÉ KOSTKY 9/10
- MÍSTNÍ KOMUNIKACE - ASFALT (NAPOJENÍ NA STÁV. STAV)
- CHODNÍK - KAM.DL. 4/6 cm
- SJEZDY - KAMENNÉ KOSTKY 9/10
- RELIEFNÍ DLAŽBA - KÁMEN 4/6 ČERNÁ
- PŘESKLÁDÁNÍ STÁV. BET. DLAŽBY
- PARKOVIŠTĚ - KAMENNÉ KOSTKY 9/10
- PLOCHA PRO KONTEJNERY - KAM.DL. 4/6 cm
- PLOCHA PRO POPELNICE - KAM.DL. 4/6 cm
- ZATRAVNĚNÍ
- PRACOVNÍ SPÁRA

LEGENDA SÍTÍ

- Rozvody pitné vody - Vodakva a.s. - stávající
- Kanalizace jednotná - Vodakva a.s. - stávající
- Kanalizace dešťová - Vodakva a.s. - stávající
- Podzemní vedení NN do 1 kV - Čez a.s. - stávající
- Nadzemní vedení NN do 1 kV - Čez a.s. - stávající
- Podzemní vedení VN do 35 kV - Čez a.s. - stávající
- Nadzemní vedení STA - CETIN a.s. - stávající
- Optické kabely - CETIN a.s. - stávající
- Optické kabely nezaměřené - ČEZNET s.r.o. - stávající
- Optické kabely plánované - ČEZNET s.r.o. - stávající
- Optické kabely nezaměřené - ČEZNET s.r.o. - stávající
- Nadzemní vedení - ČEZNET s.r.o.
- Plynovod STL - GasNet a.s. - stávající
- Veřejné osvětlení podzemní - stávající
- MW vedení, v. 11 m - Vodafone cz - stávající
- Podzemní kabelové rozvody - ZKTV - stávající

LEGENDA ČAR:

- KATASTR VNĚJŠÍ
- KATASTR VNITŘNÍ
- ZAMĚŘENÍ
- NOVÝ STAV
- OBRUBNÍK OP6 150/250
- OBRUBNÍK OP6 snížený
- OBRUBNÍK OP6 přechodový
- OBRUBNÍK OP7 120/250 - KAM.KOSTKA 150/150 +0cm
- NOVÝ PLOT Z BET. DÍLCŮ
- VDZ NOVÉ
- OSA KOMUNIKACE
- KOORDINACE "DOMOV SENIORŮ CHODOVÁ PLANÁ"
- KOORDINACE "CHODNÍK PODÉL SILNICE I/21 - CH. PL."
- DRENÁŽ PVC DN 100

LEGENDA SYMBOLŮ:

- STROM BEZ ROZLIŠENÍ
- LAMPA VO
- ŠOUPĚ - VODA
- KEŘ
- STROM URČENÝ KE KÁCENÍ

- STÁVAJÍCÍ SDZ
- NOVÉ SDZ

POZN1: PD PŘEDPOKLÁDÁ ULOŽENÍ INŽENÝRSKÝCH SÍTÍ DLE NORMY ČSN 73 6005 "PROSTOROVÉ USPOŘÁDÁNÍ SÍTÍ." AUTOR PD NEPŘEBÍRÁ ZODPOVĚDNOST ZA PŘÍPADNÉ KOLIZE S INŽENÝRSKÝMI SÍTĚMI V PŘÍPADĚ ŽE TOTO ZAŘÍZENÍ NEBUDE ULOŽENO DLE ČSN 73 6005 NEBO JINAK, NEŽ DLE PŘEDANÝCH ZÁKRESŮ.

POZN2: POKLOPY ŠACHET, ULIČNÍCH VPUSTÍ, ŠOUPATA, HYDRANTY A JINÉ ARMATURY BUDOU VÝŠKOVĚ UPRÁVENY DO NOVÉ NIVELETY, V MÍSTĚCH KOLIZE S OBRUBOU BUDOU OBRUBY PŘERUŠENY, NEBO V NICH BUDE VYŘÍZNUT VÝKLENEK

POZN3: V MÍSTĚCH NAPOJENÍ NA STÁVAJÍCÍ STAV NAPOJIT NOVÉ KONSTRUKCE PLYNULE

POZN4: SOUŘADNICOVÝ SYSTÉM: S-JTSK VÝŠKOVÝ SYSTÉM: Bpv

 PROJEKČNÍ KANCELÁŘ		Bc. Michal Pašava Projektová činnost ve výstavbě Inženýrské, dopravní a gabionové stavby		<i>Otisk autorizačního razítka:</i>	
Projektant:		Zodpovědný projektant:		HIP projektant:	
Michael Šťastný		Bc. Michal Pašava		Ing. Pavel Kodýtek	
Kraj: Plzeňský		MěÚ: Chodová Planá			
Objednatel: Městys Chodová Planá, Pohraniční stráž 129, 348 13 Chodová Planá				Datum: 05/2024	
Akce:		Parkoviště u zámku, Chodová Planá		Číslo zakázky 2024-05	
				Měřítko: 1 : 250	
				Číslo přílohy: 101.2	
SO: Objekty pozemních komunikací - SO 101				Stupeň:	Paré číslo:
Příloha: Situace dopravního řešení				DÚR+DSP+ PDPS	
Ofice: Březinova 18/13, 390 02 Cheb, mob: 774 406 860, email: pasava@idgdesign.cz, idgdesign.cz, idgdesign.cz, 06497381, DIČ: CZ06497381 / Bc. Michal Pašava: 7379475, DIČ: CZ830811825					