



ČOV Předboj - navýšení kapacity
D.1.10.1 SO 10 Nová komunikace, situace, řezy

Měřítko: 1:10

Nová komunikace - Řez

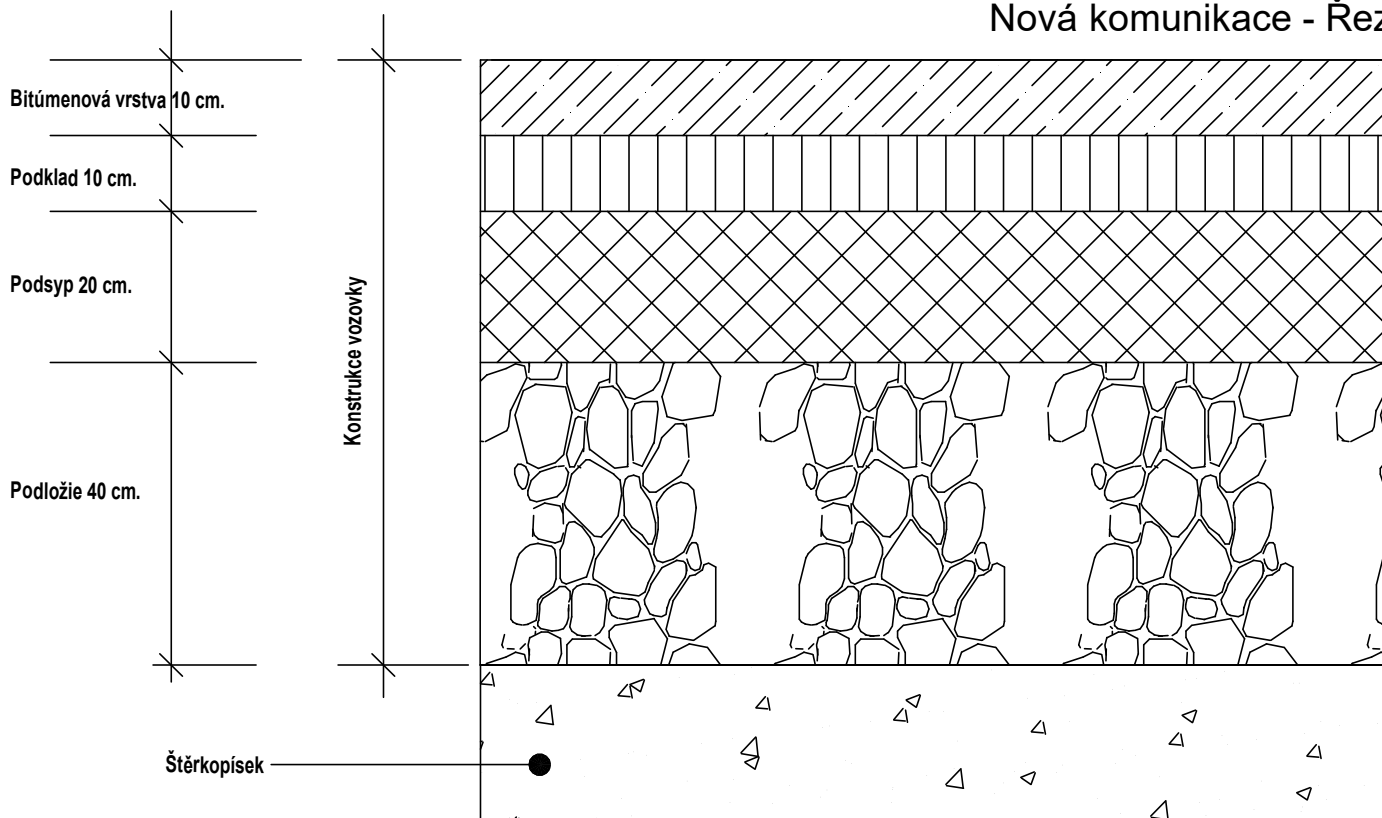

Vzorový rez okapového chodníka

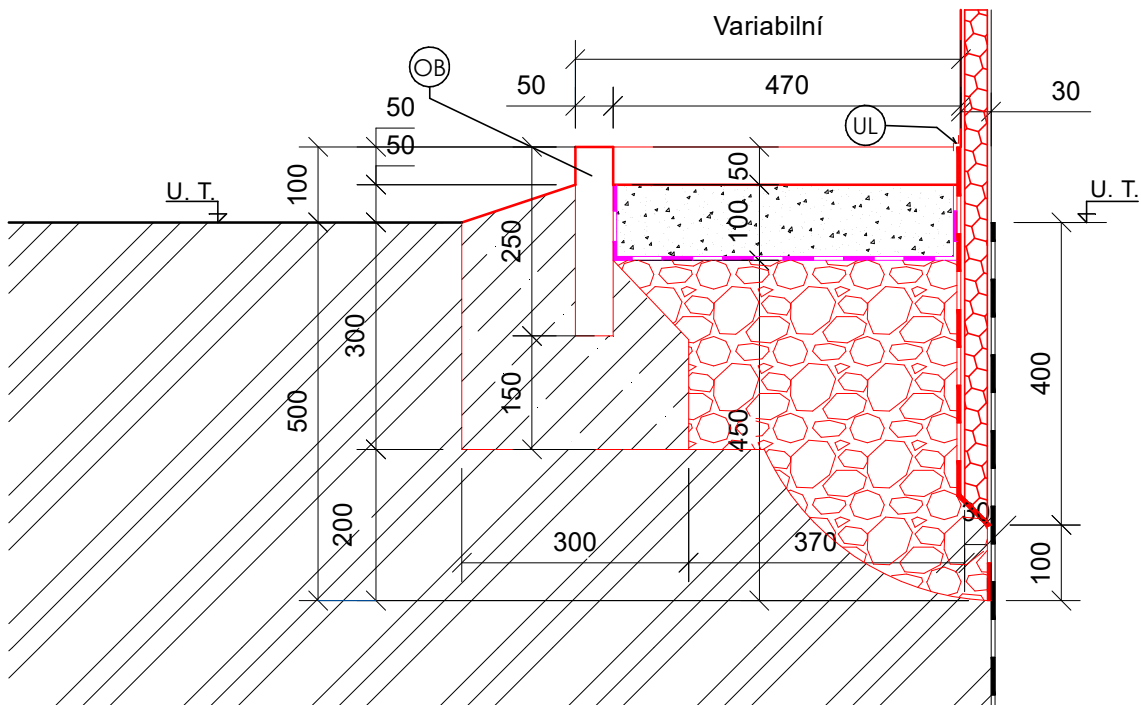

Ing. Vlasta Gernerová, Ph.D.
Jižní 889, 250 65 Líbeznice

VYPRACOVAL: Ing. Antonio Parisi
antonio1.parisi@mail.polimi.it
Autorizovaný inženýr pro VH Stavb

OBJEDNATEL: Obec Předboj

KONTROLOVAL: Ing. Antonio Parisi
ČÍSLO ZAKÁZKY: OPř01
STUPEŇ: DÚR+DSP

AKCE:

ČOV Předboj – navýšení kapacity

D.1.10.1 SO 10 Nová komunikace, situace, řezy

FORMÁT: A4

MĚŘÍTKO: 1:10

DATUM: 07/2022

ČÍSLO PŘÍLOHY: 20