




ČOV Předboj - navýšení kapacity
D.1.1.1 SO 01 Stávající linka 1 - rekonstrukce
Stávající stav - Půdorys, řezy
Měřítko: 1:100

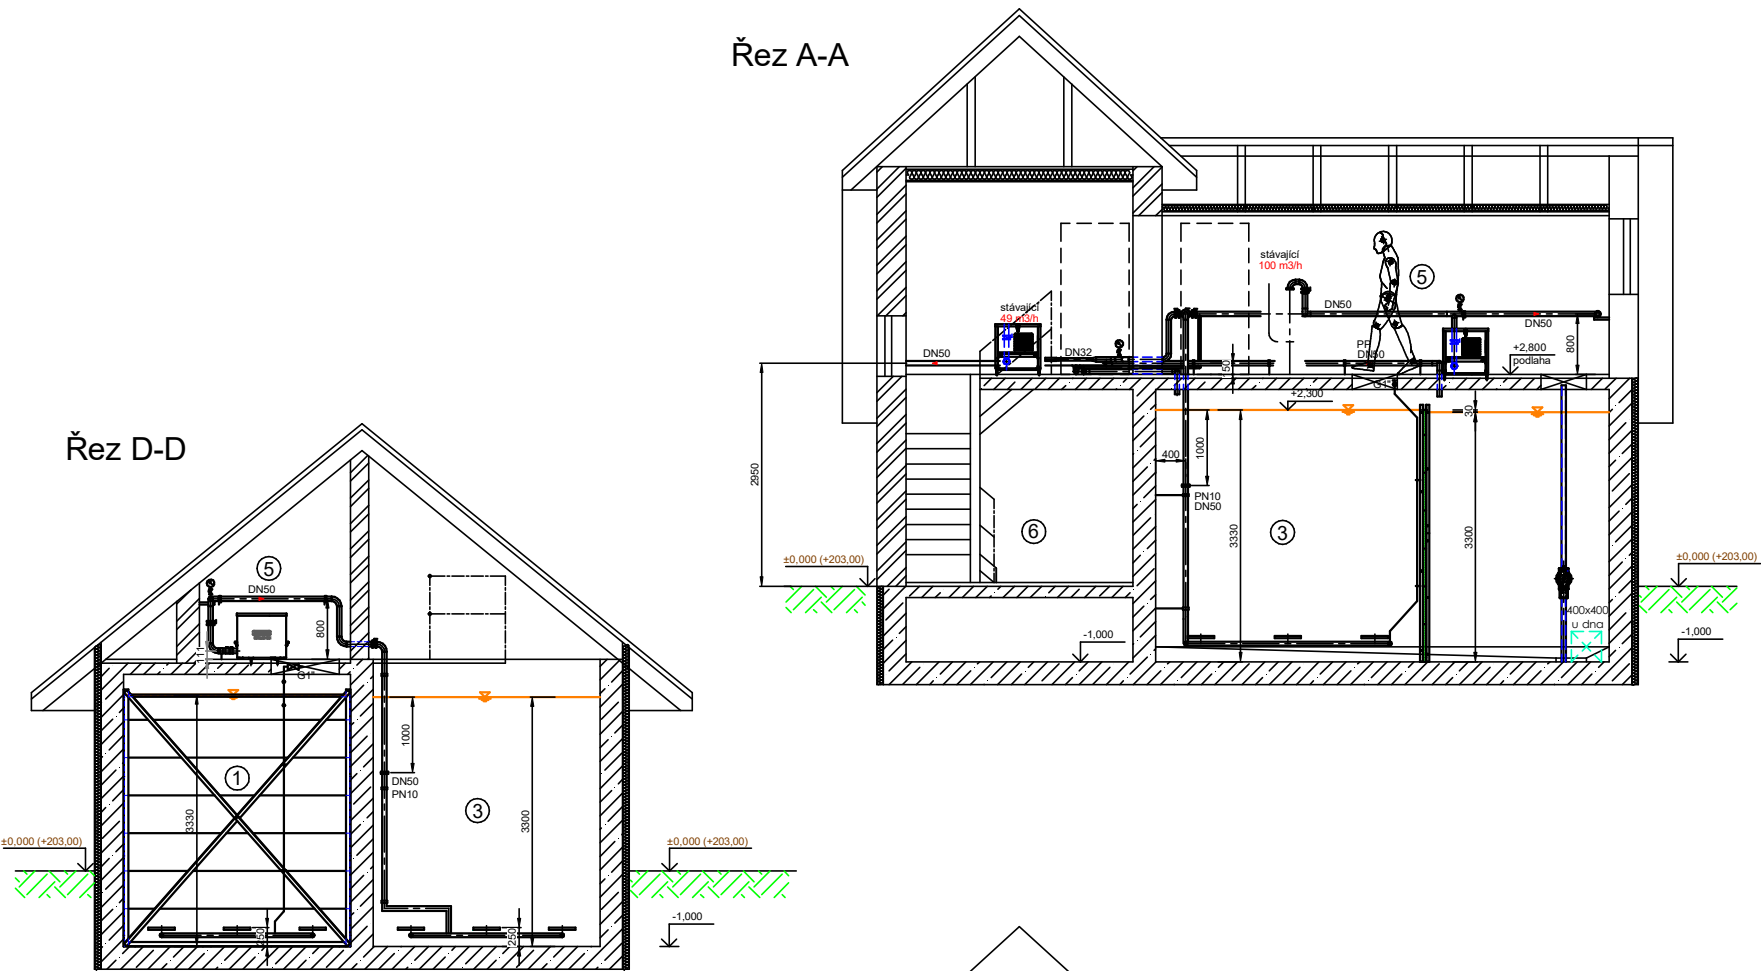

Horizontální řez

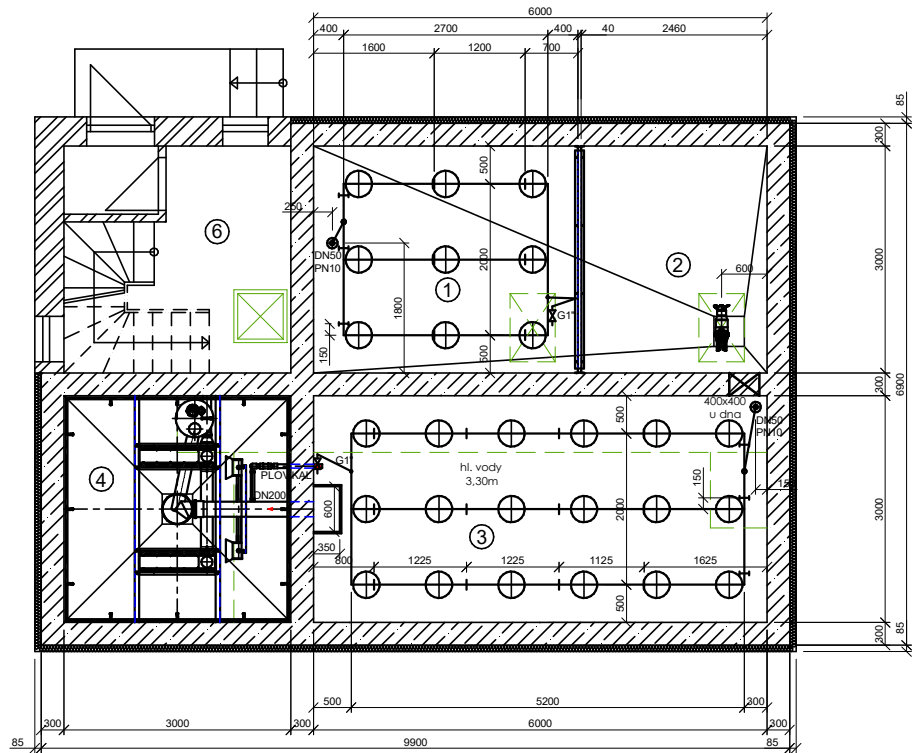

Půdorys

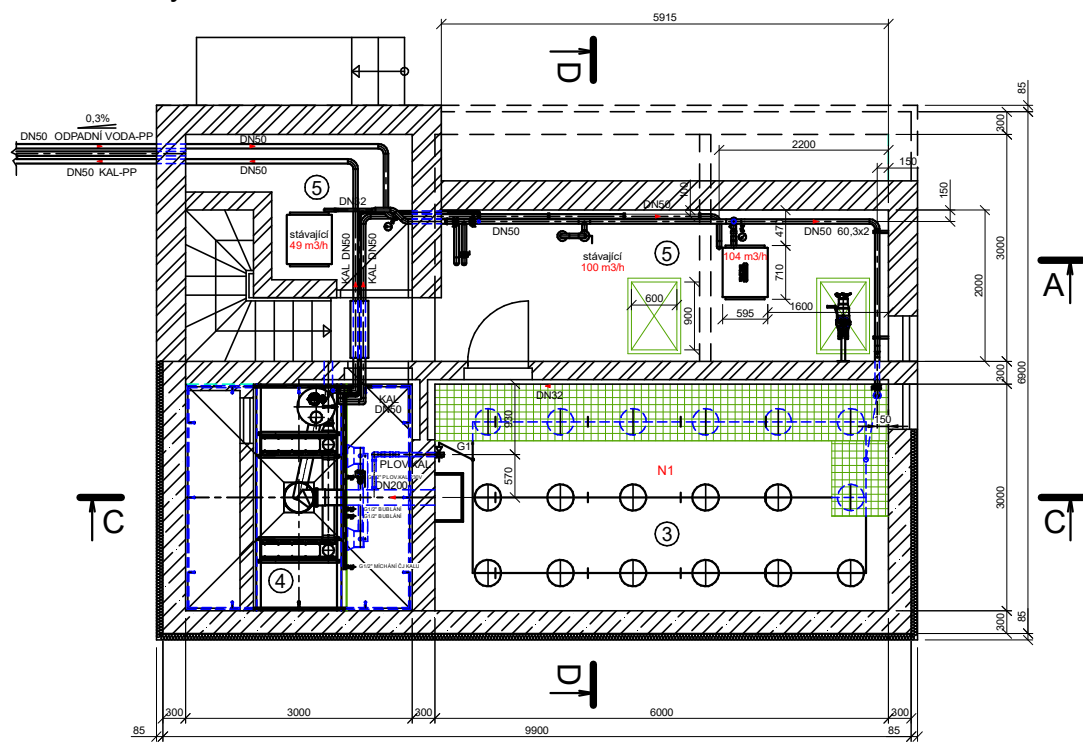

- Legenda
- ① Regenerace
 - ② Denitrifikace
 - ③ Nitrifikace
 - ④ Dosazovací nádrž
 - ⑤ Dmýchárna
 - ⑥ Vstup do budovy

Ing. Vlasta Gernerová, Ph.D. Jižní 889, 250 65 Líbeznice	VYPRACOVAL: Ing. Antonio Parisi antonio1.parisi@mail.polimi.it Autorizovaný inženýr pro VH Stavby, č. ČKAIT: 1103148	OBJEDNATEL: Obec Předboj	KONTROLOVAL: Ing. Antonio Parisi
		ČÍSLO ZAKÁZKY: OP01	STUPEŇ: DŮR+DSP
AKCE: ČOV Předboj – navýšení kapacity			
D.1.1.1 SO 01 Stávající linka 1 - rekonstrukce - Stávající stav - Půdorys, řezy		FORMÁT: A3	MĚŘÍTKO: 1 : 100
		DATUM: 07/2022	ČÍSLO PŘÍLOHY: 7