


ČOV Předboj - navýšení kapacity

D.1.2.1 SO 02 Stávající linka 2 - rekonstrukce


Stávající stav - Půdorys, řezy

Měřítko: 1:100

Půdorys - technologie

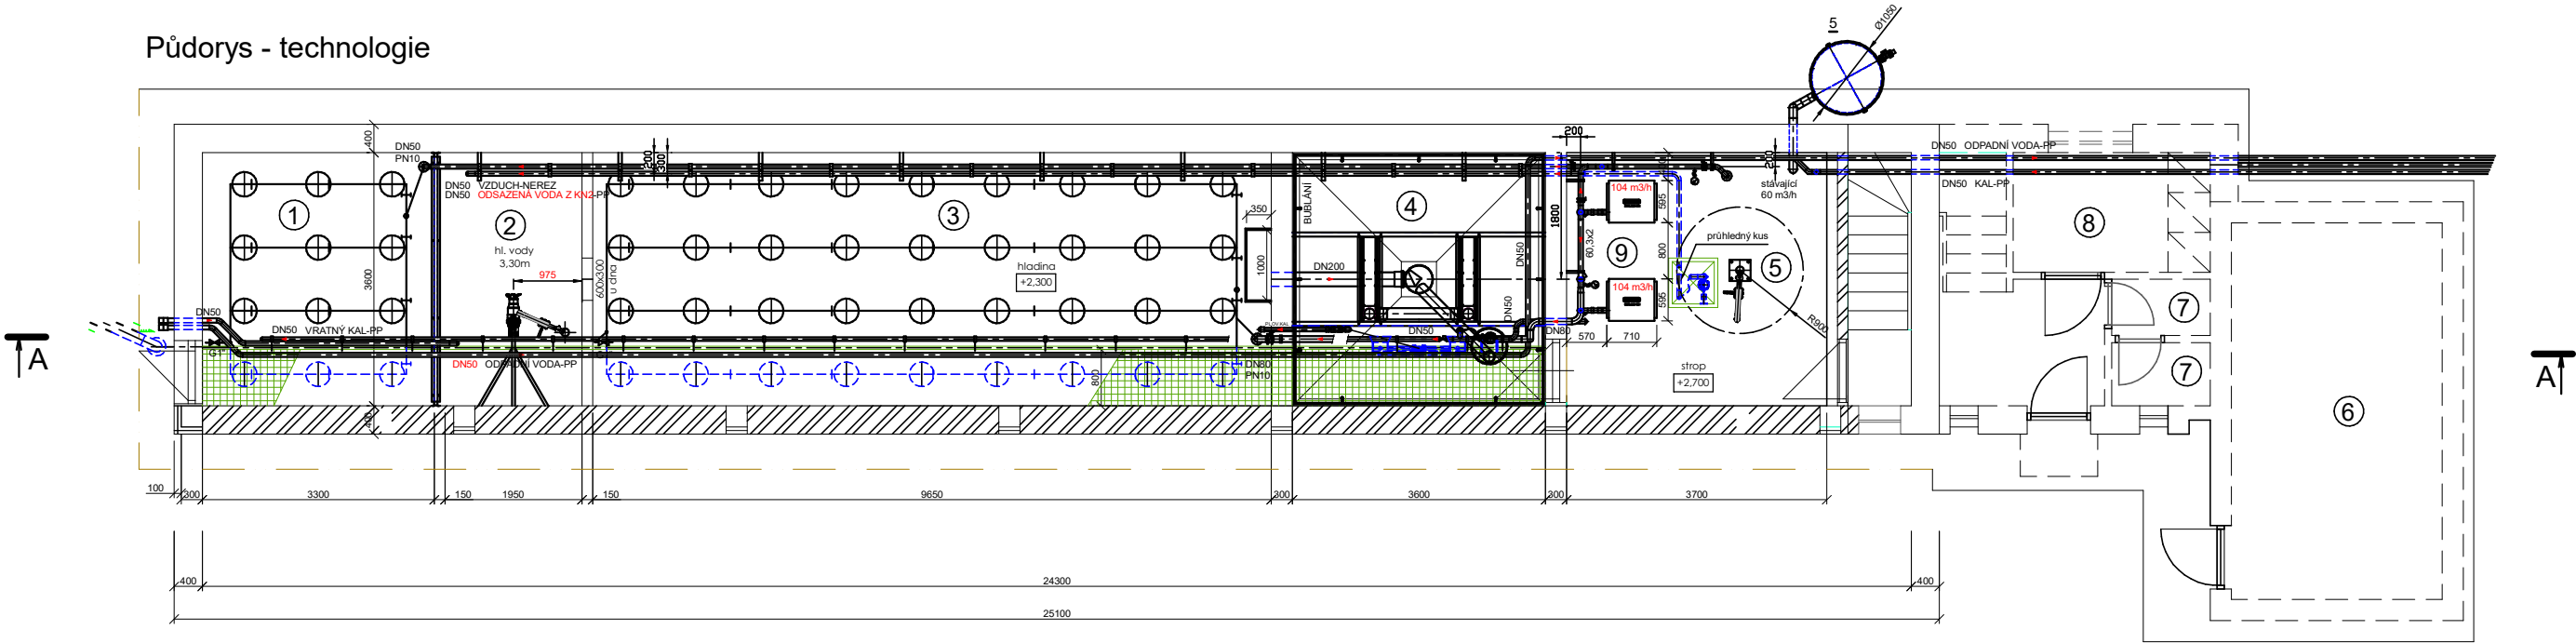

Řez A-A

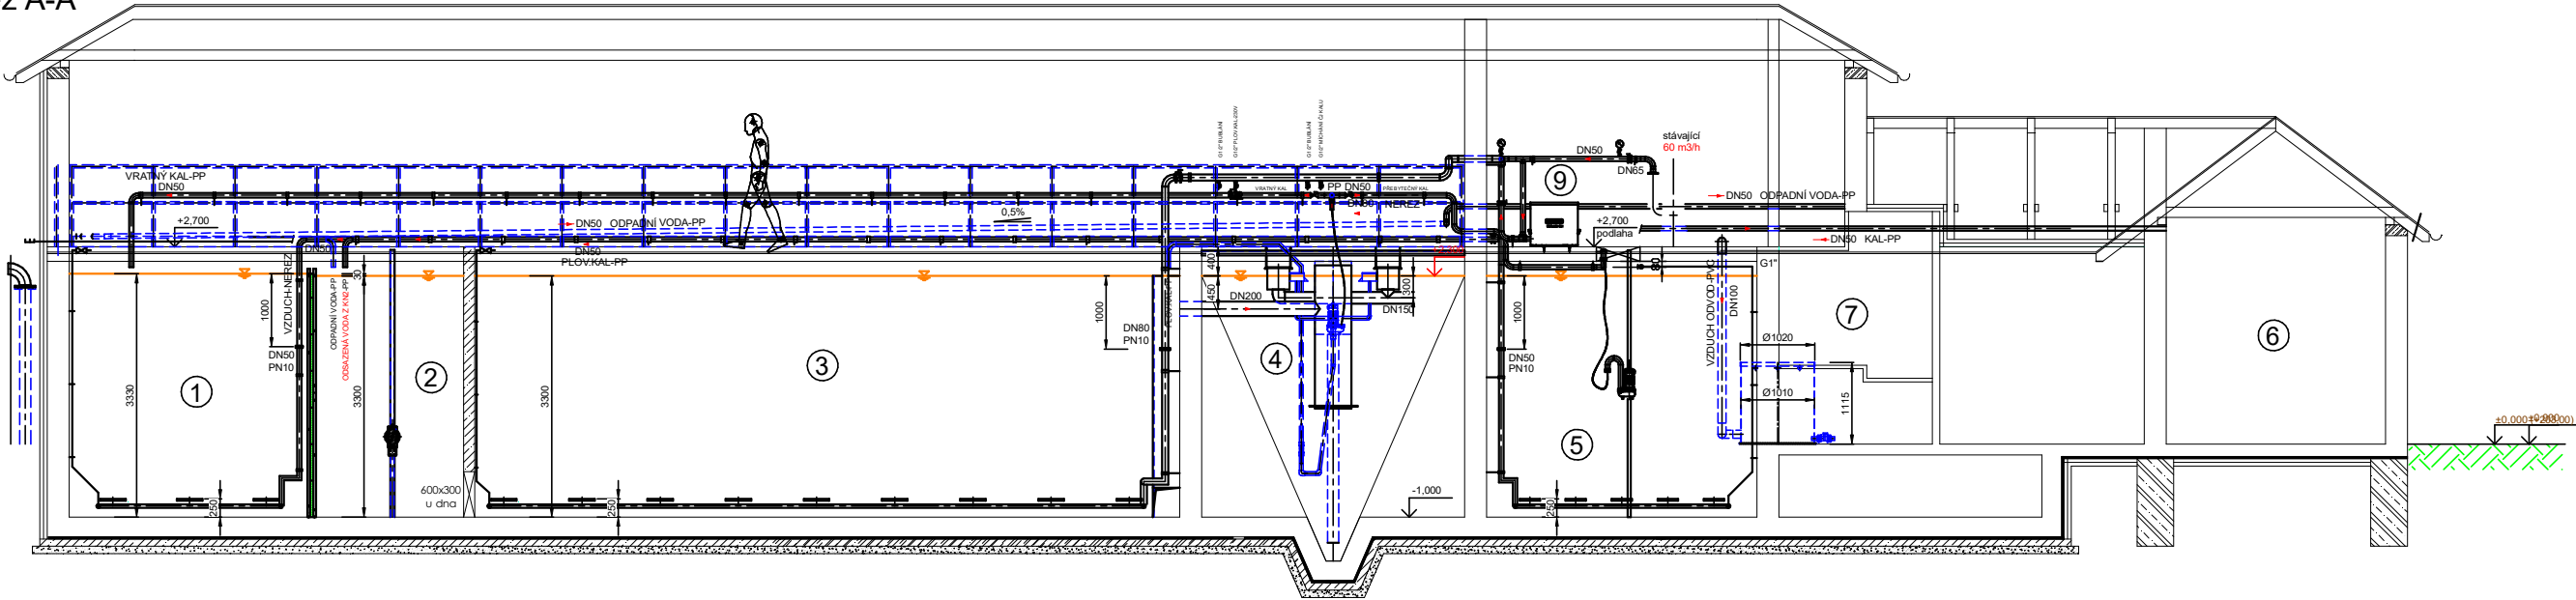

Legenda

- ①

Regenerace
- ②

Denitrifikace
- ③

Nitrifikace
- ④

Dosazovací nádrž
- ⑤

Uskladňovací nádrž kalu
- ⑥

Kalová koncovka
- ⑦

Sociální zařízení
- ⑧

Šatna
- ⑨

Dmýchárna

Ing. Vlasta Gernerová, Ph.D. Jižní 889, 250 65 Líbeznice	VYPRACOVAL: Ing. Antonio Parisi antonio1.parisi@mail.polimi.it Autorizovaný inženýr pro VH Stavby, č. ČKAIT: 1103148	OBJEDNATEL: Obec Předboj	KONTROLOVAL: Ing. Antonio Parisi
		ČÍSLO ZAKÁZKY: OP101	STUPEŇ: DŮR+DSP
AKCE: ČOV Předboj – navýšení kapacity			
D.1.2.1 SO 02 Stávající linka 2 - rekonstrukce - Stávající stav - Půdorys, řezy		FORMÁT: A3	MĚŘITKO: 1 : 100
		DATUM: 07/2022	ČÍSLO PŘÍLOHY: 8