
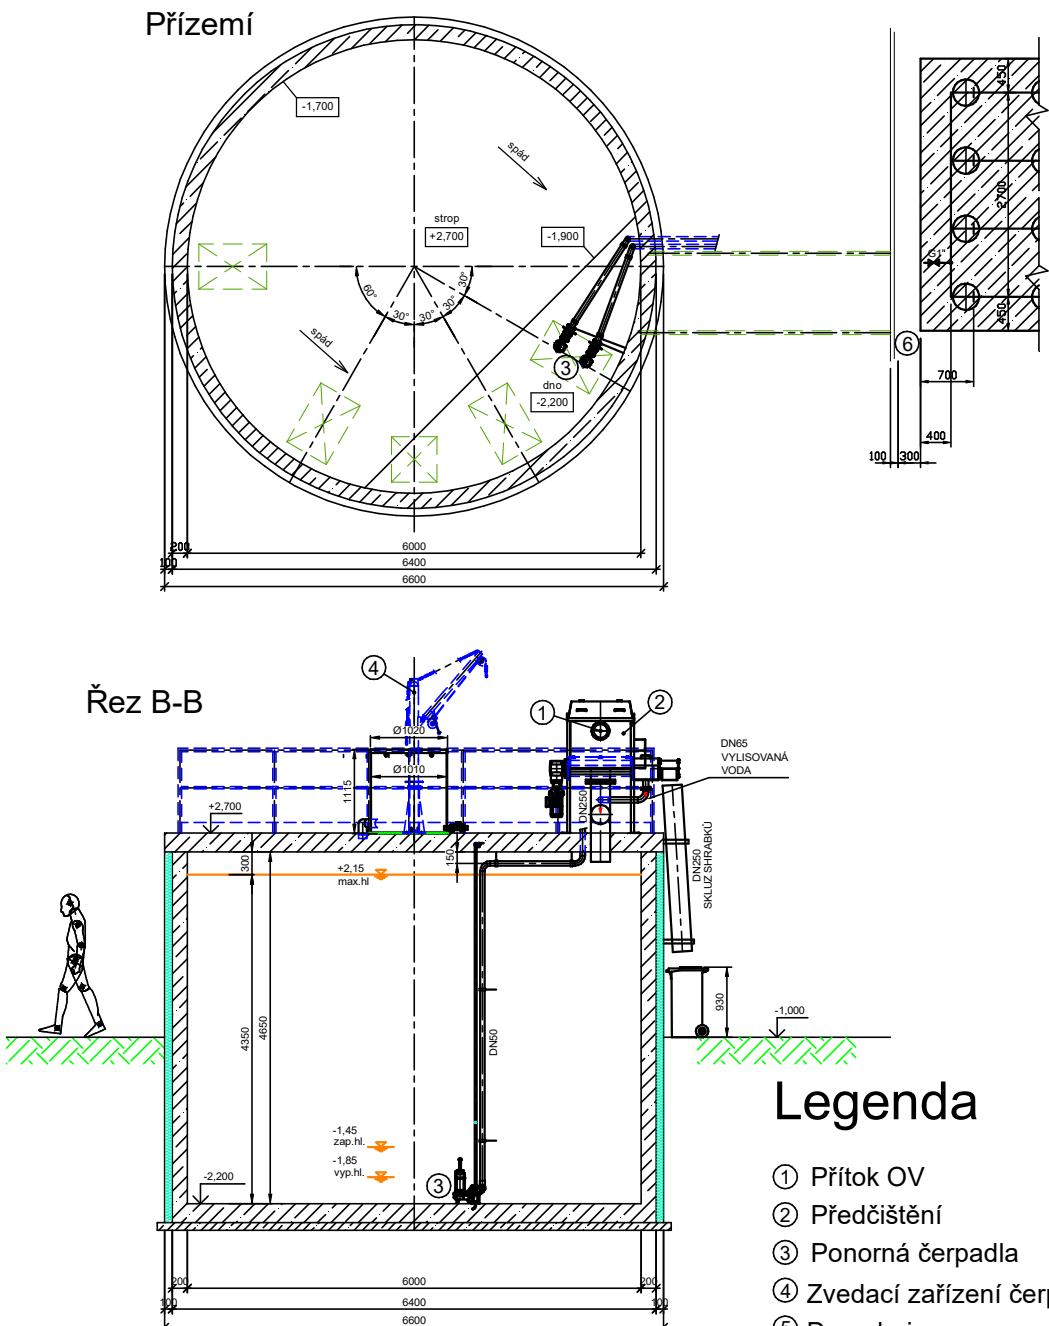


ČOV Předboj - navýšení kapacity
D.1.3.1 SO 03 Stávající VN - rekonstrukce
Stávající stav - Půdorys, řezy
Měřítko: 1:100

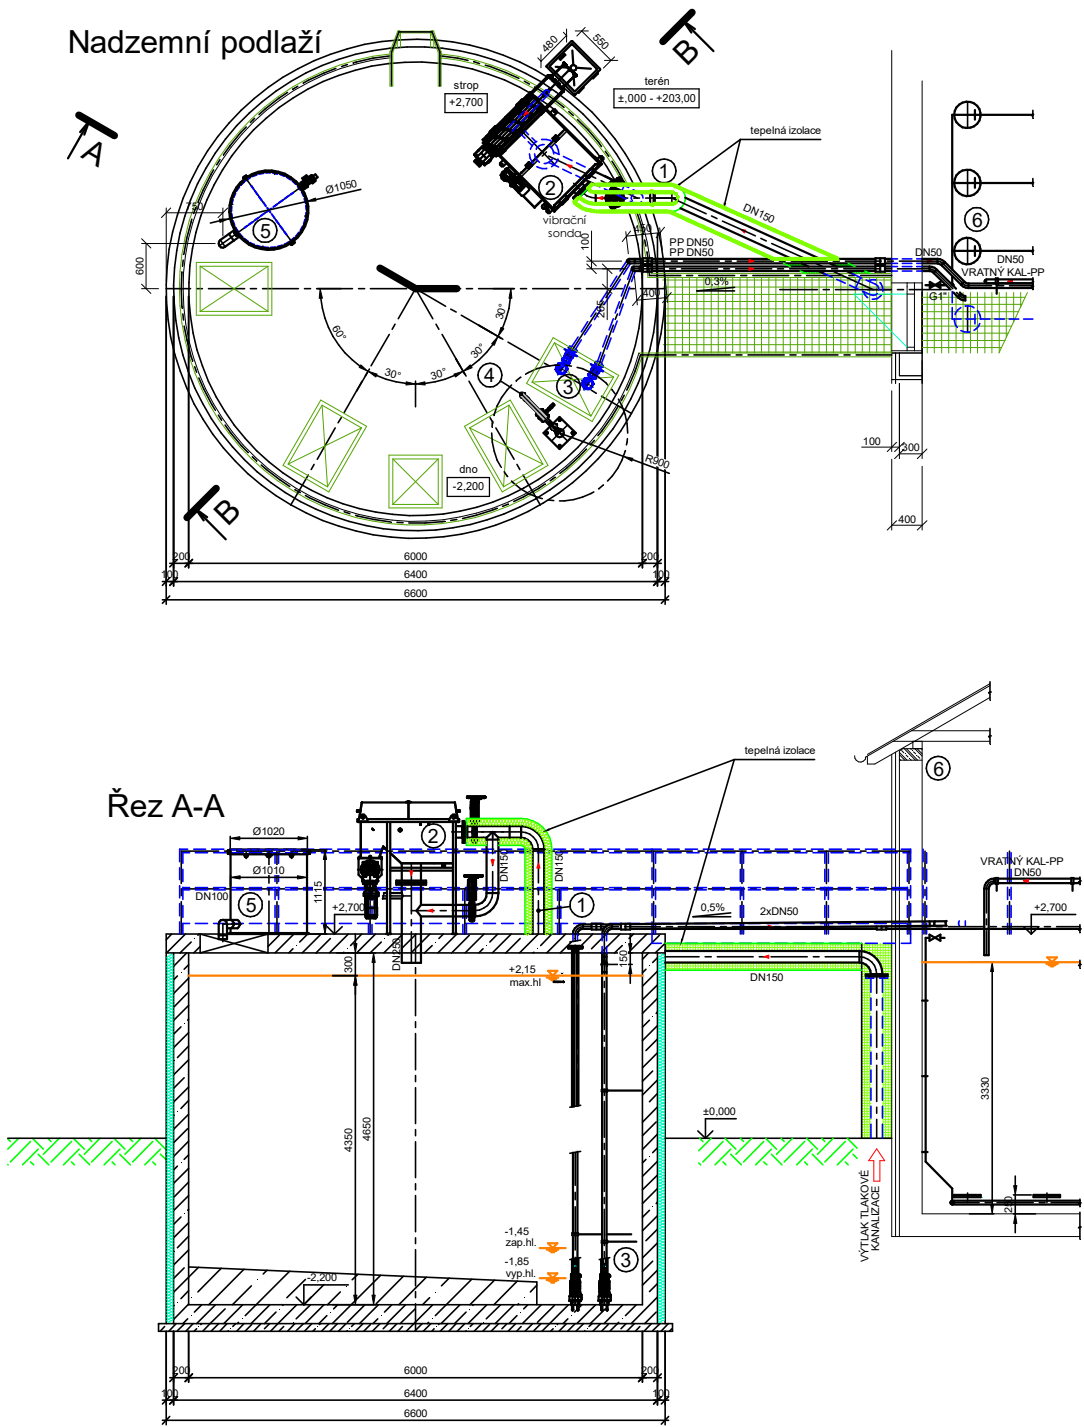

Legenda

- ① Přítok OV
- ② Předčištění
- ③ Ponorná čerpadla
- ④ Zvedací zařízení čerpadel
- ⑤ Dezodorizace
- ⑥ Stávající linka 2

Ing. Vlasta Gernerová, Ph.D. Jižní 889, 250 65 Líbeznice	VYPRACOVAL: Ing. Antonio Parisi antonio1.parisi@mail.polimi.it Autorizovaný inženýr pro VH Stavby, č. ČKAIT: 1103148	OBJEDNATEL: Obec Předboj	KONTROLOVAL: Ing. Antonio Parisi
		ČÍSLO ZAKÁZKY: OP701	STUPEŇ: DŮR+DSP
AKCE: ČOV Předboj – navýšení kapacity			
D.1.3.1 SO 03 Stávající VN - rekonstrukce - Stávající stav - Půdorys, řezy		FORMÁT: A3	MĚŘÍTKO: 1 : 100
		DATUM: 07/2022	ČÍSLO PŘÍLOHY: 9