


ČOV Předboj - navýšení kapacity


D.2.1.1 PS 01 Stávající linka 1 - rekonstrukce

Návrh - Půdorys, řezy


Měřítko: 1:100

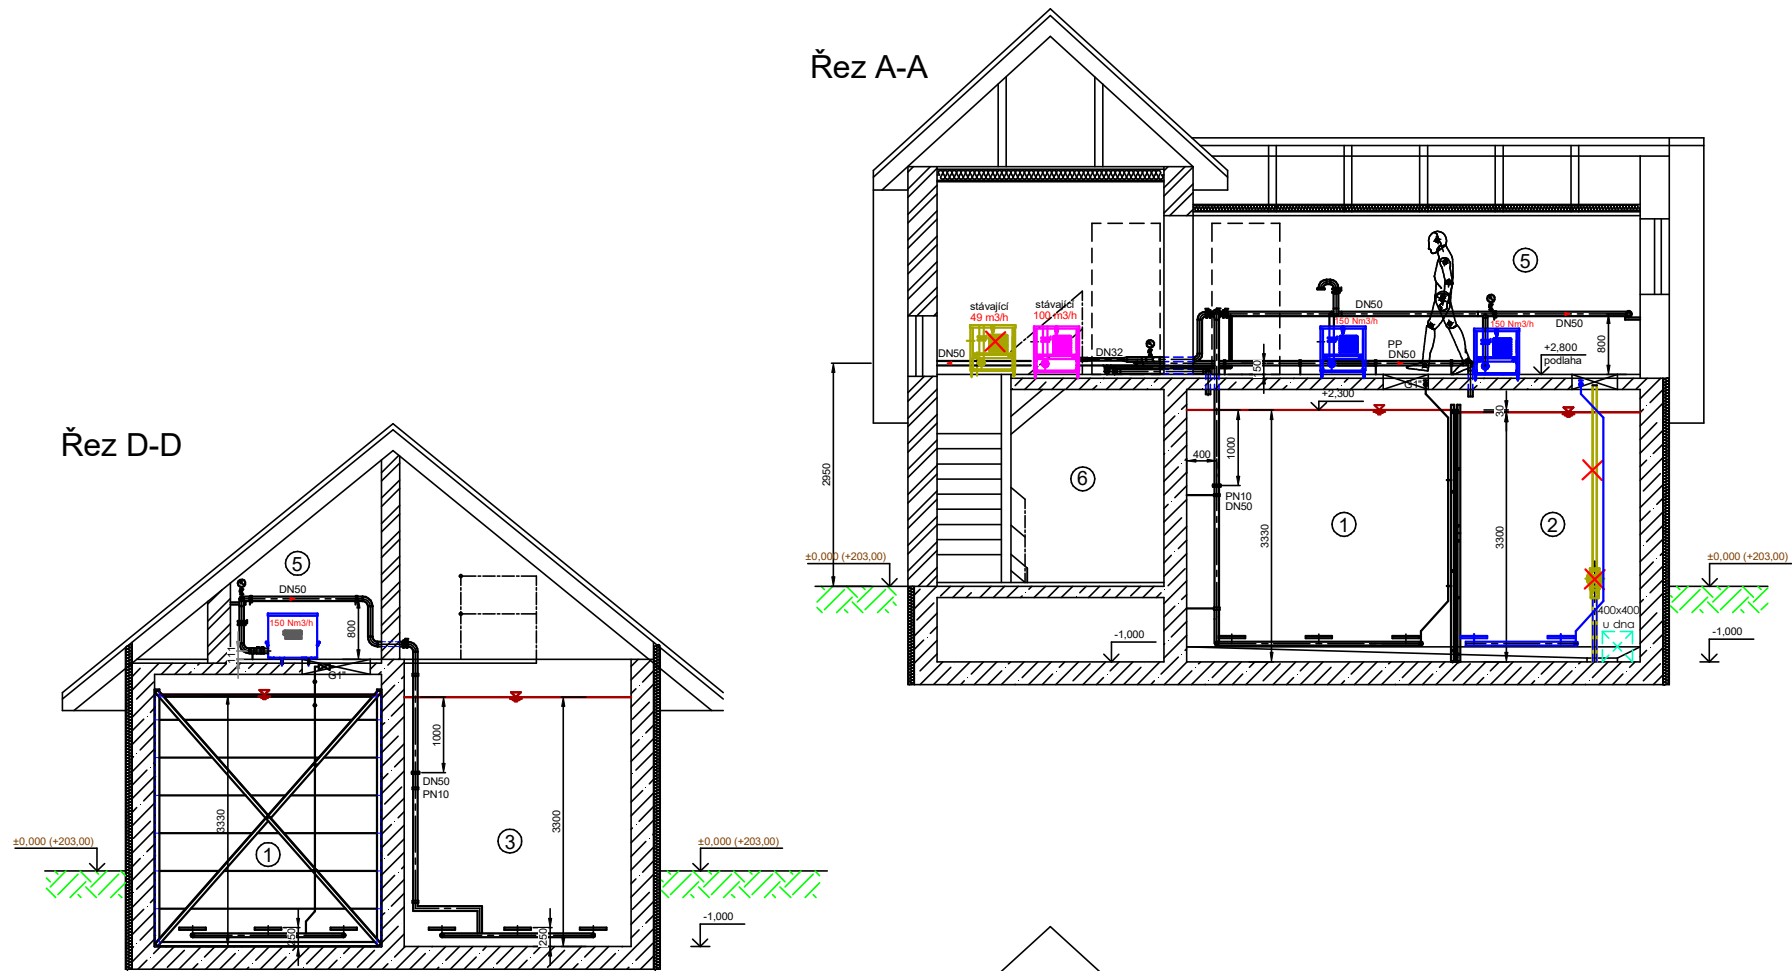

Horizontální řez

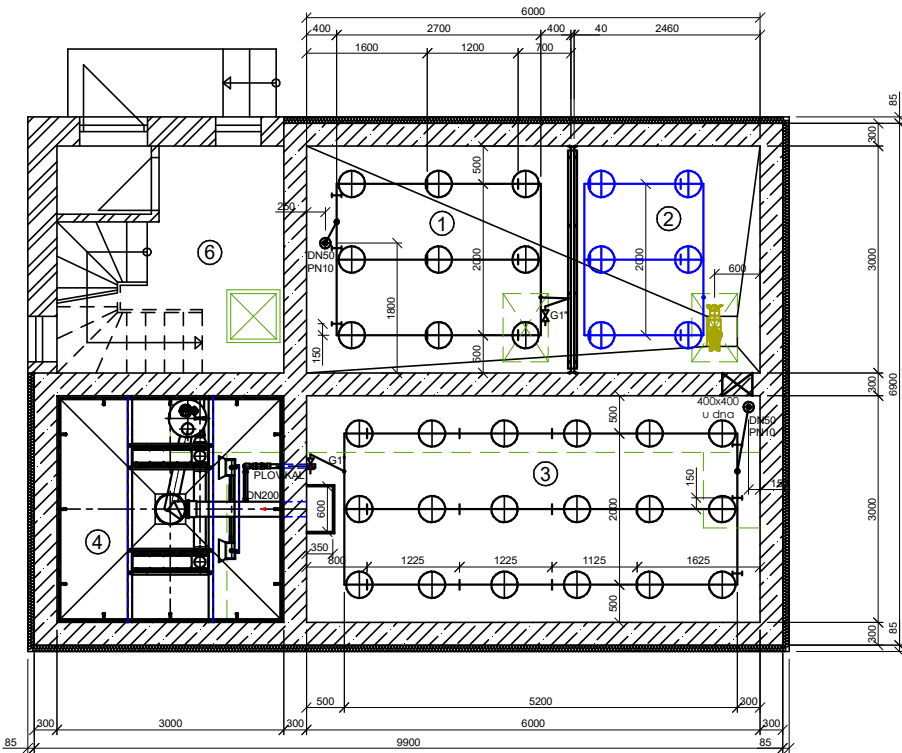

Půdorys

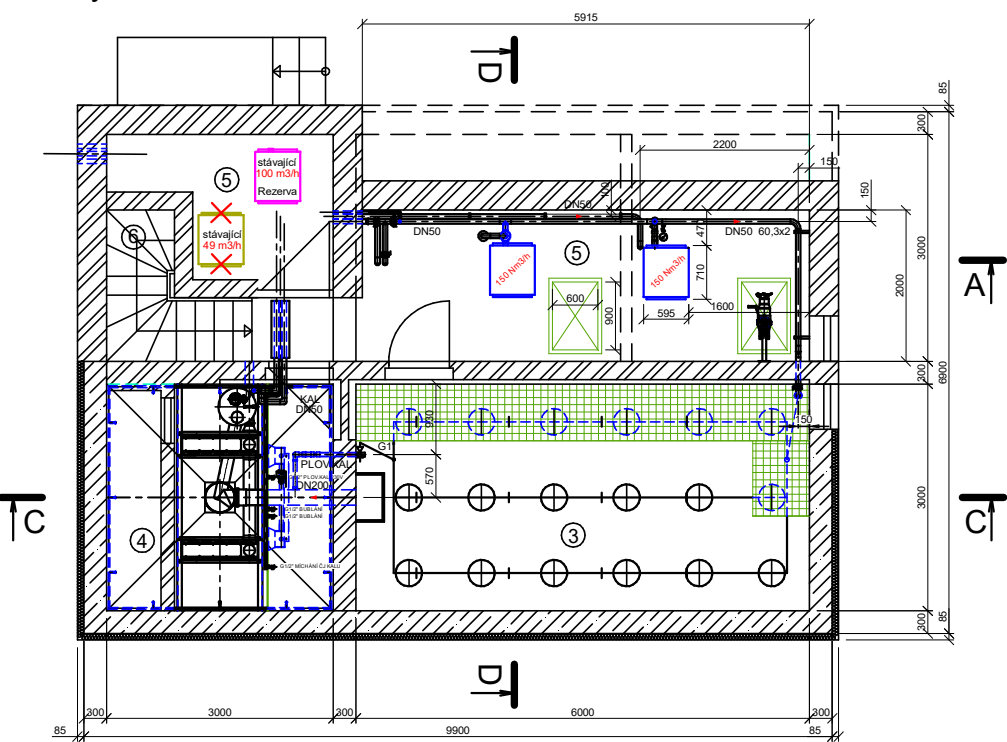

- LEGENDA:
- STABILIZOVANÝ KAL
 - ODSAZENÁ VODA
 - VZDUCH
 - KAL NA ODVODNĚNÍ
 - MIMO PROVOZ - ODSTR.
 - NOVÁ TECHNOLOGIE
 - STÁVAJÍCÍ TECHNOLOGIE
 - STÁVAJÍCÍ TECHNOLOGIE V JINÉ POLOZE

- ① Aerobní stabilizace 01
- ② Aerobní stabilizace 02
- ③ Aerobní stabilizace 03
- ④ Zahušťovací nádrž
- ⑤ Dmýchárna
- ⑥ Vstup do budovy

Ing. Vlasta Gernerová, Ph.D. Jižní 889, 250 65 Líbeznice	VYPRACOVAL: Ing. Antonio Parisi antonio1.parisi@mail.polimi.it Autorizovaný inženýr pro VH Stavby, č. ČKAIT: 1103148	OBJEDNATEL: Obec Předboj	KONTROLOVAL: Ing. Antonio Parisi
		ČÍSLO ZAKÁZKY: OP01	STUPEŇ: DŮR+DSP
AKCE: ČOV Předboj – navýšení kapacity			
D.2.1.1 PS 01 Stávající linka 1 - rekonstrukce - Návrh - Půdorys, řezy		FORMÁT: A3	MĚŘÍTKO: 1 : 100
		DATUM: 07/2022	ČÍSLO PŘÍLOHY: 24