


ČOV Předboj - navýšení kapacity

D.2.2.1 PS 02 Stávající linka 2 - rekonstrukce


Návrh - Půdorys, řezy

Měřítko: 1:100

Půdorys

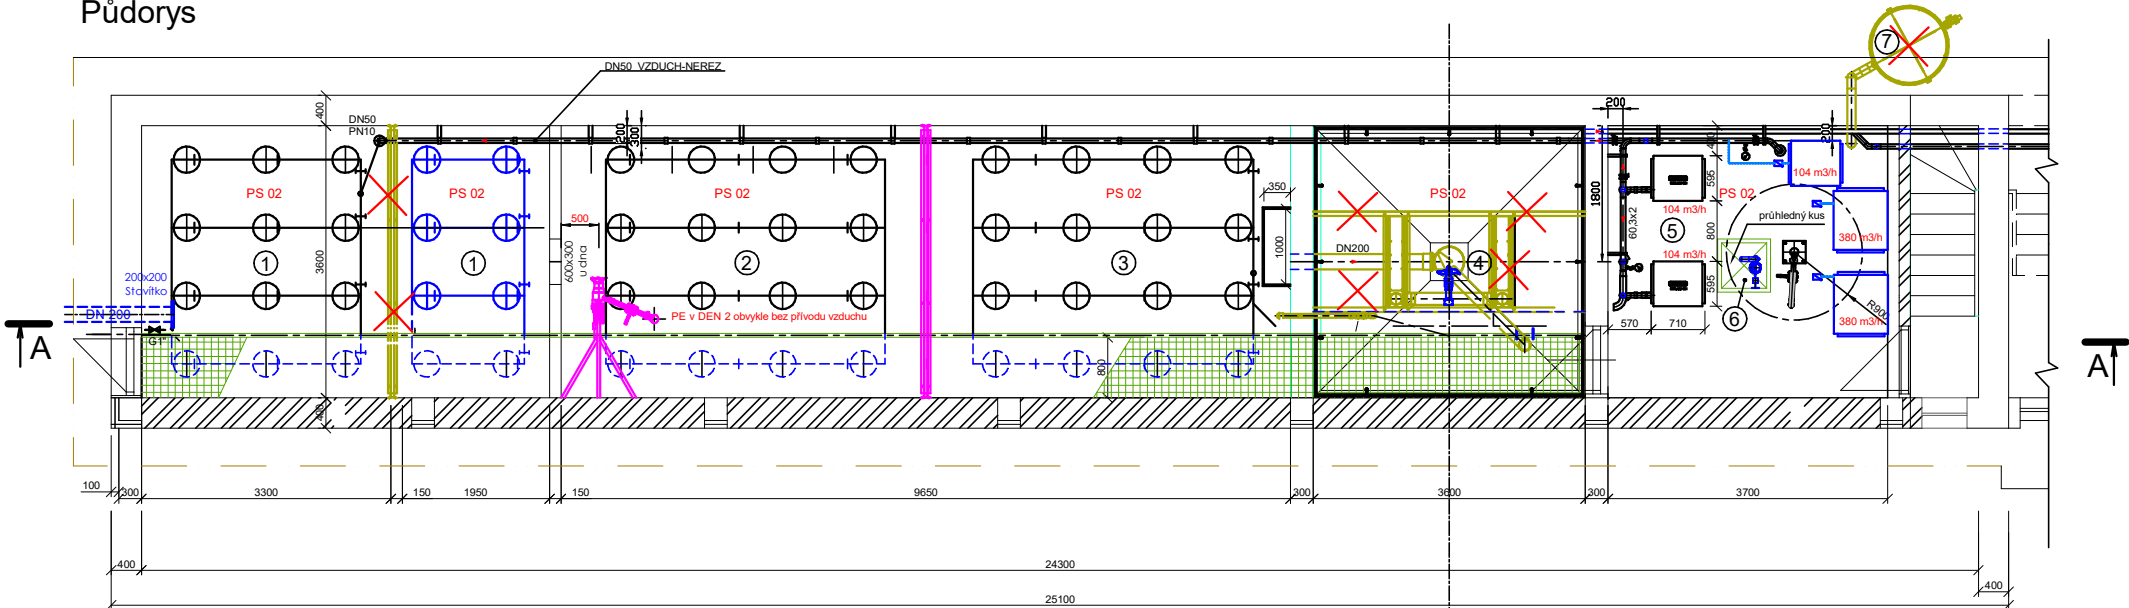

Řez A-A

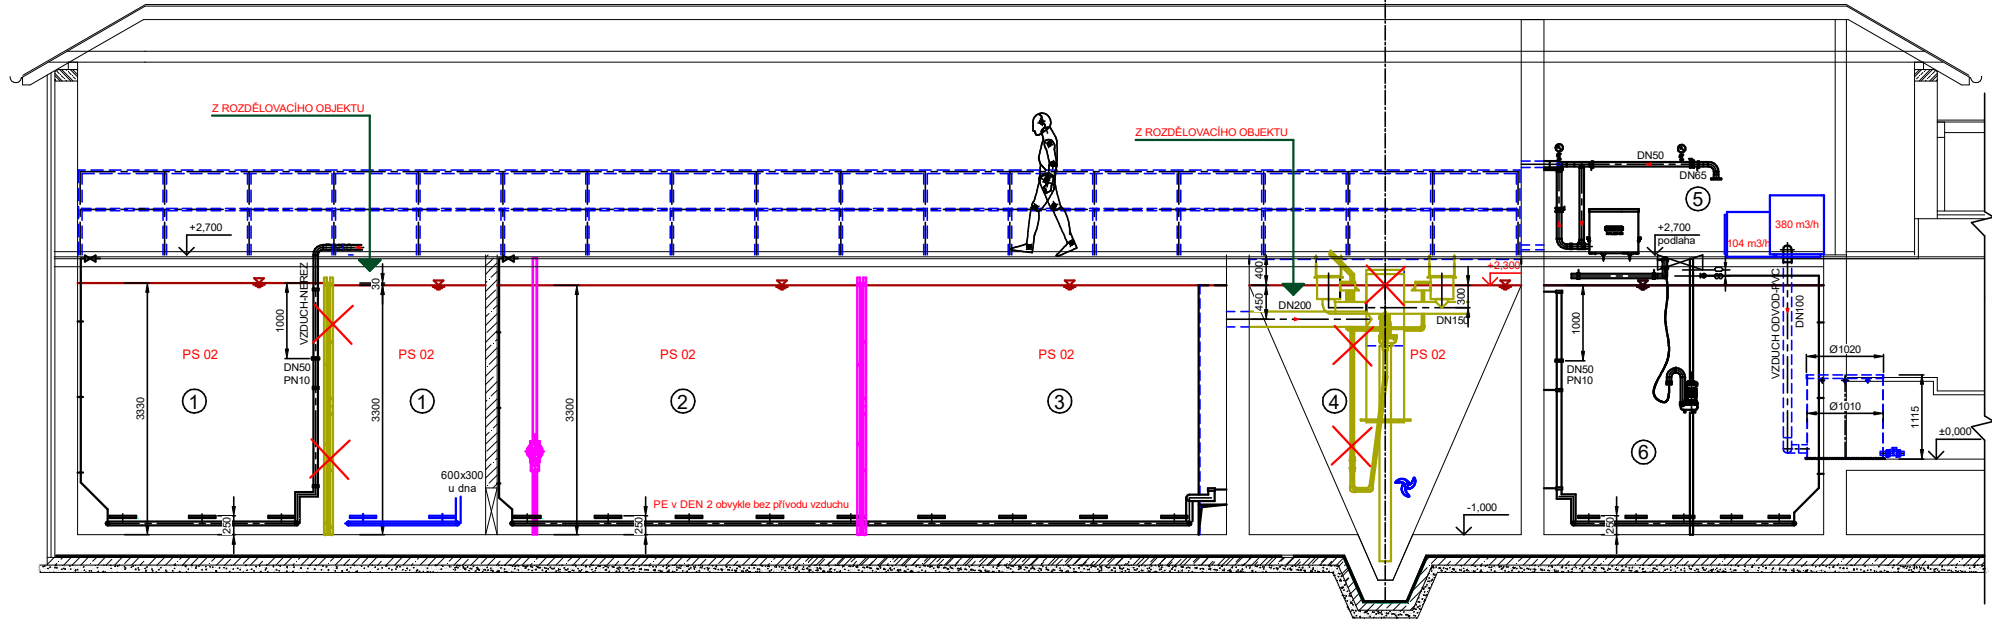

- LEGENDA:
- AKTIVOVANÁ SMĚS
 - ODPADNÍ VODA
 - VZDUCH
 - KAL NA ODVODNĚNÍ
 - MIMO PROVOZ - ODSTR.
 - NOVÁ TECHNOLOGIE
 - STÁVAJÍCÍ TECHNOLOGIE
 - STÁVAJÍCÍ TECHNOLOGIE V JINÉ POLOZE

- ① Nitrifikační nádrž - 1. stupeň - NIT 1
- ② Denitrifikační nádrž - 2. stupeň - DEN 2
- ③ Nitrifikační nádrž - 2. stupeň - NIT 2
- ④ Denitrifikační nádrž - 3. stupeň - DEN 3.1
- ⑤ Dmýchárna
- ⑥ Uskladňovací nádrž kalu
- ⑦ Stáv. dezodorizace

Ing. Vlasta Gernerová Jižní 889, 250 65 Líbeznice	VYPRACOVAL: Ing. Antonio Parisi antonio1.parisi@mail.polimi.it Autorizovaný inženýr pro VH Stavby, č. ČKAIT: 1103148	OBJEDNATEL: Obec Předboj	KONTROLOVAL: Ing. Antonio Parisi
		ČÍSLO ZAKÁZKY: OP01	STUPEŇ: DŮR+DSP
AKCE: ČOV Předboj – navýšení kapacity			
D.2.2.1 PS 02 Stávající linka 2 - rekonstrukce - Návrh - Půdorys, řezy		FORMÁT: A3	MĚŘÍTKO: 1 : 100
		DATUM: 07/2022	ČÍSLO PŘÍLOHY: 25