


ČOV Předboj - navýšení kapacity

D.2.3.1 PS 03 Stávající VN - rekonstrukce

Návrh - Půdorys, řezy

Měřítko: 1:100/1:50


Rozdělovací objekt odpadních vod
1:50

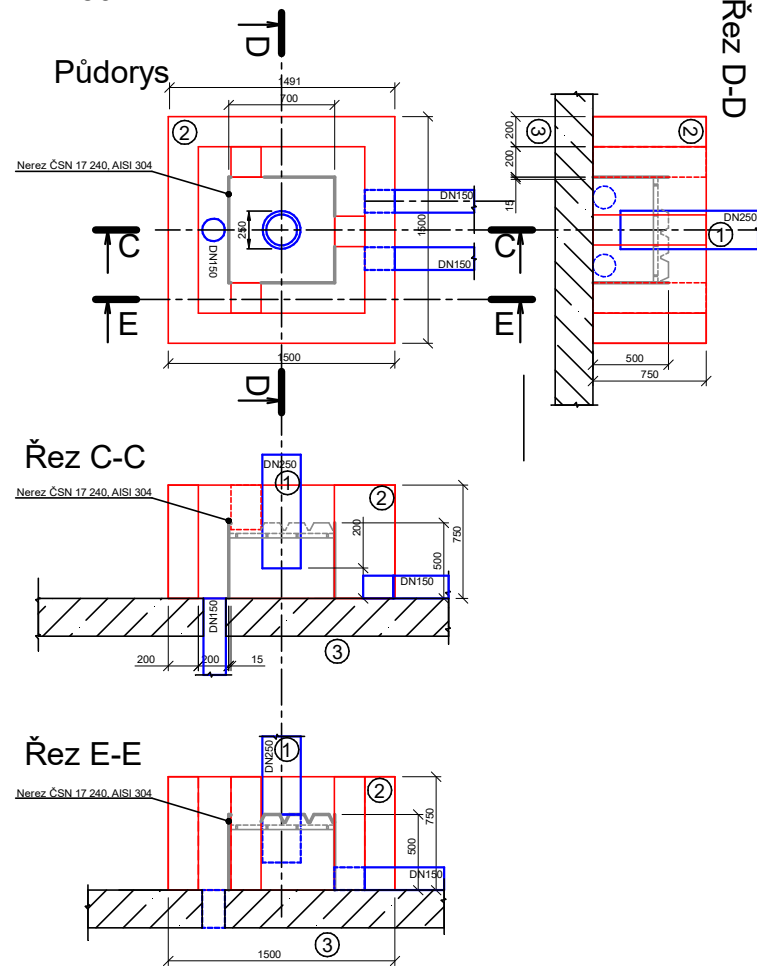


Legenda

- ① Předčištění
 - ② Rozdělovací objekt odpadních vod
 - ③ Denitrifikace 1
 - ④ Nitrifikace 1
 - ⑤ Nový přístřešek
 - ⑥ Dřevěný nosný profil 160 x 80
 - ⑦ Dezodorizace (bude mimo provoz)
 - ⑧ Zvedací zařízení
 - ⑨ Míchadlo
- AKTIVOVANÁ SMĚS
— ODPADNÍ VODA
— VRATNÝ KAL
— ODSAZENÁ VODA
— DÁVKOVÁNÍ PREFLOCU
— MIMO PROVOZ
— NOVÝ OBJEKT - STAVBA
— NOVÁ TECHNOLOGIE
— STÁVAJÍCÍ TECHNOLOGIE
- Sanace betonu pomocí opravné malty určené pro strojové stříkání


Nadzemní podlaží
1:100

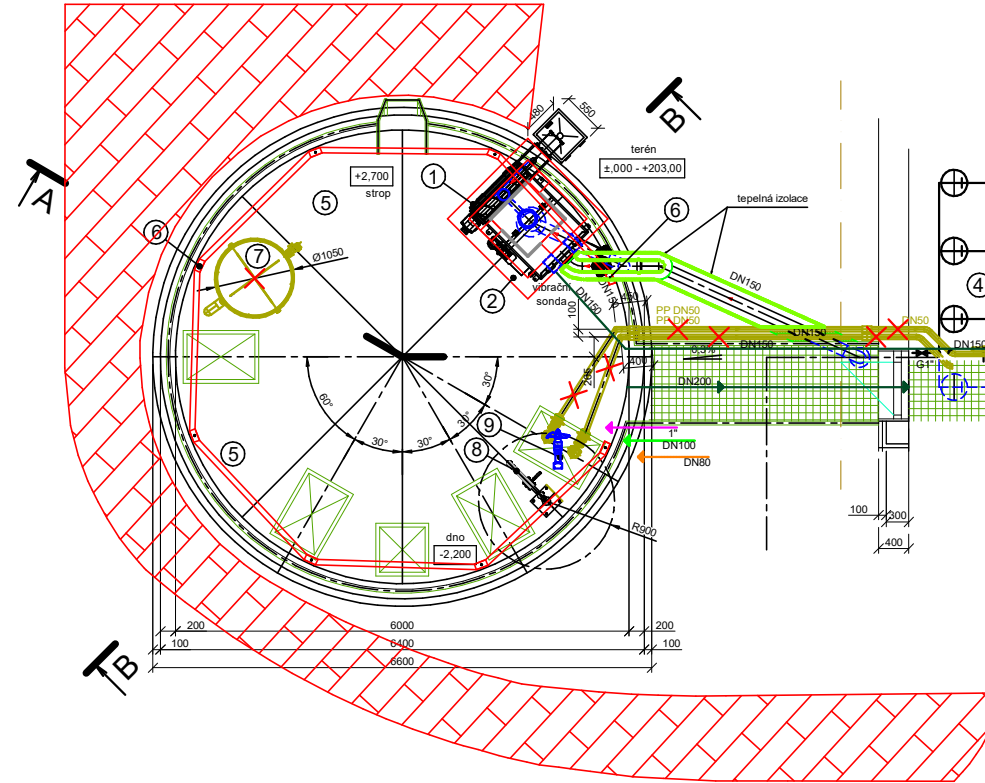


Přízemí
1:100

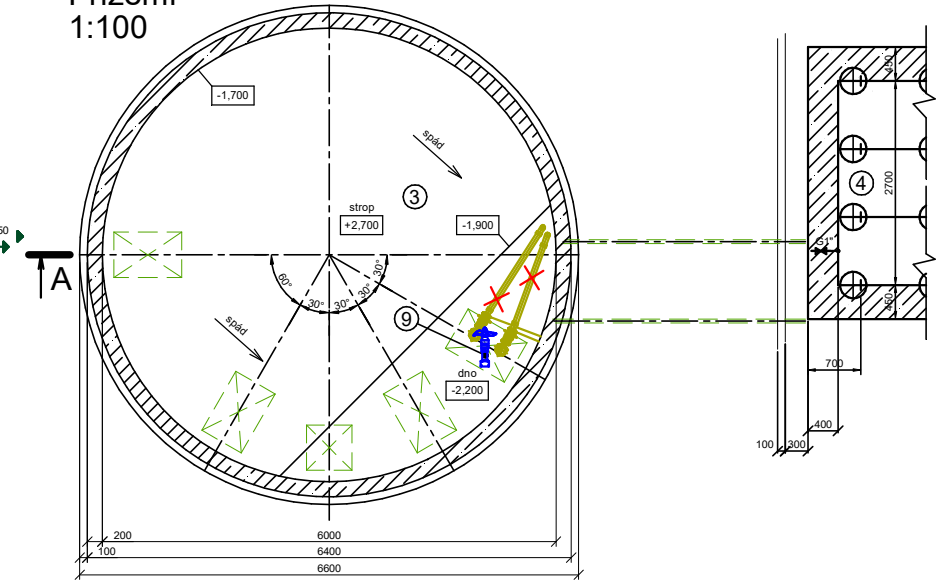

Řez B-B
1:100

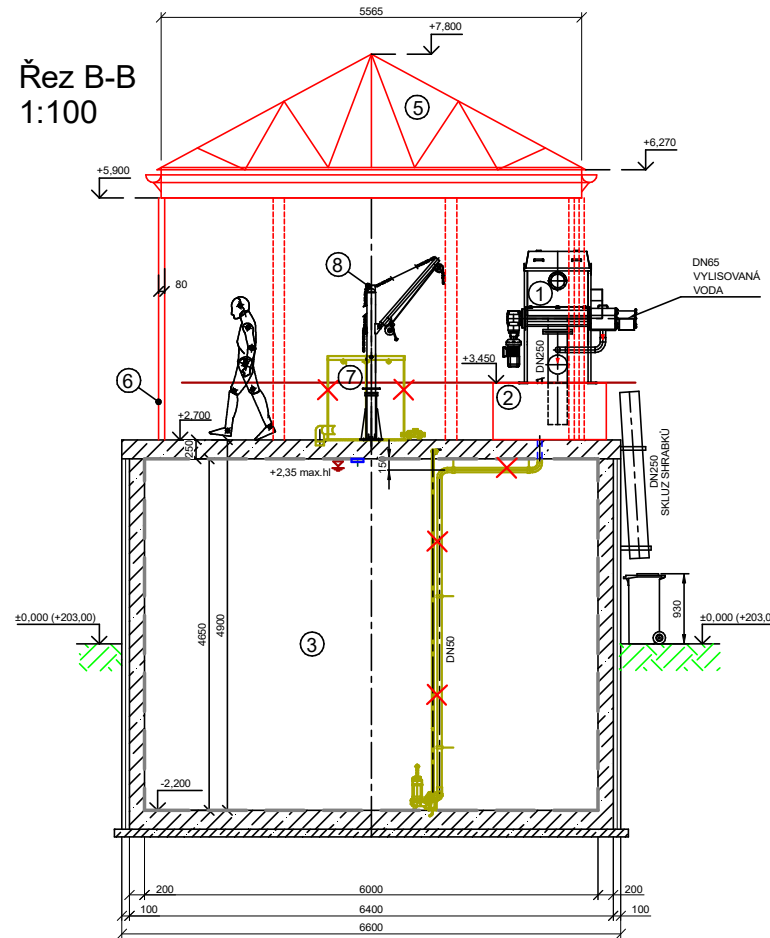

Řez A-A
1:100

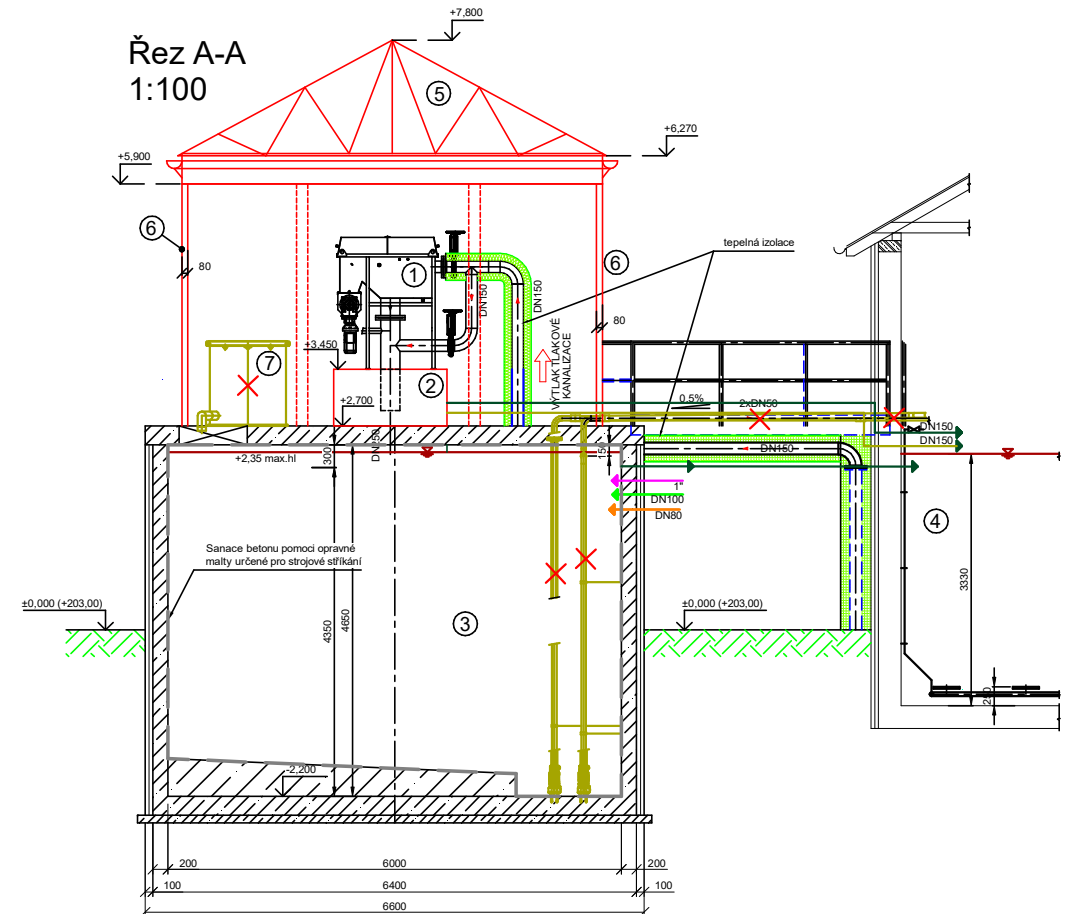

Ing. Vlasta Gernerová, Ph.D.
Jižní 889, 250 65 Líbeznice

VYPRACOVAL: Ing. Antonio Parisi
antonio1.parisi@mail.polimi.it
Autorizovaný inženýr pro VH Stavby, č. ČKAIT: 1103148

OBJEDNATEL: Obec Předboj
STUPEŇ: DÚR+DSP

KONTRÓLOVAL: Ing. Antonio Parisi
ČÍSLO ZAKÁZKY: OPF01

AKCE:

ČOV Předboj – navýšení kapacity

D.2.3.1 PS 03 Stávající VN - rekonstrukce - Návrh - Půdorys, řezy

FORMÁT: A3

DATUM: 07/2022

MĚŘÍTKO: 1 : 100

ČÍSLO PŘÍLOHY: 26