

ČOV Předboj - navýšení kapacity
D.2.5.1 PS 05 Nová dmýchárna - Návrh - Půdorys, řezy


Měřítko: 1:50

SEVEROZÁPADNÍ POHLED

Řez A-A

LEGENDA:

VZDUCH

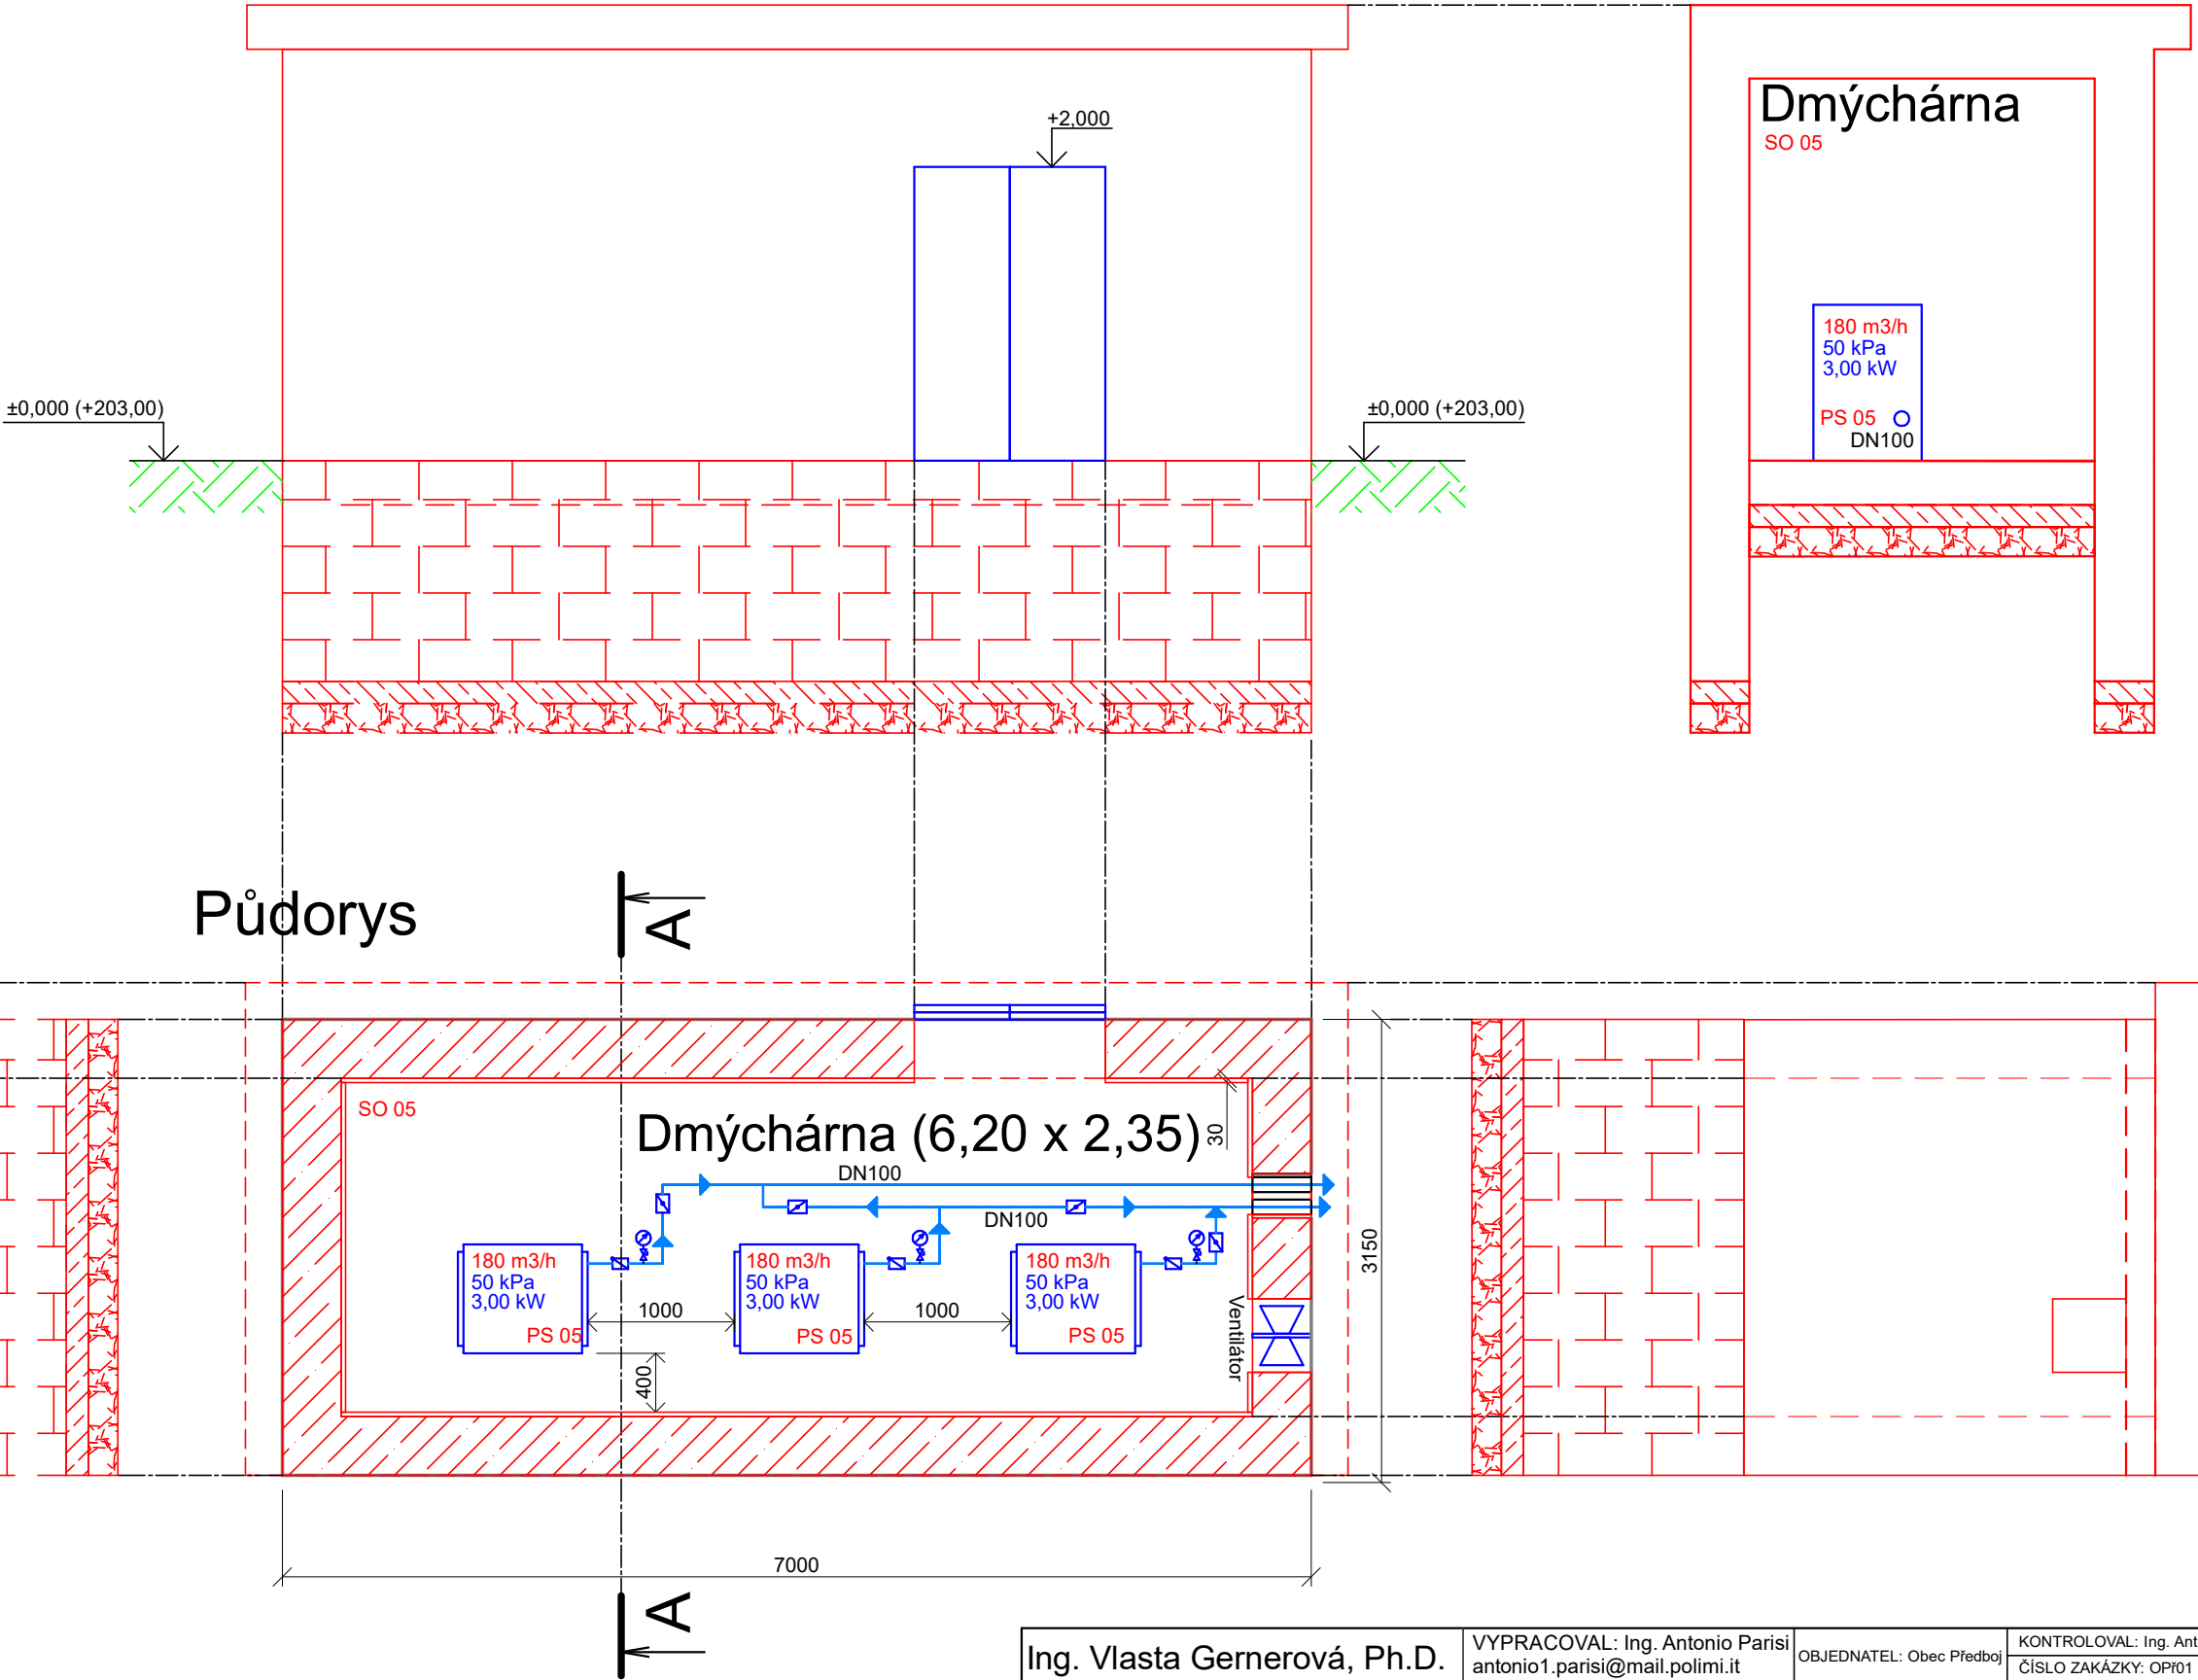

Ing. Vlasta Gernerová, Ph.D. Jižní 889, 250 65 Líbeznice	VYPRACOVAL: Ing. Antonio Parisi antonio1.parisi@mail.polimi.it Autorizovaný inženýr pro VH Stavby, č. ČKAIT: 1103148	OBJEDNATEL: Obec Předboj	KONTROLOVAL: Ing. Antonio Parisi	
			ČÍSLO ZAKÁZKY: OPř01	
				STUPEŇ: DŮR+DSP
AKCE: ČOV Předboj – navýšení kapacity				
D.2.5.1 PS 05 Nová dmýchárna - Návrh - Půdorys, řezy			FORMÁT: A3	MĚŘÍTKO: 1 : 50
			DATUM: 07/2022	ČÍSLO PŘÍLOHY: 28