


PŮDORYS 1.NP

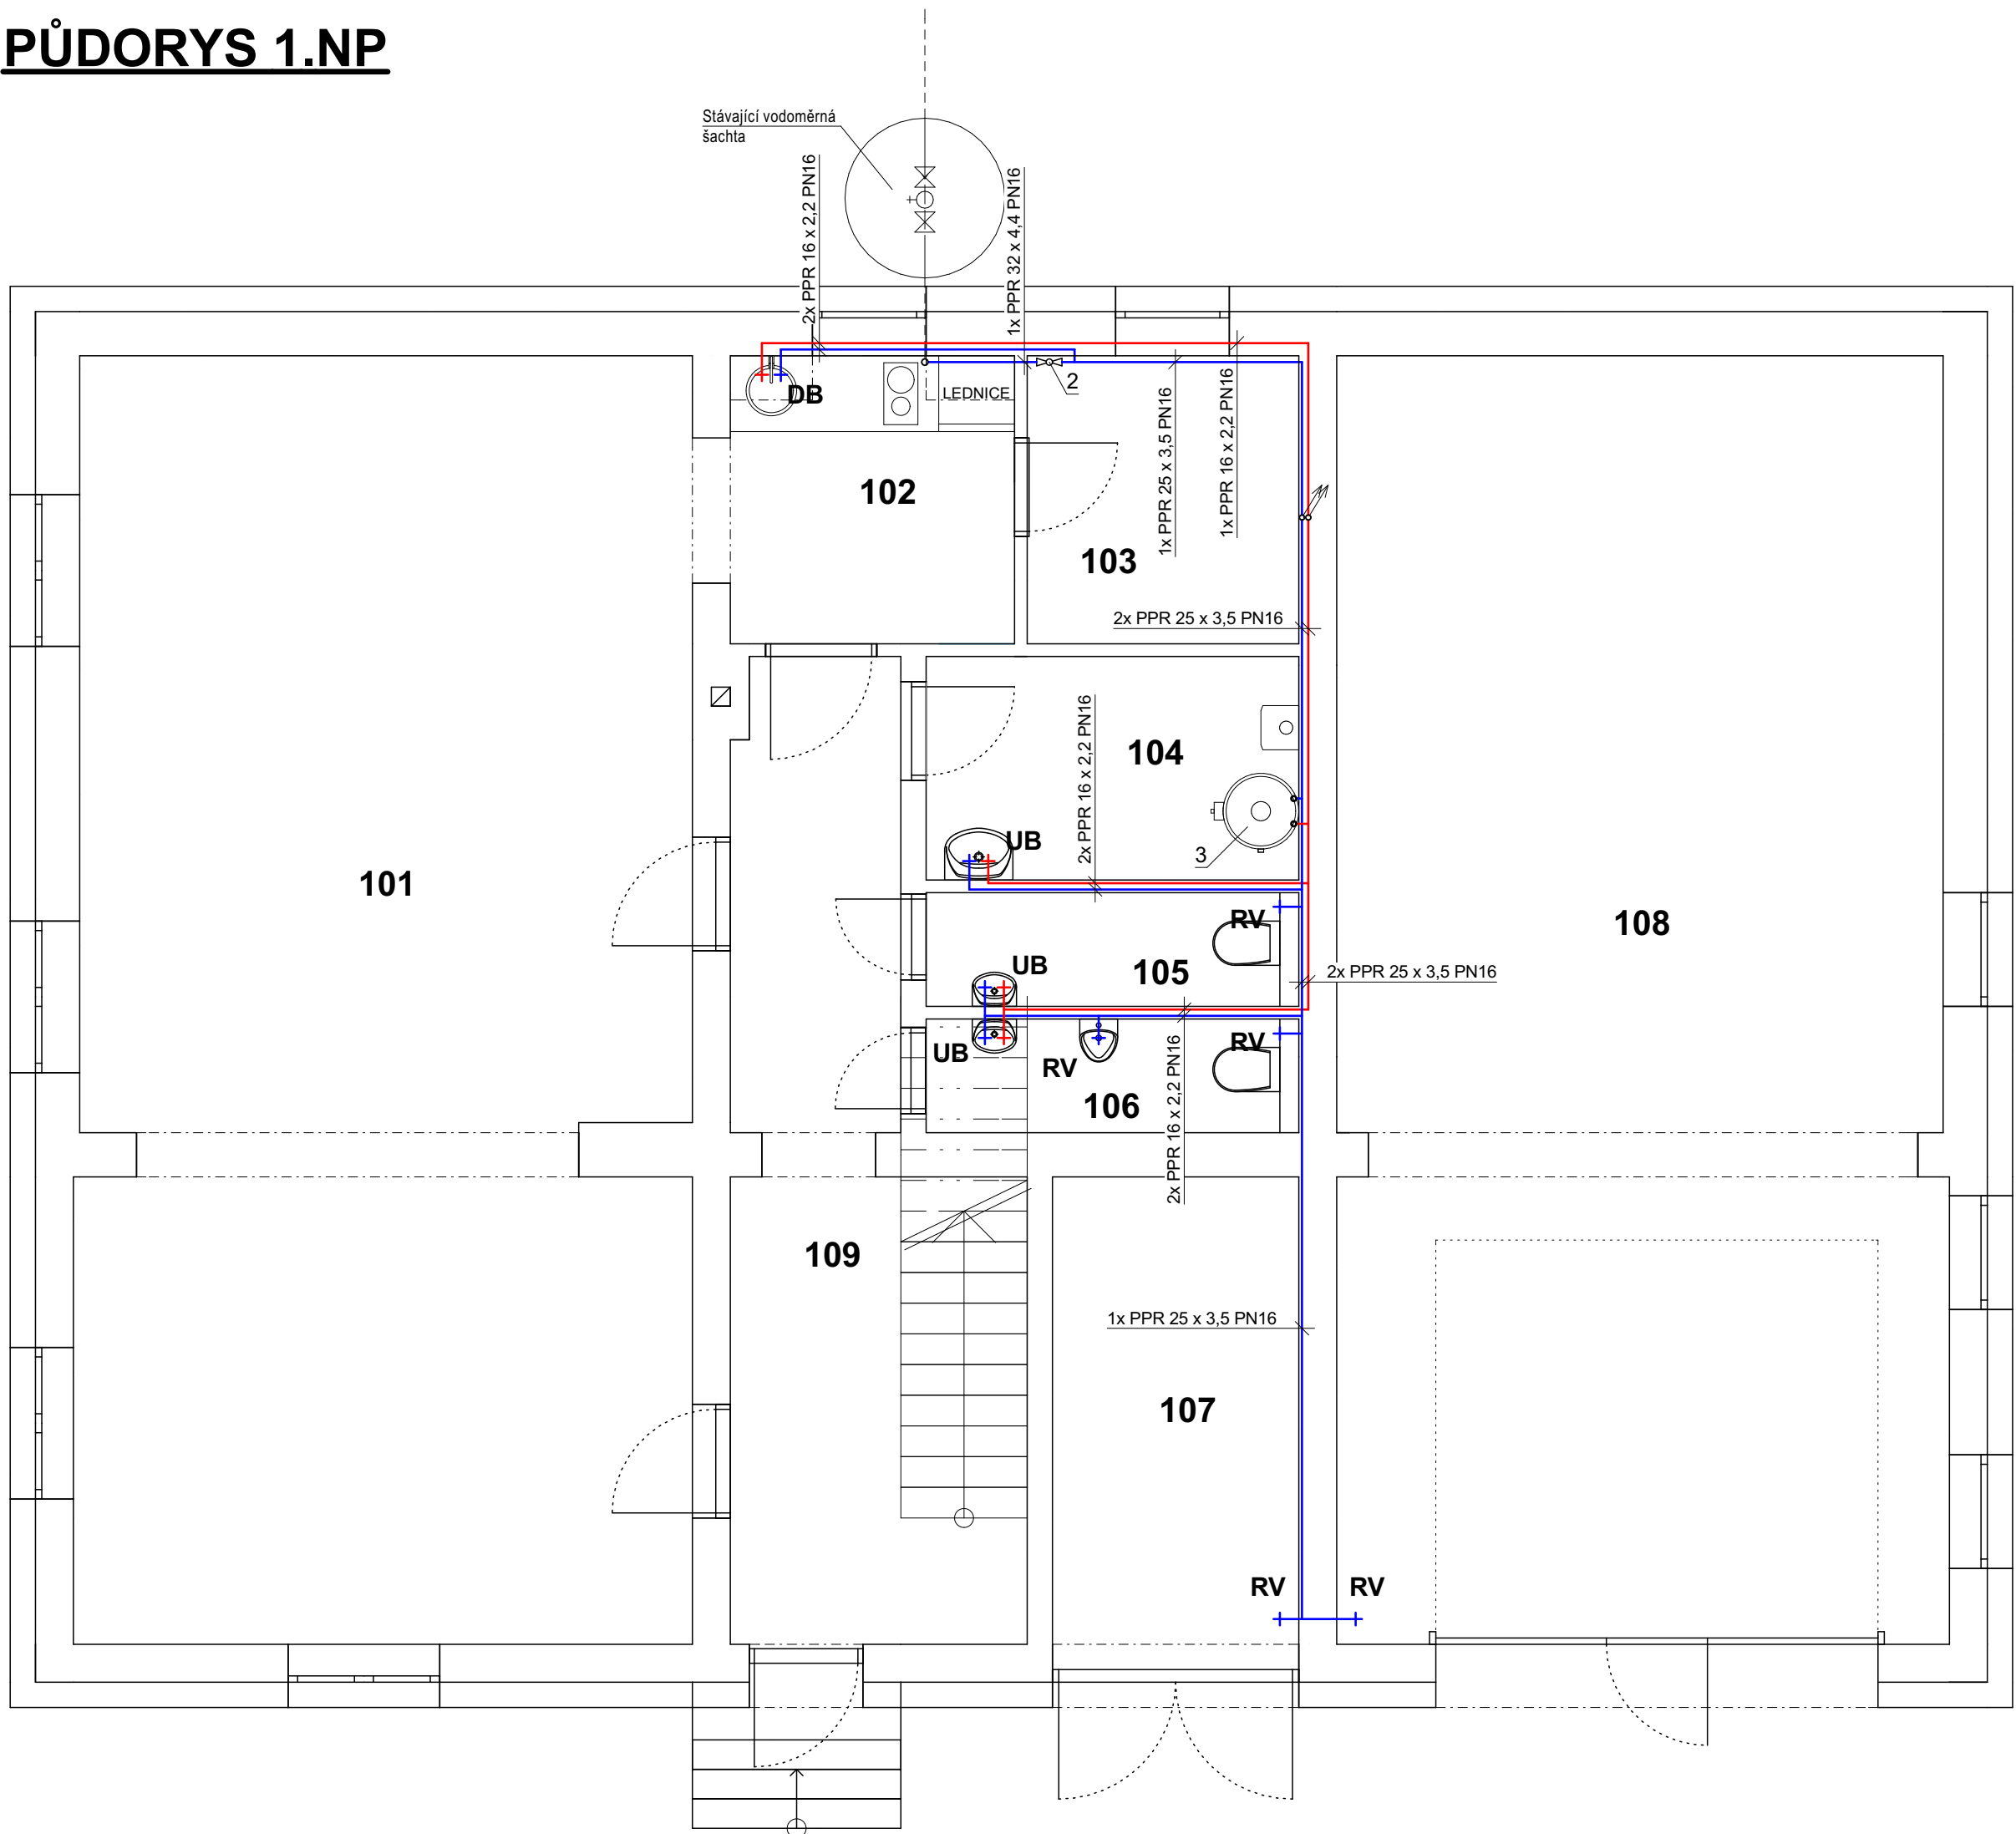

- UB** - Páková stojánková umyvadlová baterie bez výpusti v chromovém provedení. Průtok baterie do 6 litrů/minutu.
2x Hadička pancéřová 3/8"+10+ 1C 40 cm
- DB** - Dřezová páková stojánková baterie bez výpusti. Průtok baterie do 6 litrů/minutu (součástí dodávky kuchyňské linky).
Dřez je součástí dodávky kuchyňské linky
- SB** - Sprchový systém se 2 funkcemi včetně termostatické baterie.
Horizontální otočné sprchové rameno 450 mm. Ruční sprcha. 3 sprchové proudy. Uvedená délka výrobku je 111,6 cm. Průtok do 18 litrů/minutu.
- RV** - Rohový ventil s filtrem1/2x3/8
- PV** - Ventil pračkový 1/2" x 3/4"

IZOLACE POTRUBÍ

POTRUBÍ STUDENÉ VODY BUDE IZOLOVÁNO IZOLOACÍ tl.15mm									
POTRUBÍ TEPLÉ VODY BEZ CÍRKULACE BUDE IZOLOVÁNO IZOLOACÍ tl.15mm									
POTRUBÍ TEPLÉ VODY A CÍRKULACE BUDE IZOLOVÁNO IZOLOACÍ									
potrubí	16x2,2	20x2,8	25x3,5	32x4,4	40x5,5	50x6,9	63x8,6	75x10,3	90x12
tl. izolace	25mm	25mm	30mm	40mm	30mm	30mm	40mm	50mm	40mm
U (W/mK)	0,15	0,18	0,18	0,18	0,27	0,27	0,27	0,27	0,34

POTRUBÍ PPR PN 16

16.....16x2,2 50.....50x6,9
20.....20x2,8 63.....63x8,6
25.....25x3,5 75.....75x10,3
32.....32x4,4 90.....90x12,3
40.....40x5,5 110.....110x15,1

POZNÁMKA

- VEŠKERÉ LEŽATÉ ROZVODY VODY JSOU VEDENY V PODLAZE NEBO ZDIVU
- VEŠKERÉ ROZVODY VODY V OBJEKTU IZOLOVÁNY (VIZ TABULKA)
- MATERIÁL VODOVODNÍHO POTRUBÍ STOU PACÍHO I VODOROVNÉHO A JEDNOTLIVÝCH PŘÍPOJEK K ZAŘIZOVACÍM PŘEDMĚTŮM BUDE EKOPLASTIK PPR (HOSTALEN) PN16
- VEŠKERÉ TYPY ZAŘIZOVACÍCH PŘEDMĚTŮ A VÝTOKOVÉ BATERIE BUDOU DEFINOVÁNY INVESTOREM PŘÍPADNĚ ARCHITEKTEM
- PŘED ZAHÁJENÍM ZEMNÍCH VÝKOPOVÝCH PRACÍ NUTNO ZAJISTIT PŘESNÉ VYTÝČENÍ VEŠKERÝCH STÁVAJÍCÍCH INŽENÝRSKÝCH SÍTÍ JEJICH SPRÁVCI
- V PRŮBĚHU TĚCHTO PRACÍ NUTNO DODRŽOVAT ČSN 736005

- LEGENDA:**
- 1


2
- Rozvod studené vody v tepelné izolaci podlahové konstrukce 1.NP

- Rozvod teplé vody v tepelné izolaci podlahové konstrukce 1.NP

- Provedení hlavního domovního uzávěru vody umístěného ve zdivu v nise s překrytím plastovými dvířky 200 x 200 mm.

- Elektrický zásobník TUV o objemu 160 litrů. Příkon 2,2 kW.

Tabulka místností 1.NP					
Č.	Název místnosti	Plocha (m2)	Nášlapná vrstva	Povrch stěn	Povrch stropu
101	Denní místnost	98,22	Podlahovina z PVC		
101	Denní místnost	49,11	Podlahovina z PVC + lišta SLK60	Štuková omítka + otěruvzd. disperzní malba	Štuková omítka + otěruvzd. disperzní malba
102	Kuchyně	5,13	Podlahovina z PVC + lišta SLK60	Štuková omítka + otěruvzd. disperzní malba	Štuková omítka + otěruvzd. disperzní malba
102	Kuchyňka	11,16	Podlahovina z PVC		
103	Sklad	9,80	Podlahovina z PVC		
103	Sklad	4,90	Podlahovina z PVC + lišta SLK60	Štuková omítka + otěruvzd. disperzní malba	Štuková omítka + otěruvzd. disperzní malba
104	Technická místnost	10,44	Keramická dlažba		
104	Technická místnost	5,22	Keramická dlažba + keram. sokl v. 60 mm	Štuková omítka + otěruvzd. disperzní malba	Štuková omítka + otěruvzd. disperzní malba
105	WC - Ženy	5,44	Keramická dlažba		
105	WC ženy	2,66	Keramická dlažba + keram. obklad v. 1600 mm	Štuková omítka + otěruvzd. disperzní malba	Štuková omítka + otěruvzd. disperzní malba

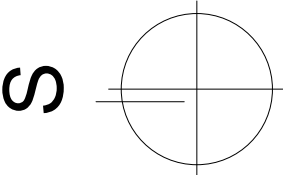

Stanislav Vlach, DiS.
Putim 118, 397 01 - Písek
IČO: 73542016
Tel.: (+420) 724 846 041
e-mail: stanislav.vlach@seznam.cz

NAVRHL	VYPRACOVAL	ZODP.PROJEKTANT	<table><tr><td>FORMÁT</td><td>A2 / 4x A4</td></tr><tr><td>DATUM</td><td>05/2025</td></tr><tr><td>STUPEŇ</td><td>DPS</td></tr><tr><td>Č. ZAKÁZKY</td><td>SV25_05/11</td></tr><tr><td>MĚŘÍTKO 1:50</td><td>Č. VÝKRESU D.1.4.1</td></tr></table>		FORMÁT	A2 / 4x A4	DATUM	05/2025	STUPEŇ	DPS	Č. ZAKÁZKY	SV25_05/11	MĚŘÍTKO 1:50	Č. VÝKRESU D.1.4.1
FORMÁT	A2 / 4x A4													
DATUM	05/2025													
STUPEŇ	DPS													
Č. ZAKÁZKY	SV25_05/11													
MĚŘÍTKO 1:50	Č. VÝKRESU D.1.4.1													
Stanislav Vlach, DiS.	Stanislav Vlach, DiS.	Stanislav Vlach, DiS.												
INVESTOR Obec Kestřany, Kestřany 136, 398 21 - Kestřany														
Mě. Úř. Písek	Stav. Úř. Písek													
REKONSTRUKCE POŽÁRNÍ ZBROJNICE, ZÁTAVÍ, st.p.č. 2, parc. č. 763/1, k.ú. Zátaví														
C.1 - SITUACE														
Půdorys 1.NP - VODOVOD														