


PŮDORYS 2.NP

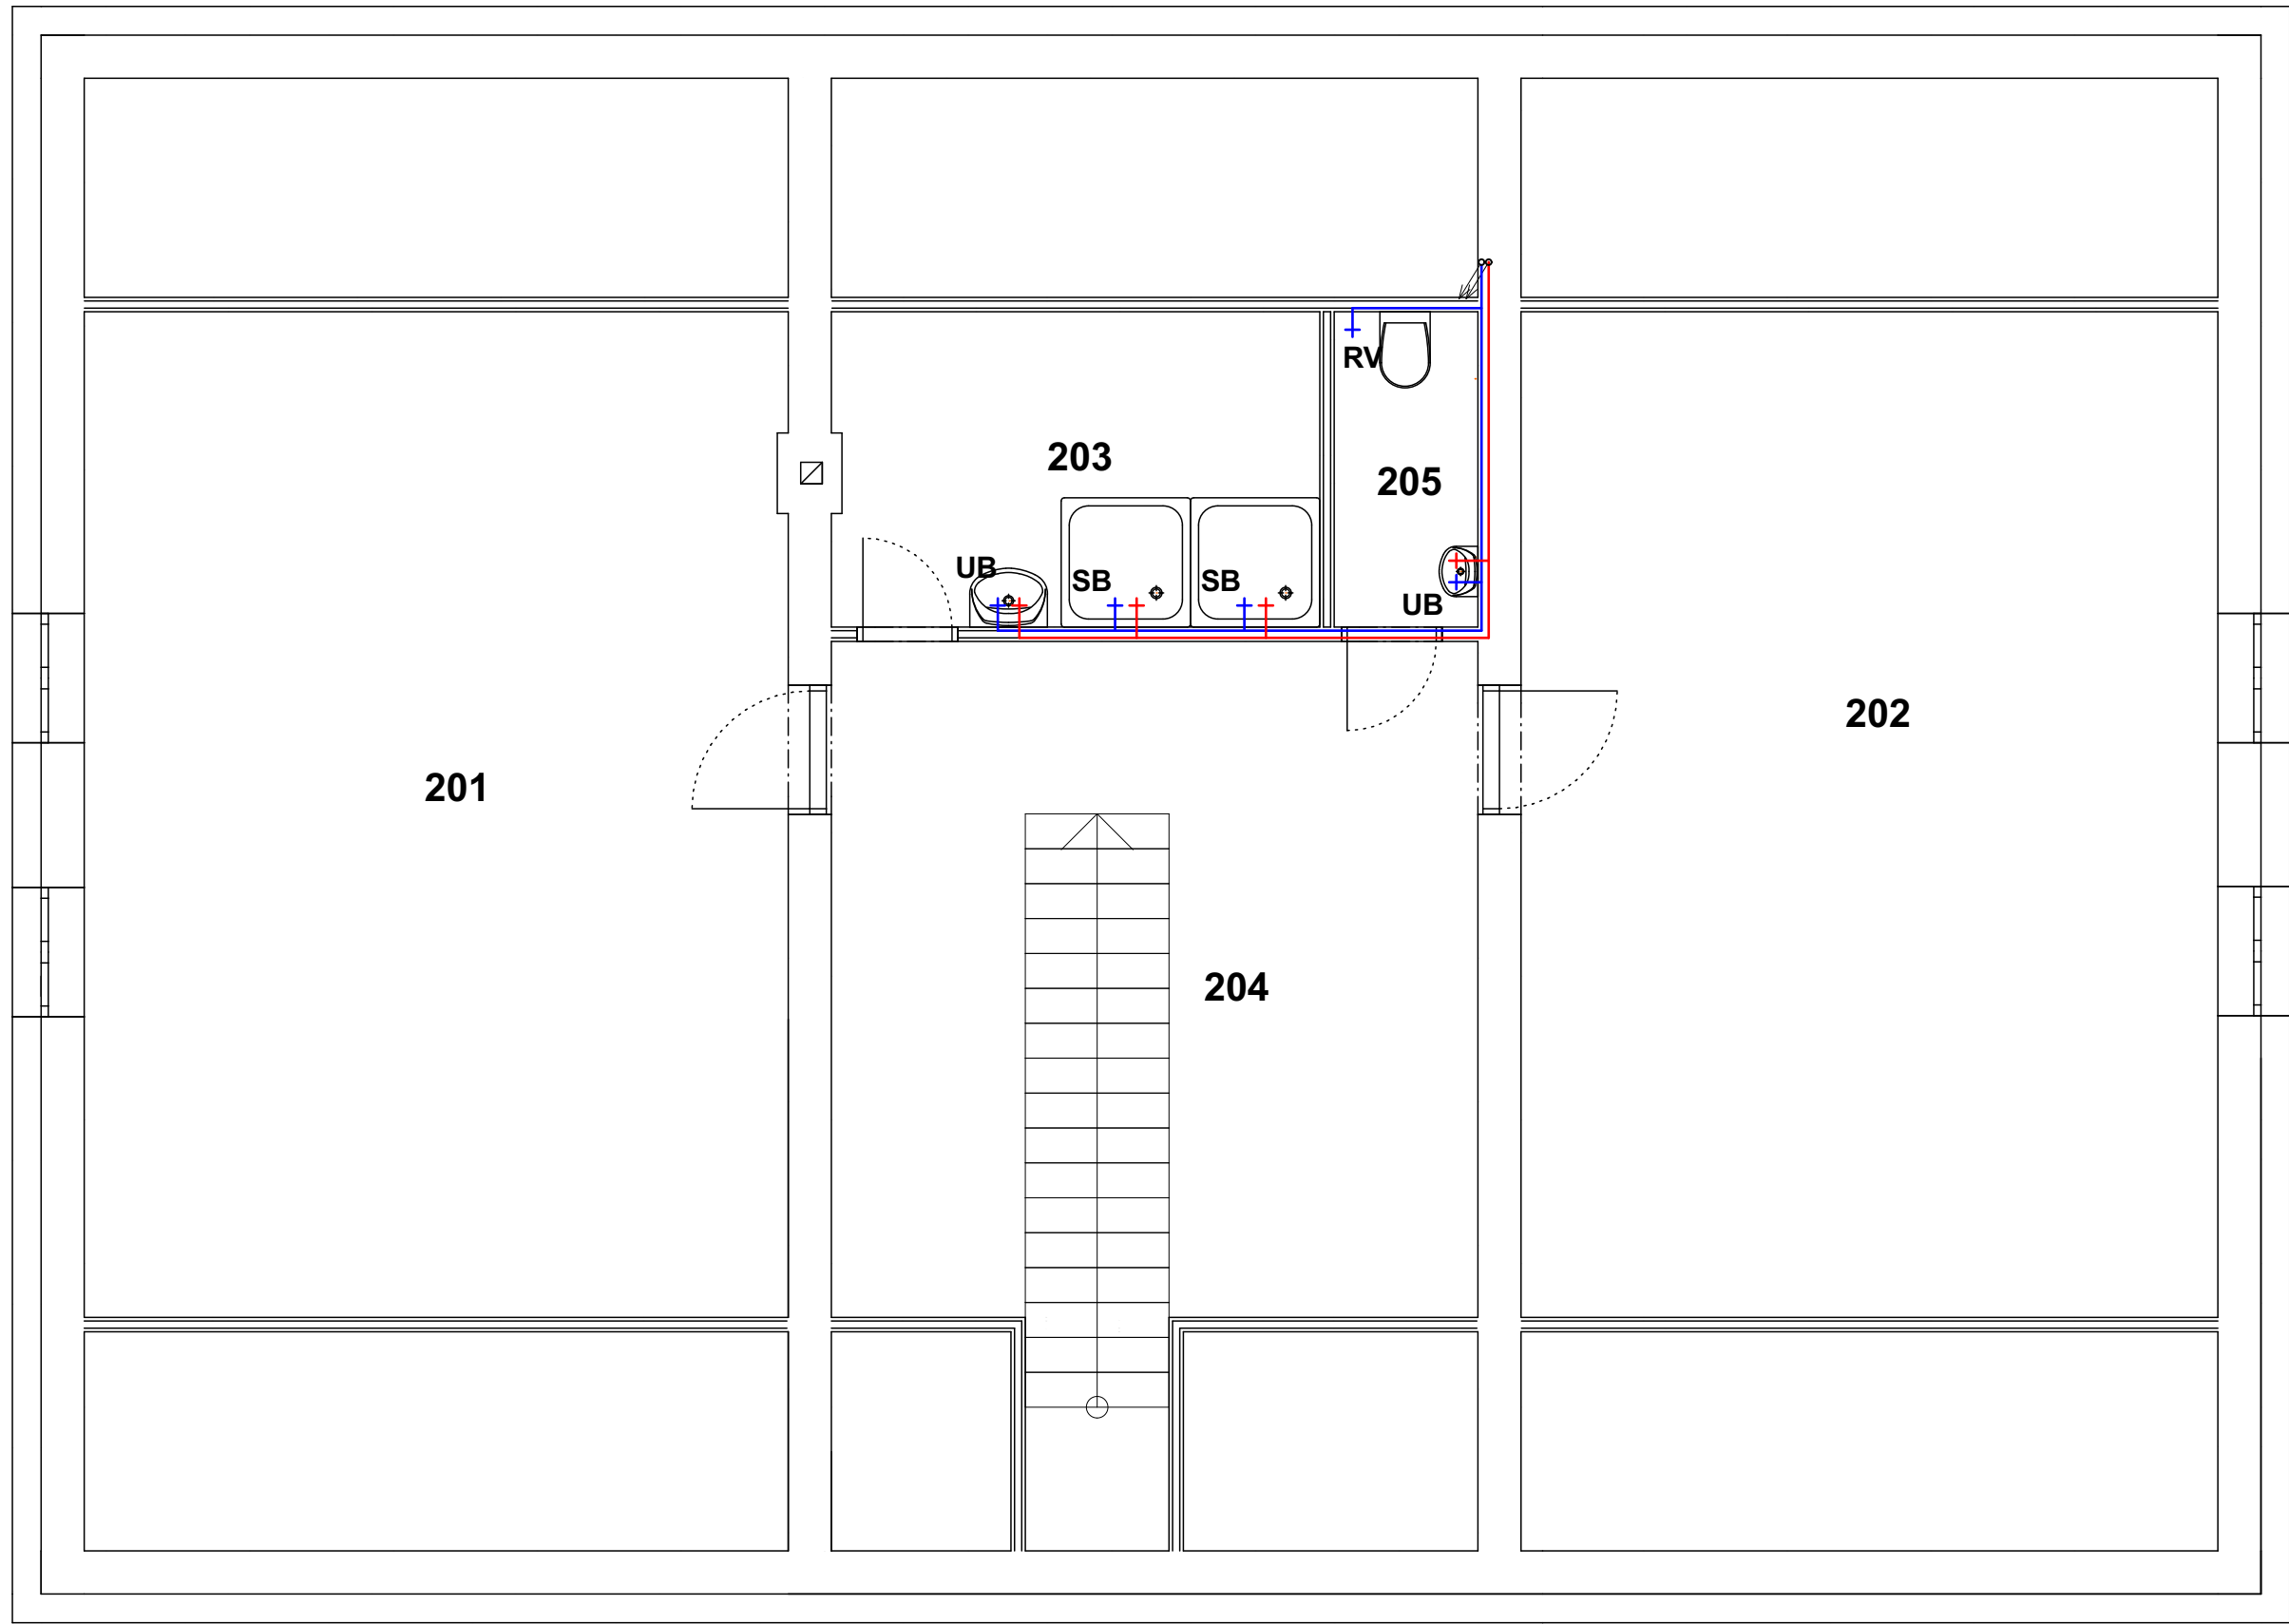

UB

- Páková stojánková umyvadlová baterie bez výpusti v chromovém provedení. Průtok baterie do 6 litrů/minutu.
2x Hadička pancéřová 3/8"+10+ 1C 40 cm

SB

- Sprchový systém se 2 funkcemi včetně termostatické baterie.
Horizontální otočné sprchové rameno 450 mm. Ruční sprcha. 3 sprchové proudy. Uvedená délka výrobku je 111,6 cm. Průtok do 18 litrů/minutu.

RV

- Rohový ventil s filtrem1/2x3/8

IZOLACE POTRUBÍ

POTRUBÍ STUDENÉ VODY BUDE IZOLOVÁNO IZOLOACÍ tl.15mm
POTRUBÍ TEPLÉ VODY BEZ CÍRKULACE BUDE IZOLOVÁNO IZOLOACÍ tl.15mm
POTRUBÍ TEPLÉ VODY A CÍRKULACE BUDE IZOLOVÁNO IZOLOACÍ

potrubí	16x2,2	20x2,8	25x3,5	32x4,4	40x5,5	50x6,9	63x8,6	75x10,3	90x12
tl. izolace	25mm	25mm	30mm	40mm	30mm	30mm	40mm	50mm	40mm
U (W/mK)	0,15	0,18	0,18	0,18	0,27	0,27	0,27	0,27	0,34

POTRUBÍ PPR PN 16

16.....16x2,2 50.....50x6,9
20.....20x2,8 63.....63x8,6
25.....25x3,5 75.....75x10,3
32.....32x4,4 90.....90x12,3
40.....40x5,5 110.....110x15,1

POZNÁMKA

- VEŠKERÉ LEŽATÉ ROZVODY VODY JSOU VEDENY V PODLAŽE NEBO ZDIVU
- VEŠKERÉ ROZVODY VODY V OBJEKTU IZOLOVÁNY (VIZ TABULKA)
- MATERIÁL VODOVODNÍHO POTRUBÍ STOUPAČÍHO I VODOROVNÉHO A JEDNOTLIVÝCH PŘÍPOJEK K ZAŘÍZOVACÍM PŘEDMĚTŮM BUDE EKOPLASTIK PPR (HOSTALEN) PN16
- VEŠKERÉ TYPY ZAŘÍZOVACÍCH PŘEDMĚTŮ A VÝTOKOVÉ BATERIE BUDOU DEFINOVÁNY INVESTOREM PŘÍPADNĚ ARCHITEKTEM
- PŘED ZAHÁJENÍM ZEMNÍCH VÝKOPOVÝCH PRACÍ NUTNO ZAJISTIT PŘESNÉ VYTÝČENÍ VEŠKERÝCH STÁVAJÍCÍCH INŽENÝRSKÝCH SÍTÍ JEJICH SPRÁVCI
- V PRŮBĚHU TĚCHTO PRACÍ NUTNO DODRŽOVAT ČSN 736005


LEGENDA:

- Rozvod studené vody v tepelné izolaci podlahové konstrukce 1.NP
- Rozvod teplé vody v tepelné izolaci podlahové konstrukce 1.NP
- 1

- Provedení hlavního domovního uzávěru vody umístěného ve zdivu v nise s překrytím plastovými dvířky 200 x 200 mm.
- 2

- Elektrický zásobník TUV o objemu 160 litrů. Příkon 2,2 kW.

Tabulka místností 2.NP					
Č.	Název místnosti	Plocha (m2)	Nášlapná vrstva	Povrch stěn	Povrch stropu
201	Šatna - čistá	34,29	Podlahovina z PVC + lišta SLK60	Štuková omítka + otěruvzd. disperzní malba	SDK podhled 1x RF (DF) tl. 15 mm
202	Šatna - špinavá	33,95	Podlahovina z PVC + lišta SLK60	Štuková omítka + otěruvzd. disperzní malba	SDK podhled 1x RF (DF) tl. 15 mm
203	Koupelna	7,38	Keramická dlažba + keram. obklad v. 2000 mm	Štuková omítka + otěruvzd. disperzní malba	SDK podhled 1x RF (DFi) tl. 15 mm
204	WC	2,19	Keramická dlažba + keram. obklad v. 1600 mm	Štuková omítka + otěruvzd. disperzní malba	SDK podhled 1x RF (DF) tl. 15 mm
205	Chodba + schodiště	22,80	Podlahovina z PVC + lišta SLK60	Štuková omítka + otěruvzd. disperzní malba	SDK podhled 1x RF (DF) tl. 15 mm
		100,61 m²			

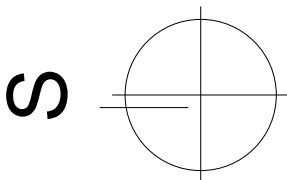

Stanislav Vlach, DiS.
Putim 118, 397 01 - Písek
IČO: 73542016
Tel.: (+420) 724 846 041
e-mail: stanislav.vlach@seznam.cz

NAVRHL	VYPRACOVAL	ZODP.PROJEKTANT		
Stanislav Vlach, DiS.	Stanislav Vlach, DiS.	Stanislav Vlach, DiS.		
INVESTOR Obec Kestřany, Kestřany 136, 398 21 - Kestřany				
Mě. Úř. Písek	Stav. Úř. Písek			
REKONSTRUKCE POŽÁRNÍ ZBROJNICE, ZÁTAVÍ, st.p.č. 2, parc. č. 763/1, k.ú. Zátaví			FORMÁT	A2 / 4x A4
			DATUM	05/2025
			STUPEŇ	DPS
C.1 - SITUACE			Č. ZAKÁZKY	SV25_05/11
Půdorys 2.NP - VODOVOD			MĚŘÍTKO 1:50	Č. VÝKRESU D.1.4.2