



PŮDORYS 1.NP

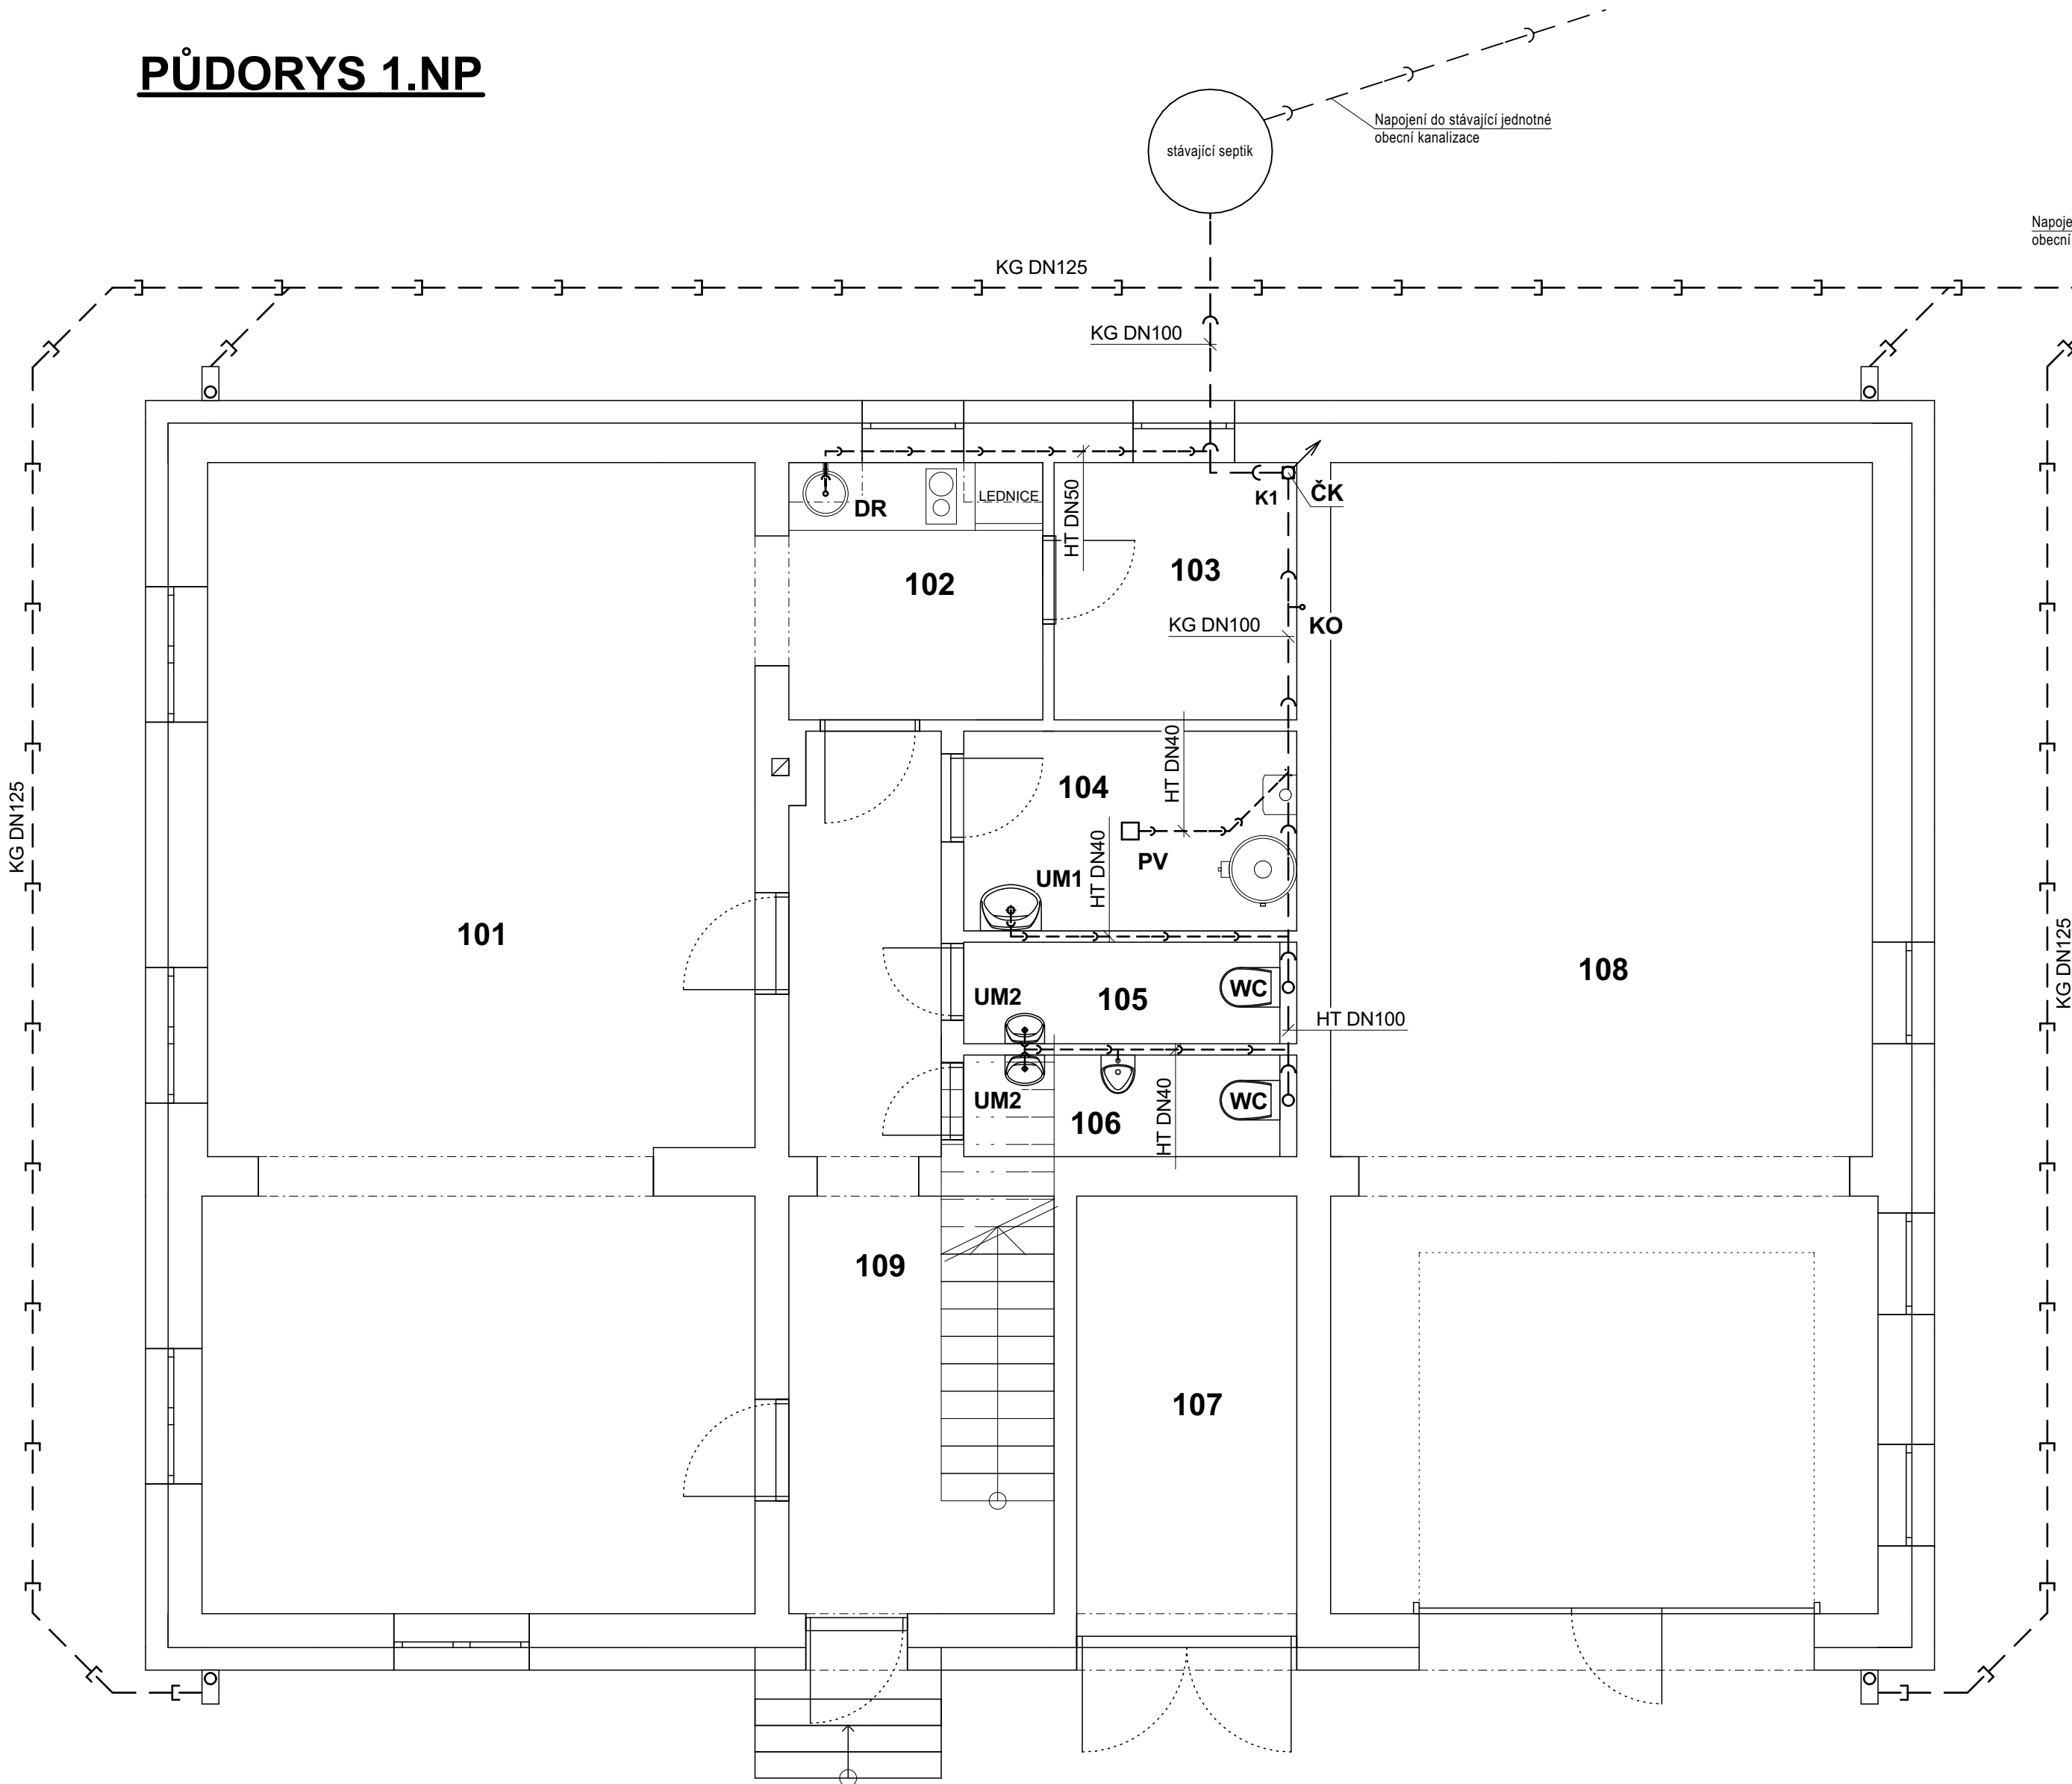

- WC** - Nádrž pro závěsné WC modul zazdivací
Závěsné keramické bílé WC
Plastového sedátka
Zvukoizolační vložka na stěnu k WC
Dvoučinné bílé tlačítko ovládací
- UM1** - Umyvadlo 58,5x42,5 cm otvor pro baterii uprostřed
Umyvadlový vtok 5/4, clic-clac celochrom
Zvukoizolační vložka na stěnu k umyvadlu
Sada k uchycení umyvadla, M10x120mm, H12
Sifon umyv.baňk. bez vtoku 5/4 CR
- UM2** - Umývátko Jika Lyra plus 40x31 cm otvor pro baterii vlevo
Umyvadlový vtok OPTIMA 5/4, clic-clac celochrom
Zvukoizolační vložka na stěnu k umyvadlu Multi
Sada k uchycení umyvadla, M10x120mm, H12
MULTI sifon umyv.baňk. bez vtoku 5/4 CR
- DR** - Dřez je součástí dodávky kuchyňské linky včetně sifonu
- KO** - Kondenzační sifon podomítkový HL138 zápachová uzávěrka DN32
- ČK** - Kus čistící kanalizační stoupačky HTRE DN 110
- VP** - Podlahová vpust DN40 15 x 15 cm kartáčovaná nerez s předmontovanou těsnicí membránou.


VZOROVÝ ŘEZ ULOŽENÍ KANALIZAČNÍHO POTRUBÍ
(PODLE ČSN 73 6203)

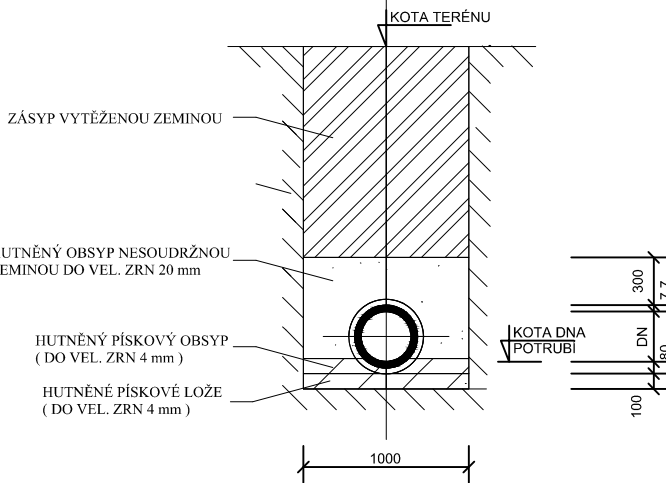

- LEGENDA:**
- Nové rozvody kanalizačního potrubí KG SN4. Vedeno pod základovou deskou. Nové přípojovací kanalizačního potrubí HT. Vedeno v podlahové konstrukci
 - Nové rozvody kanalizačního potrubí KG SN4 dešťové kanalizace . Bude uloženo minimálně 800 mm pod úrovní upraveného terénu.
 - Lapač střešních splavenin DN125/110, s košem pro zachytávání nečistot, ZU - suchá klapka, s čistícím víčkem a těsnícím kroužkem prům. 75/90/100/110/120/125mm
 - K1 - Kanalizační stoupačka a odvětrání splaškové kanalizace potrubí HT DN 100. Potrubí v půdním prostoru bude tepelně izolováno izolací Isover Orstech DP 65 tl. 50 mm. Odvětrání bude zakončeno nad střešní rovinou odvětrávacím kompletem pro plechovou střešní krytinu s flexi hadicí včetně prostupového límce.

POZNÁMKA

- VEŠKERÉ TYPY ZAŘIZOVACÍCH PŘEDMĚTŮ BUDOU DEFINOVÁNY INVESTOREM PŘÍPADNĚ ARCHITEKTEM
- JMENOVITÁ SVĚTLOST (DN) KANALIZAČNÍCH POTRUBÍ NESMÍ BÝT VE SMĚRU TOKU ZMĚŇOVÁNA
- PŘIPOJOVACÍ POTRUBÍ BUDE VEDENO V MINIMÁLNÍM SKLONU 3‰
- ROZVODY POTRUBÍ PŘED MONTÁŽÍ NUTNO KOORDINOVAT S OSTATNÍMI PROFESEMI
- MONTÁŽ POTRUBÍ VČETNĚ ULOŽENÍ DLE MONTÁŽNÍHO PŘEDPISU DODAVATELE POTRUBÍ
- UCHYCENÍ POTRUBÍ BUDE REALIZOVÁNO DLE PŘEDPISŮ VÝROBCE POTRUBÍ A IZOLACE
- PŘED ZAHÁJENÍM ZEMNÍCH VÝKOPOVÝCH PRACÍ NUTNO ZAJISTIT PŘESNÉ VYTÝČENÍ VEŠKERÝCH STÁVAJÍCÍCH SÍTÍ JEJICH SPRÁVCI
- V PRŮBĚHU TĚCHTO PRACÍ NUTNO DODRŽOVAT ČSN 73 6005

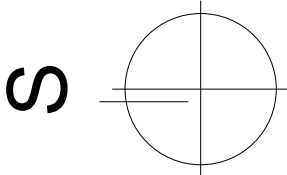

Stanislav Vlach, DiS.
Putim 118, 397 01 - Písek
IČO: 73542016
Tel.: (+420) 724 846 041
e-mail: stanislav.vlach@seznam.cz

NAVRHL	VYPRACOVAL	ZODP.PROJEKTANT		
Stanislav Vlach, DiS.	Stanislav Vlach, DiS.	Stanislav Vlach, DiS.		
INVESTOR Obec Kestřany, Kestřany 136, 398 21 - Kestřany				
Mě. Úř. Písek	Stav. Úř. Písek			
REKONSTRUKCE POŽÁRNÍ ZBROJNICE, ZÁTAVÍ, st.p.č. 2, parc. č. 763/1, k.ú. Zátaví			FORMÁT	A2 / 4x A4
			DATUM	05/2025
			STUPEŇ	DPS
D.1.1 - STAVEBNĚ-ARCHITEKTONICKÁ ČÁST			Č. ZAKÁZKY	SV25_05/11
Půdorys 1.NP - KANALIZACE			MĚŘÍTKO 1:50	Č. VÝKRESU D.1.4.3