


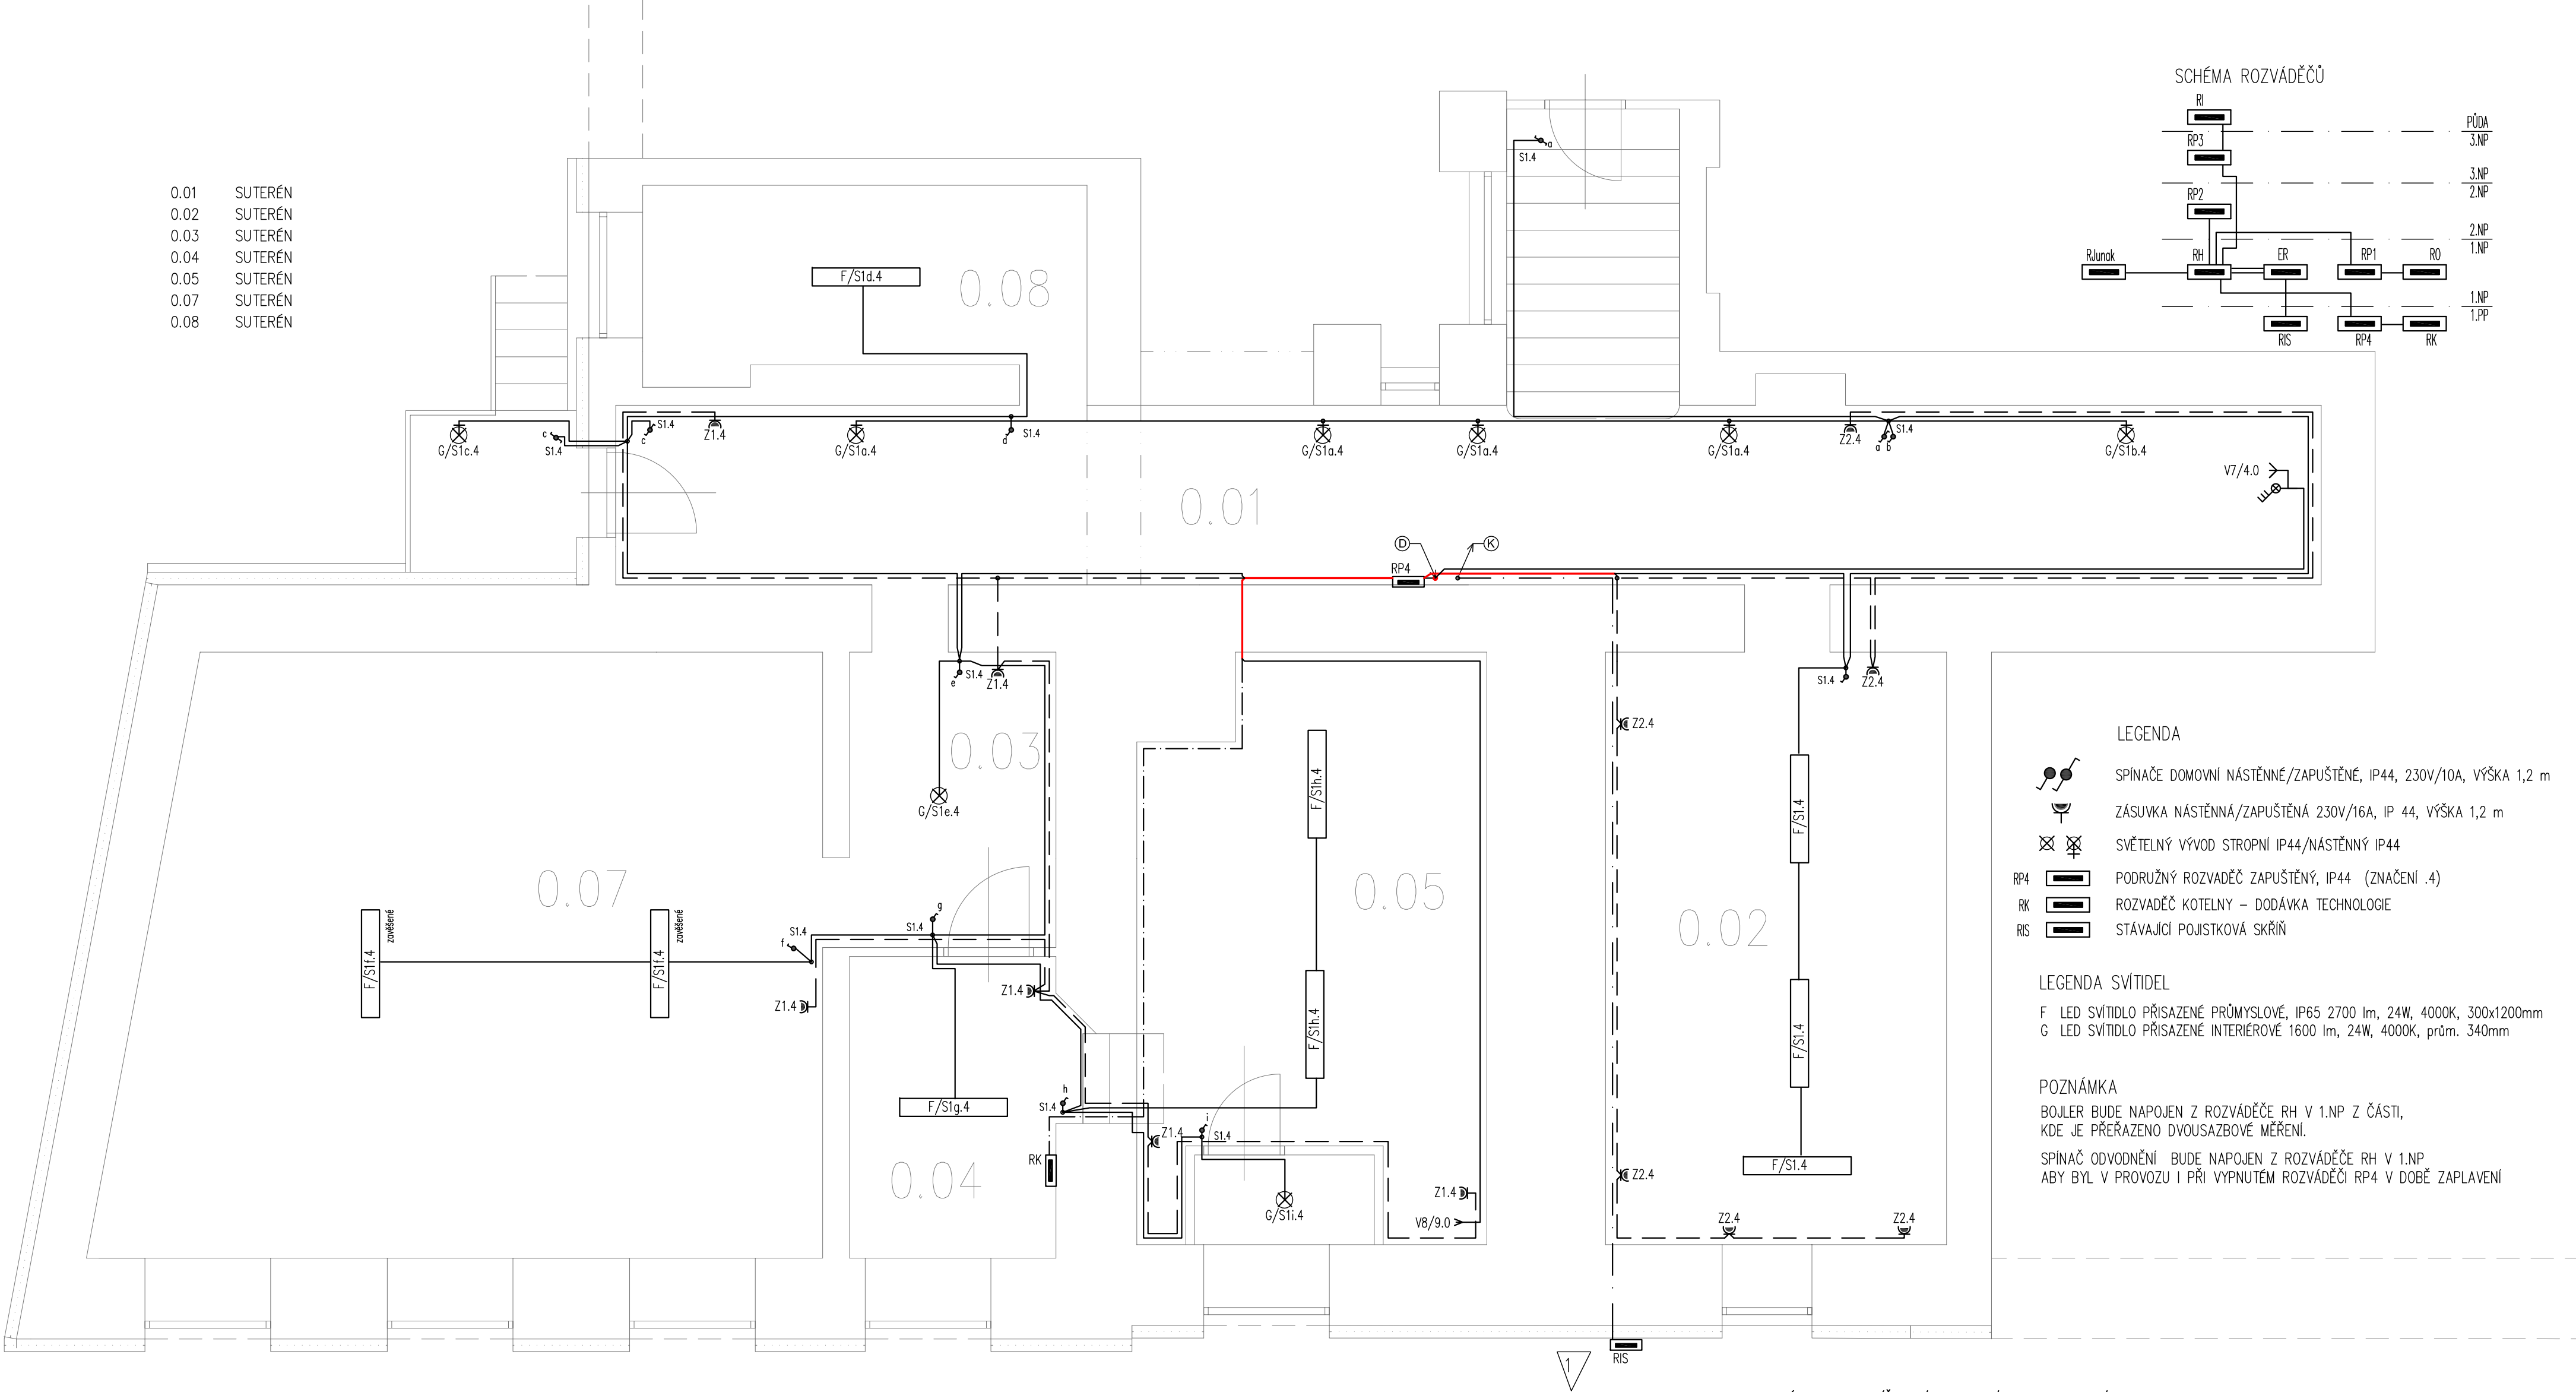

UPOZORNĚNÍ

Jsou-li v projektové dokumentaci uvedeny odkazy na firmy, názvy nebo specifická označení výrobků apod., jsou takové odkazy pouze informativní a slouží pouze pro určení technické úrovně a provozních parametrů; zhotoviteli umožňují v souladu s §182, zákona č. 134/2016 Sb. o veřejných zakázkách použít i jiných kvalitativně a technicky obdobných zařízení, která mají podobnou nebo minimálně stejnou kvalitu, účinnost a výkon, parametry použití, ev. hlučnost (která bezpodmínečně splňuje platné hygienické normy).

VNĚJŠÍ VLVIVY DLE ČSN 33 2000-1 ed.2 S ODKAZEM NA ČSN 33 2000-5-51 ed.3

PRO VENKOVNÍ NEBEZPEČNÉ PROSTORY AB8, AD3,
OSTATNÍ VNĚJŠÍ VLVIVY JSOU PRO VENKOVNÍ PROSTORY V SOULADU
S ČSN 33 2000-5-51 ed.3, čl. NA 512.2.5 POVAŽOVÁNY ZA NORMÁLNÍ.

V PROSTORECH BEZ OZNAČENÍ VNĚJŠÍCH VLVIV JSOU VNĚJŠÍ VLVIVY V SOULADU
S ČSN 33 2000-5-51 ed.3, ČL. NA 512.2.5 POVAŽOVÁNY ZA NORMÁLNÍ.

V KOTELNĚ PROVÉST POSPOJOVÁNÍ VŠECH KOVOVÝCH ČÁSTÍ SE SVORKOU PE V ROZVÁDĚČI RP4
PRŮCHODY MEZI ROZDÍLNÝMI POŽÁRNÍMI ÚSEKY VYPLNIT PROTIPOŽÁRNÍ UCPÁVKOU.

LEGENDA VODIČŮ

VEDENÍ – SVÍTIDLA – CYKY-J 3x1,5 a CYKY-O 3x1,5 a CYKY-J 5x1,5 a CYKY-J 7x1,5
VEDENÍ – ZÁSUVKY – CYKY-J 3x2,5 a CYKY-J 5x2,5
VEDENÍ – SPINAČ ODVODNĚNÍ – CYKY-J 5x2,5
VEDENÍ – PŘÍVOD Z RIS DO ER – 1-CYKY 3x70+35 V PEVNÉ TRUBCE
VEDENÍ – PŘÍVOD Z RH DO RP4 – CYKY-J 5x6 a CYA 6

Ⓢ VEDENÍ – PŘÍVOD Z RH DO RP4 V 1.PP – CYKY-J 5x6 a CYA 6 a TLAKOVÝ SPINAČ CYKY-O 5x2,5 a BOJLER CYKY-J 3x2,5
Ⓚ VEDENÍ – PŘÍVOD Z RIS DO ER V 1.NP – 1-CYKY 3x70+35 V PEVNÉ TRUBCE

POZNÁMKA:

ELEKTRICKÁ ZAŘÍZENÍ BUDOU IP44, SVÍTIDLA IP65.
ROZVÁDĚČ RP4 JE MOŽNÉ V PŘÍPADĚ ZAPLAVENÍ VYPNOUT VYPÍNAČEM V HLAVNÍM ROZVÁDĚČI

— — — — — OZNAČENÍ SVAZKU SÍLOVÝCH KABELŮ
— — — — — PŘÍVOD DO ROZVÁDĚČŮ

ROZVODNÁ SOUSTAVA: SÍŤ TNC/S, 3+PEN / 3+N+PE, 400 / 230V, 50Hz
DLE ČSN 33 2000-1 ed.2, čl. 312.2.1

OCHRANA PŘED NEBEZPEČNÝM DOTYKEM DLE ČSN 33 2000-4-41 ed.3
čl. 411- OCHRANA AUTOMATICKÝM ODPOJENÍM OD ZDROJE:
čl. 411.2 – OCHRANA ZÁKLADNÍ (PŘED NEBEZPEČNÝM DOTYKEM ŽIVÝCH ČÁSTÍ)
čl. 411.3 – OCHRANA PŘI PORUŠĚ (PŘED DOTYKEM NEŽIVÝCH ČÁSTÍ)

Zodpovědný projektant: ING. FŮSEK PETR ČKAIT: 0012051	Projektant: BC. FŮSEK JIŘÍ	Kontroloval: ING. FŮSEK PETR	Obchodní společnost specializující se na oblasti: - kompletní elektrická projekce - světlo a osvětlení - projektový management - konzultace a ICT ELPRO Fusek s.r.o. Lipník nad Bečvou-V, Podhoří 16 IČ: 03035476 DIČ: CZ-03035476	Paré:
Místo: Masarykovo nám. 420, Vizovice, k.ú. Vizovice	Stupeň: DPS			
Investor: Město Vizovice, Masarykovo nám. 1007, 763 12 Vizovice	Datum: 01/2019			
Akce: ZŠ VIZOVICE - REVIZE DOKUMENTACE Masarykovo nám. 420, Vizovice	Formát: 4xA4			
	Zak.č.: 508/2019			
Obsah: ELEKTROINSTALACE - 1.PP	Měřítko: 1:50			
	EL5			