


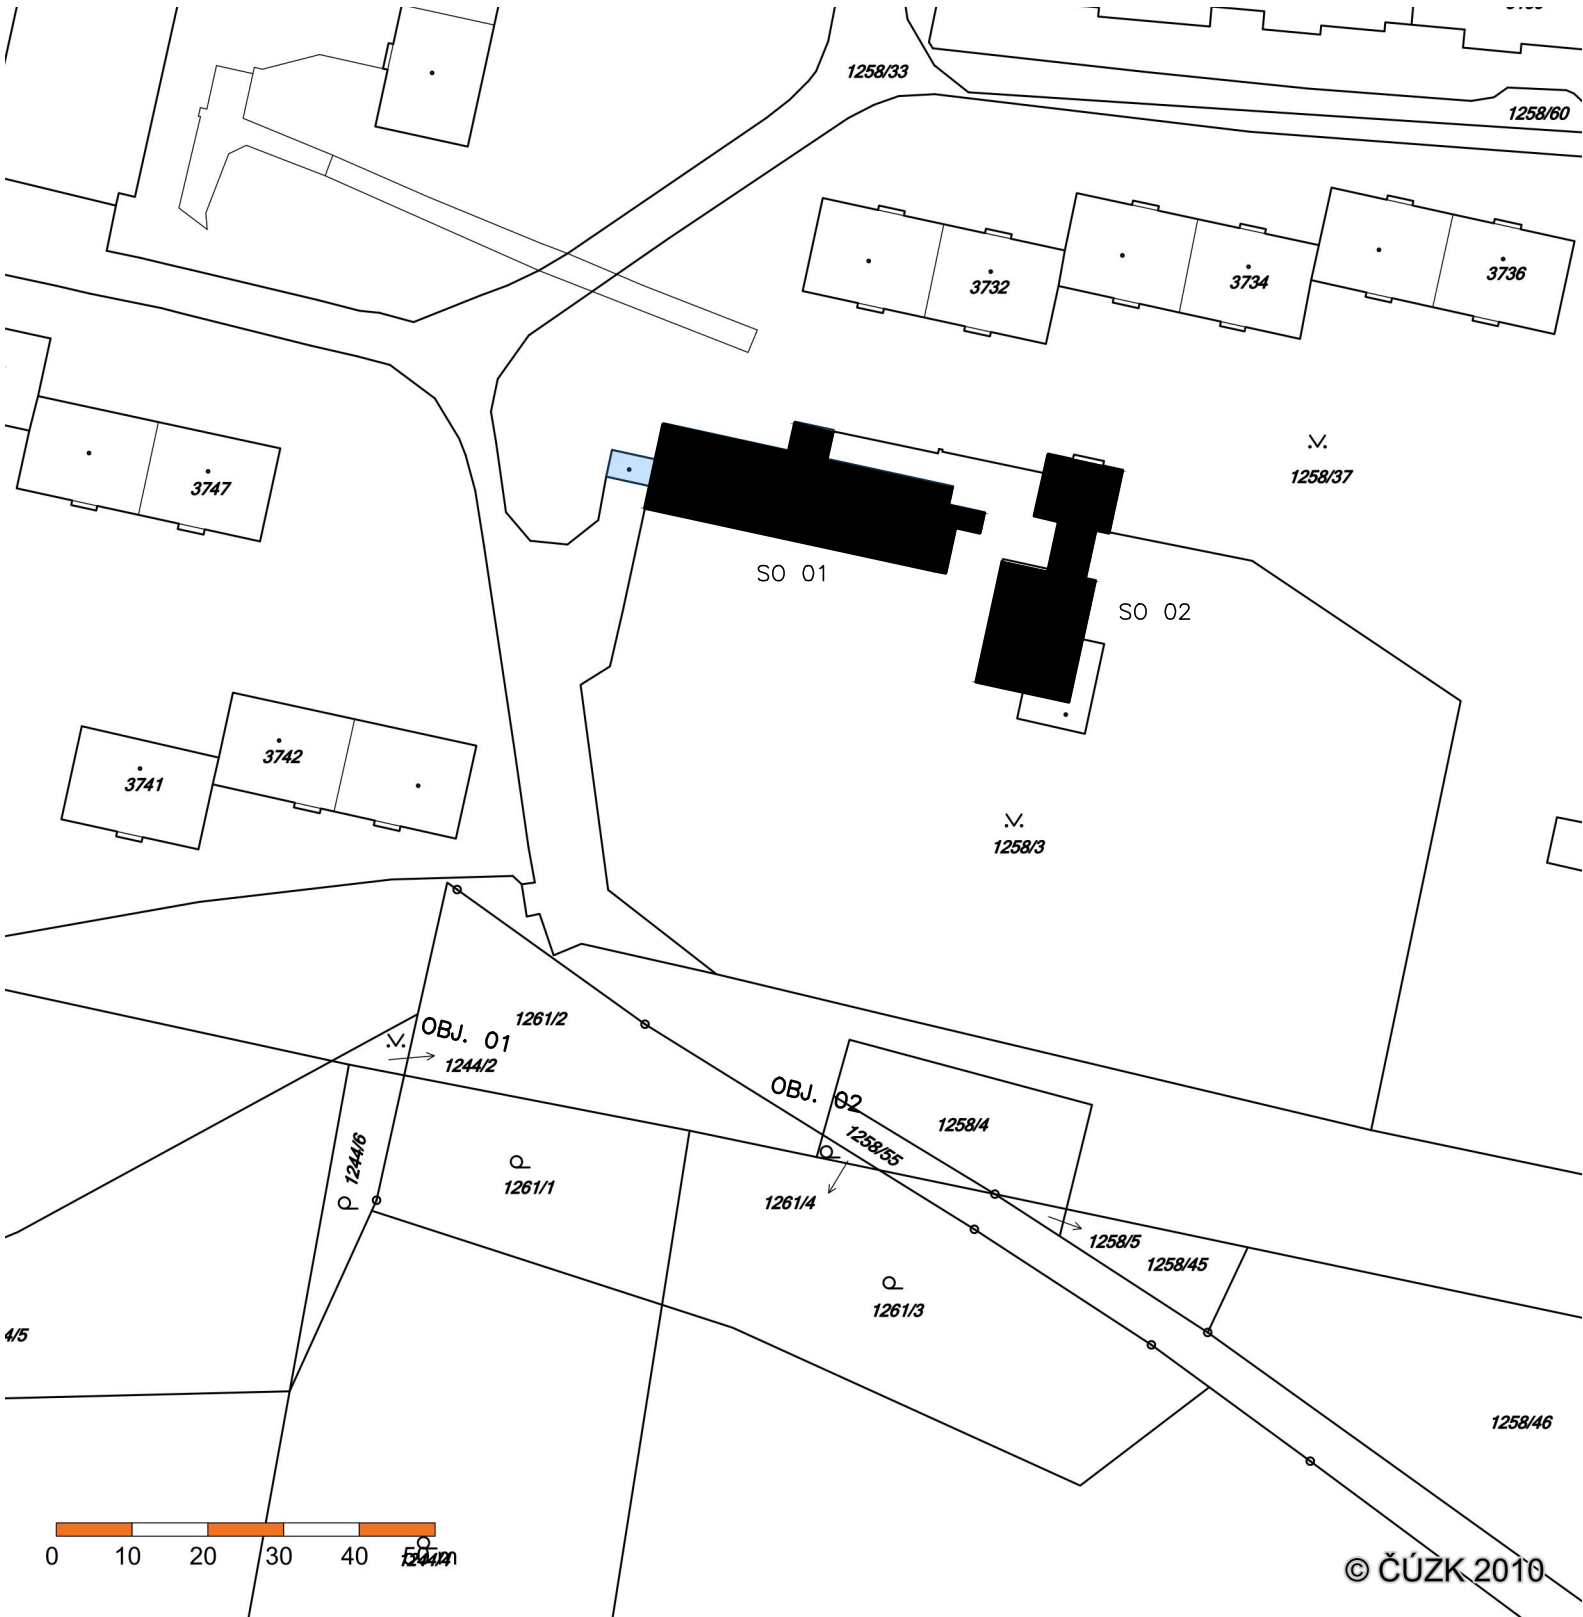

projektoval	kreslil	odp. projektant	ved. projektant	PETR ALBRECHT—PROJKA NÁDRAŽNÍ 1936 397 01 PÍSEK ČKAIT č. 0101628 IČO: 11316349	
P. ALBRECHT			P. ALBRECHT		
OÚ/MěÚ: PÍSEK		St.úř. PÍSEK			
Stavebník: ZŠ JANA HUSA A MŠ PÍSEK, HUSOVO NÁM.725, Husovo nám.725, Písek 397 01				datum: 03/2013	
VÝMĚNA OKEN na 13.MŠ, Tr. Přátelství 2065, PÍSEK				formát: 1A4	
				účel PD: DPS	
				měřítko: 1:1000	
				zak. číslo:	
obsah výkresu: SITUACE				arch. číslo:	č. výkresu:
					S1