



- LEGENDA :
- ZÁSUVKA PRO TV POD OMÍTKU, IP20
  - ZÁSUVKA PRO TELEFON (DATOVOU SÍŤ) POD OMÍTKU, IP20
  - POŽÁRNÍ HLÁŠIČ OPTICKO KOUŘOVÝ - AUTONOMNÍ

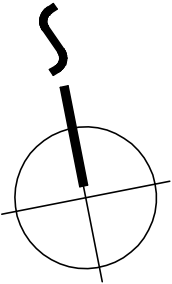

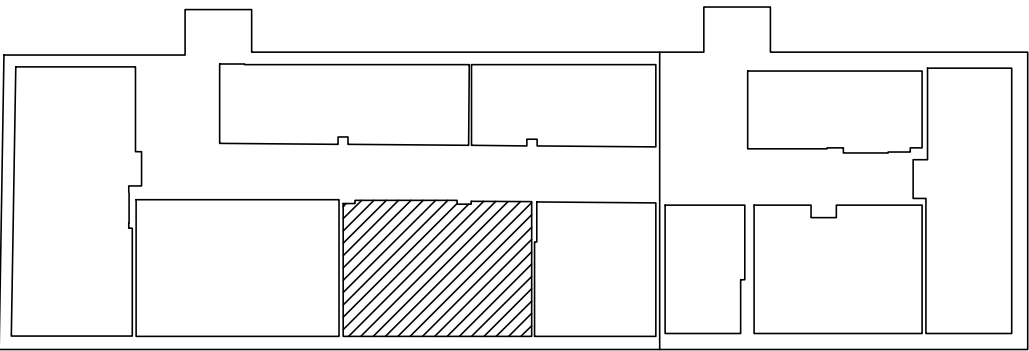

S·T·A·V·E·B·N·Í  
P·R·O·J·E·K·T·Y



B E D N Á Ř  
elektro projekty  
604 665 735  
604 361 655  
elektro.bednar@seznam.cz

AKCE: STAVEBNÍ ÚPRAVY obecních bytů Bergerovo nám.  
č.p. 30 - byt č.4 (2.NP) - vstup A , k.ú. Stráž nad Nisou

INVESTOR : Obec Stráž nad Nisou, Schwarzova 262, 463 03 Stráž nad Nisou  
VEDOUCÍ PROJEKTANT : RIP stavební projekty, Františkovská 31, Liberec 3, 460 01  
ing. Richard Dlouhý

ZODPOV. PROJEKTANT: Jaromír Bednář  
BEL elektro projekty, Humpolecká 3/108, Liberec 1, 460 01

ČÁST PROJEKTU : D.1.4 - ELEKTROINSTALACE

STUPEŇ DOKUMENTACE: DPS - Dokumentace pro REALIZACI STAVBY

STAVEBNÍ ÚŘAD: Liberec

NÁZEV VÝKRESU: č.p. 30 - byt č.4 (2.NP) - PŮDORYS - SLABOPROUD č. v. : E3  
DATUM: 11/2023 MĚŘÍTKO: 1:50