



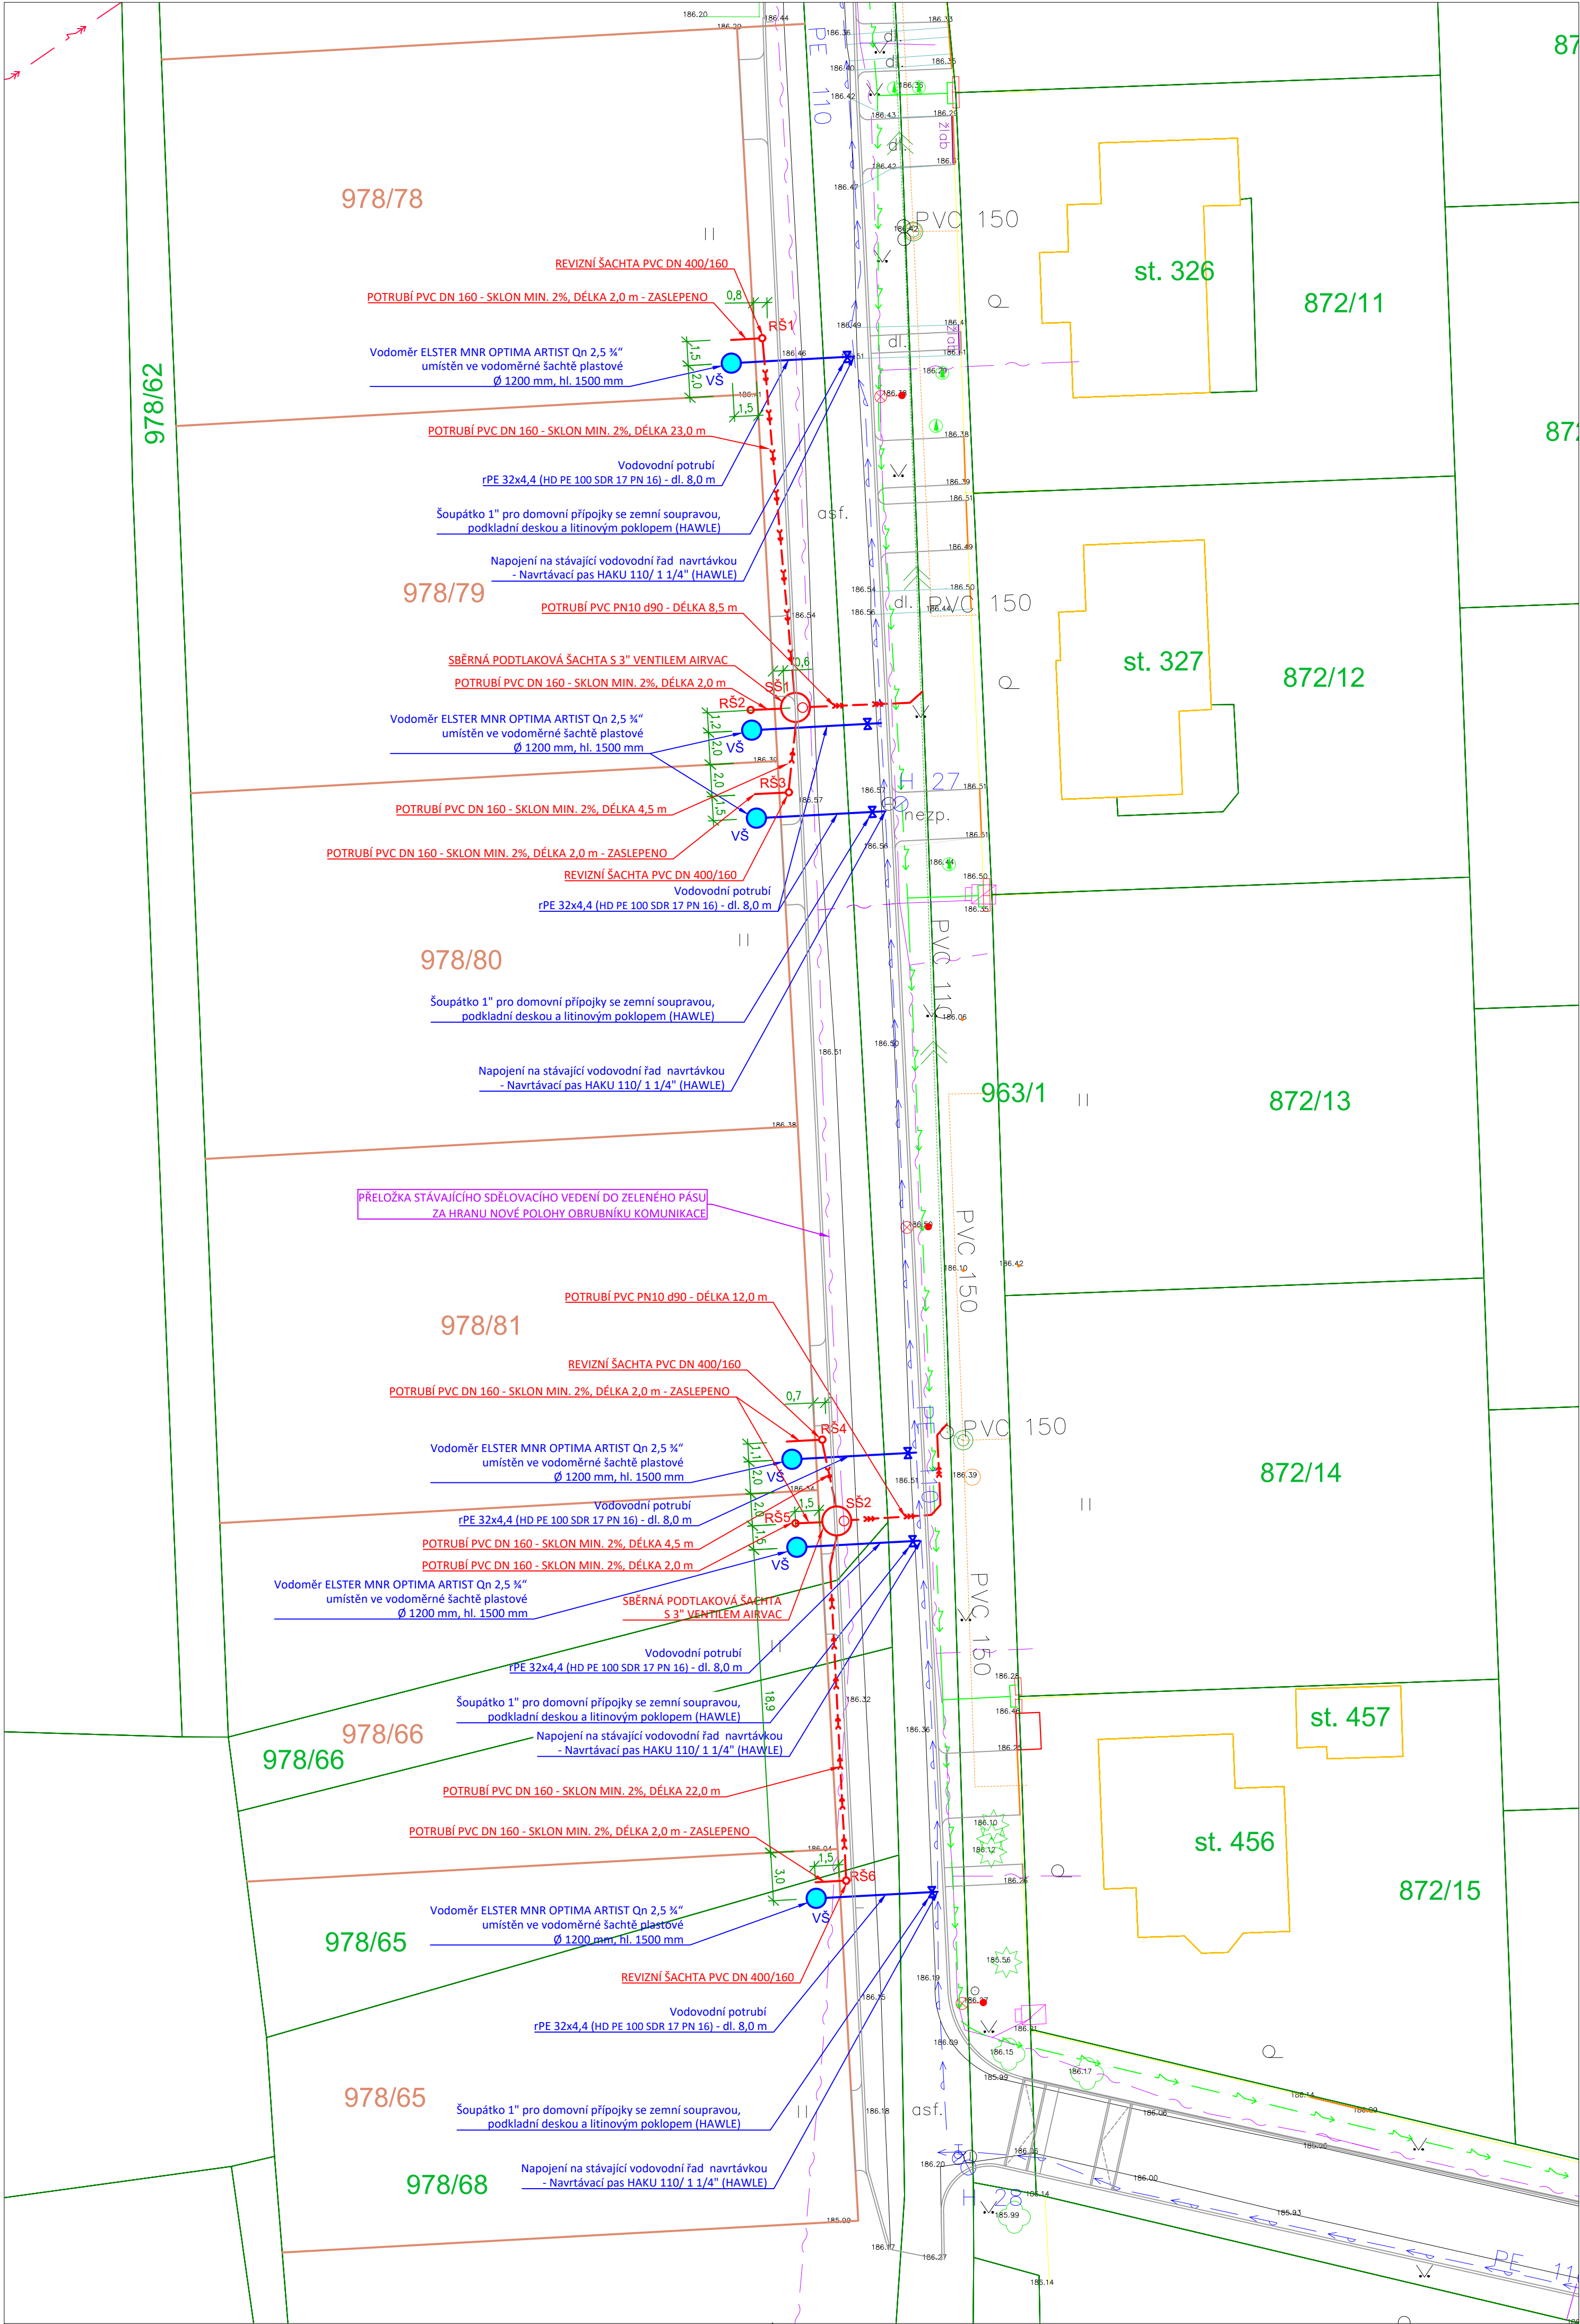

LEGENDA:

- STÁVAJÍCÍ VODOVODNÍ ŘÁD PVC 110
- STÁVAJÍCÍ PODTLAKOVÁ KANALIZACE
- NOVÉ VODOVODNÍ PŘÍPOJKY
POTRUBÍ rPE 32x4,4, PLASTOVÁ ŠACHTA Ø 1200 mm
- NOVÉ PODTLAKOVÉ KANALIZAČNÍ PŘÍPOJKY
POTRUBÍ PVC PN10 - d90, PLASTOVÁ SBĚRNÁ ŠACHTA Ø 1800 mm
- STÁVAJÍCÍ HRANICE PARCEL
PARCELNÍ ČÍSLO
- NOVÁ PARCELA
NOVÁ PARCELNÍ ČÍSLO
- SDĚLOVACÍ VEDENÍ
- SILOVÉ NADZEMNÍ VEDENÍ VVN DO 110 kV, ČEZ DISTRIBUCE a.s.
- SILOVÉ PODZEMNÍ VEDENÍ VN DO 1 kV, ČEZ DISTRIBUCE a.s.

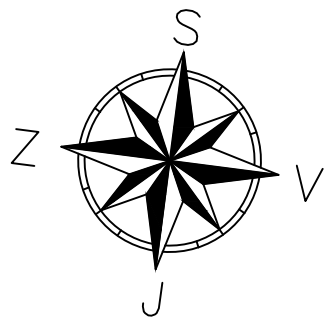

Projektant: ALEŠ JAMBOR			
Objednatel: Obec Hořátek Hořátek 17, 289 13 Zvěřínky		PROJEKČNÍ A INŽENÝRSKÁ ČINNOST Havelskova 70, 280 02 Kolín III email: ales.jambor@seznam.cz tel.: +420 774 549 441 IČ: 74420684 DIČ: CZ8203210796	
OÚ/MÚ: NYMBURK	Formát: A3	Soupočet: US Měřítko: 1:250 Příloha č.: C1	
Datum: ČERVEN 2019	Čís. zakázky: 1951		
Název: Vodovodní a kanalizační přípojky pro pozemky parc.č. 978/64, 978/65, 978/66, 978/68 (dle GP 978/65, 978/66, 978/78, 978/79, 978/80, 978/81), k.ú. Hořátek		Situace STAVBY	