


SO01.D.1.4.d.02 Situace - osvětlení areálu

1:500


3.1, 3.2, 3.3, 3.4 - STOŽÁR O VÝŠCE 7m, BEZ VÝLOŽNÍKU
STOŽÁR (133/89/60), VÝLOŽNÍK JEDNODUCHÝ SD1- 1000
SESTAVU NUTNO PROVĚRIT U VÝROBCE
1x SVÍTIDLO : LED 35W

1.1.....1.8 SVÍTIDLO UPEVNĚNO NA OBJEKTU + VÝLOŽNÍK
SVÍTIDLO : LED 10W

Montáž a bezpečnost práce :
Při montáži dojde ke styku s jinými podzemními sítěmi. Prováděcí firma musí před
započetím zemních prací nechat vytýčit podzemní vedení a zařízení od příslušných správců.
Nedílnou součástí je koordinační situace
Zakreslené sítě v situaci jsou pouze informativní nikoliv směrodatné.
Před uvedením zařízení do provozu musí být provedena výchozí revize a musí být zajištěn
soulasný stav výkresové dokumentace se skutečným stavem.
Jednotlivá zařízení musí mít písemně prohlášení o shodě ve smyslu zákona č. 22/97Sb.
Organizace, stejně jako všichni pracovníci zabývající se činností na el. zařízeních, jsou povinni
respektovat vyhlášku ČÚBP a ČBU č.50/1982 Sb. O odborné způsobilosti v elektrotechnice
ve znění vyhlášky č.98/1982 Sb. Normy a předpisy souvisejících.

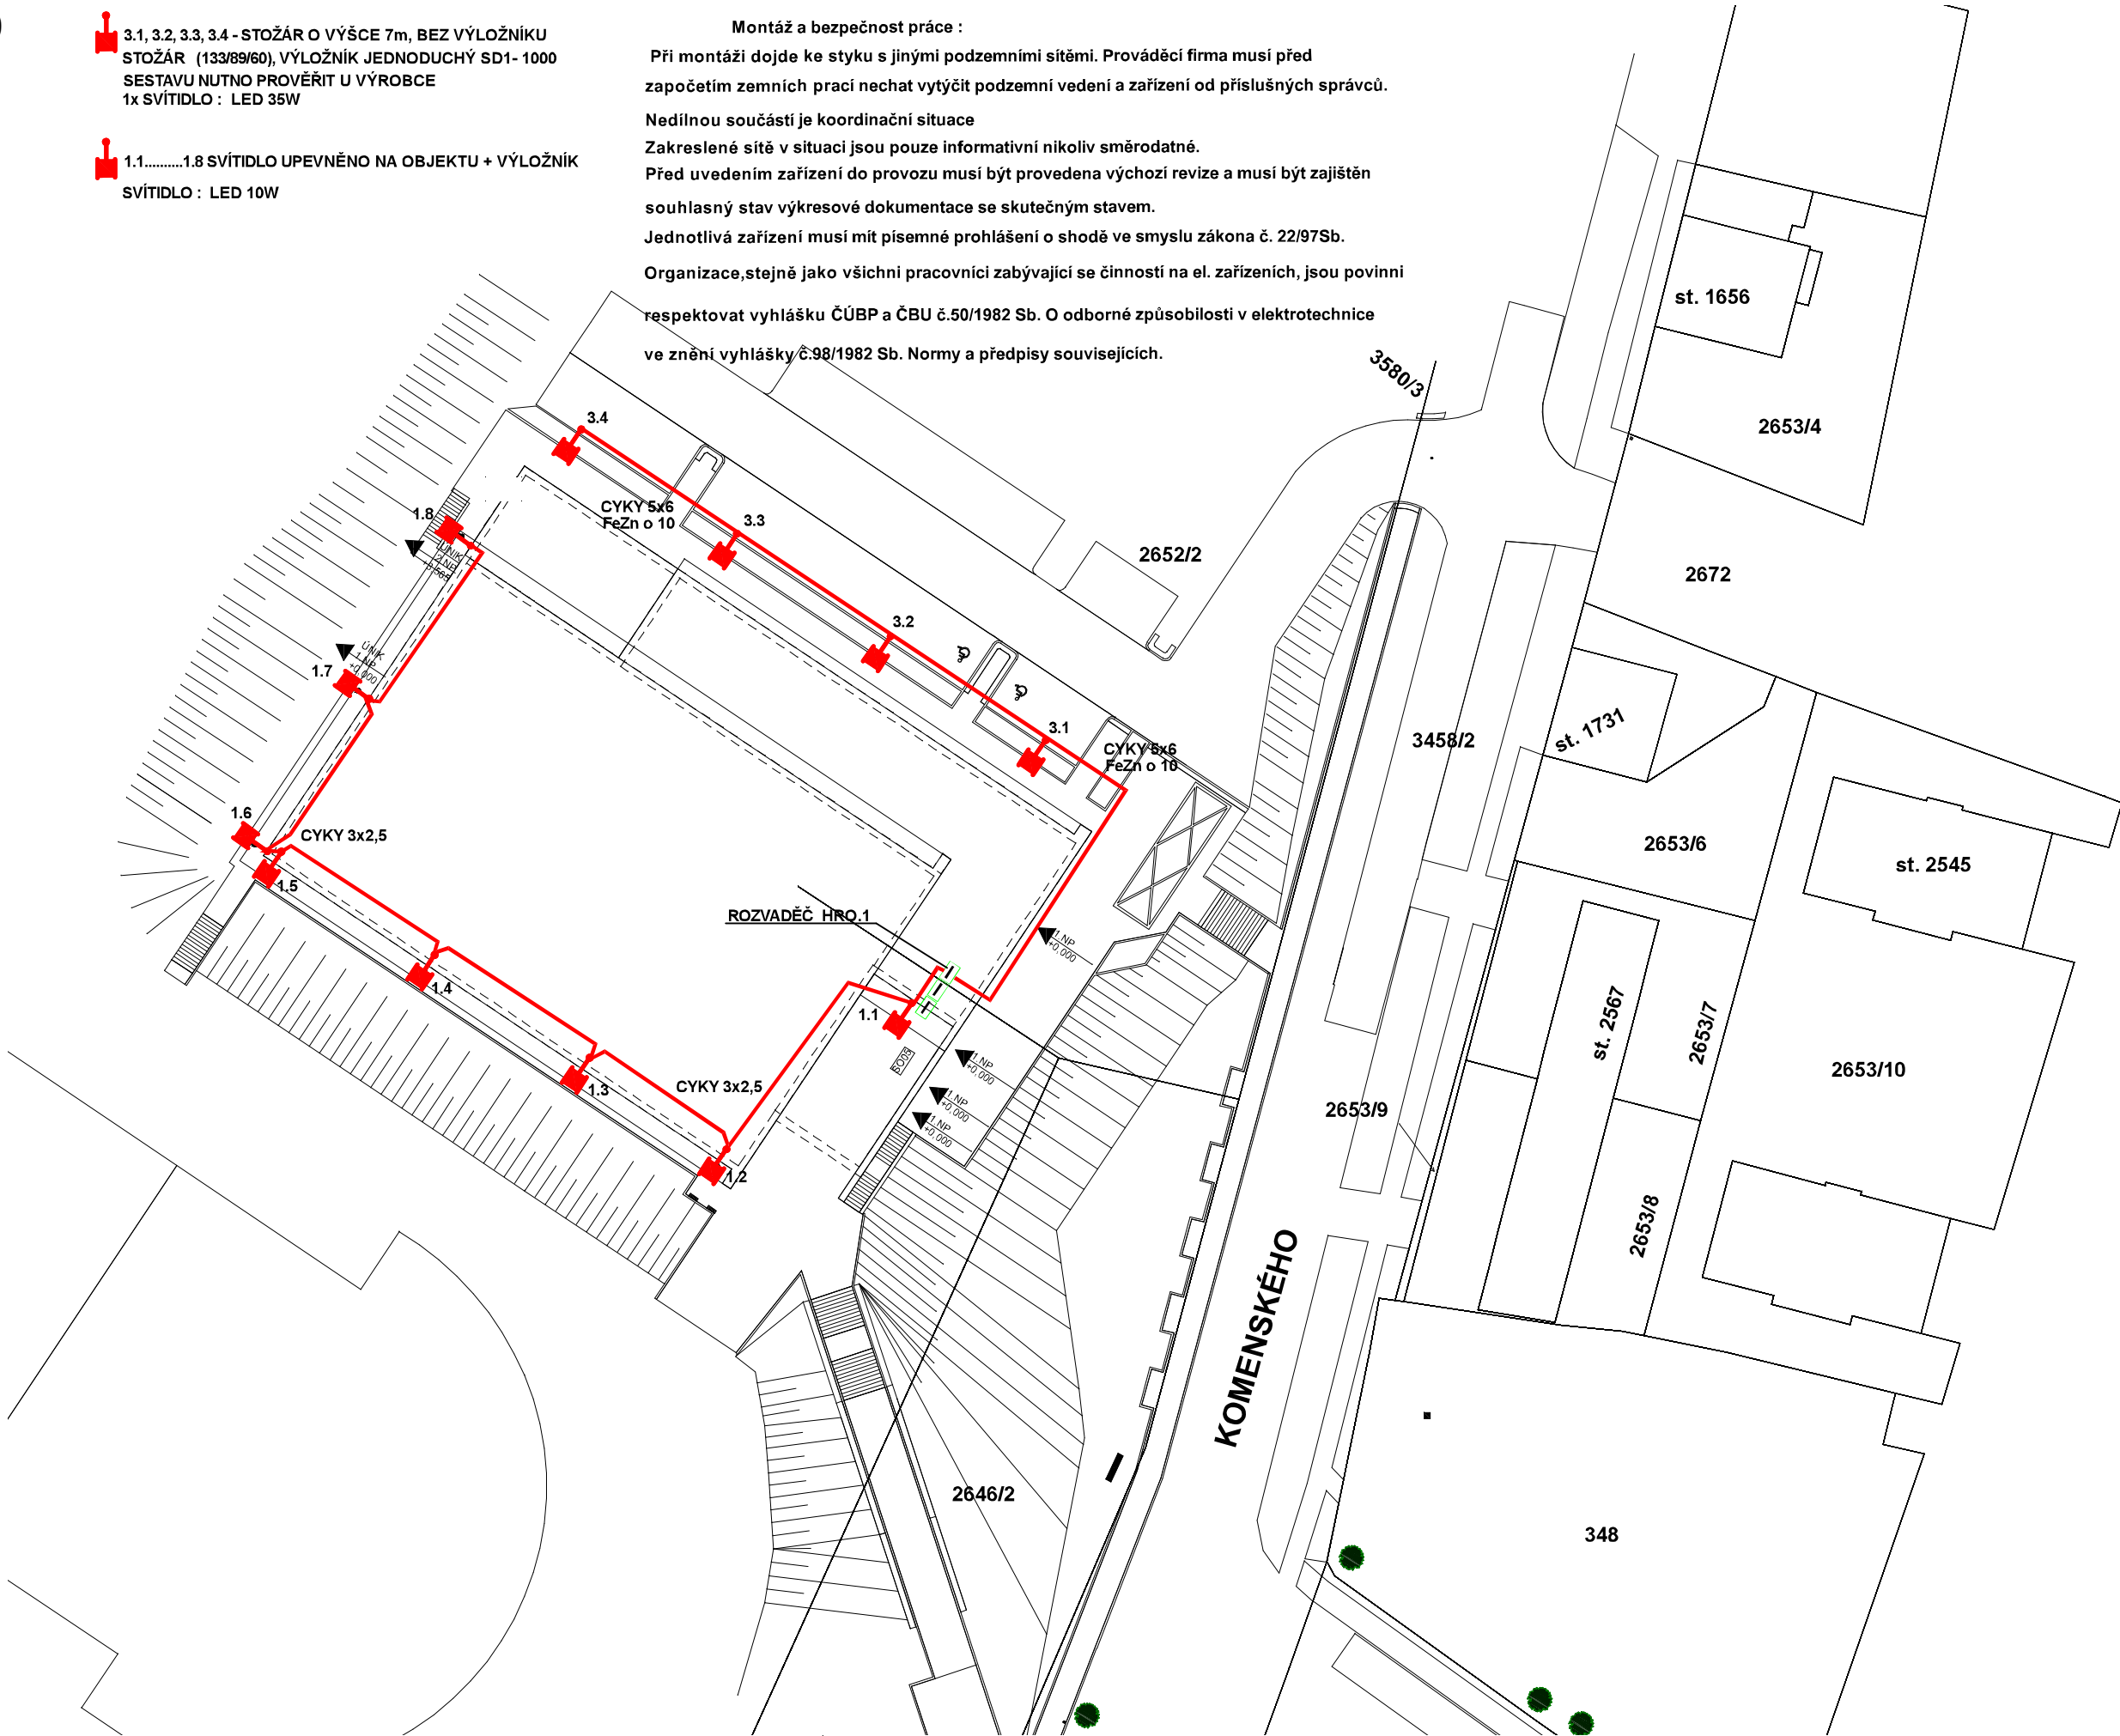

 TENTO VÝKRES JE CHRÁNĚN AUTORSKÝMI PRÁVY.



S
± 0,000 = 196,300 m.n.m.

PROJEKT / PROJECT:
SPORTOVNÍ HALA LYSÁ NAD LABEM
LYSÁ NAD LABEM, KATASTRÁLNÍ ÚZEMÍ LYSÁ NAD LABEM

INVESTOR / CLIENT:
MĚSTO LYSÁ NAD LABEM
Husovo náměstí 23, 289 22 Lysá nad Labem, IČO: 00239402, DIČ: CZ00239402

ZPRACOVATEL ČÁSTI / SUBCONTRACTOR:

Dlouhá 101, Hradec Králové 500 03; T: 773 550 371; E: info@jika-cz.cz; W: www.jika-cz.cz

AUTORIZAČNÍ RAŽITKO / AUTHORIZATION:

PARÉ / SET:

ZODPOVĚDNÝ PROJEKTANT / RESPONSIBLE DESIGNER:
Ing. Jiří Slánský

ZPRACOVAL / DRAWN BY:
Jaroslav Pištora

KONTROLOVAL / CHECKED BY:
Jaroslav Pištora

FAZE / PHASE:
DPS - Dokumentace pro provedení stavby

OBJEKT/BUILDING:
SPORTOVNÍ HALA LYSÁ NAD LABEM

MĚŘITKO / SCALE:
1:500

ČÍSLO PROJEKTU / PROJECT NUMBER
J201908015

NÁZEV VÝKRESU / TITLE:
Situace - osvětlení areálu

ČÍSLO VÝKRESU / DRAWING No.:
SO01.D.1.4.d.02

DATUM / DATE:
05/2020

REVIZE:
X