


# REKONSTRUKCE TEPELNÉHO NAPAJEČE LITVÍNOV ÚSEK SEKČNÍ UZÁVĚRY SU3 - SEKČNÍ UZÁVĚRY SU 1

ZOV

# 2. ETAPA

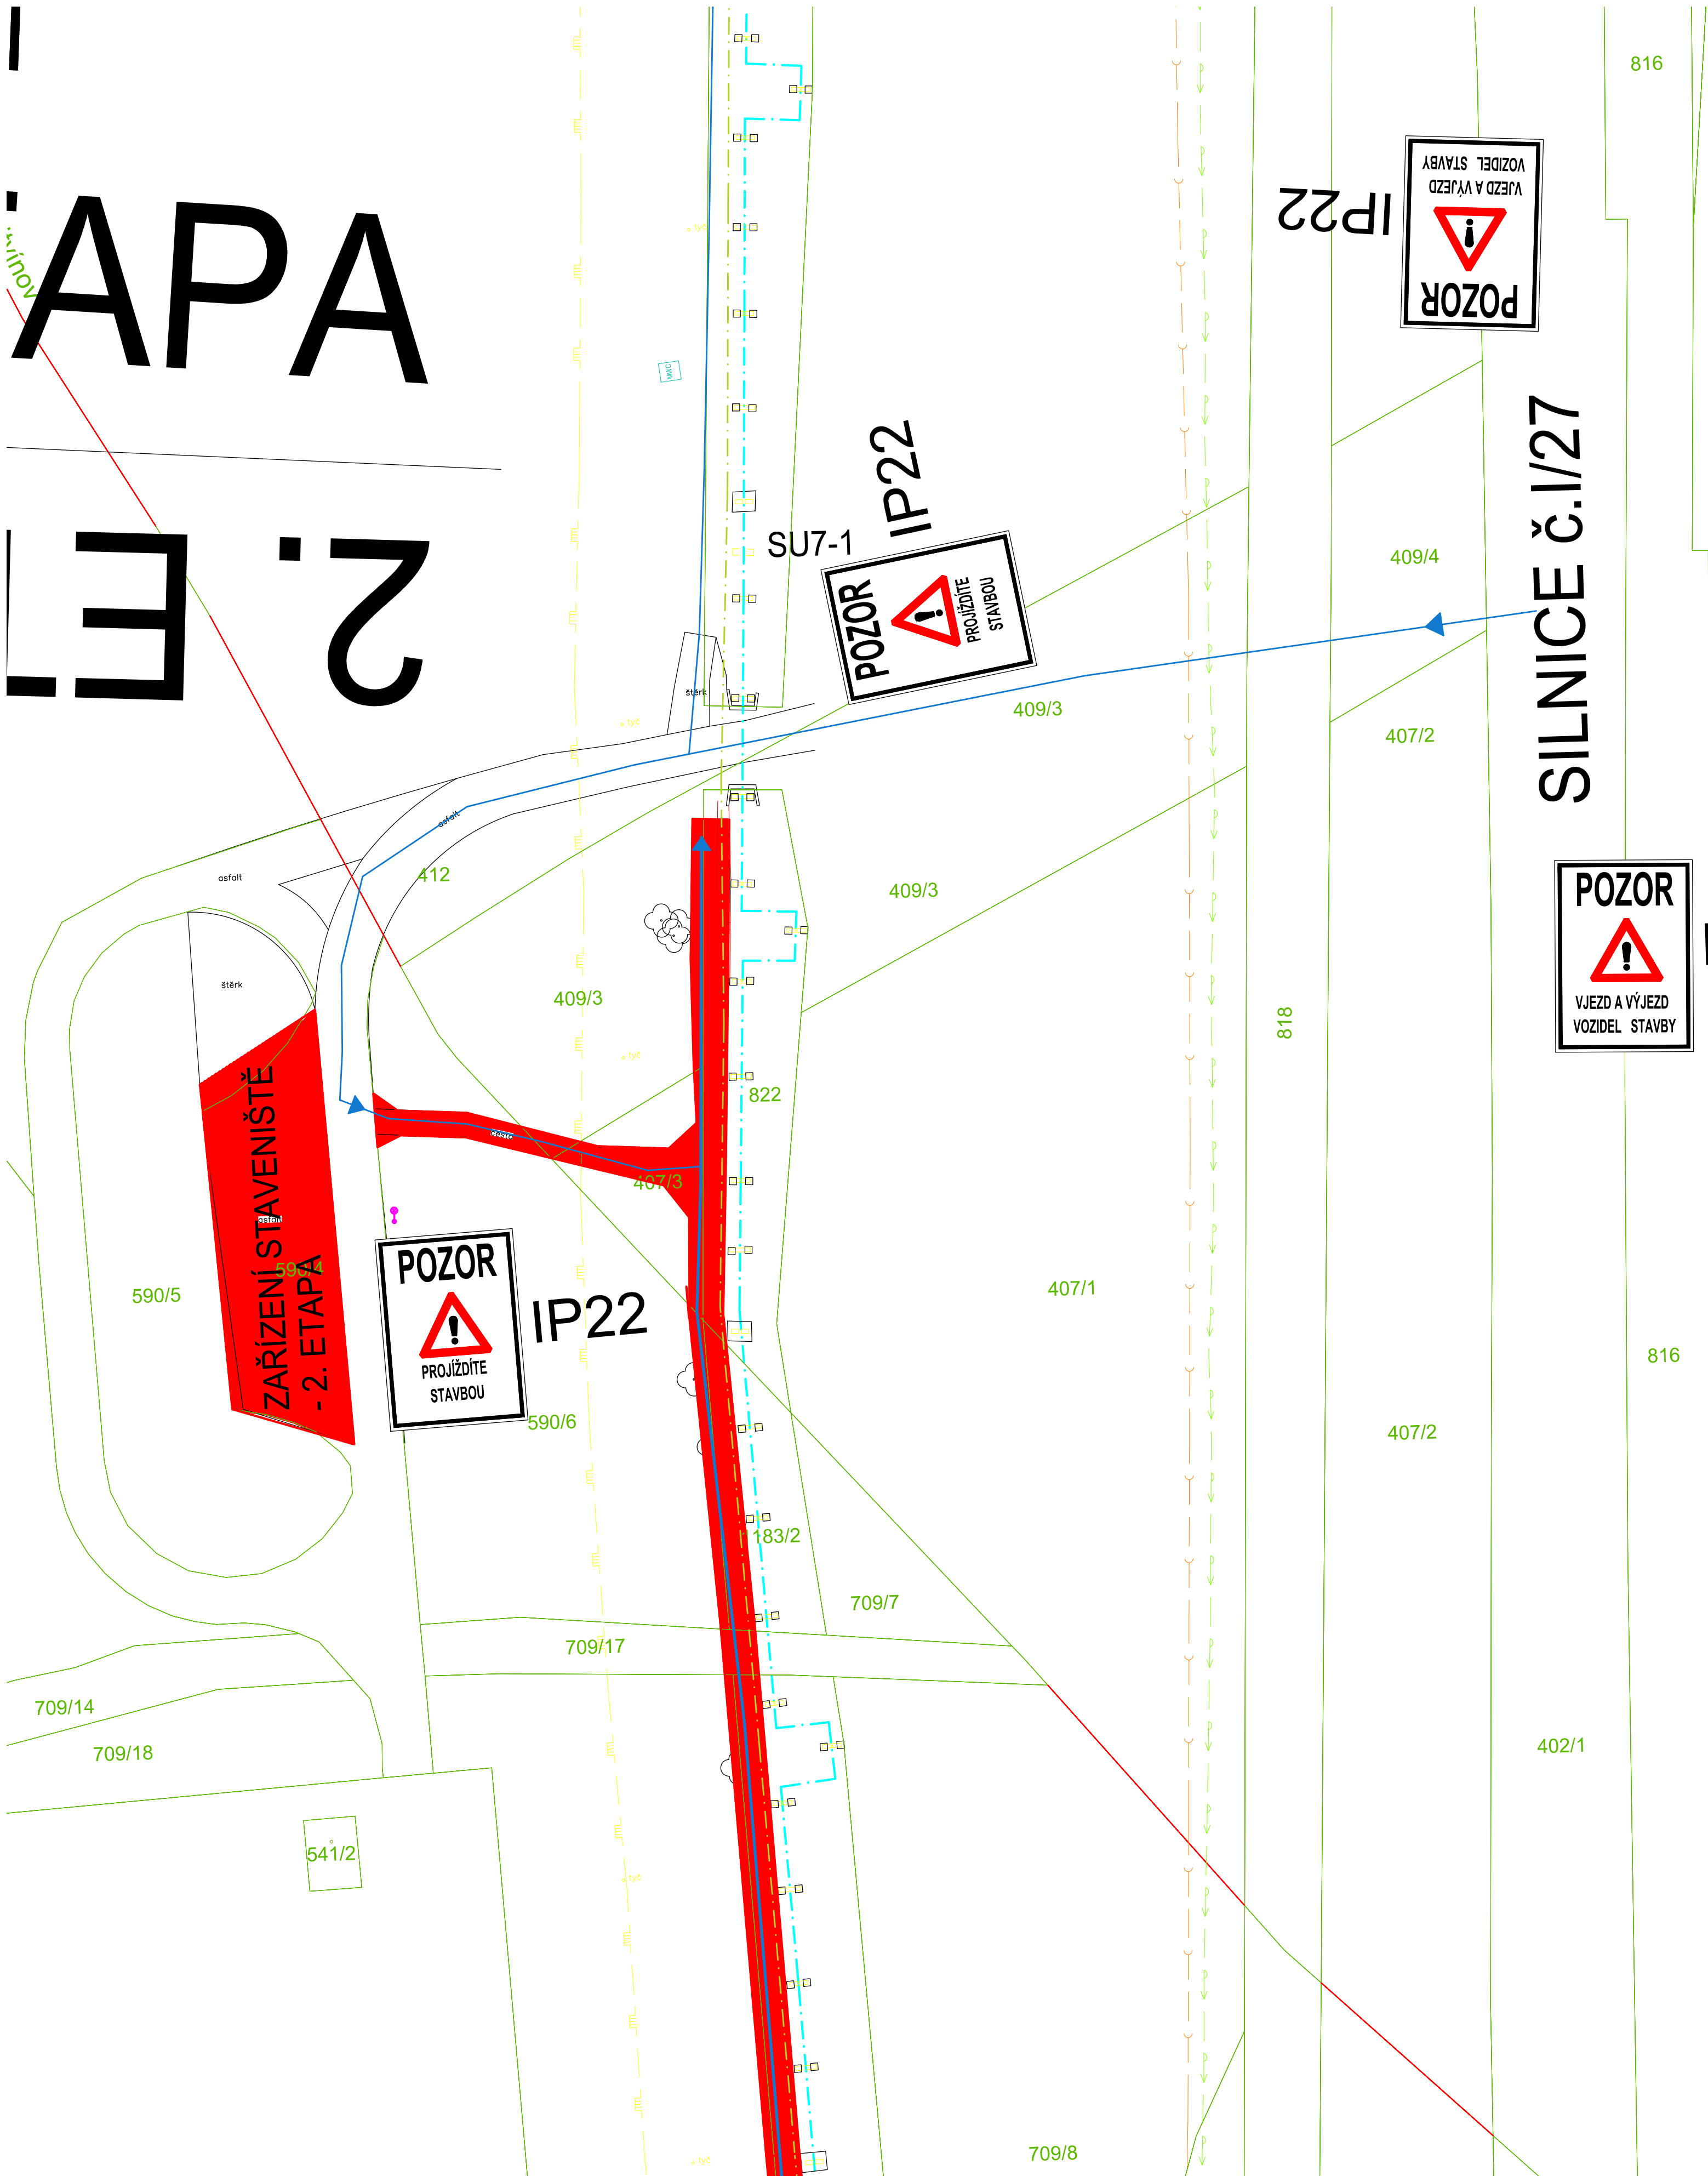

## Zařízení staveniště

| Etapa | Plocha (m2) | k.ú.               | č.pozem. | Vlastník                                                    |
|-------|-------------|--------------------|----------|-------------------------------------------------------------|
| 2.    | 660         | Záluží u Litvínova | 590/4    | UNIPETROL, a.s., Na Pankráci 1683/127, Nusle, 14000 Praha 4 |
|       |             | Záluží u Litvínova | 590/5    | UNIPETROL, a.s., Na Pankráci 1683/127, Nusle, 14000 Praha 4 |

## LEGENDA:

- STAVENIŠTNÍ KOMUNIKACE - ŠTĚRKOVÁ
- STAVENIŠTNÍ KOMUNIKACE - PANELOVÁ
- OSA PROVIZORNÍHO VEDENÍ HORKOVODU
- OSA REKONSTRUOVANÉHO VEDENÍ HORKOVODU
- TRASY STAVEBNÍ MECHANIZACE PŘI REALIZACI
- VRCHNÍ VEDENÍ VN
- OCHRANNÉ PÁSMO VN

|                                                                                                                                                                                                                                                                                                                                                                                          |                                                            |                                                                                                                    |                                                 |
|------------------------------------------------------------------------------------------------------------------------------------------------------------------------------------------------------------------------------------------------------------------------------------------------------------------------------------------------------------------------------------------|------------------------------------------------------------|--------------------------------------------------------------------------------------------------------------------|-------------------------------------------------|
| ...                                                                                                                                                                                                                                                                                                                                                                                      | ...                                                        | ...                                                                                                                | ...                                             |
| Index                                                                                                                                                                                                                                                                                                                                                                                    | Změna / Revision                                           | Datum / Date                                                                                                       | Vypracoval / Elaborated by                      |
| Tento výkres je duševním vlastnictvím firmy Bilfinger Tebodin Czech Republic s.r.o. Veškerá data na magnetických či optických nosičích jsou platná pouze ve spojení s uvolněnou dokumentací.<br>This drawing is intellectual property of the company Bilfinger Tebodin Czech Republic s.r.o. All data of magnetic and optical disks are valid only together with approved documentation. |                                                            |                                                                                                                    |                                                 |
| Projekt / Project<br>REKONSTRUKCE TEPELNÉHO NAPAJEČE LITVÍNOV<br>ÚSEK SEKČNÍ UZÁVĚRY SU3 - SEKČNÍ UZÁVĚRY SU 10                                                                                                                                                                                                                                                                          |                                                            | Zpracoval / Created by<br>Bilfinger Tebodin Czech Republic, s.r.o.<br>Prvního pluku 224/20, Karlín, 198 00 Praha 8 |                                                 |
| Zakazník / Client<br>SEVEROČESKÁ TEPLÁRENSKÁ a.s<br>TEPLÁRENSKÁ 2, MOST - KOMORANY                                                                                                                                                                                                                                                                                                       |                                                            | BILFINGER Bilfinger Tebodin                                                                                        |                                                 |
| Vypracoval / Elaborated by<br>Ing. M. DOLEŽAL                                                                                                                                                                                                                                                                                                                                            | Zodpovědný projektant / Checked by<br>Ing. Arch. V. HROUDA | Vedoucí oddělení / Department Manager<br>Ing. P. ŽEMLIČKA                                                          | Vedoucí projektu / Project Manager<br>P. KESNER |
| Datum / Date<br>01/2019                                                                                                                                                                                                                                                                                                                                                                  |                                                            | Stupeň / Phase<br>DPS                                                                                              |                                                 |
| Část / Part<br>ZÁŘÍZENÍ STAVENIŠTĚ (BUŇKOVÍŠTĚ) - 2. ETAPA                                                                                                                                                                                                                                                                                                                               |                                                            | KZ                                                                                                                 |                                                 |
| Technická zpráva / Report No.<br>7181 010                                                                                                                                                                                                                                                                                                                                                |                                                            | Počet A4 / Number A4<br>6                                                                                          |                                                 |
| Skartační znak / Disposal<br>S10                                                                                                                                                                                                                                                                                                                                                         |                                                            | Měřítko / Scale<br>1:500                                                                                           |                                                 |
| Název výkresu / Drawing Title<br>SITUACE                                                                                                                                                                                                                                                                                                                                                 |                                                            | Archivní číslo / Drawing No.<br>0245-000-51/7181 013                                                               |                                                 |
|                                                                                                                                                                                                                                                                                                                                                                                          |                                                            | Kopie<br>Copy                                                                                                      |                                                 |