


REKONSTRUKCE TEPELNÉHO NAPAJEČE LITVÍNŮ
PŘEHLEDNÁ SITUACE - ETAPA 2
ÚSEK SU5 - SU7/1

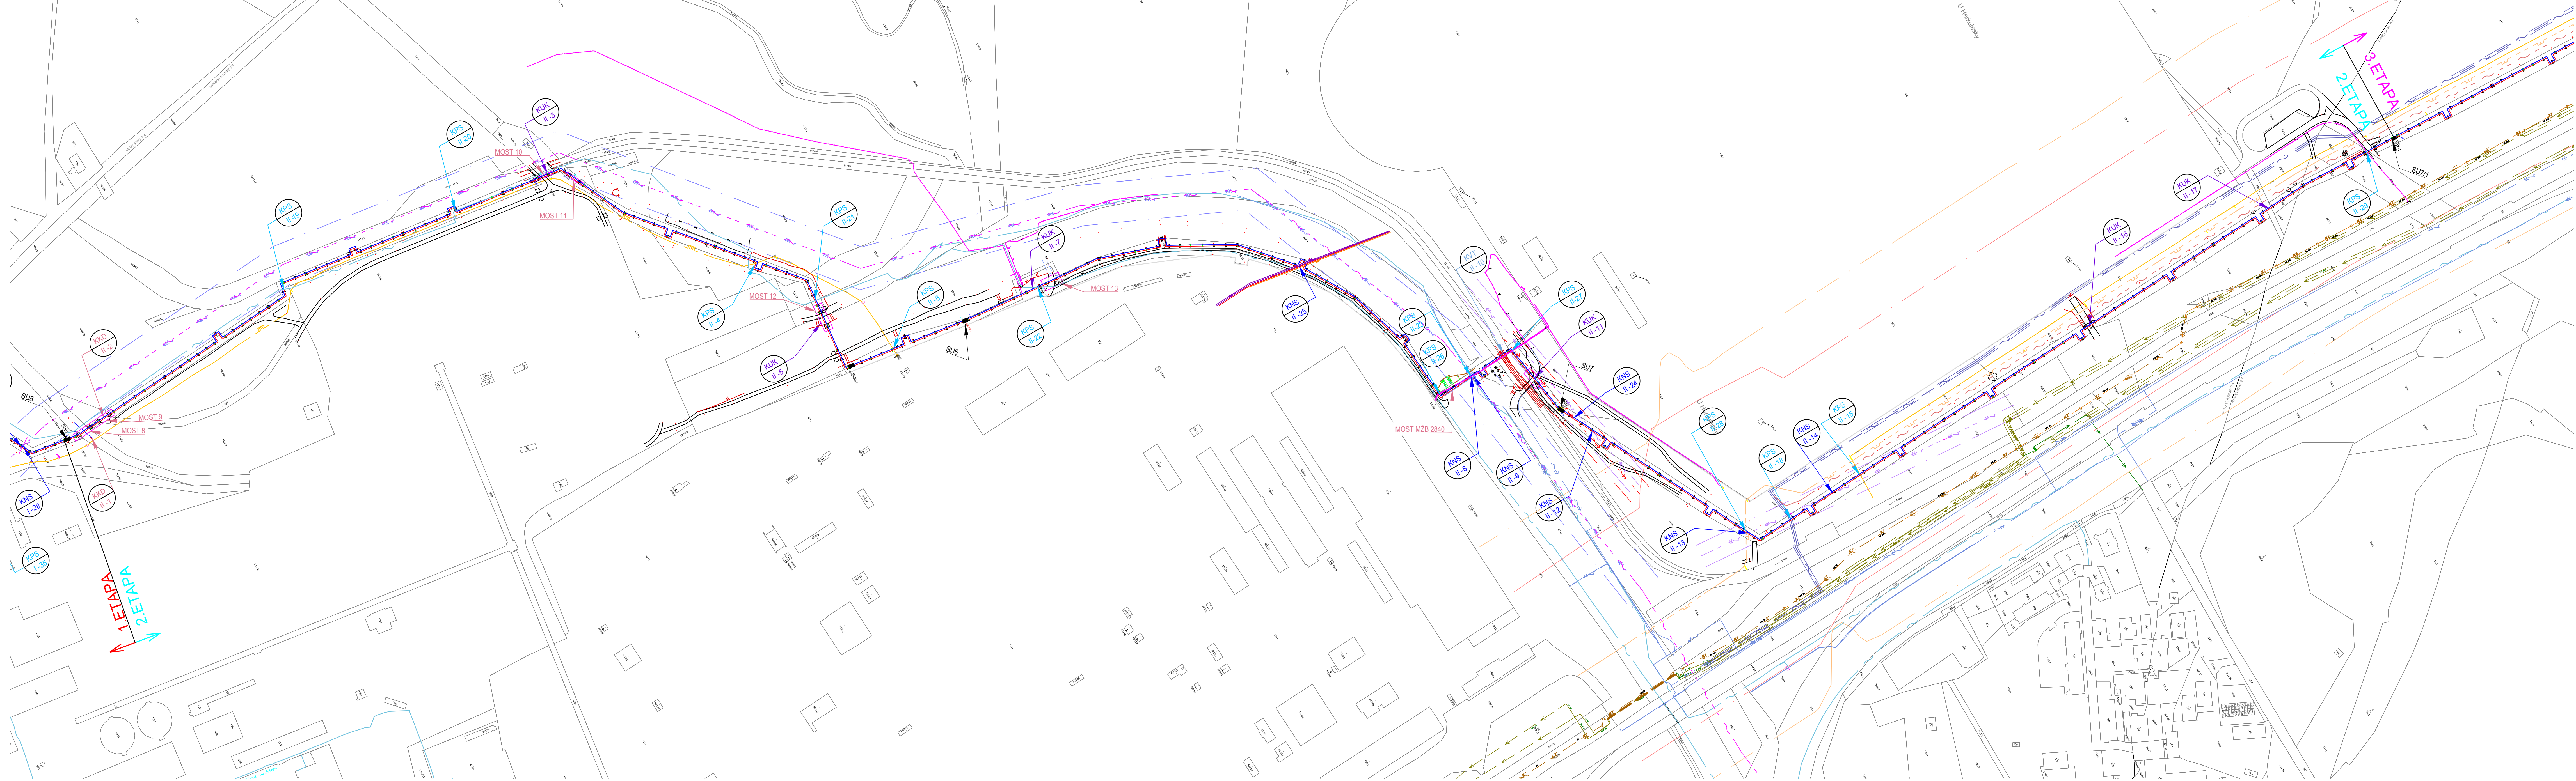


LEGENDA:

- STÁVAJÍCÍ TECHNICKÁ INFRASTRUKTURA**
- VTL PODZEMNÍ - GasNet s.r.o.
 - NN PODZEMNÍ-ČEZ, Distribuce, a.s.
 - VN PODZEMNÍ-ČEZ, Distribuce, a.s.
 - VN PODZEMNÍ-Coal Services, a.s.
 - VN NADZEMNÍ-ČEZ, Distribuce, a.s.
 - VN NADZEMNÍ-Coal Services, a.s.
 - VN NADZEMNÍ-ČEZ, Distribuce, a.s.
 - SÍŤ ELEKTRONICKÝCH KOMUNIKACÍ PODZEMNÍ-UPC, s.r.o. (INFOTEL)
 - SÍŤ ELEKTRONICKÝCH KOMUNIKACÍ PODZEMNÍ-ČETIN, a.s.
 - SÍŤ ELEKTRONICKÝCH KOMUNIKACÍ NADZEMNÍ-ČETIN, a.s.
 - RÁDIOVÉ VEDENÍ NADZEMNÍ-ČETIN, a.s.
 - KOMUNIKAČNÍ ZAŘÍZENÍ NADZEMNÍ OPTICKÉ VEDENÍ Telco Pro Services, a.s.
 - KOMUNIKAČNÍ ZAŘÍZENÍ PODZEMNÍ METALICKÉ VEDENÍ Telco Pro Services, a.s.
 - KOMUNIKAČNÍ ZAŘÍZENÍ PODZEMNÍ OPTICKÉ VEDENÍ Telco Pro Services, a.s.
 - DÁLKOVÝ METALICKÝ KABEL, ČD Telematika, a.s.
 - SDĚLOVACÍ KABELY, Infotea, s.r.o.
 - KANALIZACE, SEVEROČESKÉ KANALIZACE A VODOVODY, a.s.
 - VODOVOD DO DN500, SEVEROČESKÉ KANALIZACE A VODOVODY, a.s.
 - VODOVOD NAD DN500, SEVEROČESKÉ KANALIZACE A VODOVODY, a.s.
- TECHNICKÁ INFRASTRUKTURA - UNIPETROL RPA**
- ETYLENOVOD
 - ETYLENOVOD - DOPROVODNÝ KABEL
 - KABELOVÉ TRASY SIGNALIZACE
 - KANALIZACE DEŠŤOVÁ
 - POTRUBÍ VODY Z JEZER
 - KABELY VO
 - POTRUBÍ UŽITKOVÉ VODY
 - KANALIZACE SPRÁŠKOVÁ
 - POTRUBÍ SPRINKLEROVÉ VODY
 - POTRUBÍ HYDRANTOVÉ VODY
 - POTRUBÍ CHLADICÍ VODY
 - POTRUBÍ ŽPĚTNÉ VODY
 - KABELOVÉ TRASY NN, VN, VVN
- OCHRANNÁ PÁSMA INŽENÝRSKÝCH SÍTÍ:**
- HORKOVOD - SEVEROČESKÁ TEPLAŘENSKÁ, a.s.
 - VTL PLYNOVOD - GasNet, s.r.o.
 - NN PODZEMNÍ-ČEZ, Distribuce, a.s.
 - VN PODZEMNÍ-ČEZ, Distribuce, a.s.
 - VN NADZEMNÍ-ČEZ, Distribuce, a.s.
 - VVN NADZEMNÍ-ČEZ, Distribuce, a.s.
 - SDĚLOVACÍ VEDENÍ PODZEMNÍ-UPC, s.r.o. (INFOTEL)
 - SDĚLOVACÍ VEDENÍ PODZEMNÍ-ČETIN, a.s.
 - SDĚLOVACÍ VEDENÍ NADZEMNÍ-ČETIN, a.s.
 - RÁDIOVÉ VEDENÍ NADZEMNÍ-ČETIN, a.s.
 - KOMUNIKAČNÍ ZAŘÍZENÍ NADZEMNÍ OPTICKÉ VEDENÍ Telco Pro Services, a.s.
 - KOMUNIKAČNÍ ZAŘÍZENÍ PODZEMNÍ METALICKÉ VEDENÍ Telco Pro Services, a.s.
 - KOMUNIKAČNÍ ZAŘÍZENÍ PODZEMNÍ OPTICKÉ VEDENÍ Telco Pro Services, a.s.
 - DÁLKOVÝ METALICKÝ KABEL, ČD Telematika, a.s.
 - KANALIZACE, SEVEROČESKÉ KANALIZACE A VODOVODY, a.s.
 - VODOVOD DO DN500, SEVEROČESKÉ KANALIZACE A VODOVODY, a.s.
 - VODOVOD NAD DN500, SEVEROČESKÉ KANALIZACE A VODOVODY, a.s.
 - ETYLENOVOD, UNIPETROL RPA, s.r.o. - BEZP. PÁSMO 150 m
 - ETYLENOVOD, UNIPETROL RPA, s.r.o. - BEZP. PÁSMO 100 m
- VELIKOST OCHRANNÉHO PÁSMO INŽENÝRSKÝCH SÍTÍ:**
- NN PODZEMNÍ 0,4 kV-1 m
 - VN PODZEMNÍ 35 kV-1 m
 - VN NADZEMNÍ 35 kV-7 m
 - VVN NADZEMNÍ 110 kV-12 m
 - SDĚLOVACÍ VEDENÍ PODZEMNÍ-1,5 m
 - TEPELNÉ VEDENÍ-2,5 m
 - VTL PLYNOVOD-4,0 m
 - VODOVODNÍ ŘAD DN-500 - 1,5 m
 - VODOVODNÍ ŘAD DN-500 - 2,5 m
 - KANALIZACE - 2,5 m
- POZN.: JEDNÁ SE POUZE O ZÁKLADNÍ VZDÁLENOSTI OCHRANNÝCH PÁSEM. BLÍŽŠÍ PODROBNOSTI VIZ STANOVISKA SPRÁVCŮ INŽENÝRSKÝCH SÍTÍ

ZNAČENÍ KŘÍŽENÍ

- KNS - KŘÍŽENÍ NADZEMNÍ SÍTĚ
- KPS - KŘÍŽENÍ PODZEMNÍ SÍTĚ
- KPK - KŘÍŽENÍ PODZEMNÍ KOMUNIKACE
- KKD - KŘÍŽENÍ KOLEJOVÉ DRÁHY
- KVT - KŘÍŽENÍ VODNÍHO TOKU
- KOK - KŘÍŽENÍ POZEMKU OSTATNÍ KOMUNIKACE
- KUK - KŘÍŽENÍ ÚČELOVÉ KOMUNIKACE

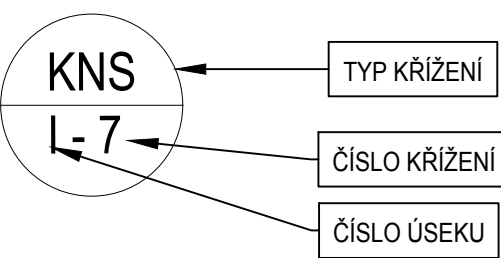

P.č.	Číslo úseku	Číslo užití	Typ křížení	Ozn. křížení ve výkrese	Vlastník inženýrské sítě	Vlastník pozemku	Obec	Katastrální území	Pozemek parc.č.
43	II.	475-478	nadzemní	draha	KKD II-1	-	Severní energetická a.s.	Litvínov	Záluží u Litvínova 1006
44	II.	479-480	nadzemní	draha	KKD II-2	-	Severní energetická a.s.	Litvínov	Záluží u Litvínova 1008
45	II.	530-532	nadzemní	údel.kom.	KUK II-3	-	ČR - Palivový kombinát Ústí, s.p.	Litvínov	Záluží u Litvínova 500
46	II.	556	podzemní	VTL plyn	KPS II-4	GridServices	ČR - Palivový kombinát Ústí, s.p.	Litvínov	Záluží u Litvínova 1180
47	II.	564-570	nadzemní	údel.kom.	KUK II-5	-	ČR - Palivový kombinát Ústí, s.p.	Litvínov	Záluží u Litvínova 8241
48	II.	576	podzemní	VTL plyn	KPS II-6	GridServices	ČR - Palivový kombinát Ústí, s.p.	Litvínov	Záluží u Litvínova 1181
49	II.	590-593	nadzemní	údel.kom.	KUK II-7	-	UNIPETROL a.s.	Litvínov	Záluží u Litvínova 14510
50	II.	637-638	nadzemní	VVN	KNS II-8	ČEZ Distribuce	UNIPETROL a.s.	Litvínov	Záluží u Litvínova 1182/2
51	II.	637-638	nadzemní	opt. vedení	KNS II-9	Telco Pro Services	UNIPETROL a.s.	Litvínov	Záluží u Litvínova 1182/2
52	II.	641-642	nadzemní	vodní tok	KVT II-10	-	ČR - Povodí Ohře, státní podnik	Litvínov	Záluží u Litvínova 11744
53	II.	645-646	nadzemní	údel.kom.	KUK II-11	-	UNIPETROL a.s.	Litvínov	Záluží u Litvínova 1182/1
54	II.	653	nadzemní	VN	KNS II-12	ČEZ Distribuce	UNIPETROL a.s.	Litvínov	Záluží u Litvínova 1182/1
55	II.	668-669	nadzemní	VN	KNS II-13	ČEZ Distribuce	UNIPETROL a.s.	Litvínov	Záluží u Litvínova 1182/1
56	II.	678	nadzemní	VN	KNS II-14	ČEZ Distribuce	UNIPETROL a.s.	Litvínov	Záluží u Litvínova 1182/1
57	II.	680-681	podzemní	VTL plyn	KPS II-15	GridServices	UNIPETROL a.s.	Litvínov	Záluží u Litvínova 1182/1
58	II.	707-708	podzemní	údel.kom.	KUK II-16	-	ČR - Povodí Ohře, státní podnik	Litvínov	Záluží u Litvínova 709/1

P.č.	Číslo úseku	Číslo užití	Typ křížení	Ozn. křížení ve výkrese	Vlastník inženýrské sítě	Vlastník pozemku	Obec	Katastrální území	Pozemek parc.č.
59	II.	727-728	podzemní	údel.kom.	KOK II-17	-	Coal Services a.s., ČR - Palivový kombinát Ústí, s.p.	Litvínov	Dolní Litvínov 409/3, 412
60	II.	673	podzemní	SEK	KOK II-18	UPC (INFOTEL)	UNIPETROL a.s.	Litvínov	Záluží u Litvínova 1182/1
61	II.	501-502	podzemní	kabel	KPS II - 19	Infotea	Severní energetická a.s.	Litvínov	Záluží u Litvínova 1179
62	II.	522	podzemní	kabel	KPS II - 20	Infotea	Severní energetická a.s.	Litvínov	Záluží u Litvínova 1179
63	II.	563-564	podzemní	kabel	KPS II - 21	Infotea	ČR - Palivový kombinát Ústí, s.p.	Litvínov	Záluží u Litvínova 1180
64	II.	590	podzemní	kabel	KPS II - 22	Infotea	UNIPETROL a.s.	Litvínov	Záluží u Litvínova 14510
65	II.	637-638	podzemní	kabel	KPS II - 23	Infotea	UNIPETROL a.s.	Litvínov	Záluží u Litvínova 1182/2
66	II.	651-652	podzemní	kabel	KPS II - 24	Coal Services	UNIPETROL a.s.	Litvínov	Záluží u Litvínova 1182/1
67	II.	614-615	nadzemní	poř. most	KNS II - 25	UNIPETROL	ČR - Palivový kombinát Ústí, s.p.	Litvínov	Záluží u Litvínova 1181
68	II.	634	podzemní	kabel	KPS II - 26	UNIPETROL	ČR - Palivový kombinát Ústí, s.p.	Litvínov	Záluží u Litvínova 1181
69	II.	642-643	podzemní	kabel	KPS II - 27	UNIPETROL	UNIPETROL a.s.	Litvínov	Záluží u Litvínova 1182/1
70	II.	689	podzemní	etylenovod	KPS II - 28	UNIPETROL	UNIPETROL a.s.	Litvínov	Záluží u Litvínova 1182/1
71	II.	738	podzemní	kabel	KPS II - 29	UNIPETROL	Coal Services a.s.	Litvínov	Dolní Litvínov 409/3
72	III.	804-805	nadzemní	VN	KNS III-1	ČEZ Distribuce	Coal Services a.s.	Litvínov	Dolní Litvínov 823/1

Název / Značení / Rozsah		Datum / Date		Vytvořeno / Elaborated by	
SOUŘADNICOVÝ SYSTÉM S-JTSK, VÝŠKOVÝ SYSTÉM BPV					
Tento výkres je duševním vlastnictvím firmy Bilfinger Tebodin - Czech Republic s.r.o. This drawing is intellectual property of the company Bilfinger Tebodin - Czech Republic s.r.o.					
Projekt / Project		Zpracoval / Created by		Bilfinger Tebodin Czech Republic, s.r.o.	
REKONSTRUKCE TEPELNÉHO NAPAJEČE LITVÍNŮ ÚSEK SEKČNÍ ÚZAVĚRY SU5 - SEKČNÍ ÚZAVĚRY SU 10		Bilfinger Tebodin		Prvního plánu 224/20, Karlín, 185 00 Praha 8	
Vlastník / Owner		SEVEROČESKÁ TEPLAŘENSKÁ a.s.		Bilfinger Tebodin	
Vlastník pozemku / Landowner		ČR - Palivový kombinát Ústí, s.p.		Bilfinger Tebodin	
Vytvořeno / Elaborated by		Zpracováno / Prepared by		Datum / Date	
Ing. D. ŠUBA		Ing. M. PAPEŽ		01/2019	
Objekt / Building		PS03		DPS	
Číslo / Number		ETAPA 2		12	
D.2.3 DOKUMENTACE TECHNICKÝCH A TECHNOLOGICKÝCH ZAŘÍZENÍ		PR		Měřítko / Scale	
D.2.3 TEPELNÝ NAPAJEČ		0245-303-51/2661 302		1:2000	
Název výkresu / Drawing Title		PŘEHLEDNÁ SITUACE - ETAPA 2		Kopie / Copy	