


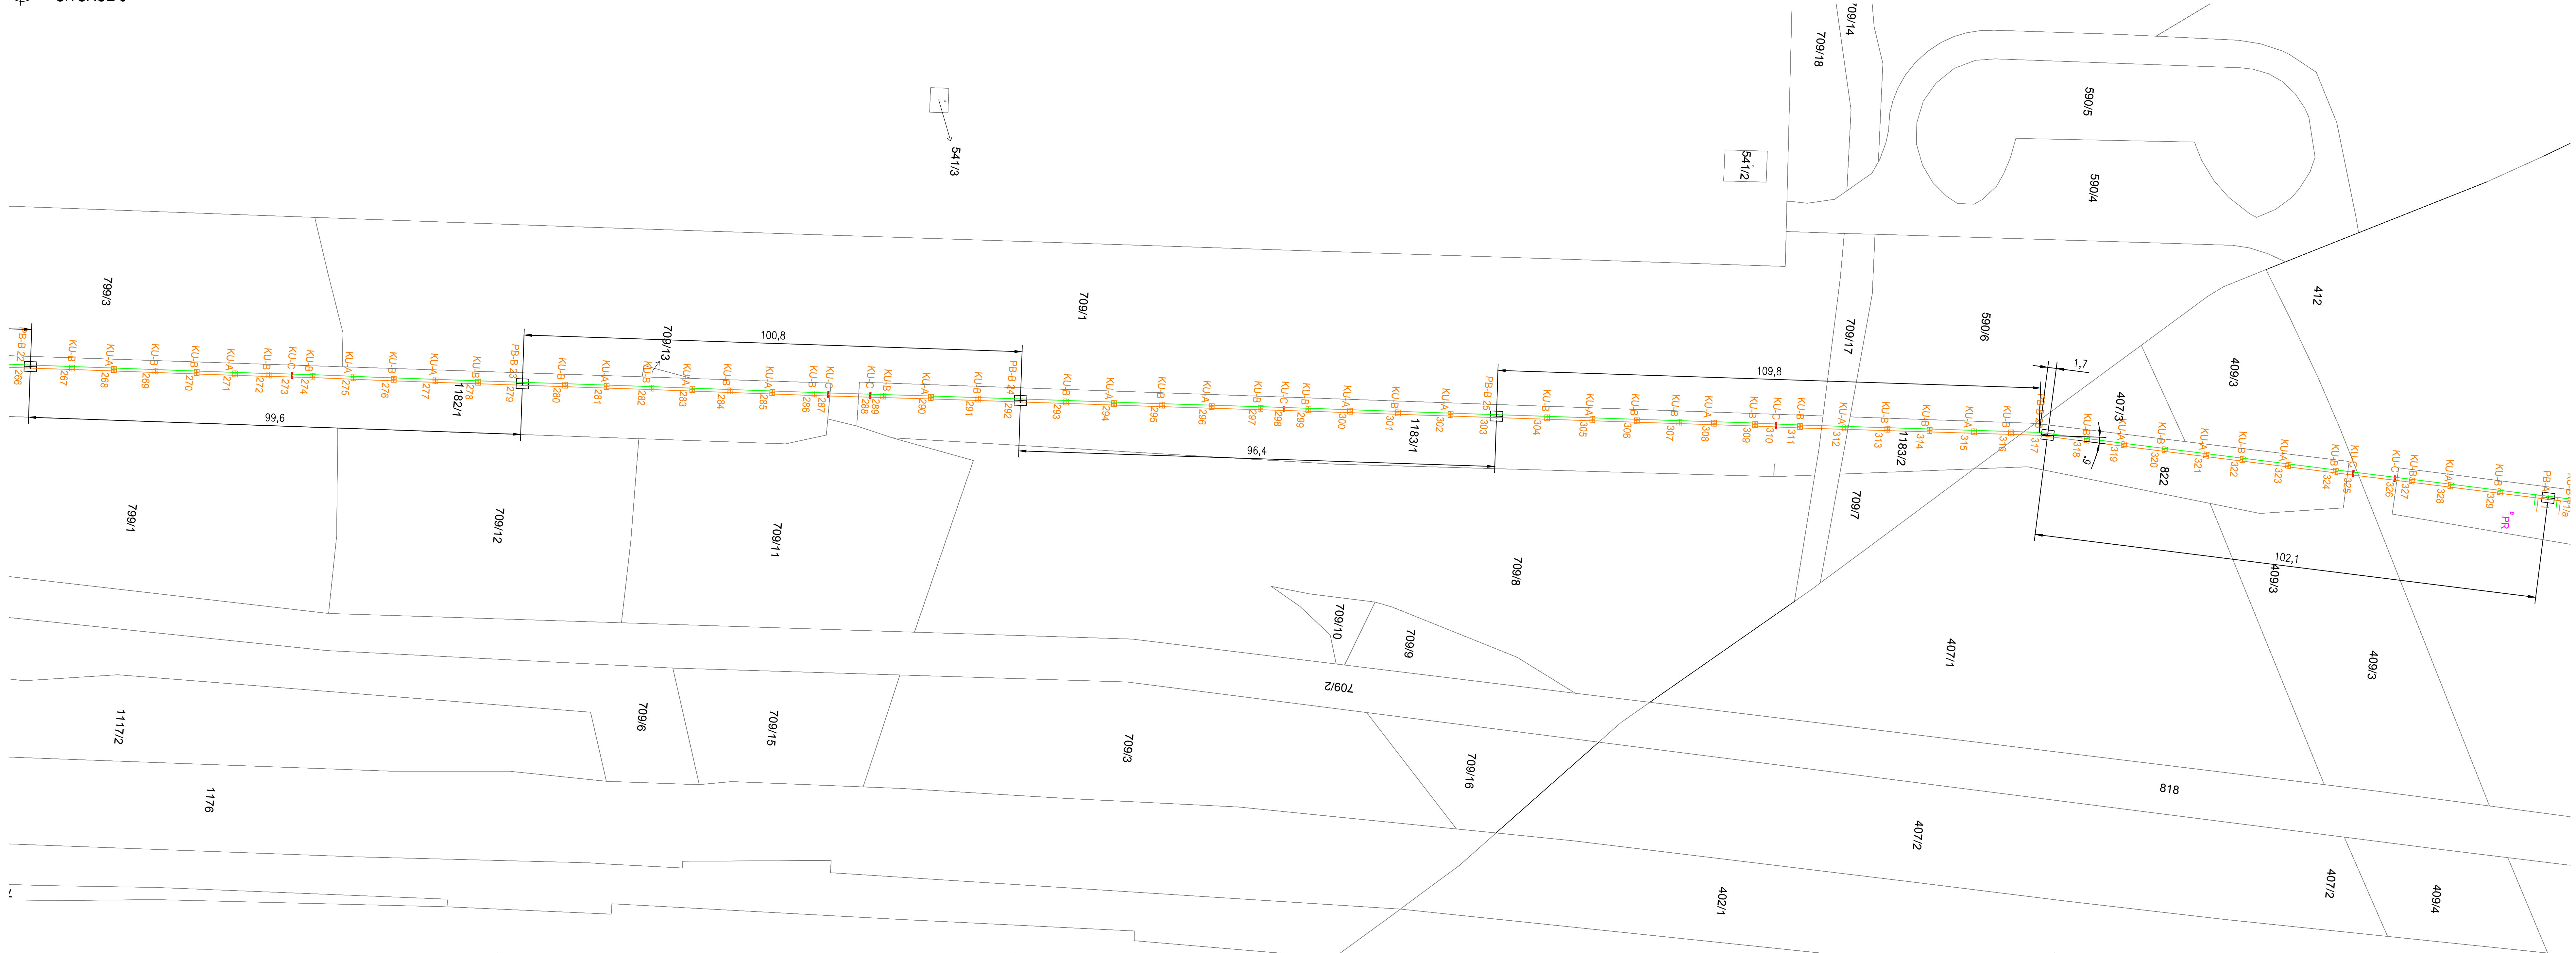

- LEGENDA:
- KU-A – KLUZNÉ ULOŽENÍ TYP KU-A DLE VÝKRESU 0245–304–51/2665 405
 - KU-B – KLUZNÉ ULOŽENÍ TYP KU-B DLE VÝKRESU 0245–304–51/2665 406
 - KU-C – KLUZNÉ ULOŽENÍ TYP KU-C DLE VÝKRESU 0245–304–51/2665 407
 - PB-A – PEVNÝ BOD TYP PB-A-C DLE VÝKRESU 0245–304–51/2665 408
 - PB-B – PEVNÝ BOD TYP PB-B DLE VÝKRESU 0245–304–51/2665 409

POZNÁMKY:

VYPOUŠTĚNÍ BUDE PROVEDENO POMOCÍ VYPOUŠTĚCÍHO POTRUBÍ DN40 V NEJNÍŽŠÍCH MÍSTECH DANÉHO ÚSEKU. VYPOUŠTĚCÍ POTRUBÍ BUDE UKONČENO PŘÍVAROVACÍM KULOVÝM KOHOUTEM DN40. CELKOVÝ POČET VYPOUŠTĚNÍ V RÁMCI II. ETAPY BUDE 28KS. UMÍSTĚNÍ JEDNOTLIVÝCH VYPOUŠTĚNÍ BUDE STANOVENO V PRŮBĚHU VÝSTAVBY NA ZÁKLADĚ VÝŠKOVÉHO PROFILU VEDENÍ POTRUBÍ.

ODVZDUŠNĚNÍ BUDE PROVEDENO V DN25 VČETNĚ KULOVÉHO KOHOUTU DN25/PN40 V NEJVYŠŠÍCH MÍSTECH DANÉHO ÚSEKU. CELKOVÝ POČET ODVZDUŠNĚNÍ V RÁMCI II. ETAPY BUDE 26KS. UMÍSTĚNÍ JEDNOTLIVÝCH ODVZDUŠNĚNÍ BUDE STANOVENO V PRŮBĚHU VÝSTAVBY NA ZÁKLADĚ VÝŠKOVÉHO PROFILU VEDENÍ POTRUBÍ.

...	...	...	...
Index	Změna / Revision	Datum / Date	Vypracoval / Elaborated by
SOURADNICOVÝ SYSTÉM S-JTSK, VÝŠKOVÝ SYSTÉM BPV			
Tento výkres je duševním vlastnictvím firmy Bilfinger Tebodin Czech Republic s.r.o.		Všechna data na magnetických či optických nosičích jsou platná pouze ve spojení s ověřenou dokumentací.	
This drawing is intellectual property of the company Bilfinger Tebodin Czech Republic s.r.o.		All data of magnetic and optical disks are valid only together with approved documentation	
Projekt / Project REKONSTRUKCE TEPELNÉHO NAPAJEČE LITVÍNŮV ÚSEK SEKČNÍ UZÁVĚRY SU3 - SEKČNÍ UZÁVĚRY SU 10		Zpracoval / Created by Bilfinger Tebodin Czech Republic, s.r.o. Převrto ul. 224/20, Klatov, 359 01 Praha 6	
Zakazník / Client SEVEROČESKÁ TEPLÁRENSKÁ a.s. TEPLÁRENSKÁ 2, MOST - KOMORANY		Vedoucí projektu / Project Manager P. KEŠNER	
Výpracoval / Elaborated by Ing. M. ČELADNÍK		Datum / Date 01/2019	
Zodpovědný projektant / Checked by Ing. M. ČELADNÍK		Support / Phase DPS	
Vedoucí oddělení / Department Manager Ing. M. PAPEŽ		Object / Building PS04 ETAPA 2	
Část / Part D.2 DOKUMENTACE TECHNIČKÝCH A TECHNOLOGICKÝCH ZAŘÍZENÍ D.2.4 PROVIZORNÍ NÁPOJENÍ		Technická zpráva / Report No. 2680 401	
Název výkresu / Drawing Title SITUACE 5		Projekt AA / Number AA 12	
		Staračský znak / Discard S10	
		Měřítko / Scale 1:250	
		Aktivní číslo / Drawing No. 0245-304-51/2661 403e	
		Kopie Copy	