



REKONSTRUKCE TEPELNÉHO NAPÁJEČE LITVÍNŮV

PŘECHOD MOST 8


PŘÍČNÝ ŘEZ

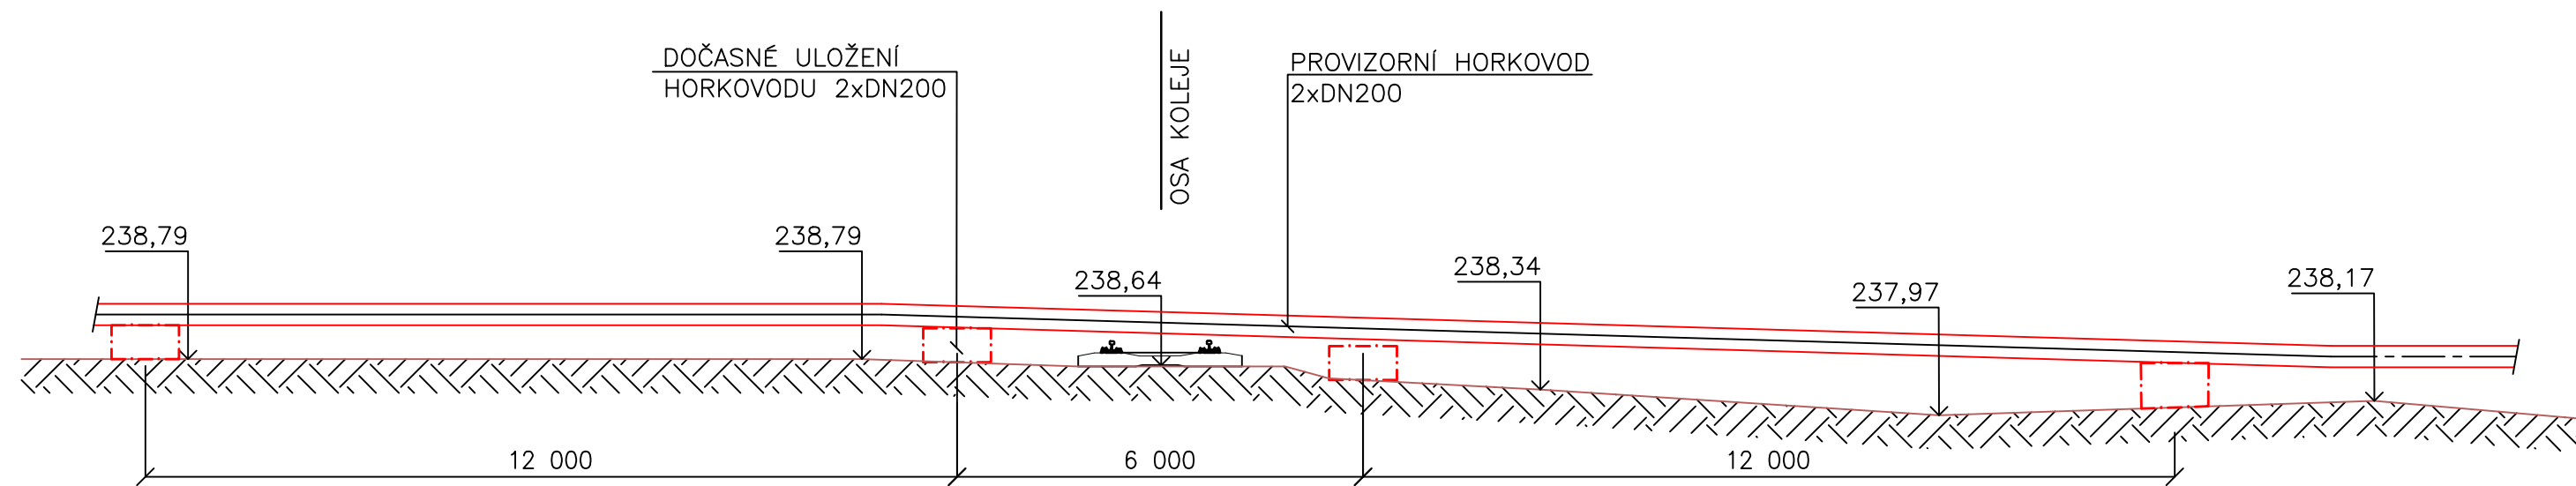

SITUACE 1:500

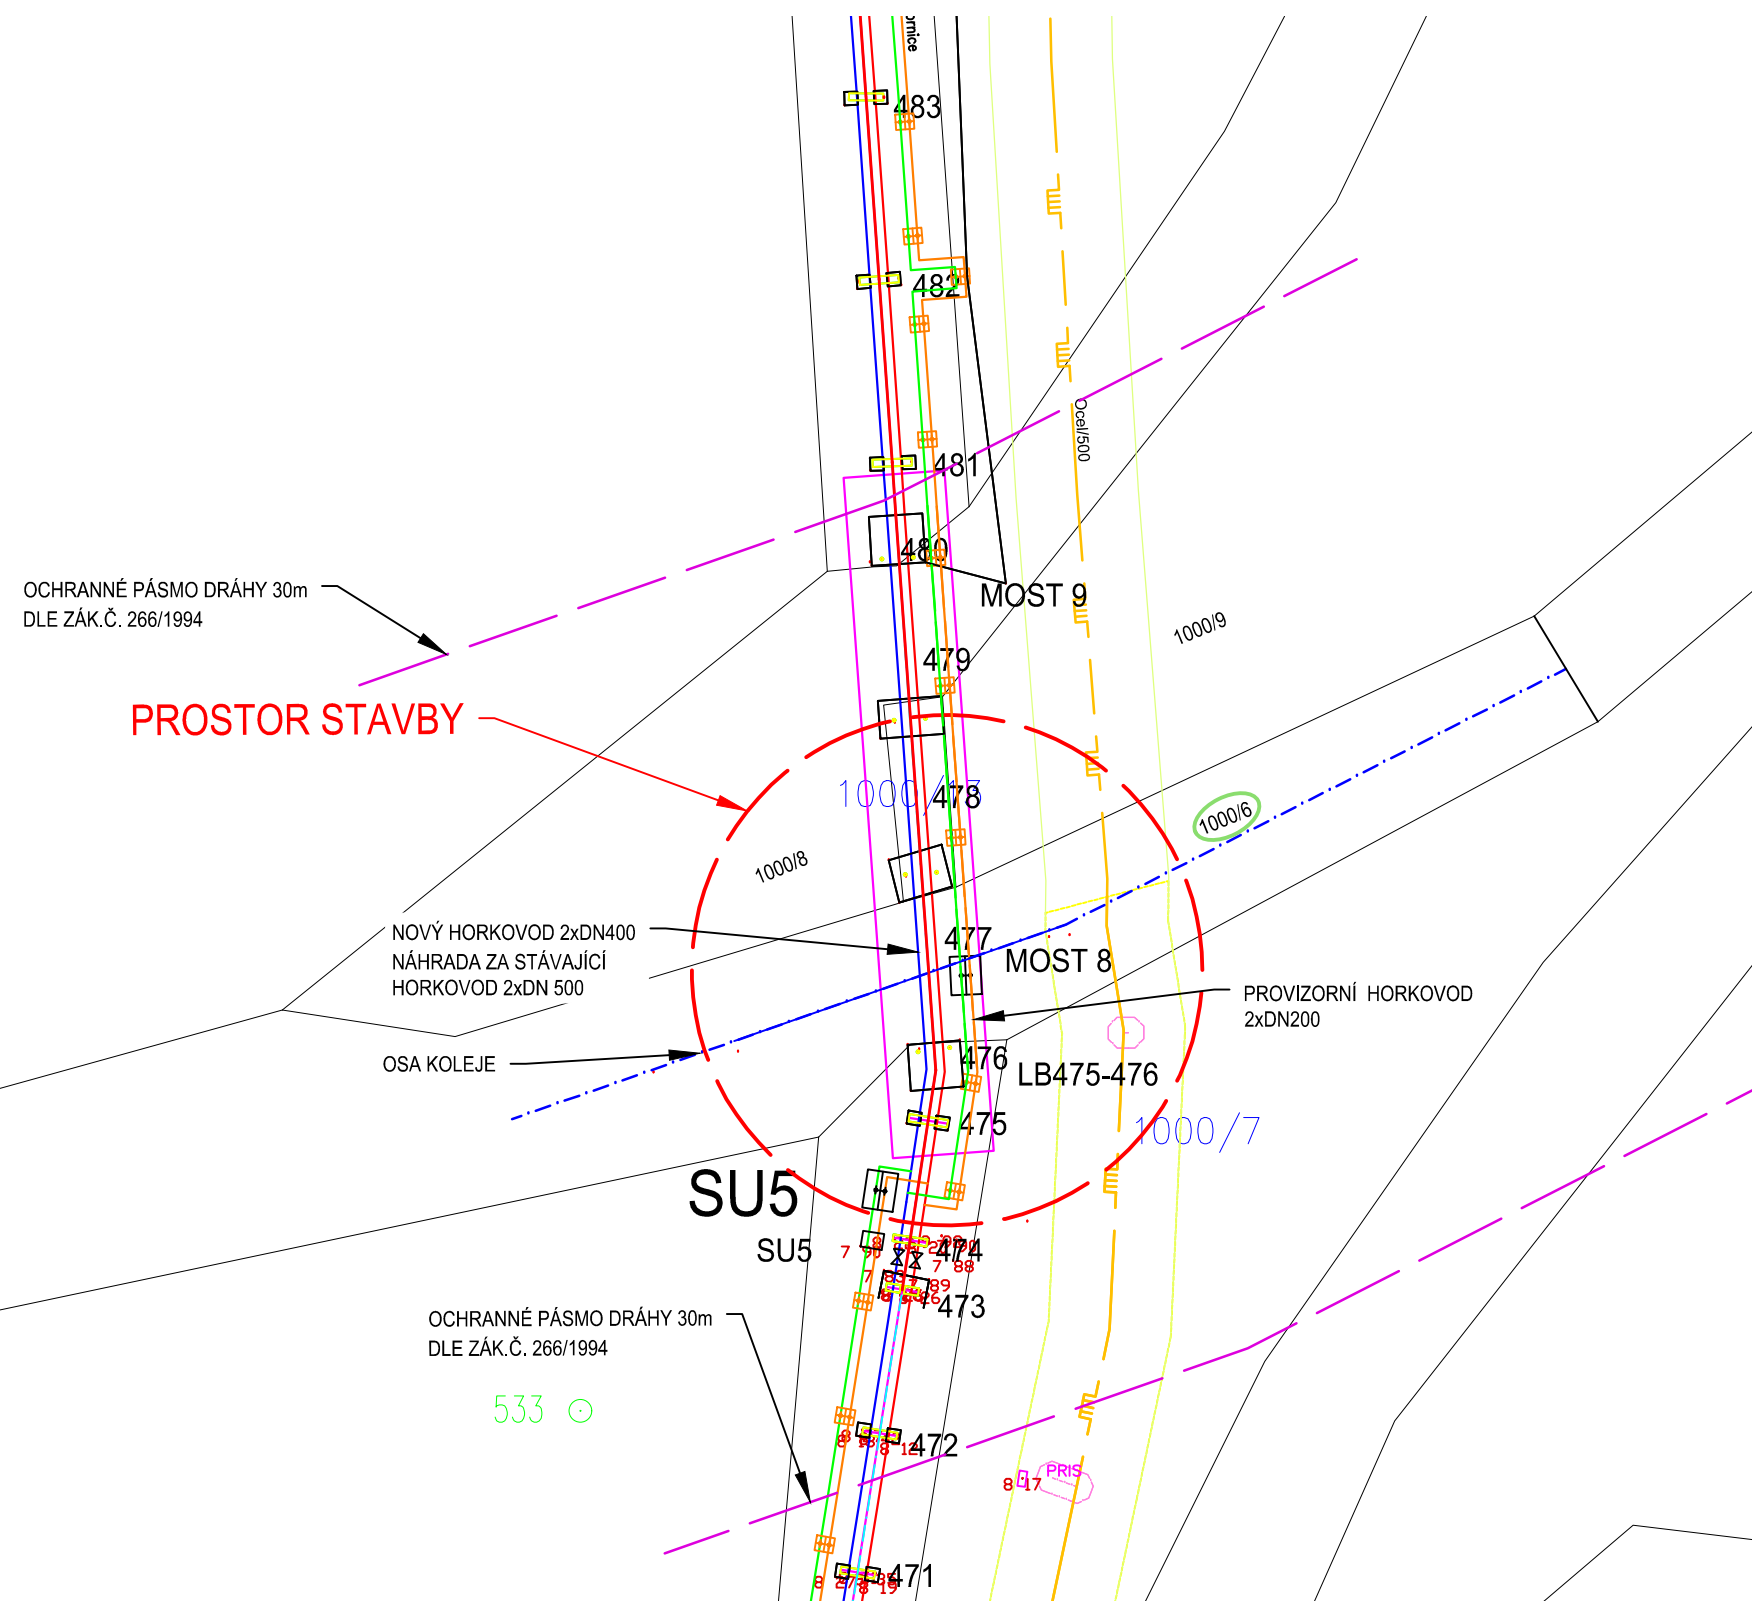

MAPA ŠIRŠÍ OBLASTI 1:5000

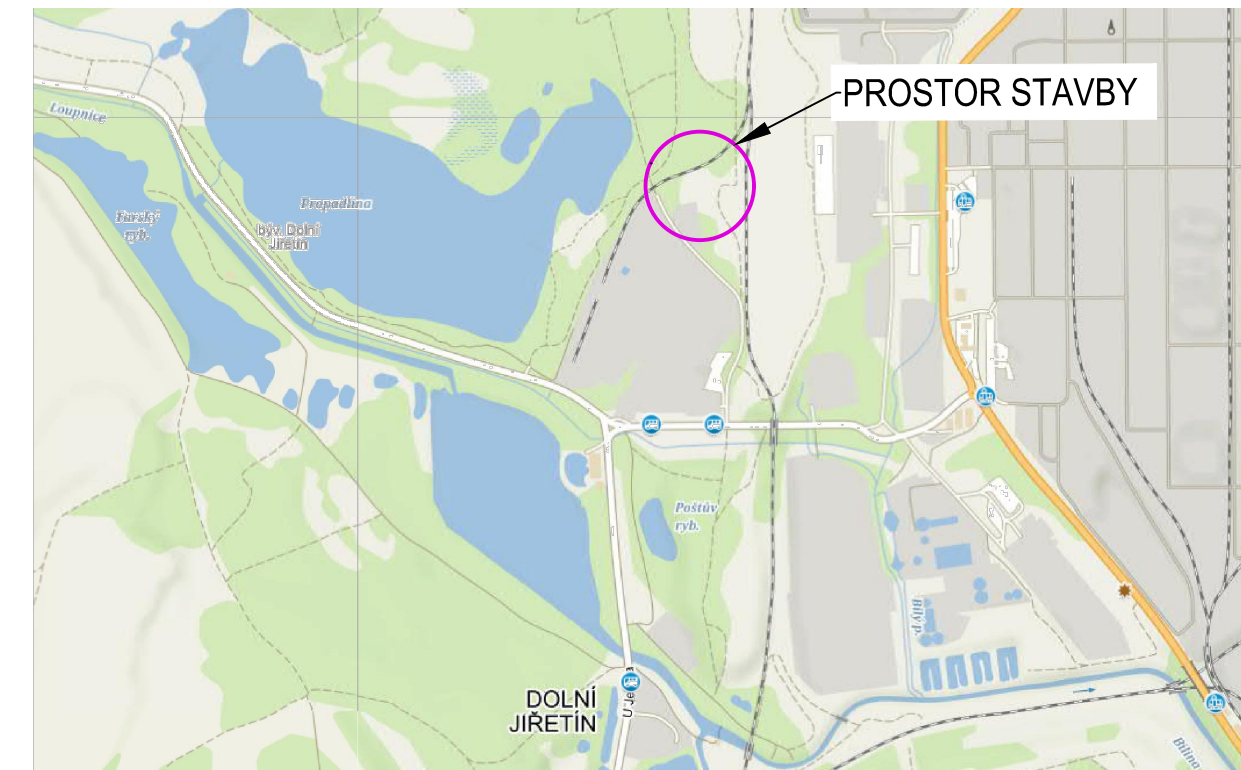

SOUHRNNÝ VÝKRES S-JTSK, VÝŠKOVÝ SYSTÉM BPV			
Tento výkres je duševním vlastnictvím firmy Bilfinger Tebodin Czech Republic s.r.o. <i>This drawing is intellectual property of the company Bilfinger Tebodin Czech Republic s.r.o.</i>		Veškerá data na magnetických či optických nosičích jsou platná pouze ve spojení s uvolněnou dokumentací. <i>All data of magnetic and optical disks are valid only together with approved documentation.</i>	
Projekt / Project REKONSTRUKCE TEPELNÉHO NAPÁJEČE LITVÍNOV ÚSEK SEKČNÍ UZÁVĚRY SU3 - SEKČNÍ UZÁVĚRY SU 10		Zpracovatel / Created by  Bilfinger Tebodin Czech Republic, s.r.o. Prvního pluku 224/20, Karlín, 186 00 Praha 8	
Zákazník / Client SEVEROČESKÁ TEPLÁRENSKÁ a.s TEPLÁRENSKÁ 2, MOST - KOMOŘANY		Vedoucí projektu / Project Manager P. KEŠNER	
Vypracoval / Elaborated by D. RYBKA	Zodpovědný projektant / Checked by D. RYBKA	Vedoucí oddělení / Department Manager Ing. M. PAPEŽ	Datum / Date 01/2019
Objekt / Building PS04 ETAPA 2		Stupeň / Phase DPS	
Část / Part D.2 DOKUMENTACE TECHNICKÝCH A TECHNOLOGICKÝCH ZAŘÍZENÍ D.2.4 PROVIZORNÍ NÁPOJENÍ		PR	Technická zpráva / Report No. 2680 501
Název výkresu / Drawing Title PŘECHOD MOST 8			Počet A4 / Number A4 4
		Skartační znak / Discard S10	Měřítko / Scale 1:100 (1:500)
		Archivní číslo / Drawing No. 0245-304-51 2661 415	Kopie Copy