



REKONSTRUKCE TEPELNÉHO NAPÁJEČE LITVÍNŮV
PŘEKOP MOST 10 A MOST 11


ŘEZ A-A'

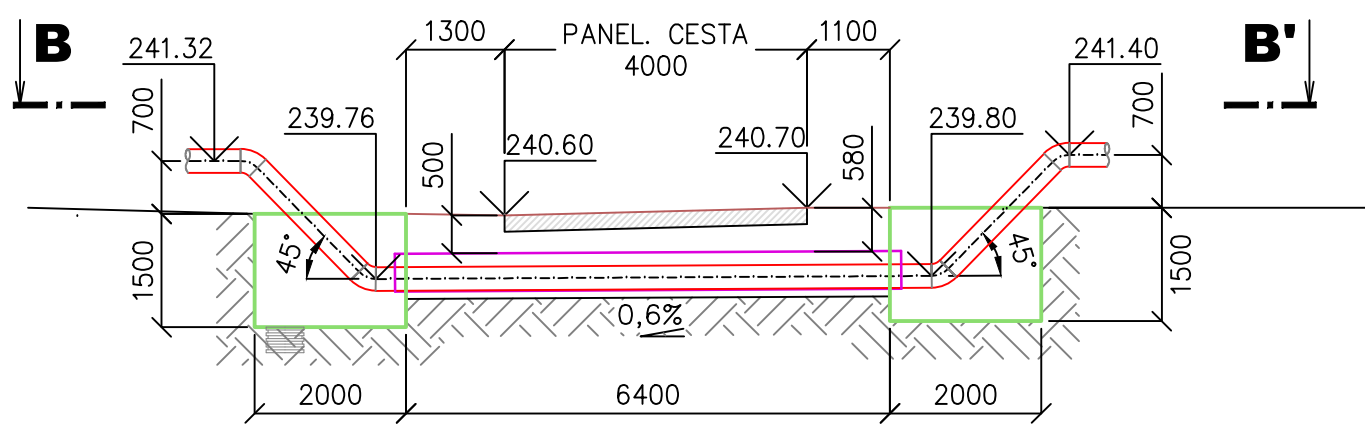


ŘEZ C-C'

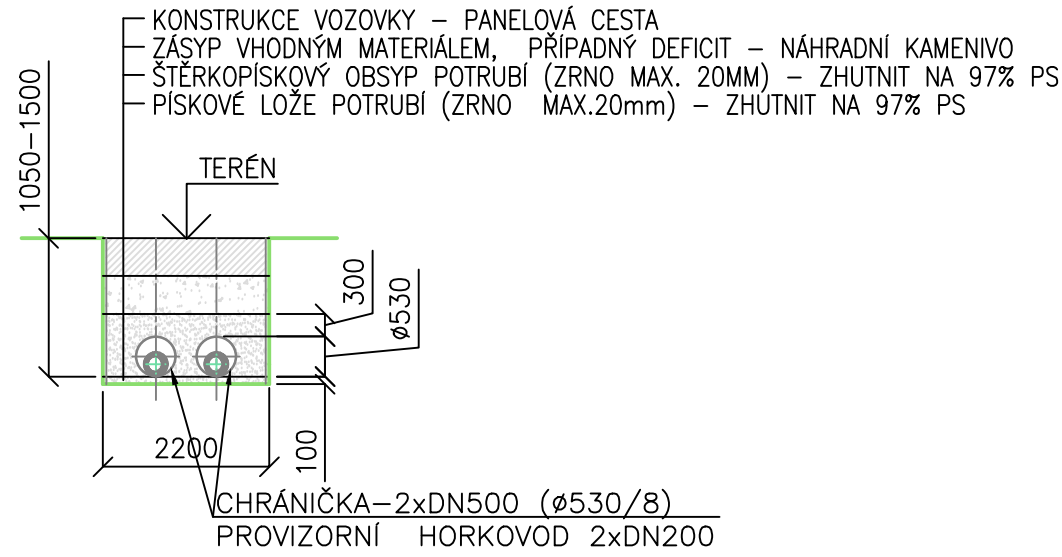


ŘEZ B-B'

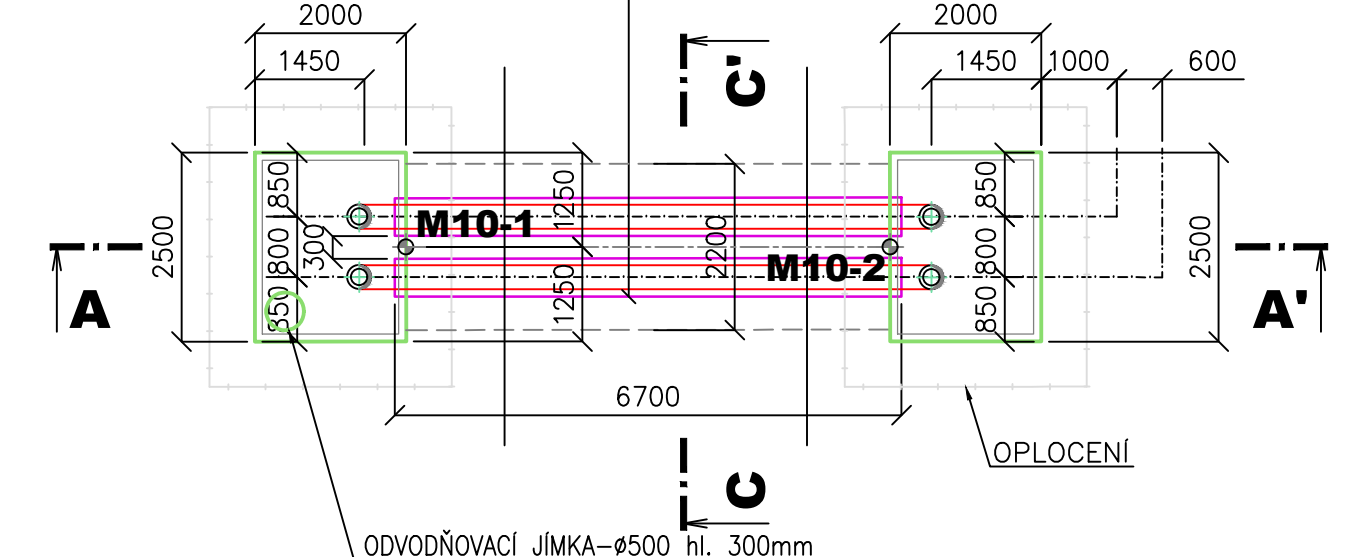


ŘEZ A-A'

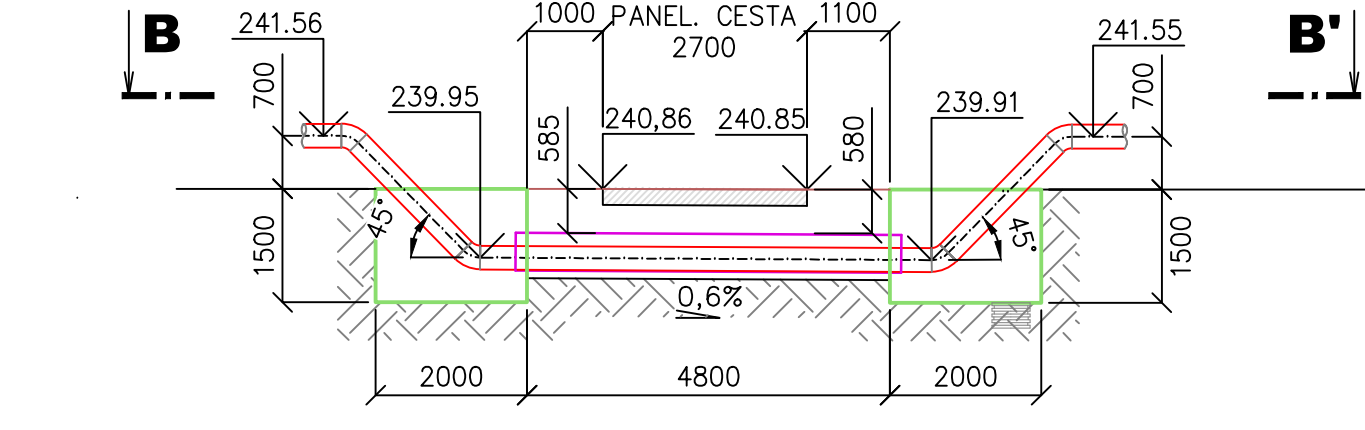


ŘEZ B-B'

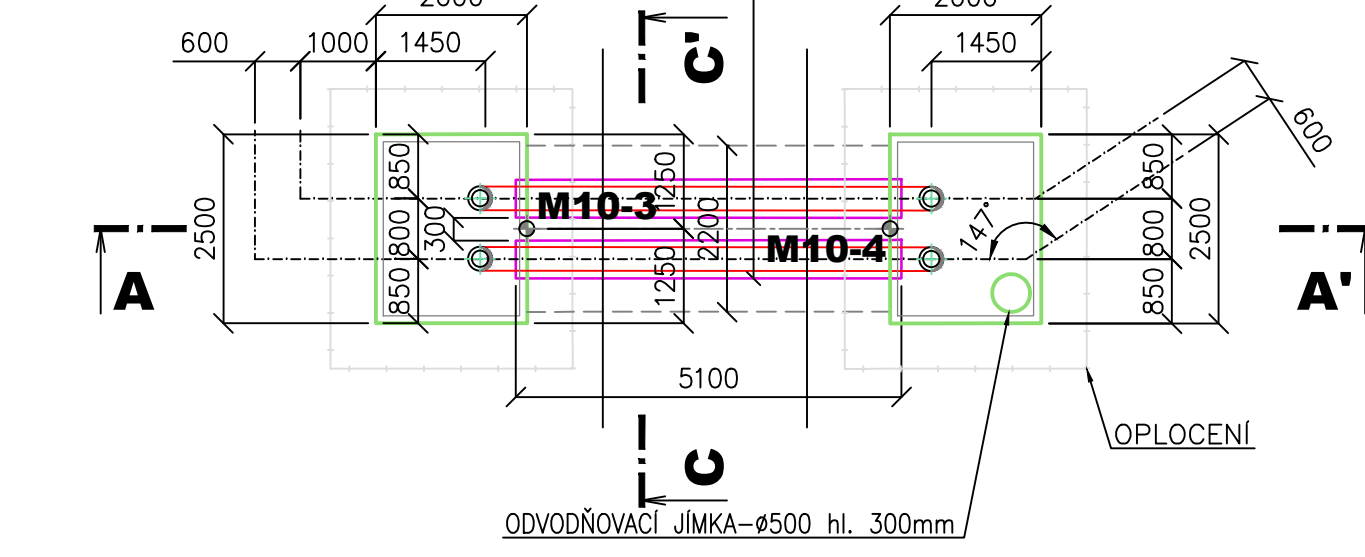

MAPA ŠIRŠÍ OBLASTI 1:5000

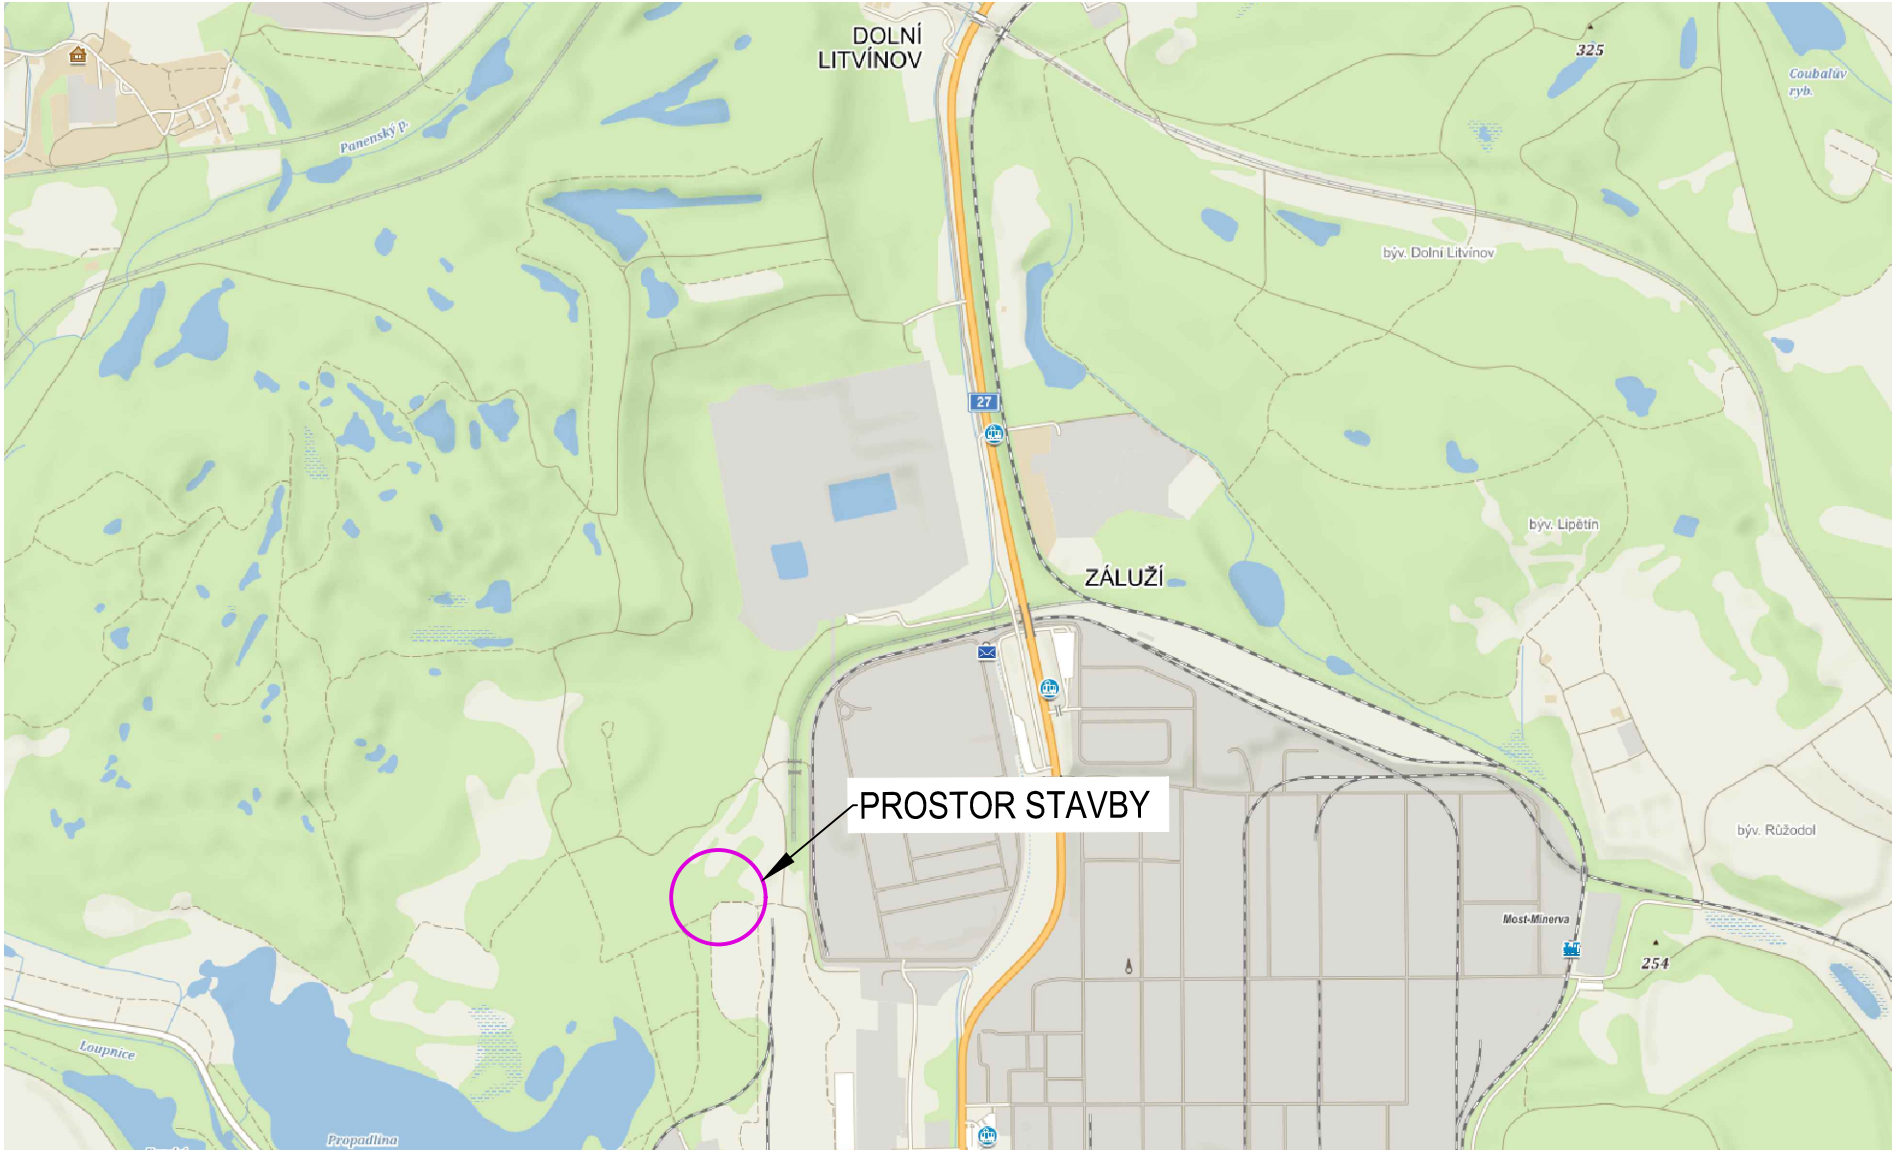

SITUACE 1:500

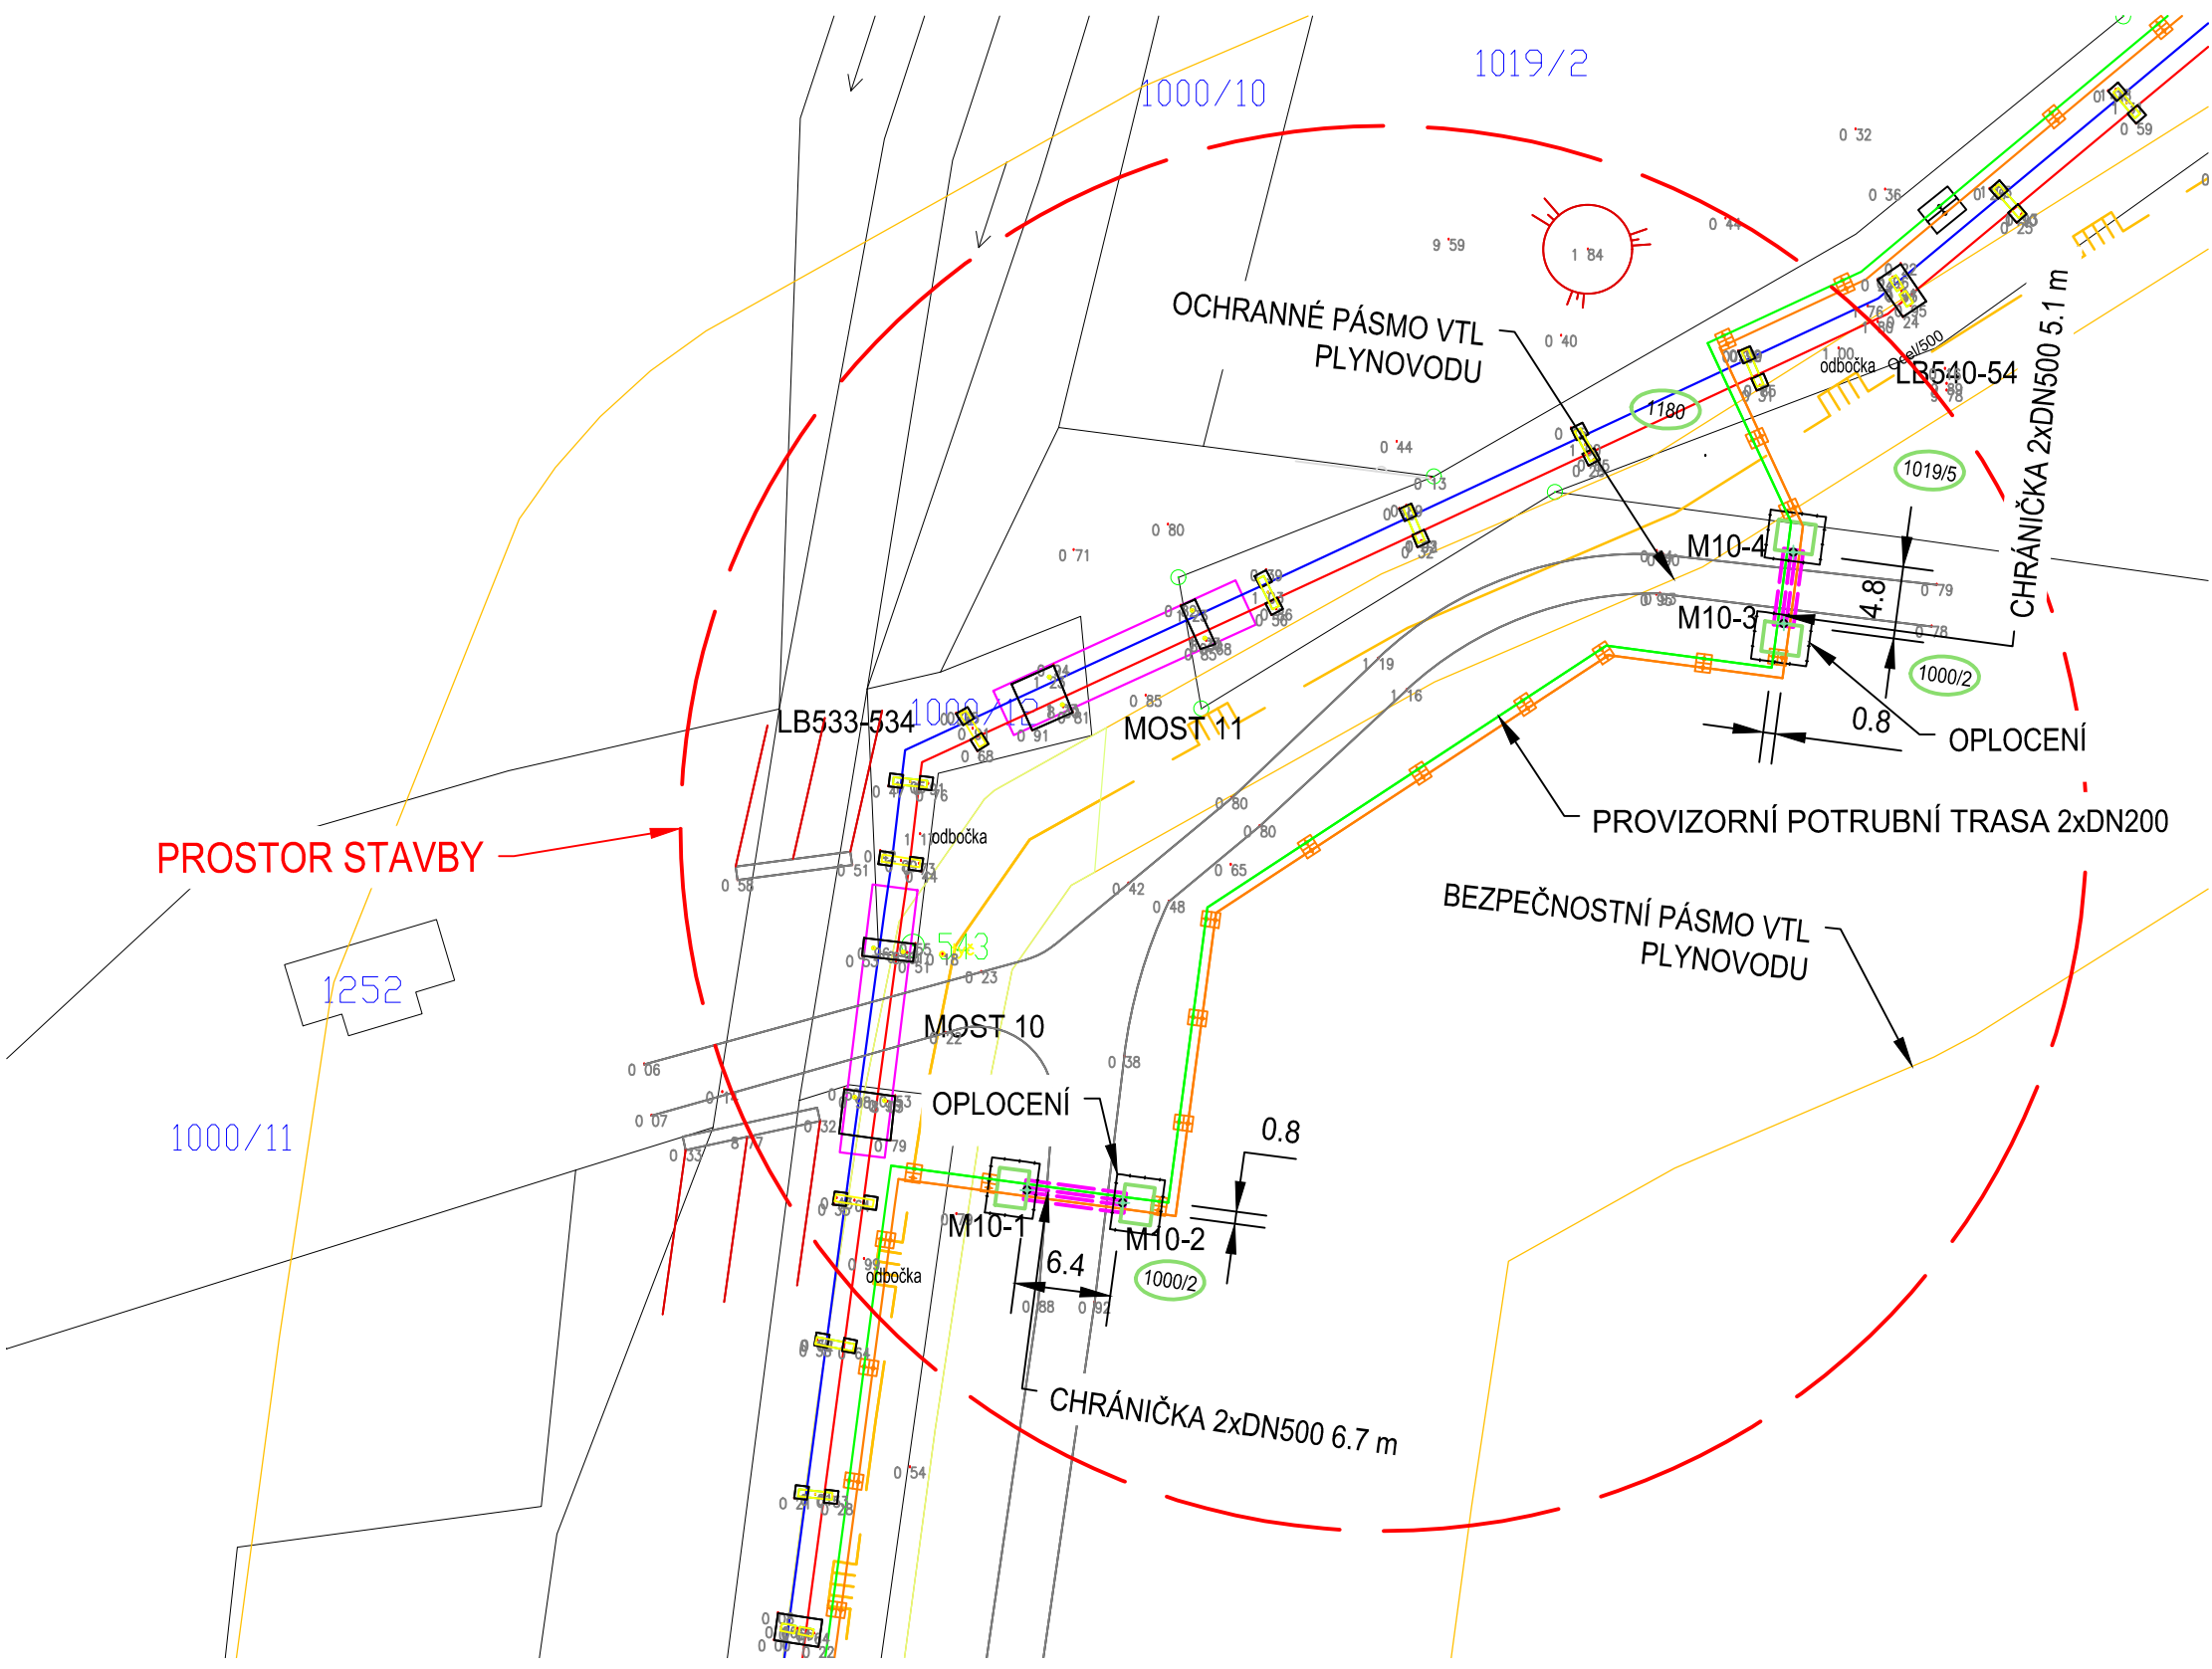

VYTÝČOVACÍ BODY		
BOD	Y	X
M10-1	793767.99	981998.10
M10-2	793761.65	981998.95
M10-3	793717.74	981960.46
M10-4	793717.10	981955.70

SOUŘADNICOVÝ SYSTÉM S-JTSK, VÝŠKOVÝ SYSTÉM BPV				
Tento výkres je duševním vlastnictvím firmy Bilfinger Tebodín Czech Republic s.r.o. This drawing is intellectual property of the company Bilfinger Tebodín Czech Republic s.r.o.			Všechna data na magnetických či optických nosičích jsou platná pouze ve spojení s uvolněnou dokumentací. All data of magnetic and optical disks are valid only together with approved documentation.	
Projekt / Project REKONSTRUKCE TEPELNÉHO NAPÁJEČE LITVÍNŮV ÚSEK SEKČNÍ UZÁVĚRY SU3 - SEKČNÍ UZÁVĚRY SU 10			Zpracovatel / Created by  Bilfinger Tebodín Czech Republic, s.r.o. Prvního pluku 224/20, Karlín, 186 00 Praha 8	
Zákazník / Client SEVEROČESKÁ TEPLÁRENSKÁ a.s TEPLÁRENSKÁ 2, MOST - KOMORANY			Vedoucí projektu / Project Manager P. KEŠNER	
Výpracoval / Elaborated by Ing. V. JAVŮREK		Zodpovědný projektant / Checked by Ing. V. JAVŮREK		Datum / Date 01/2019
Objekt / Building PS04 ETAPA 2		Vedoucí oddělení / Department Manager Ing. J. SOBOTKA		Stupeň / Phase DPS
Část / Part D.2 DOKUMENTACE TECHNICKÝCH A TECHNOLOGICKÝCH ZAŘÍZENÍ D.2.4 PROVIZORNÍ NÁVOJENÍ		PR		Technická zpráva / Report No. 2680 401
Název výkresu / Drawing Title PŘEKOP MOST 10 A MOST 11				Počet A4 / Number A4 8
				Skartační znak / Discard S10
				Měřítko / Scale 1:100 (1:500)
				Archivní číslo / Drawing No. 0245-304-51 2661 416
				Kopie Copy