



REKONSTRUKCE TEPELNÉHO NAPÁJEČE LITVÍNŮV

PŘEKOP MOST 13


ŘEZ A-A'

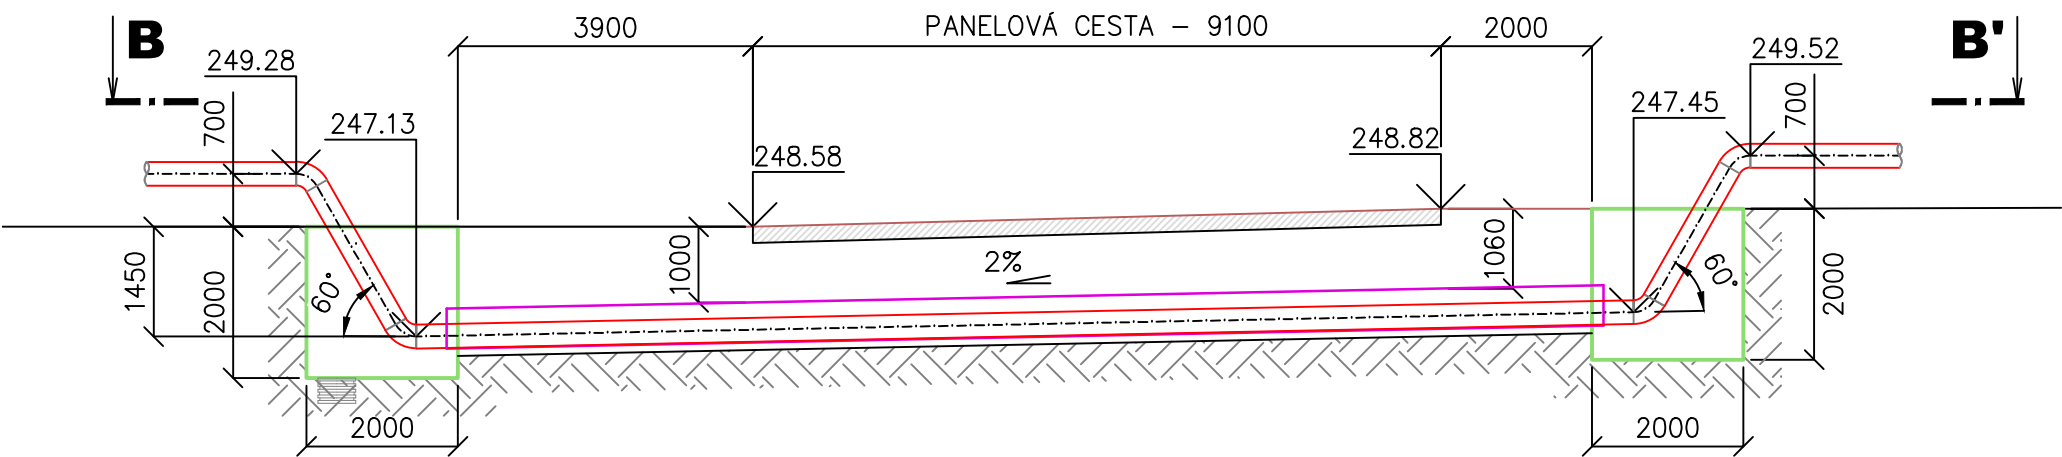


ŘEZ B-B'

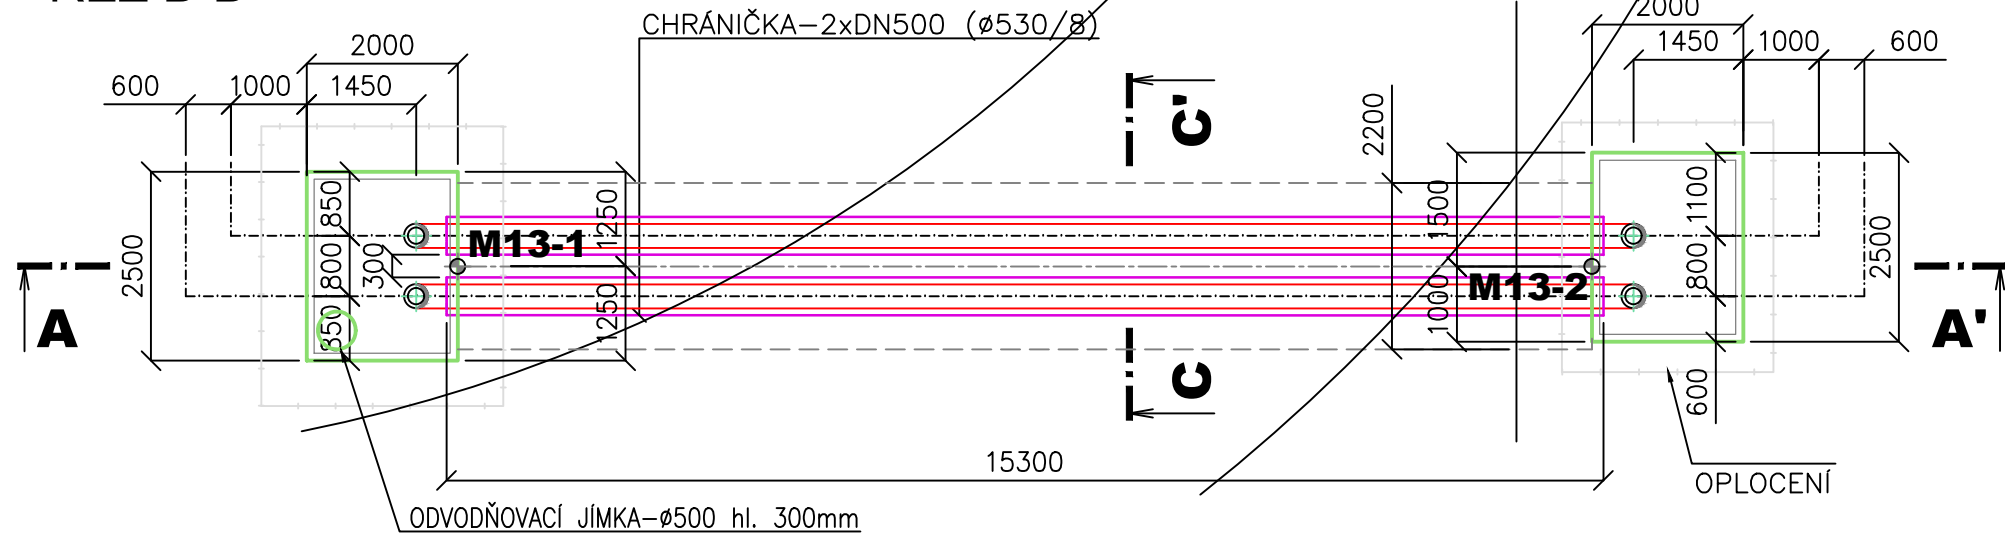


MAPA ŠIRŠÍ OBLASTI 1:5000

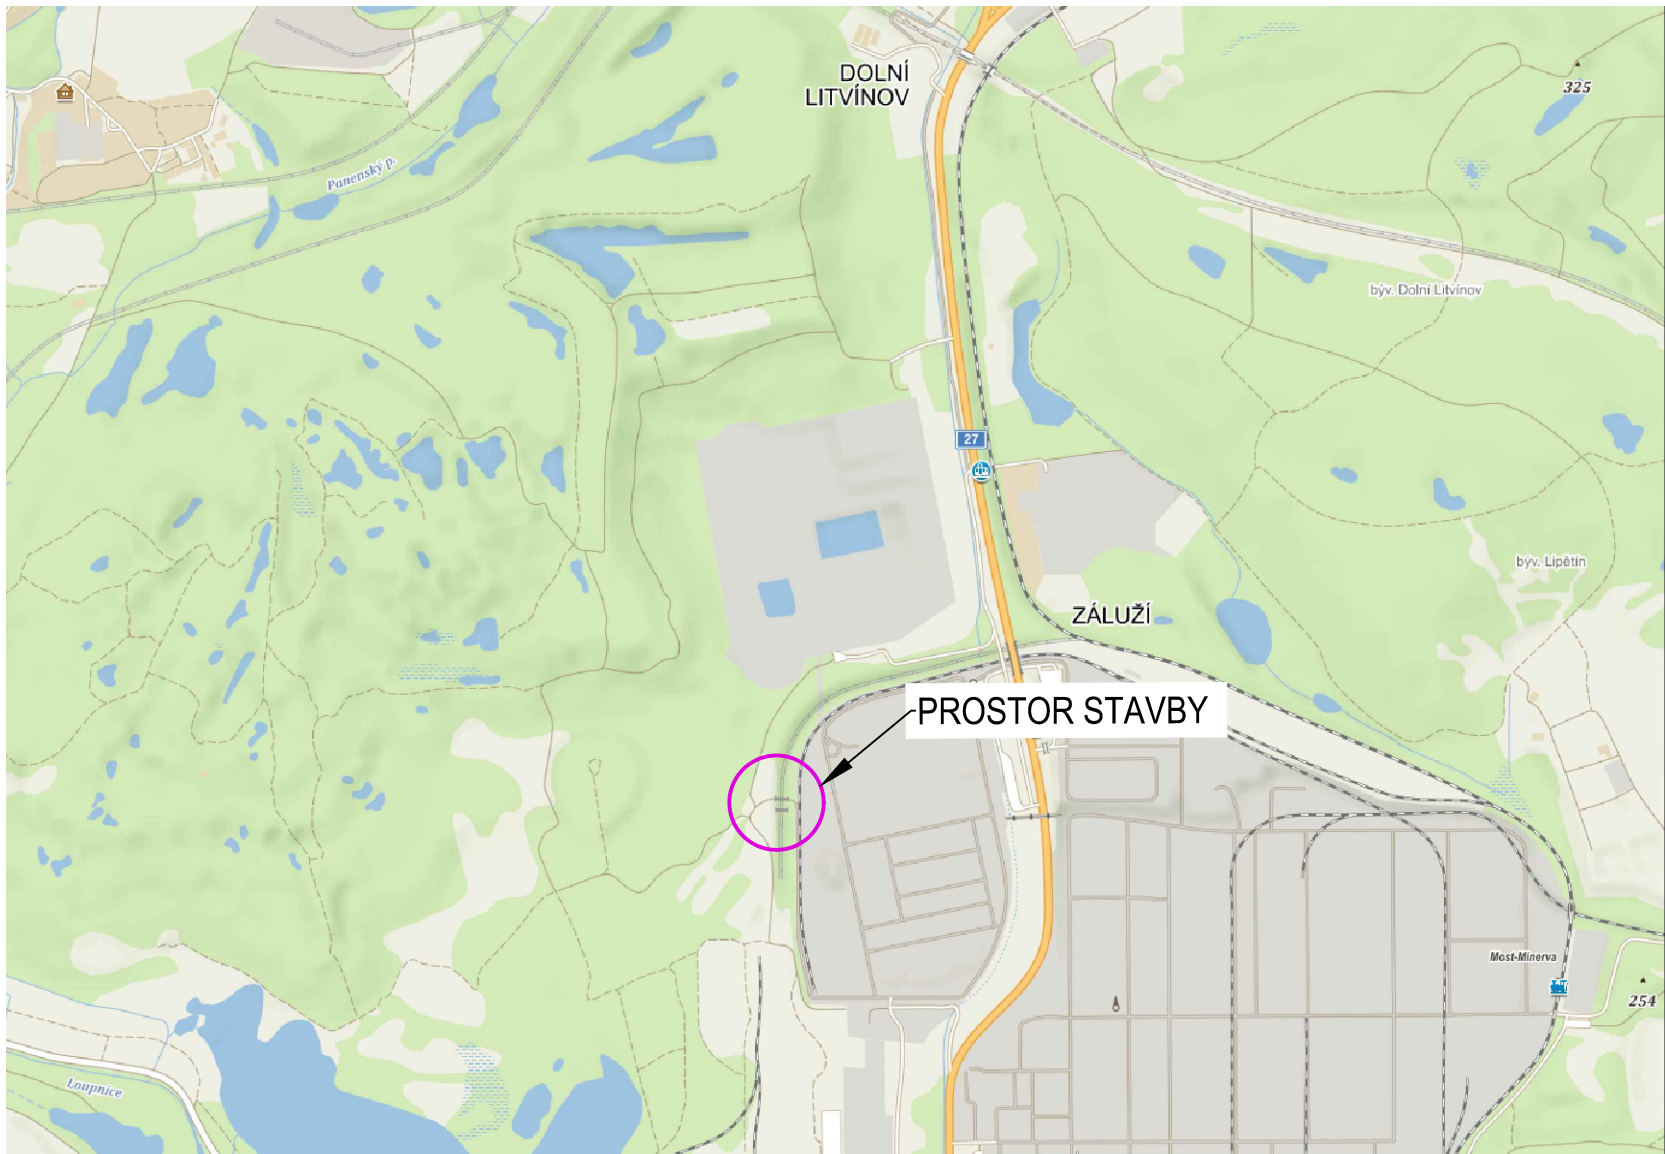

ŘEZ C-C'

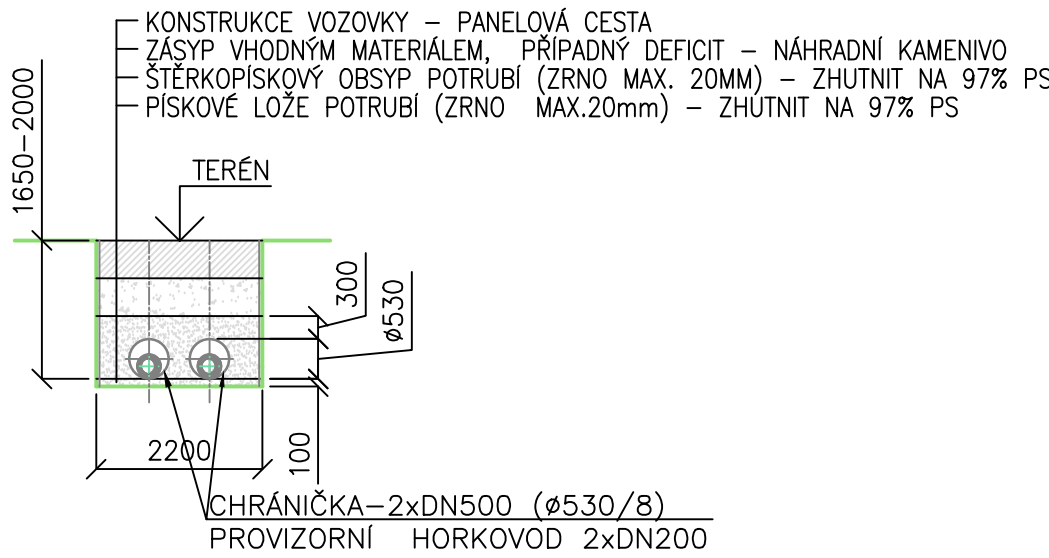

SITUACE 1:500

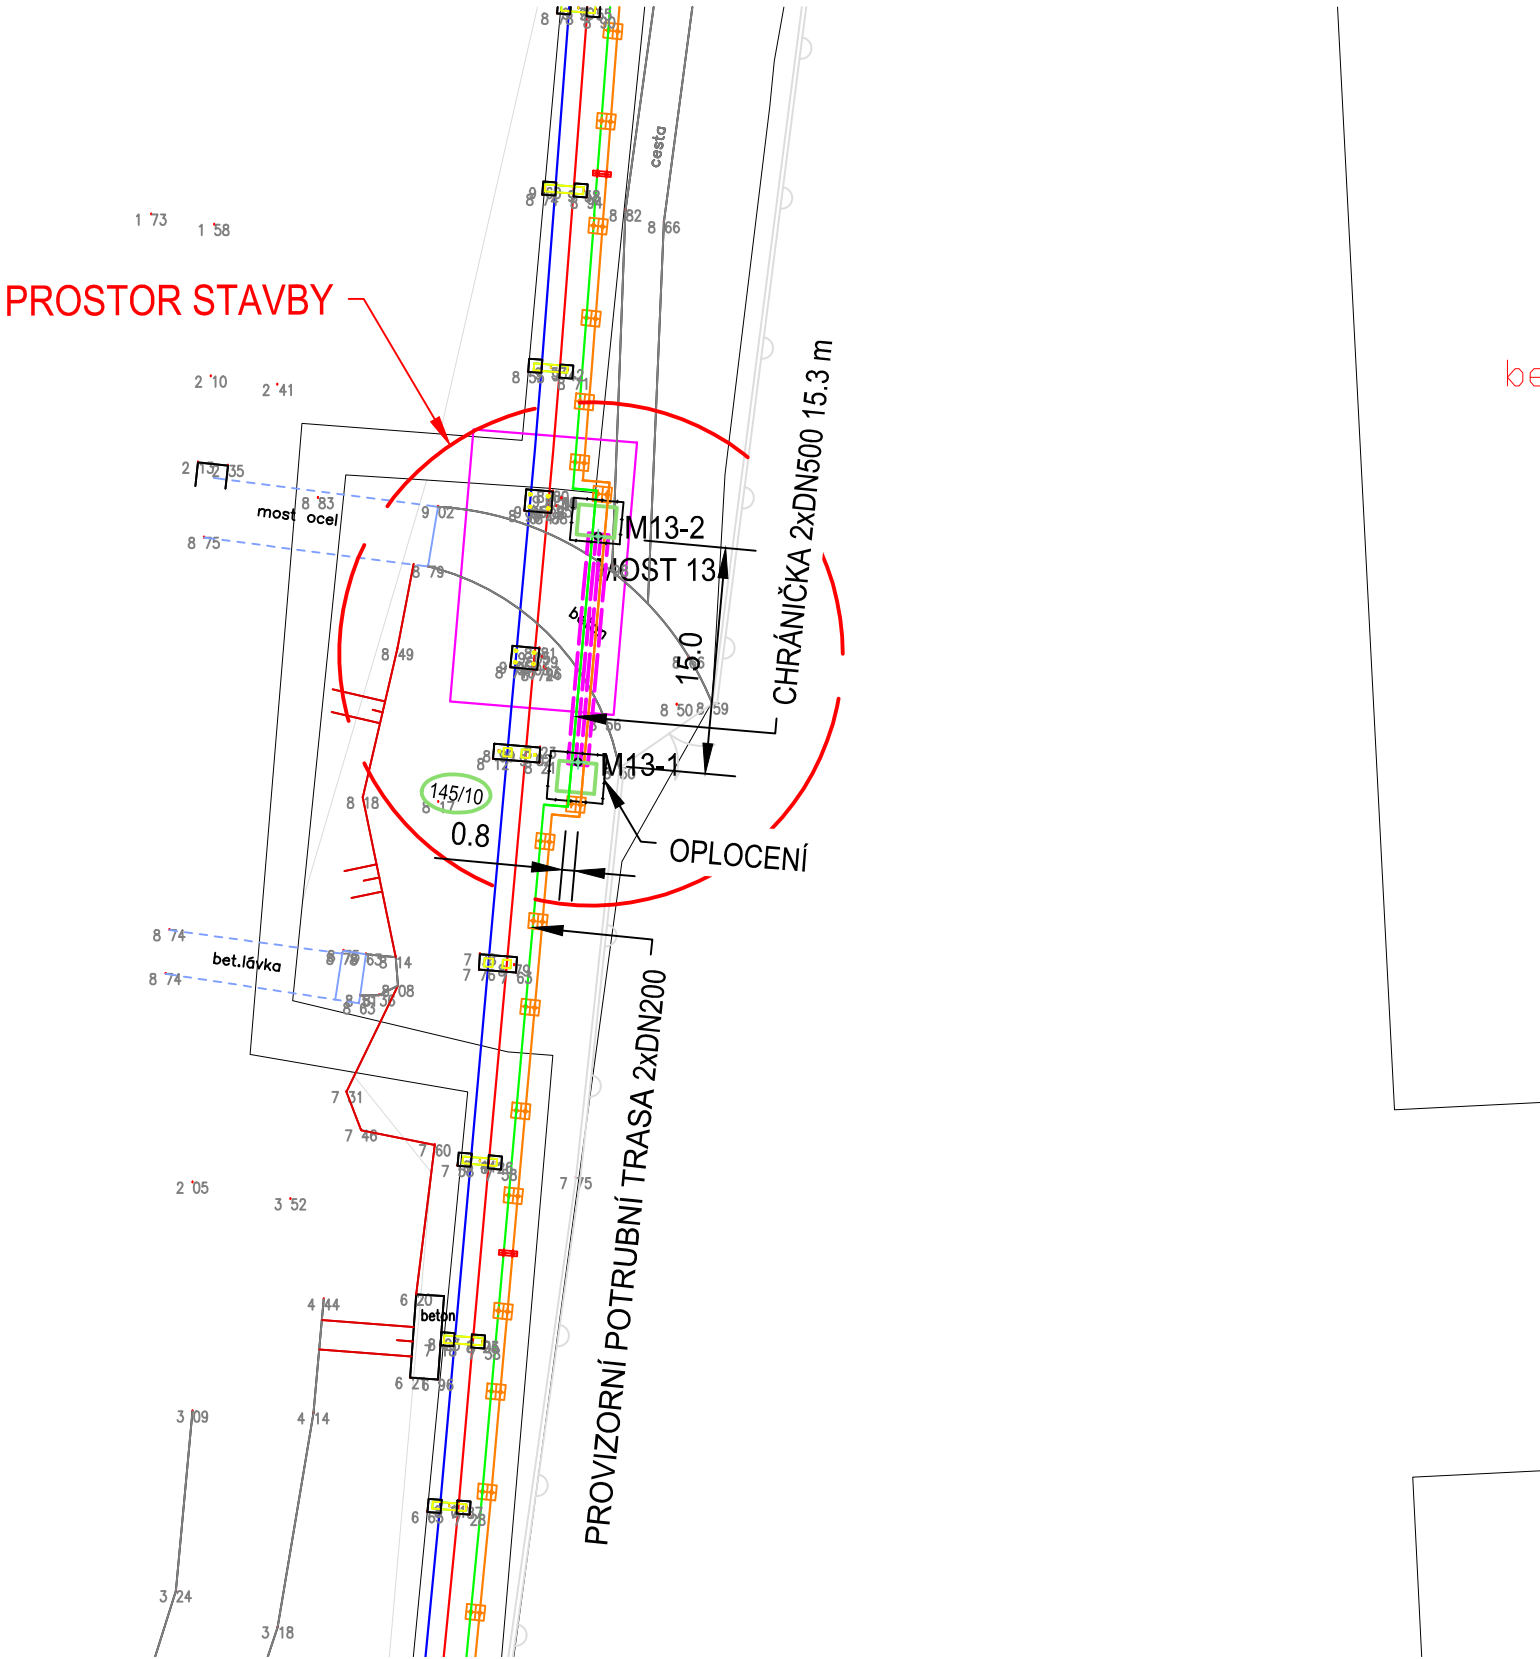

VYTYČOVACÍ BODY		
BOD	Y	X
M13-1	793452.40	981636.36
M13-2	793451.05	981621.42

SOUŘADNICOVÝ SYSTÉM S-JTSK, VÝŠKOVÝ SYSTÉM BPV			
Tento výkres je duševním vlastnictvím firmy Bilfinger Tebodin Czech Republic s.r.o. Veškerá data na magnetických či optických nosičích jsou platná pouze ve spojení s uvolněnou dokumentací.		This drawing is intellectual property of the company Bilfinger Tebodin Czech Republic s.r.o. All data of magnetic and optical disks are valid only together with approved documentation.	
Projekt / Project REKONSTRUKCE TEPELNÉHO NAPÁJEČE LITVÍNŮV ÚSEK SEKČNÍ UZÁVĚRY SU3 - SEKČNÍ UZÁVĚRY SU 10		Zpracovatel / Created by Bilfinger Tebodin Czech Republic, s.r.o. Prvního pluku 224/20, Karlín, 186 00 Praha 8	
Zákazník / Client SEVEROČESKÁ TEPLÁRENSKÁ a.s. TEPLÁRENSKÁ 2, MOST - KOMOŘANY		BILFINGER Bilfinger Tebodin	
Vypracoval / Elaborated by Ing. V. JAVŮREK	Zodpovědný projektant / Checked by Ing. V. JAVŮREK	Vedoucí oddělení / Department Manager Ing. J. SOBOTKA	Vedoucí projektu / Project Manager P. KEŠNER
Datum / Date 01/2019		Stupeň / Phase DPS	
Objekt / Building PS04 ETAPA 2		Technická zpráva / Report No. 2680 401	
Část / Part D.2 DOKUMENTACE TECHNICKÝCH A TECHNOLOGICKÝCH ZAŘÍZENÍ D.2.4 PROVIZORNÍ NÁPOJENÍ		Počet A4 / Number A4 6	
PR		Skartační znak / Discard S10	
Měřítko / Scale 1:100 (1:500)		Název výkresu / Drawing Title PŘEKOP MOST 13	
Archivní číslo / Drawing No. 0245-304-51 2661 419		Kopie Copy	