
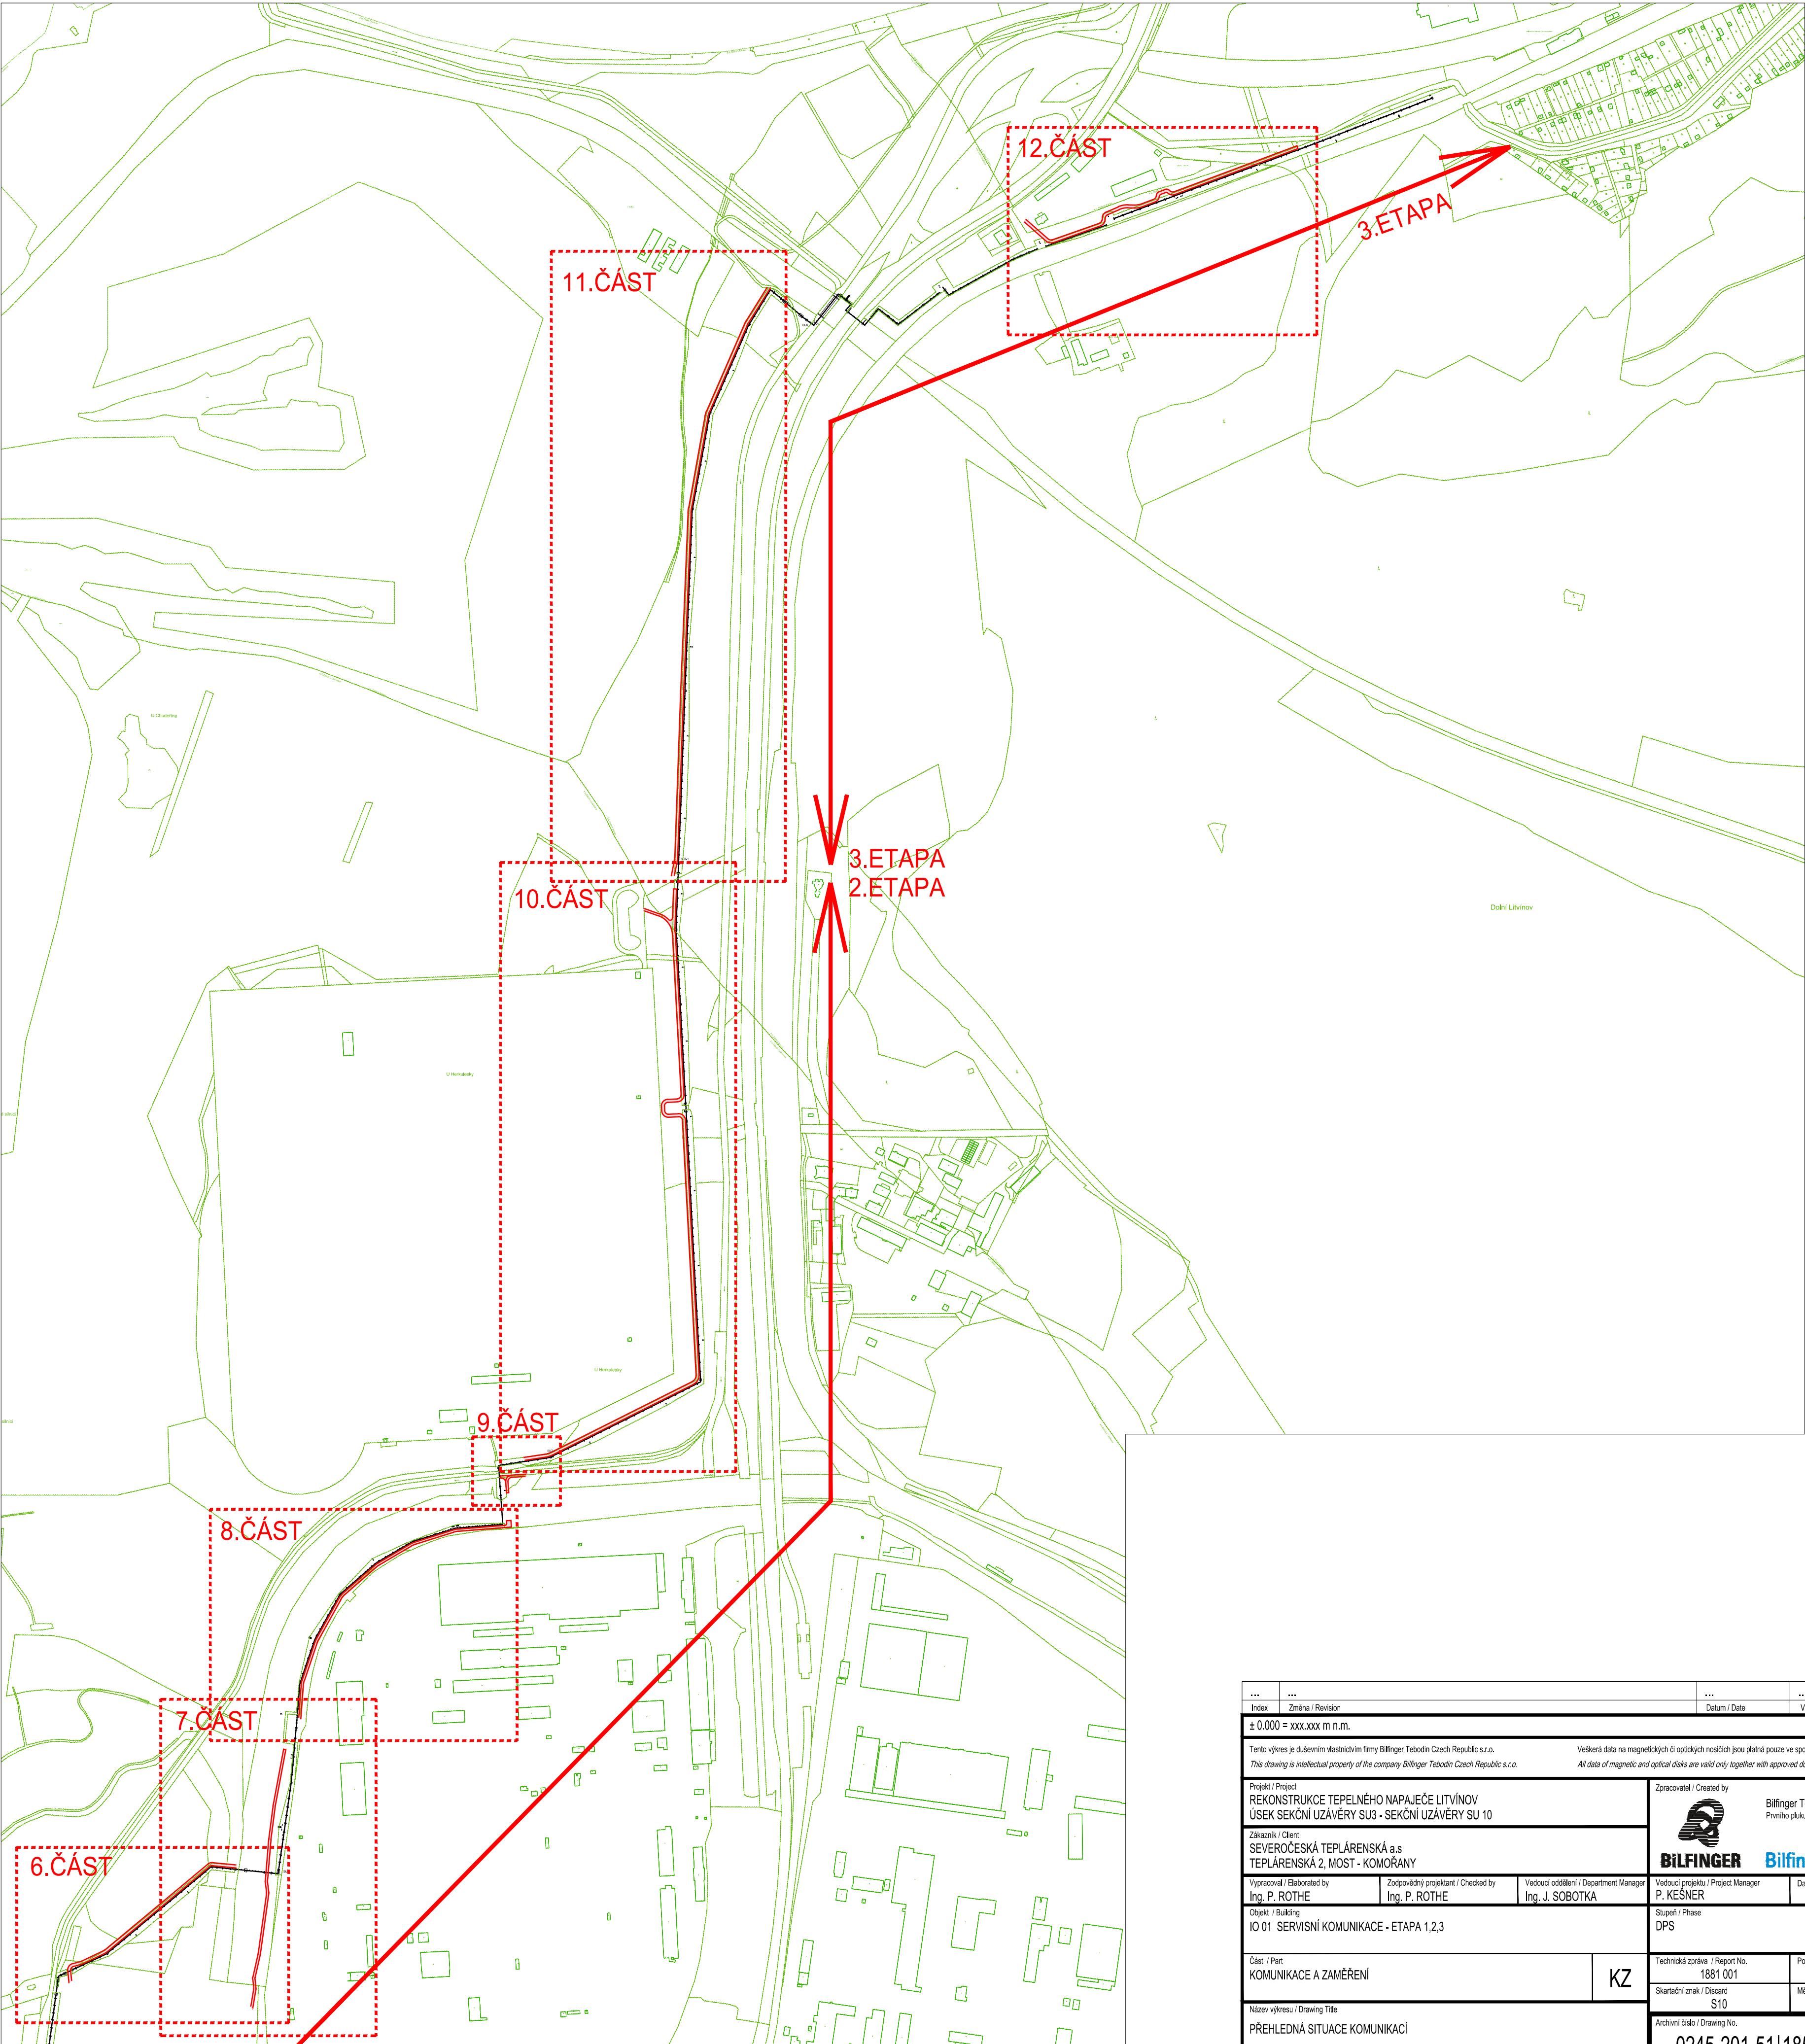


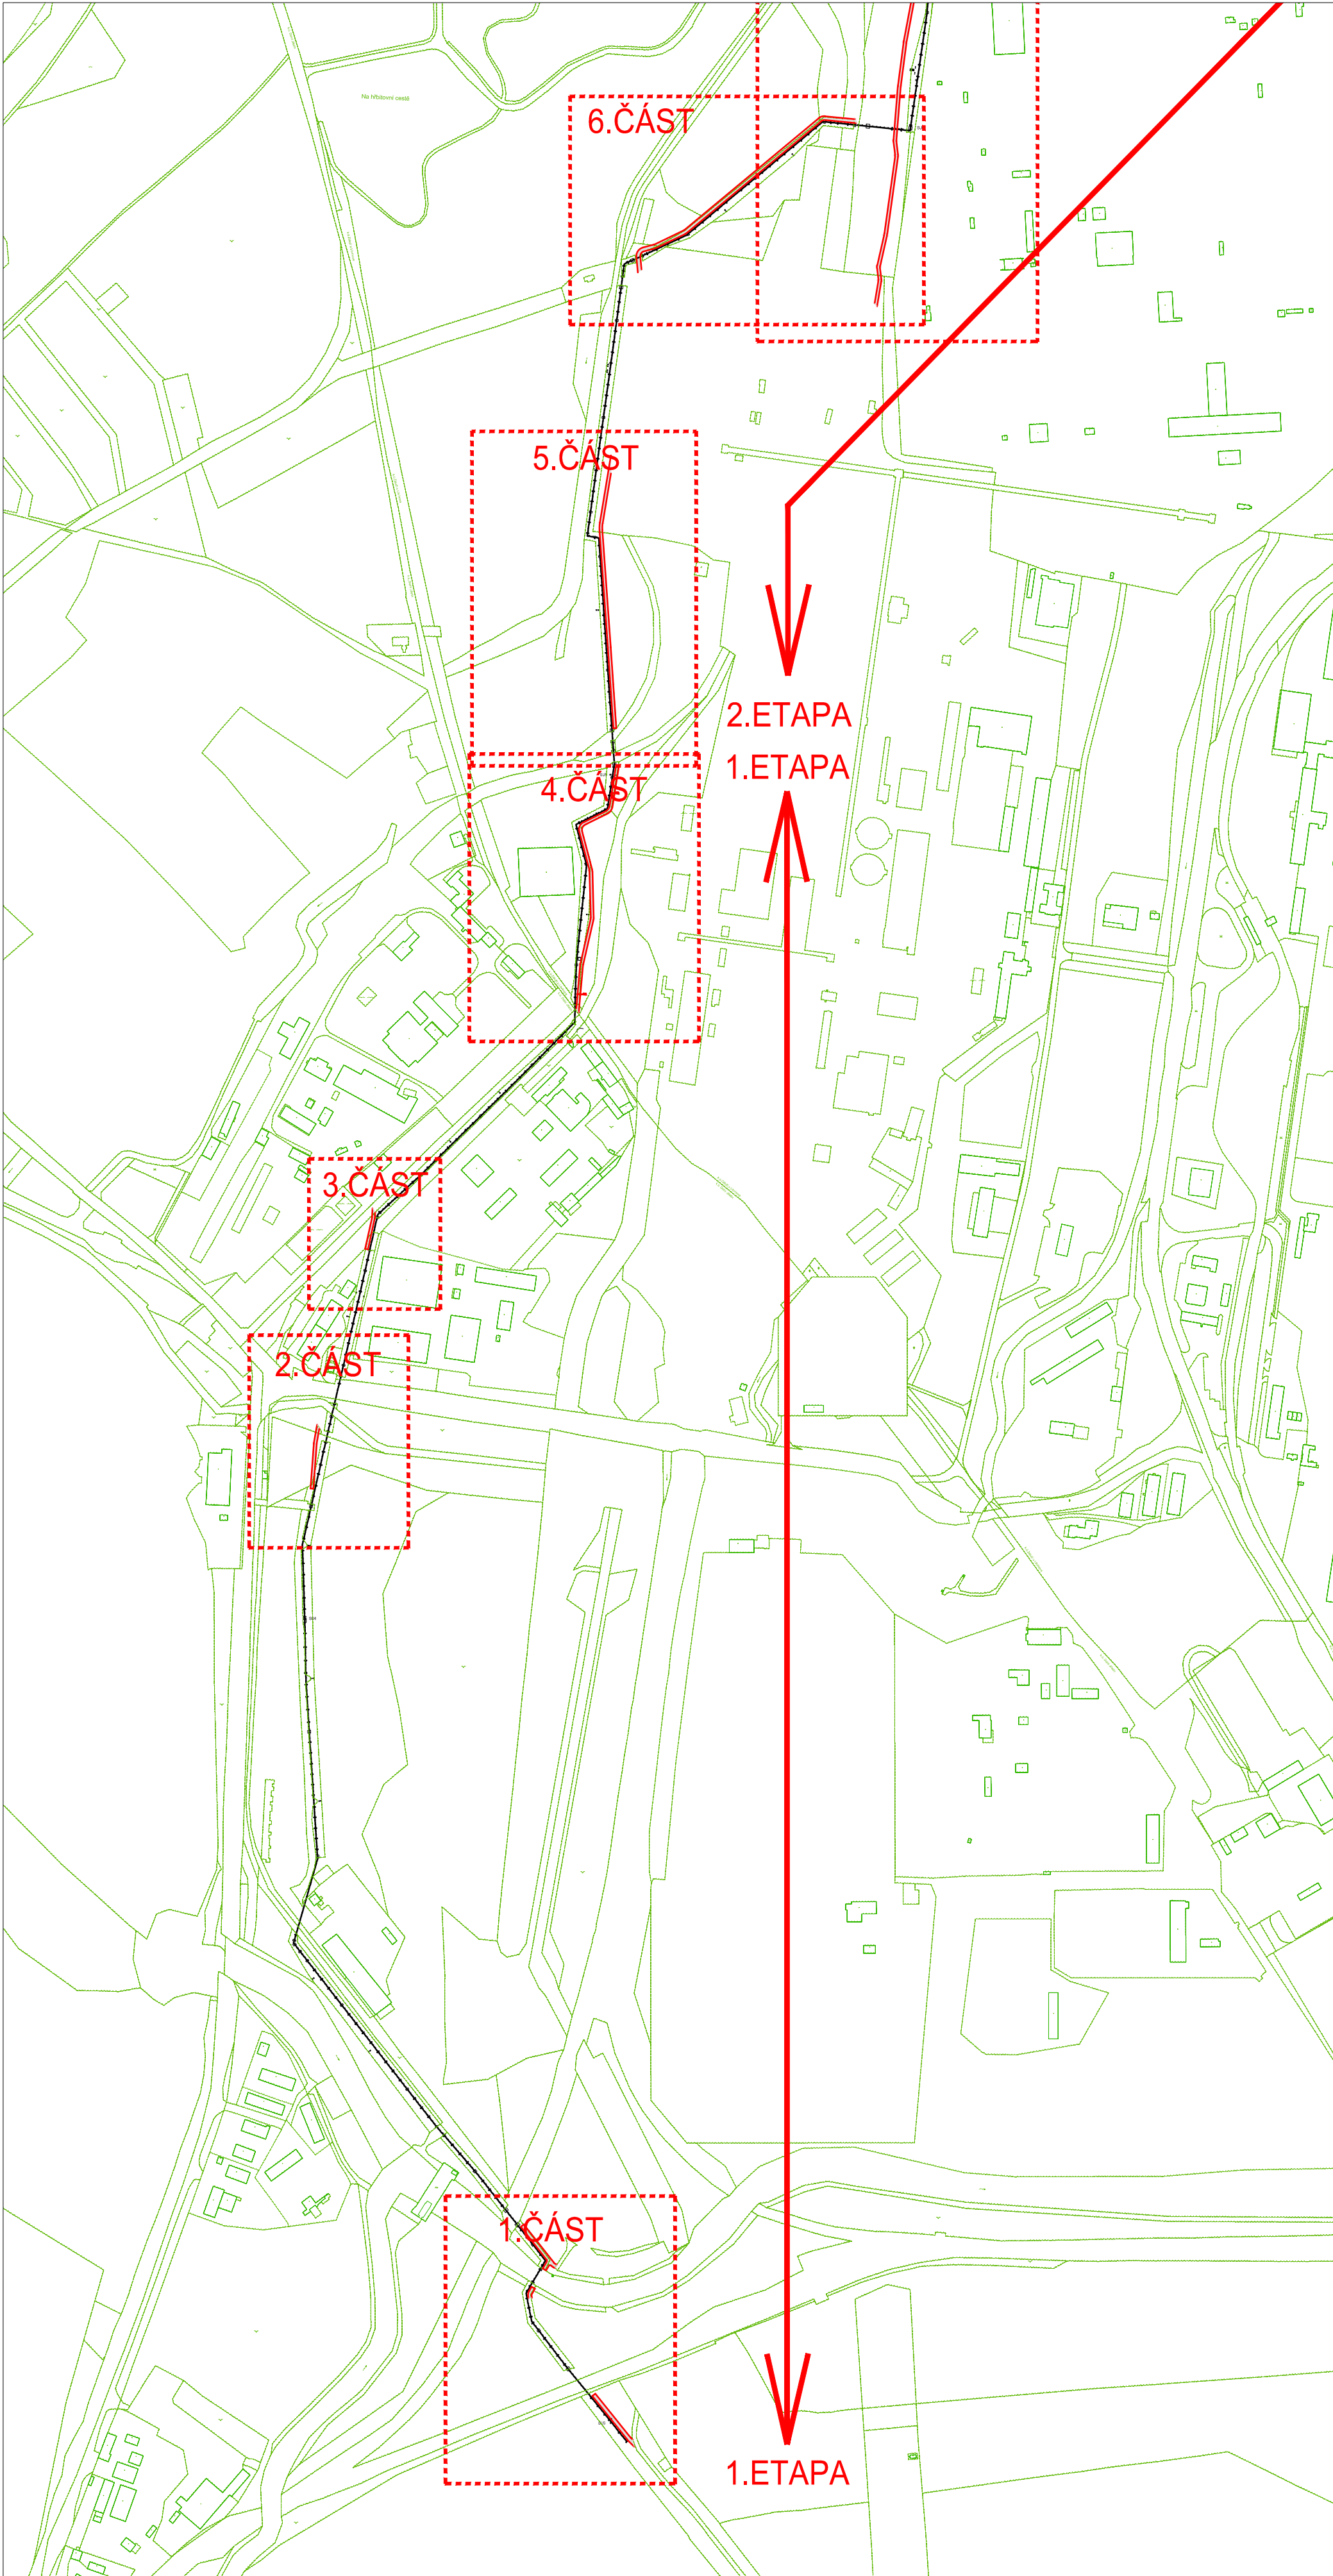

...	...	...	...	...
Index	Změna / Revision	Datum / Date	Vypracoval / Elaborated by	
± 0.000 = xxx.xxx m n.m.				
Tento výkres je duševním vlastnictvím firmy Bilfinger Tebodin Czech Republic s.r.o. Všechna data na magnetických či optických nosičích jsou platná pouze ve spojení s ujednáním dokumentu. This drawing is intellectual property of the company Bilfinger Tebodin Czech Republic s.r.o. All data of magnetic and optical disks are valid only together with approved documentation.				
Projekt / Project REKONSTRUKCE TEPELNÉHO NAPAJEČE LITVÍNOV ÚSEK SEKČNÍ UZÁVĚRY SUS - SEKČNÍ UZÁVĚRY SU 10			Zpracoval / Created by  Bilfinger Tebodin Czech Republic, s.r.o. Prvního pluku 224/20, Karlín, 186 00 Praha 8	
Zakazník / Client SEVEROČESKÁ TEPLÁRENSKÁ a.s. TEPLÁRENSKÁ 2, MOST - KOMŮRANY				
Vypracoval / Elaborated by Ing. P. ROTHE	Zodpovědný projektant / Checked by Ing. P. ROTHE	Vedoucí oddělení / Department Manager Ing. J. SOBOTKA	Vedoucí projektu / Project Manager P. KEŠNER	Datum / Date 11/2018
Objekt / Building IO 01 SERVISNÍ KOMUNIKACE - ETAPA 1,2,3			Stupeň / Phase DPS	
Číslo / Part KOMUNIKACE A ZAMĚŘENÍ		KZ	Technická zpráva / Report No. 1881 001	Podíl A4 / Number A4 8
Název výkresu / Drawing Title PŘEHLEDNÁ SITUACE KOMUNIKACÍ		Skartační znak / Decim. S10		Mřížka / Scale 1:5000
			Archivní číslo / Drawing No. 0245-201-51/1854 001	Kopie Copy