


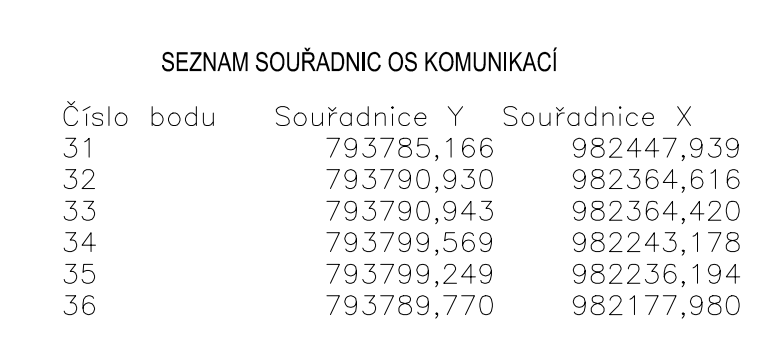

...	...	...	...
Index	Změna / Revision	Datum / Date	Vypracoval / Elaborated by
± 0,000 = xxxxxxx m n.m.			
Tento výkres je duševním vlastnictvím firmy Bilfinger Tebodin Czech Republic s.r.o. This drawing is intellectual property of the company Bilfinger Tebodin Czech Republic s.r.o.		Veškerá data na magnetických či optických nosičích jsou platná pouze ve spojení s ujednáním dokumentací. All data of magnetic and optical disks are valid only together with approved documentation.	
Projekt / Project REKONSTRUKCE TEPELNÉHO NÁPAJEČE LITVÍNOV ÚSEK SEKCI ÚZÁVĚRY SÚS - SEKCI ÚZÁVĚRY SU 10		Zpracoval / Created by  Bilfinger Tebodin Czech Republic, s.r.o. Průmyslová ul. 224/20, Kladno, 186 01 Praha 8	
Zakazník / Client SEVEROČESKÁ TEPELÁRENSKÁ a.s. TEPELÁRENSKÁ 2, MOST - KOMORÁNÝ		Vedoucí oddělení / Department Manager P. KESNER	
Vypracoval / Elaborated by Ing. P. ROTHÉ		Vedoucí projektu / Project Manager P. KESNER	
Ověřil / Building JO 01 SERVISNÍ KOMUNIKACE - ETAPA 2		Datum / Date 01/2019	
Číslo / Part KOMUNIKACE A ZAMĚŘENÍ		Technická zpráva / Report No. 1881 002	
Název výkresu / Drawing Title SITUACE KOMUNIKACÍ 5 ČÁST		Počet A4 / Number A4 8	
		Škalaměří znak / Decard S10	
		Mřížko / Scale 1:500	
		Archivní číslo / Drawing No. 0245-201-51 1854 015	
		Kopie Copy	