


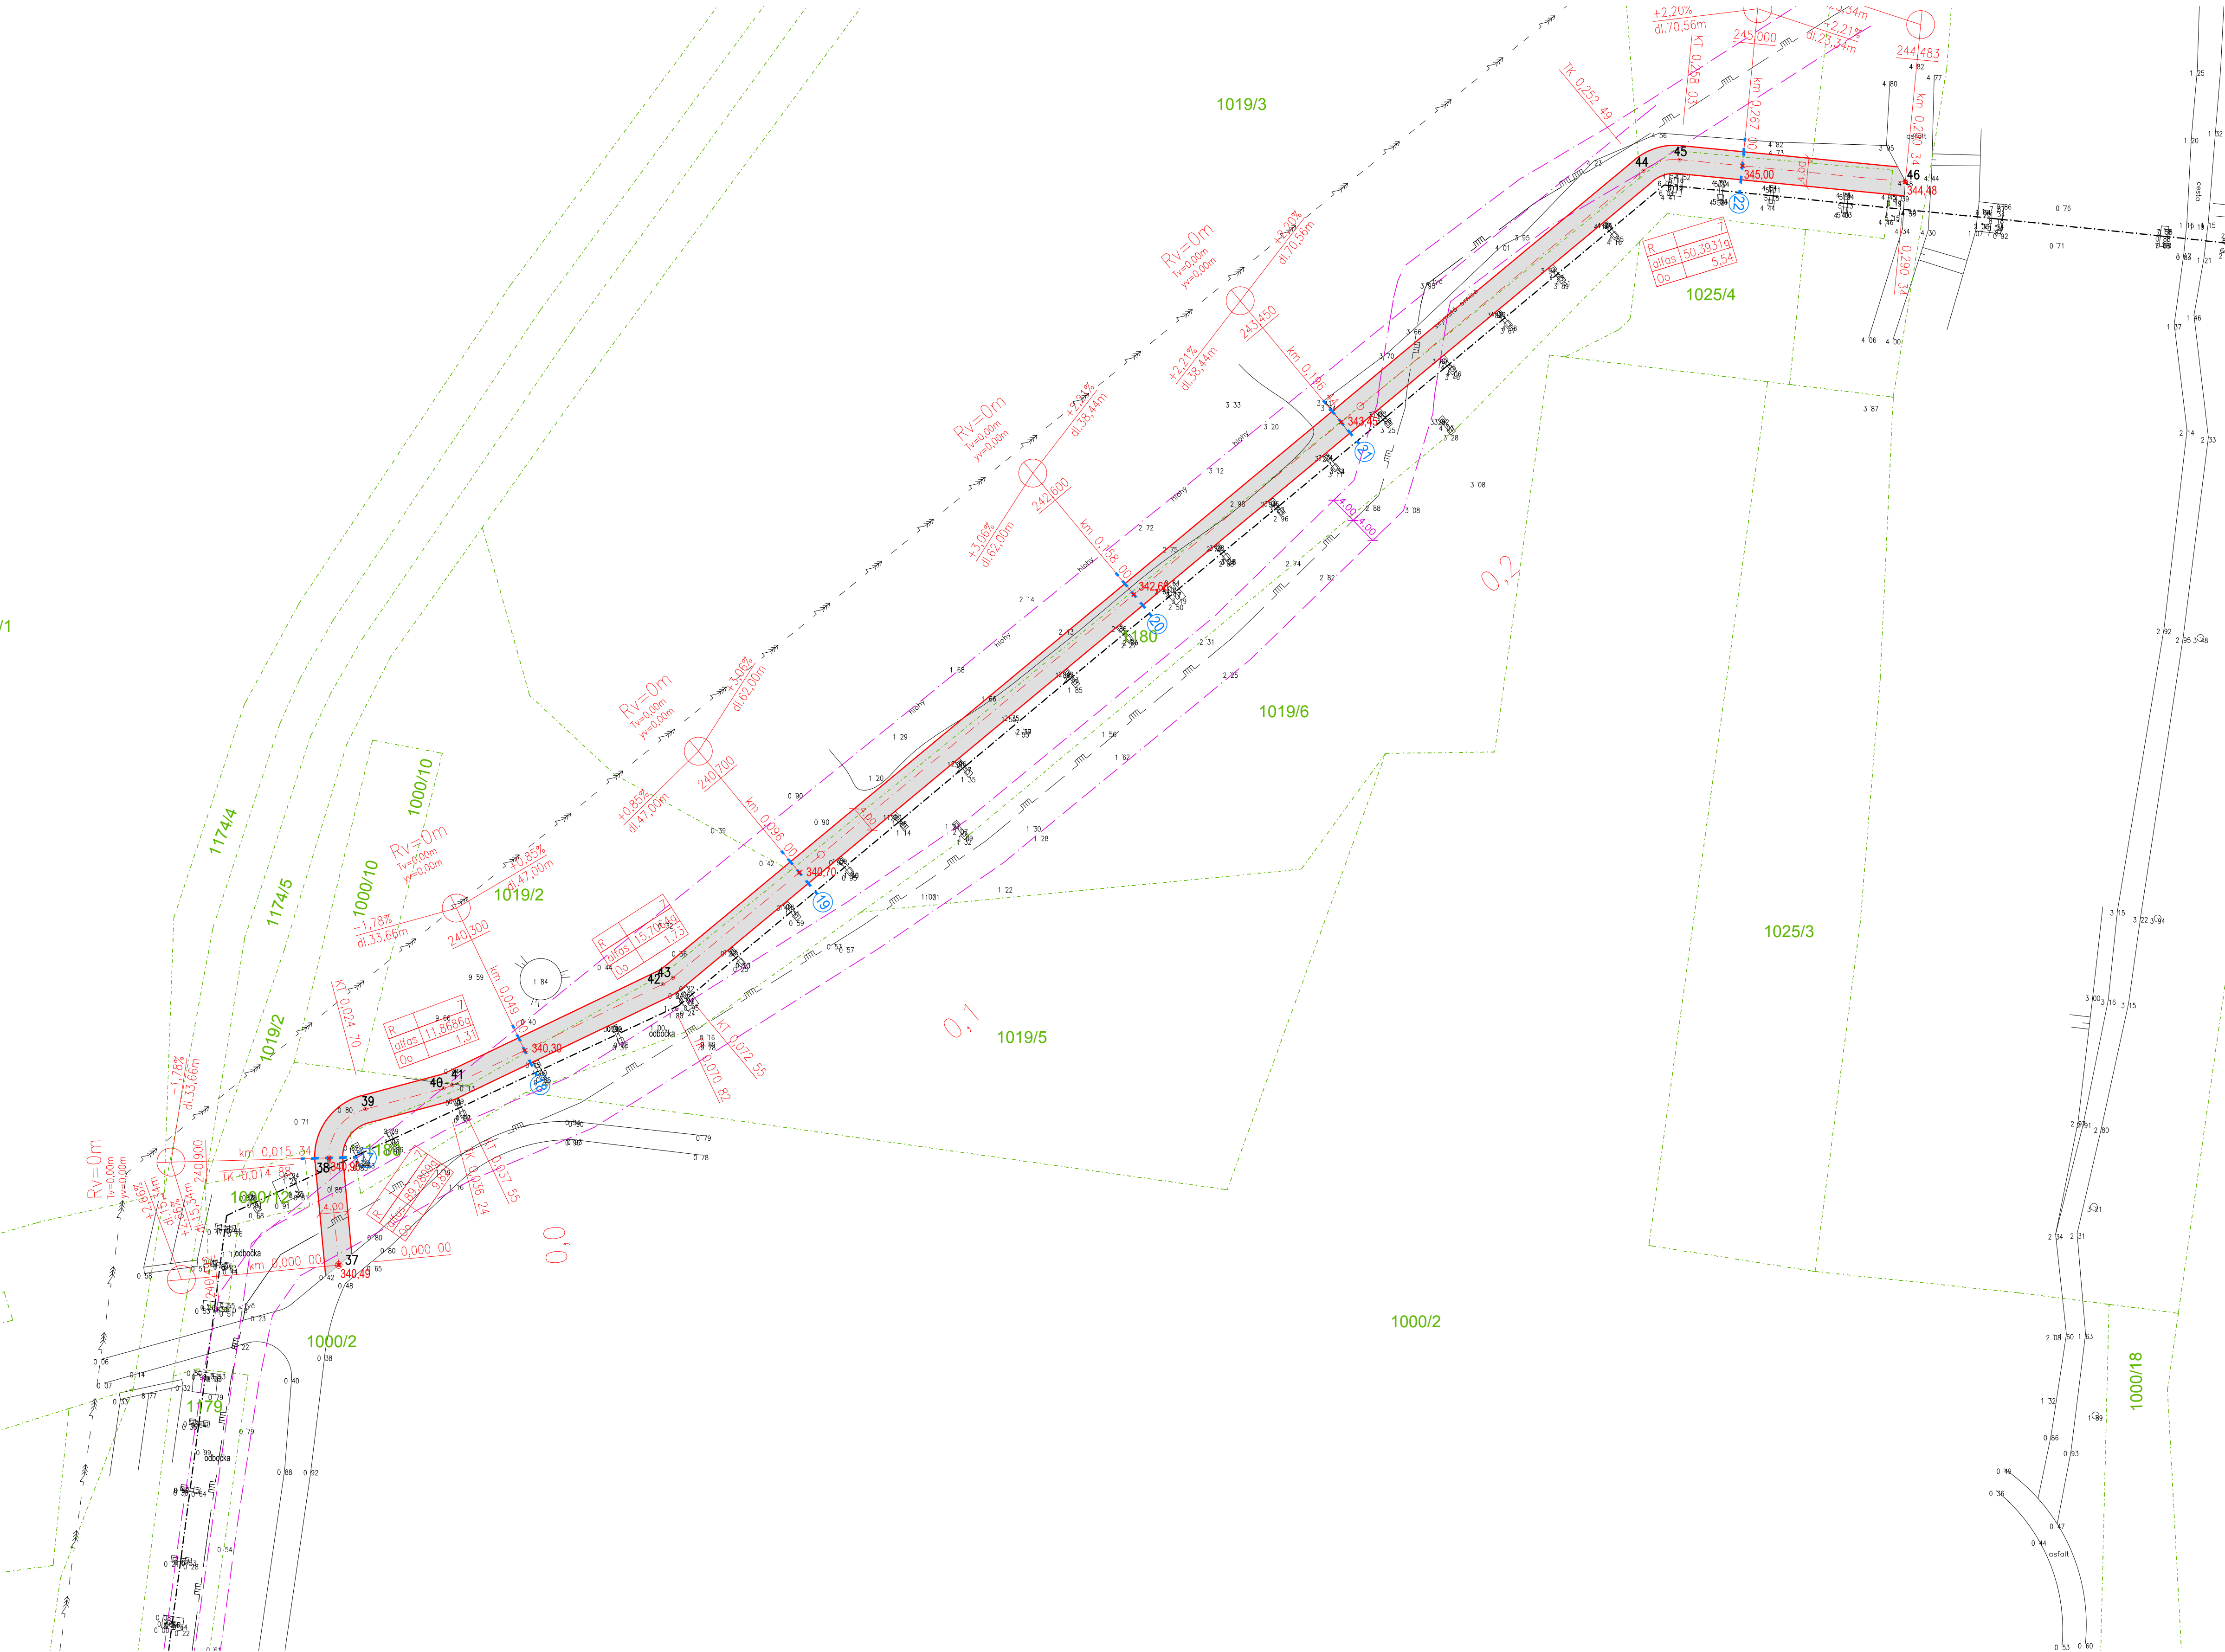

LEGENDA :

- ŠTERKOVÉ KOMUNIKACE
- VÝŠKA NIVELETY KOMUNIKACE
- OCHRANNÉ PÁSMO

STÁVAJÍCÍ SÍTĚ

- VODOVOD
- KANALIZACE
- ROZVODY NN
- ROZVODY VN
- ROZVODY VVN
- ROZVODY SLP
- ROZVODY PLYNU

SEZNAM SOUŘADNIC OS KOMUNIKACE

číslo bodu	Souřadnice Y	Souřadnice X
37	793759,563	981976,314
38	793760,933	981961,498
39	793755,766	981954,090
40	793744,608	981951,114
41	793743,386	981950,663
42	793713,381	981936,279
43	793711,931	981935,349
44	793573,583	981820,294
45	793568,423	981818,709
46	793536,265	981821,865

Index	Změna / Revision	Datum / Date	Vypracoval / Elaborated by
± 0.000 = xxx.xxx m n.n.			
Tento výkres je duševním vlastnictvím firmy Bilfinger Tebodin Czech Republic s.r.o. Veškerá data na magnetických či optických nosičích jsou platná pouze ve spojení s ujednáním dokumentací. This drawing is intellectual property of the company Bilfinger Tebodin Czech Republic s.r.o. All data of magnetic and optical disks are valid only together with approved documentation.			
Projekt / Project		Zpracoval / Created by	
REKONSTRUKCE TEPELNÉHO NAPAJEČE LITVÍNŮV ÚSEK SEKČNÍ UZÁVĚRY SUS - SEKČNÍ UZÁVĚRY SU 10		Bilfinger Tebodin Czech Republic, s.r.o. Prvního pluku 224/20, Karlín, 186 00 Praha 8	
Zákazník / Client		Bilfinger	
SEVEROČESKÁ TEPLÁRENSKÁ a.s		Bilfinger Tebodin	
Výpracoval / Elaborated by		Vedoucí oddělení / Department Manager	
Ing. P. ROTHE		P. KEŠNER	
Zodpovědný projektant / Checked by		Datum / Date	
Ing. J. SOBOTKA		01/2019	
Objekt / Building		Stupeň / Phase	
IO 01 SERVISNÍ KOMUNIKACE - ETAPA 2		DPS	
Číslo / Part		Technická zpráva / Report No.	
KOMUNIKACE A ZAMĚŘENÍ		1681 002	
KZ		Počet A4 / Number A4	
8		Měřítko / Scale	
1:500		Kopie / Copy	
Název výkresu / Drawing Title		Archivní číslo / Drawing No.	
SITUACE KOMUNIKACÍ 6.ČÁST		0245-201-51/1854 019	