
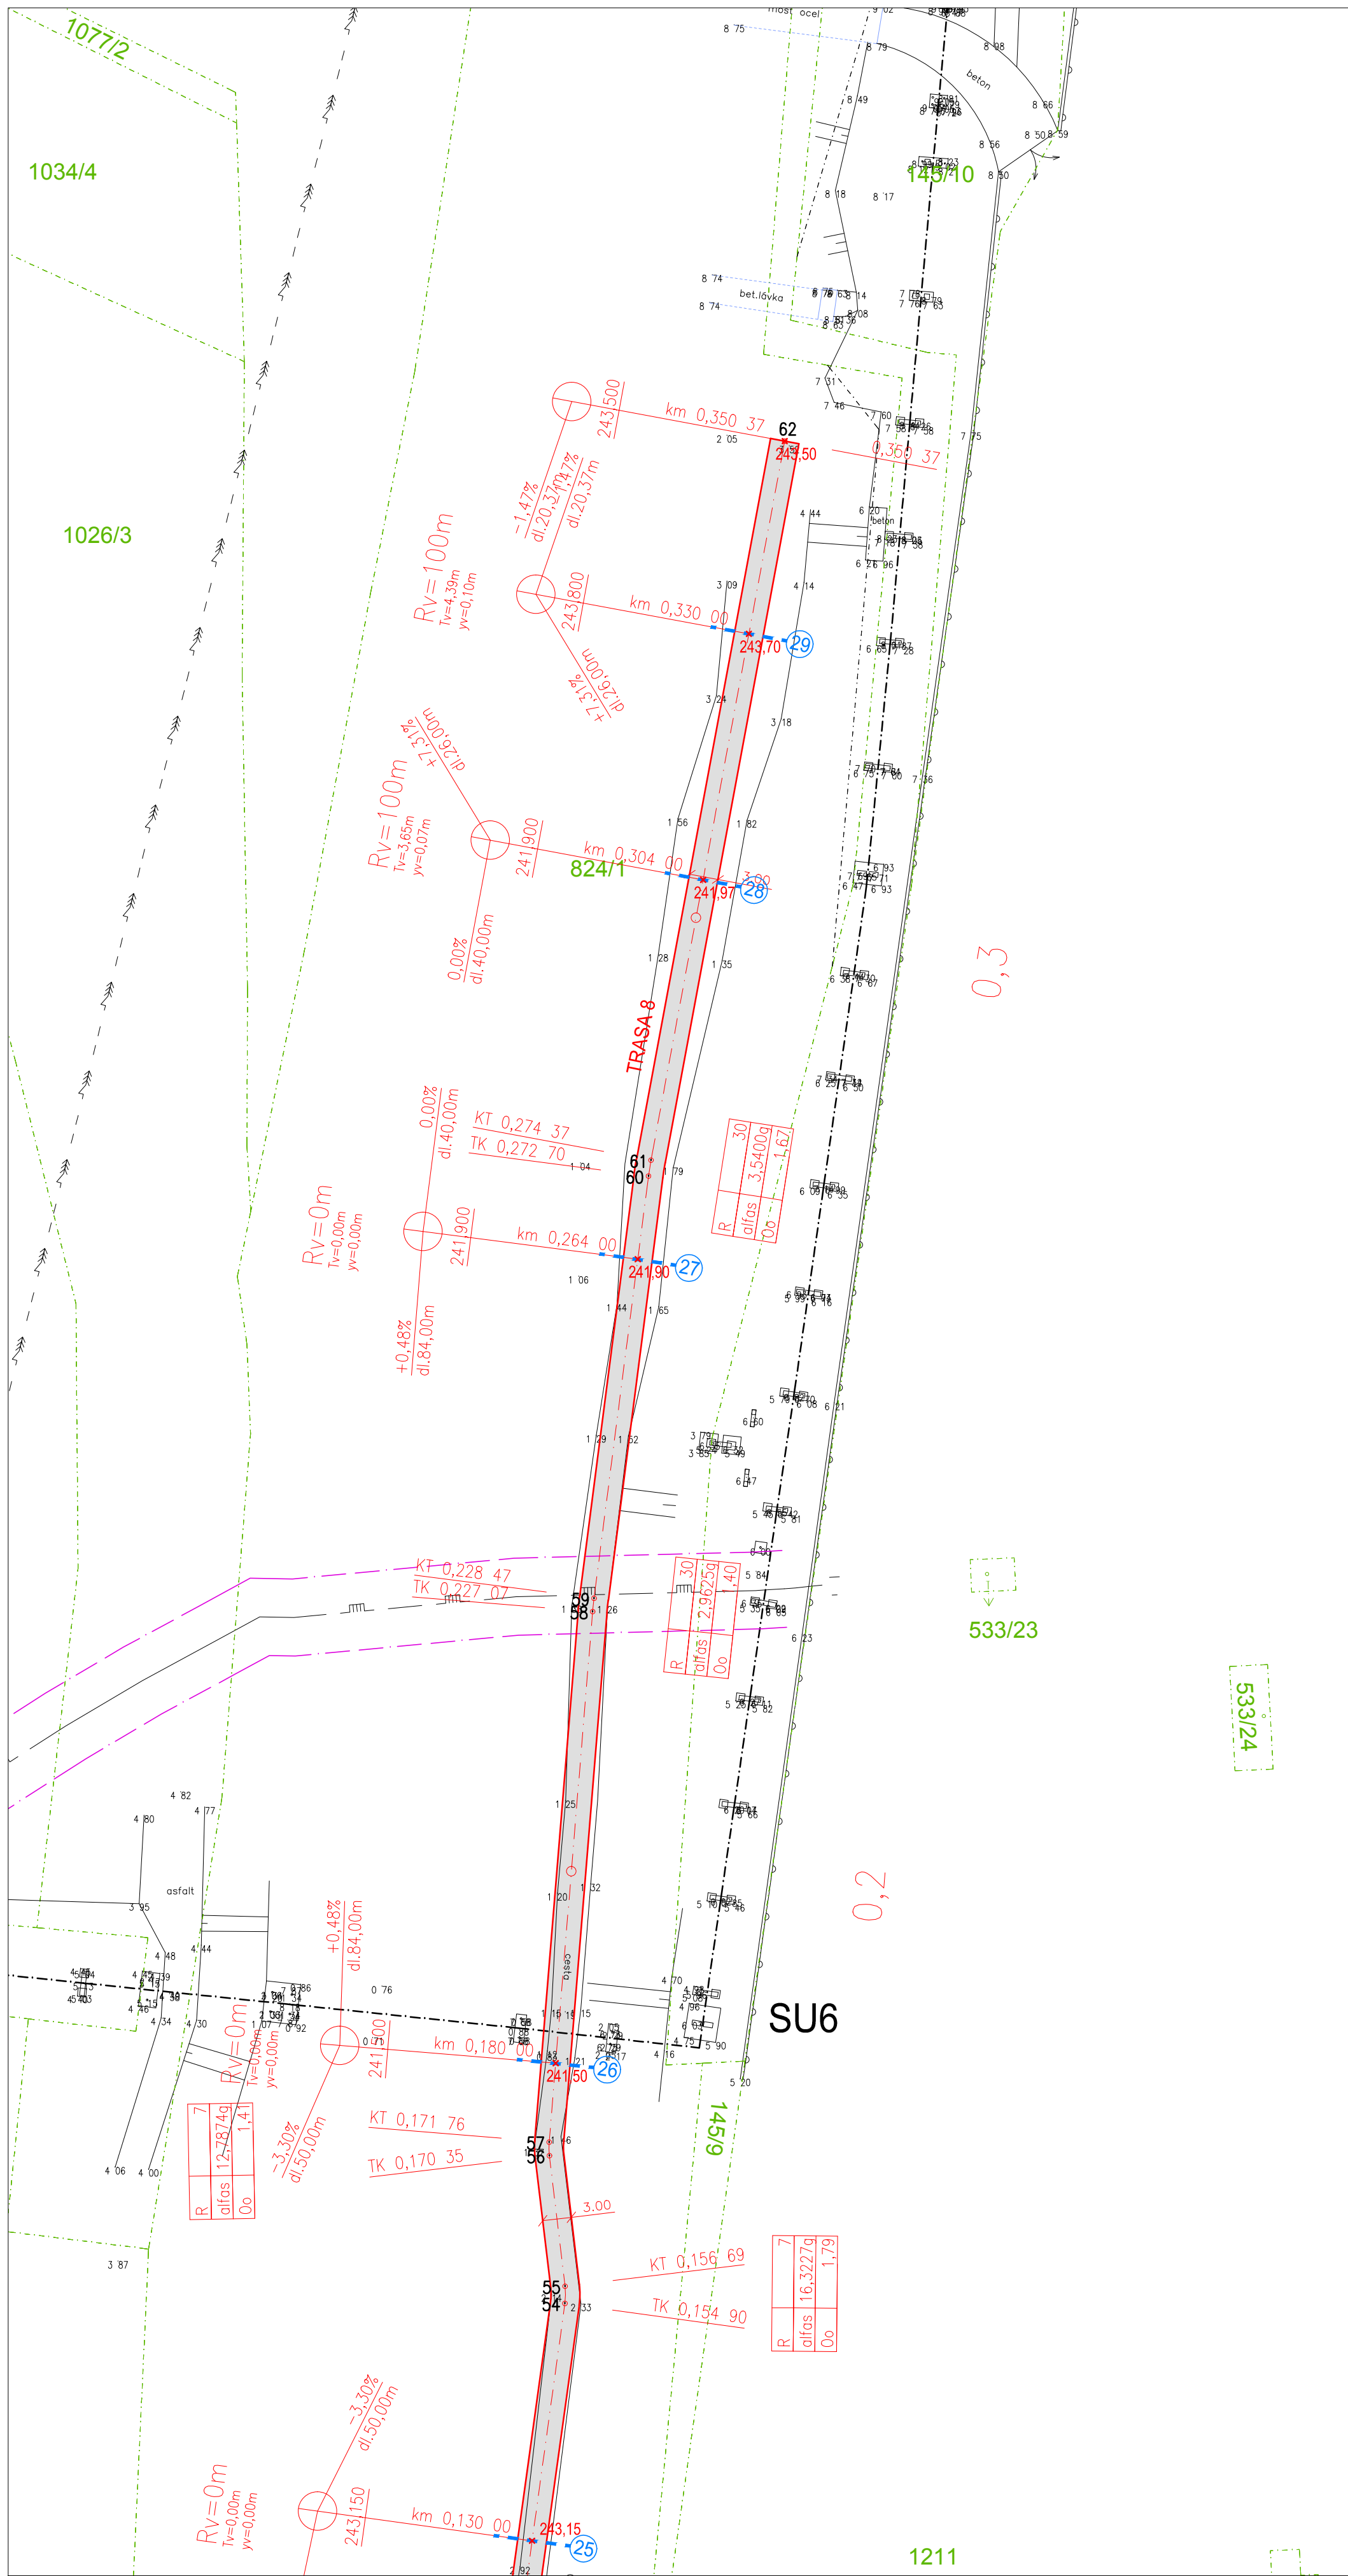


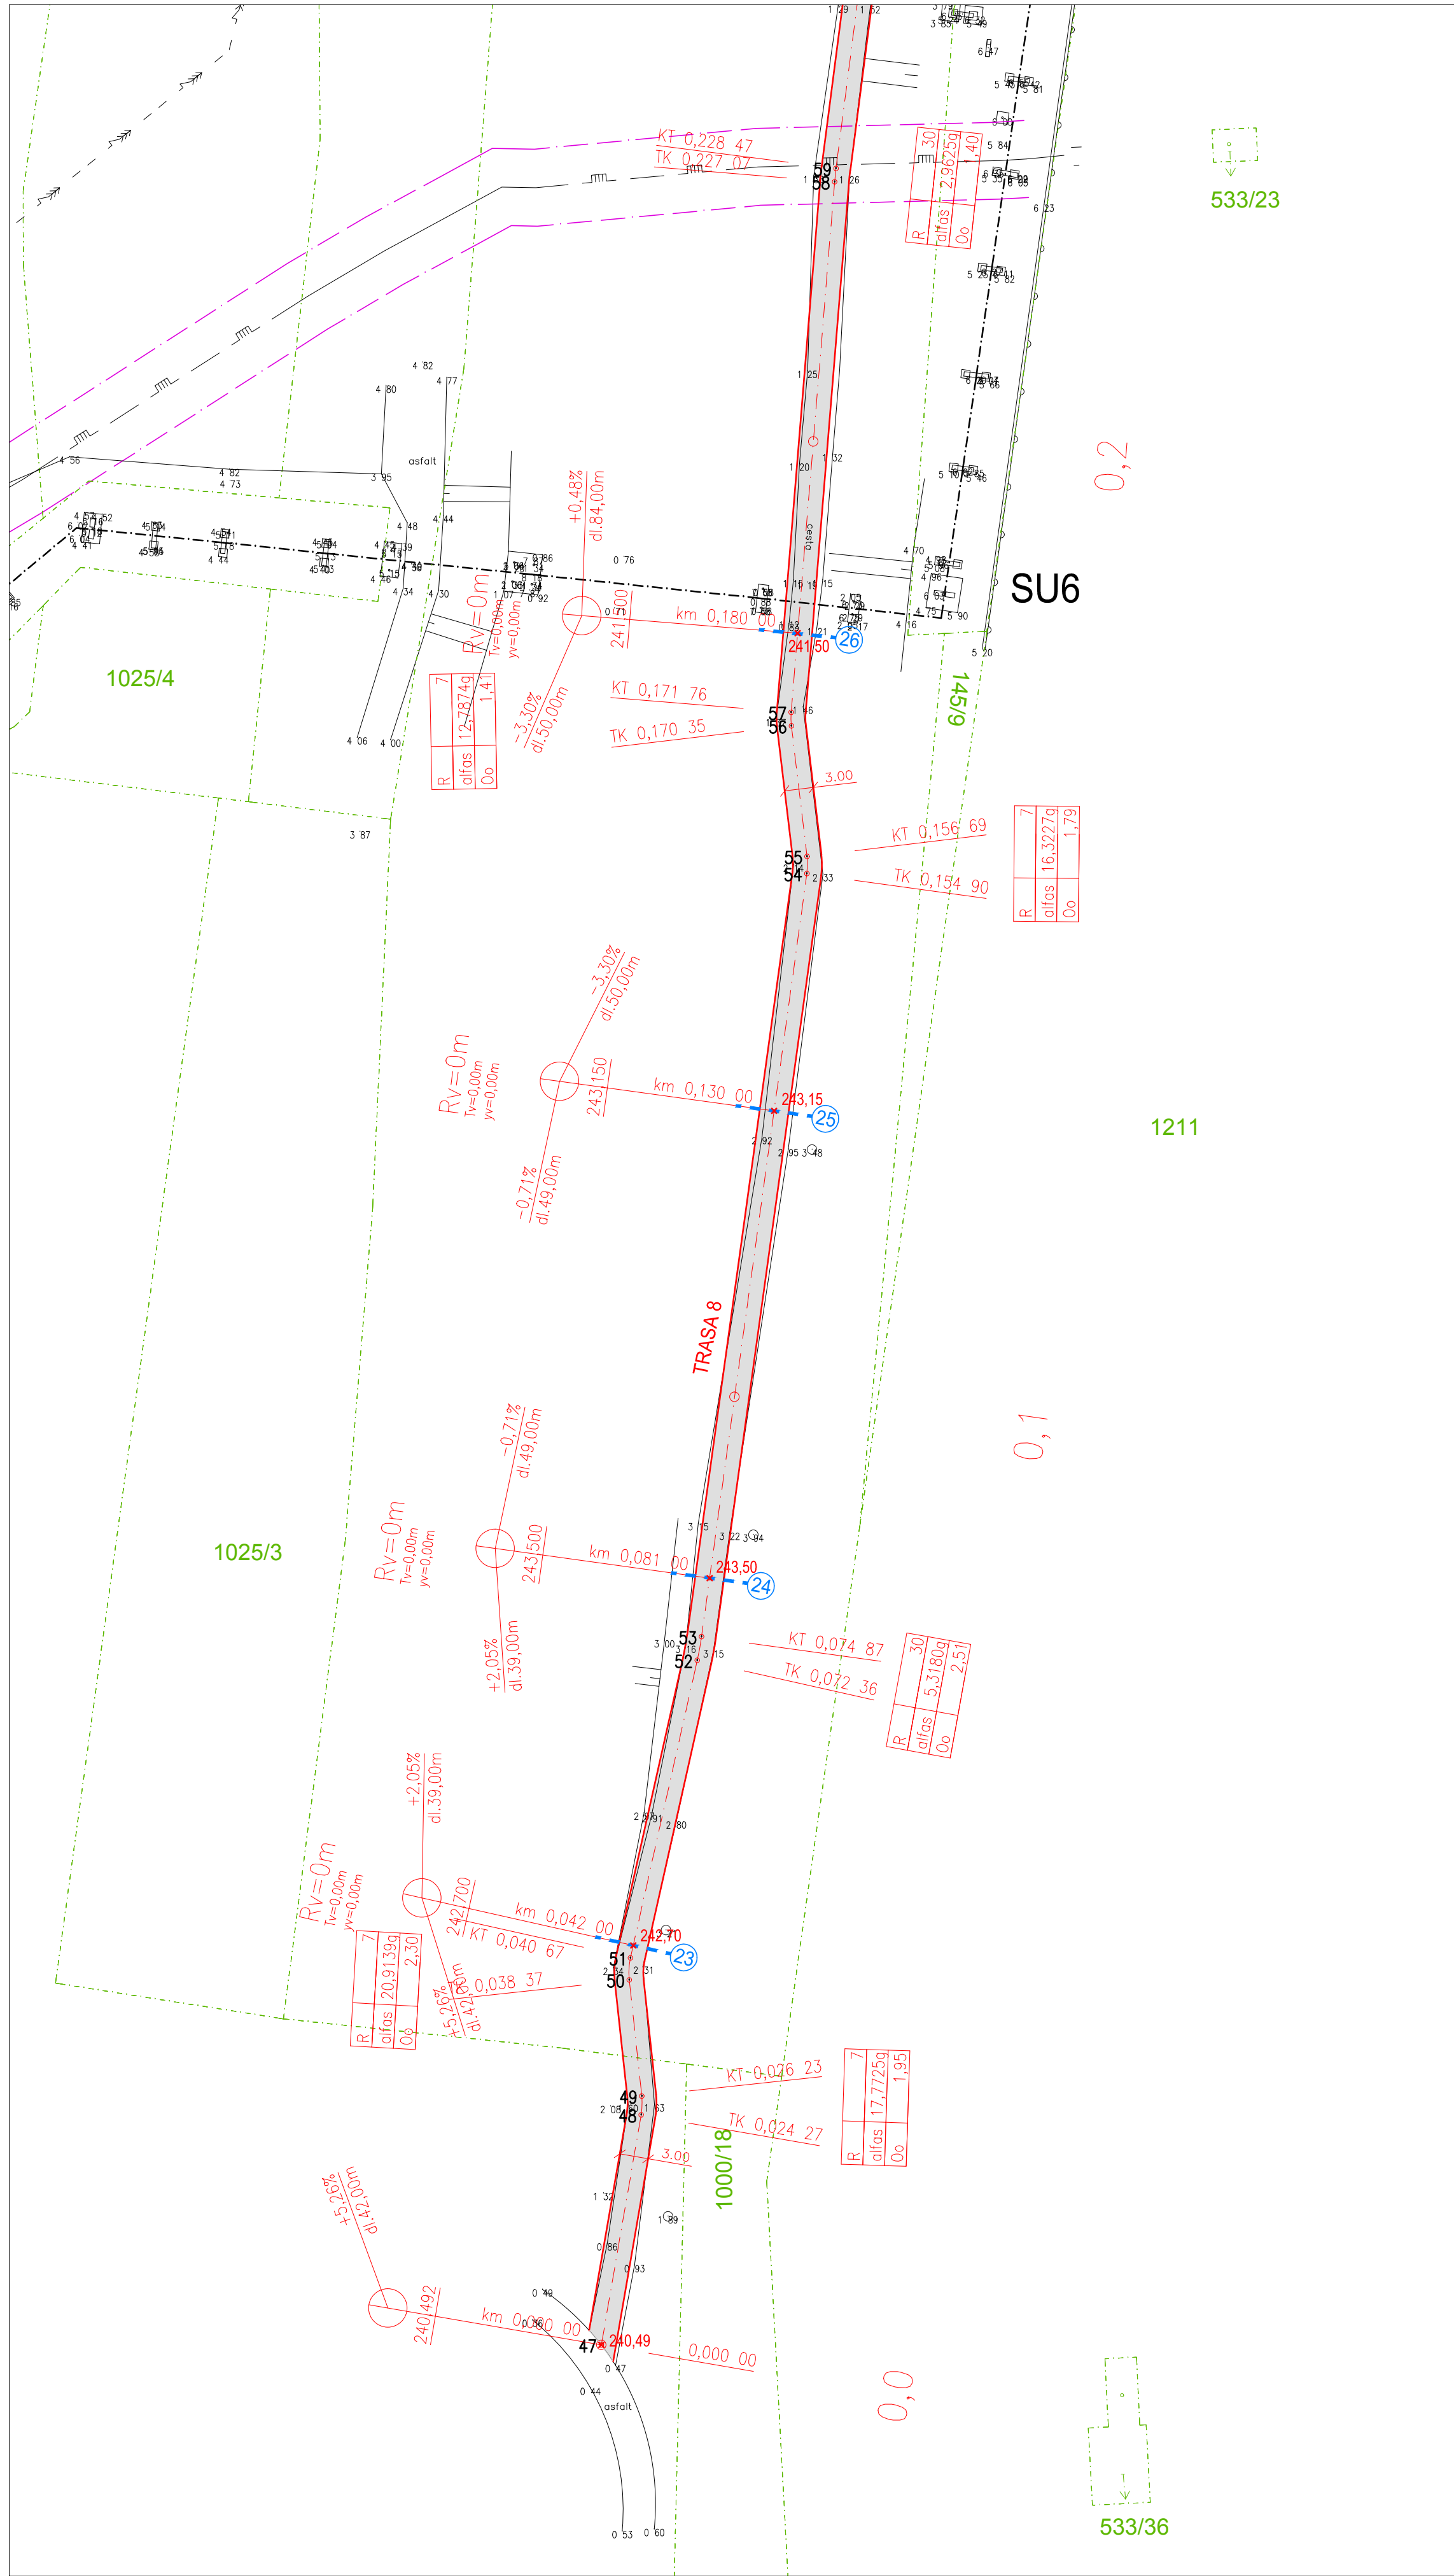

LEGENDA :

- ŠTERKOVÉ KOMUNIKACE
- VÝŠKA NIVELETY KOMUNIKACE
- OCHRANNÉ PÁSMO

STÁVAJÍCÍ SÍTĚ

- VODOVOD
- KANALIZACE
- ROZVODY NN
- ROZVODY VN
- ROZVODY VVN
- ROZVODY SLP
- ROZVODY PLYNU

SEZNAM SOUŘADNIC OS KOMUNIKACÍ

Číslo bodu	Souřadnice Y	Souřadnice X
47	793516,095	982011,113
48	793511,954	981987,197
49	793511,892	981985,250
50	793513,197	981973,179
51	793513,068	981970,894
52	793506,127	981939,971
53	793505,681	981937,505
54	793494,731	981858,228
55	793494,715	981856,438
56	793496,339	981842,871
57	793496,365	981841,468
58	793491,850	981786,342
59	793491,704	981784,954
60	793486,047	981741,085
61	793485,787	981739,438
62	793471,891	981664,714

Index	Změna / Revision	Datum / Date	Vypracoval / Elaborated by
± 0.000 = xxx.xxx m n.n.			
Tento výkres je duševním vlastnictvím firmy Bilfinger Tebodin Czech Republic s.r.o. Veškerá data na magnetických či optických nosičích jsou platná pouze ve spojení s ujednáním dokumentací. This drawing is intellectual property of the company Bilfinger Tebodin Czech Republic s.r.o. All data of magnetic and optical disks are valid only together with approved documentation.			
Projekt / Project		Zpracoval / Created by	
REKONSTRUKCE TEPELNÉHO NAPAJEČE LITVÍNŮV ÚSEK SEKČNÍ UZÁVĚRY SU5 - SEKČNÍ UZÁVĚRY SU 10		Bilfinger Tebodin Czech Republic, s.r.o. Prvního pluku 224/20, Kladno 186 00 Praha 8	
Zakazník / Client		Vedoucí oddělení / Department Manager	
SEVEROČESKÁ TEPLÁRENSKÁ a.s. TEPLÁRENSKÁ 2, MOST - KOMORANY		Ing. J. SOBOTKA	
Vypracoval / Elaborated by		Vedoucí projektu / Project Manager	
Ing. P. ROTHE		P. KEŠNER	
Objekt / Building		Datum / Date	
IO 01 SERVISNÍ KOMUNIKACE - ETAPA 2		01/2019	
Číslo / Part		Stupeň / Phase	
KOMUNIKACE A ZAMĚŘENÍ		DPS	
Název výkresu / Drawing Title		Technická zpráva / Report No.	
SITUACE KOMUNIKACÍ 7.ČÁST		1881 002	
		Počet A4 / Number A4	
		8	
		Měřítko / Scale	
		1:500	
		Kopie / Copy	
		0245-201-51 1854 022	