


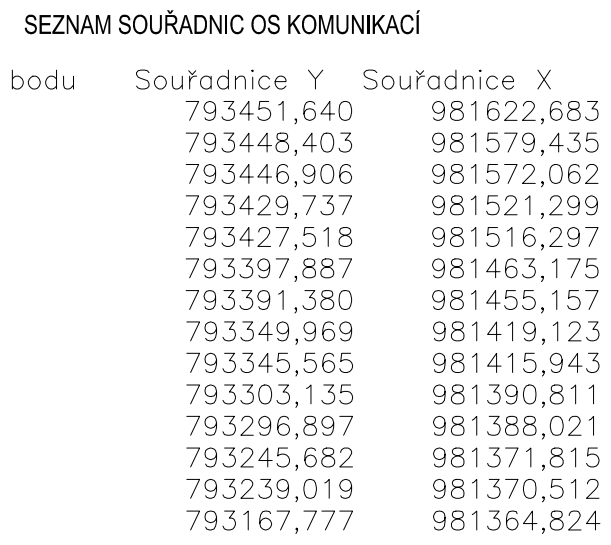

***	***	***	***
Index	Známa / Revision	Datum / Date	Vypracoval / Elaborated by
± 0.000 = xxxxxxxx m n.m.			
Tento výkres je duševním vlastnictvím firmy Bilfinger Tebodin Czech Republic s.r.o.		Všechna data na magnetických či optických nosičích jsou platná pouze ve spojení s ověřením dokumentem.	
This drawing is intellectual property of the company Bilfinger Tebodin Czech Republic s.r.o.		All data of magnetic and optical data are valid only together with approved documentation.	
Projekt / Project REKONSTRUKCE TEPELNÉHO NÁPAJEČE LITVÍNOV ÚSEK SEKČNÍ ZÁVĚRY SU3 - SEKČNÍ ZÁVĚRY SU 10		Zpracoval / Created by  Bilfinger Tebodin	
Zákazník / Client SEVEROČESKÁ TEPLÁRENSKÁ a.s. TEPLÁRENSKÁ 2, MOST - KOMOŘANY		Bilfinger Tebodin Czech Republic, s.r.o. Prvního pluku 204/20, Kladno - 186 09 Praha 8	
Vypracoval / Elaborated by Ing. P. ROTHE		Datum / Date 01/2019	
Zodpovědný projektant / Checked by Ing. P. ROTHE		Vedoucí oddělení / Department Manager Ing. J. SOBOTKA	
Objekt / Building 10 01 SERVISNÍ KOMUNIKACE - ETAPA 2		Vedoucí projektu / Project Manager P. KEŠNER	
Část / Part KOMUNIKACE A ZAMĚŘENÍ		Stupeň / Phase DPS	
KZ		Technická zpráva / Report No. 1881_002	
Název výkresu / Drawing Title SITUACE KOMUNIKACÍ 8.ČÁST		Počet A4 / Number A4 8	
		Skartovací znak / Discard S10	
		Mřítko / Scale 1:500	
		Archivní číslo / Drawing No. 0245-201-51 1854 025	
		Kopia Copy	

Exam: 10/1/2019 09:50:23 / File: 0245_202_51_1854_015_ejvare_80_100110.dan / Name: Pathe Pathe